



ŘEZ

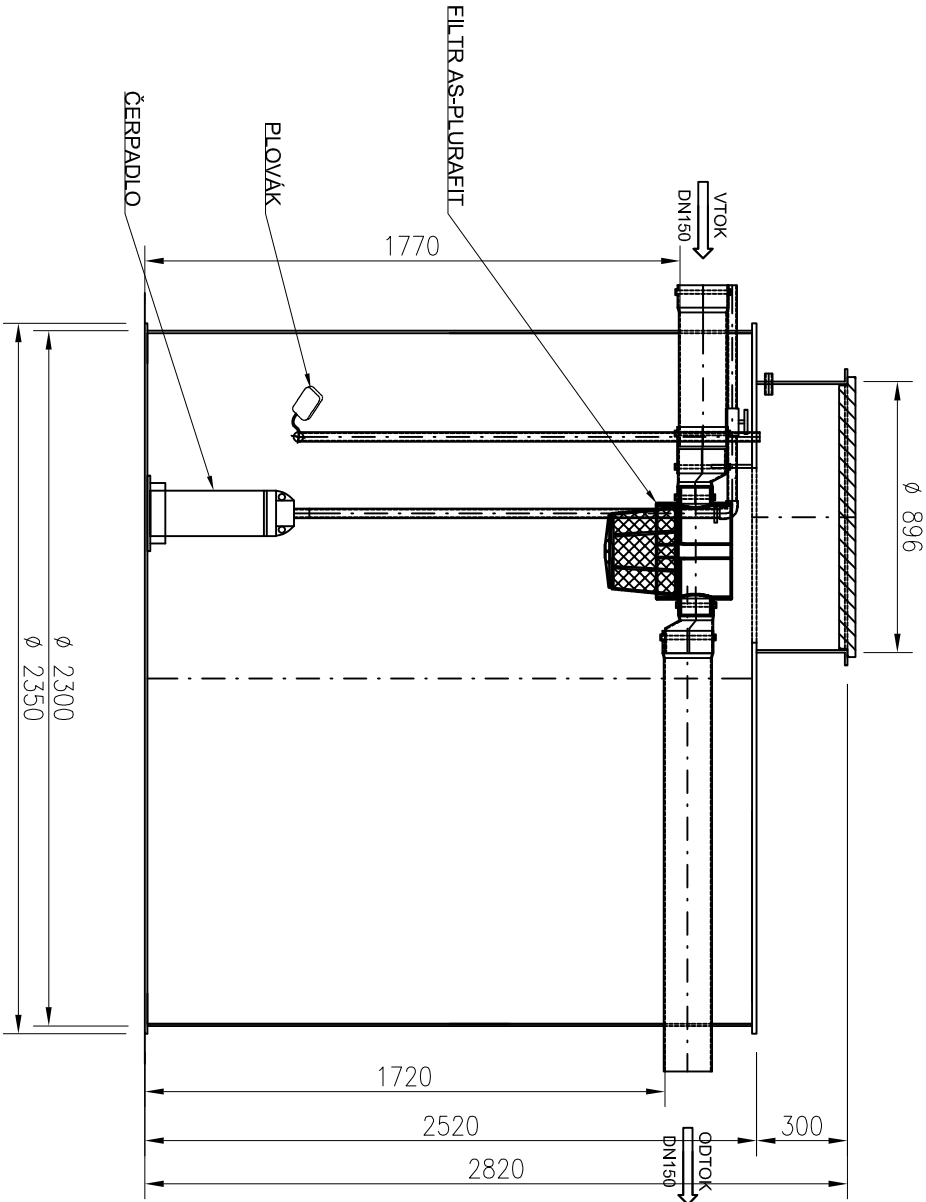

PŮDORYS

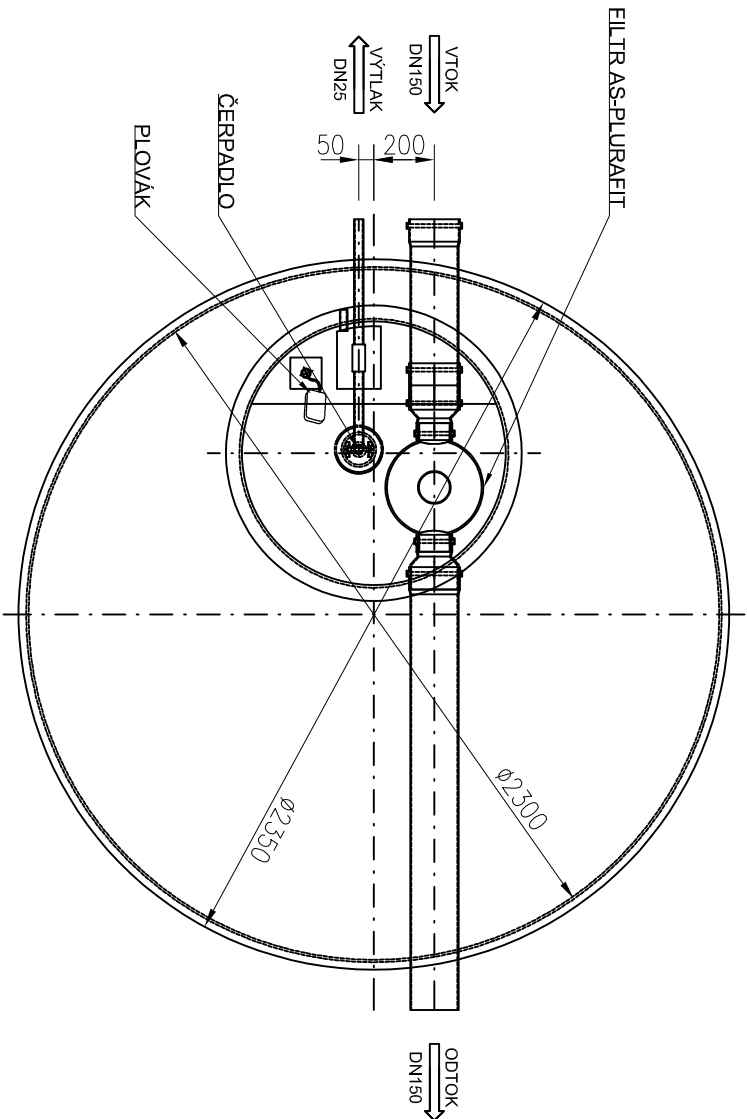

TYP	PLASTOVÁ SAMONOSNÁ NÁDRŽ
VÝŠKA NÁDRŽE [m]	2520+300
PRŮMĚR [mm]	2300
VÝŠKA VTOKU / ODTOKU [mm]	1770/1720
AKUMULAČNÍ OBJEM [m³]	7,1
PŘEPRAVNÍ HMOTNOST [kg]	300

LUCIE BRANDOVÁ, DIS.				Projektová činnost ve výstavbě			
ZÁBRODI 161				tel.: + 420 777 306 986			
549 41 ZÁBRODI				e-mail: brandovalucie@seznam.cz			
IČO: 73845281							
PROJEKTANT	VYPRACOVAL			AUTORIZACE			AUTORIZAČNÍ RAZÍTKO A PODPIS
LUCIE BRANDOVÁ, DIS.	LUCIE BRANDOVÁ, DIS.			LUKÁŠ BRANDA, DIS.			
INVESTOR	KRÁLOVÉHRADECKÝ KRAJ, PIVOVARSKÉ NÁM. 1245, HRADEC KRÁLOVÉ						
AKCE	Urgentní příjem - přístavba a stavební úpravy části pavilonu "A" a pavilonu "B"						
IO 03 DEŠŤOVÁ KANALIZACE							Č. VÝKRESU 3.10
VZOROVÁ AKUMULAČNÍ NÁDRŽ							
VÝKRES							
ZAK. ČÍSLO 435/23	STUPEŇ DPS	DATUM 06/2023	FORMÁT 2 x A4	MĚŘÍTKO 1 : 25			