


# INTENZIFIKACE ČOV SOLNICE

## KATASTRÁLNÍ SITUACE 1 : 500

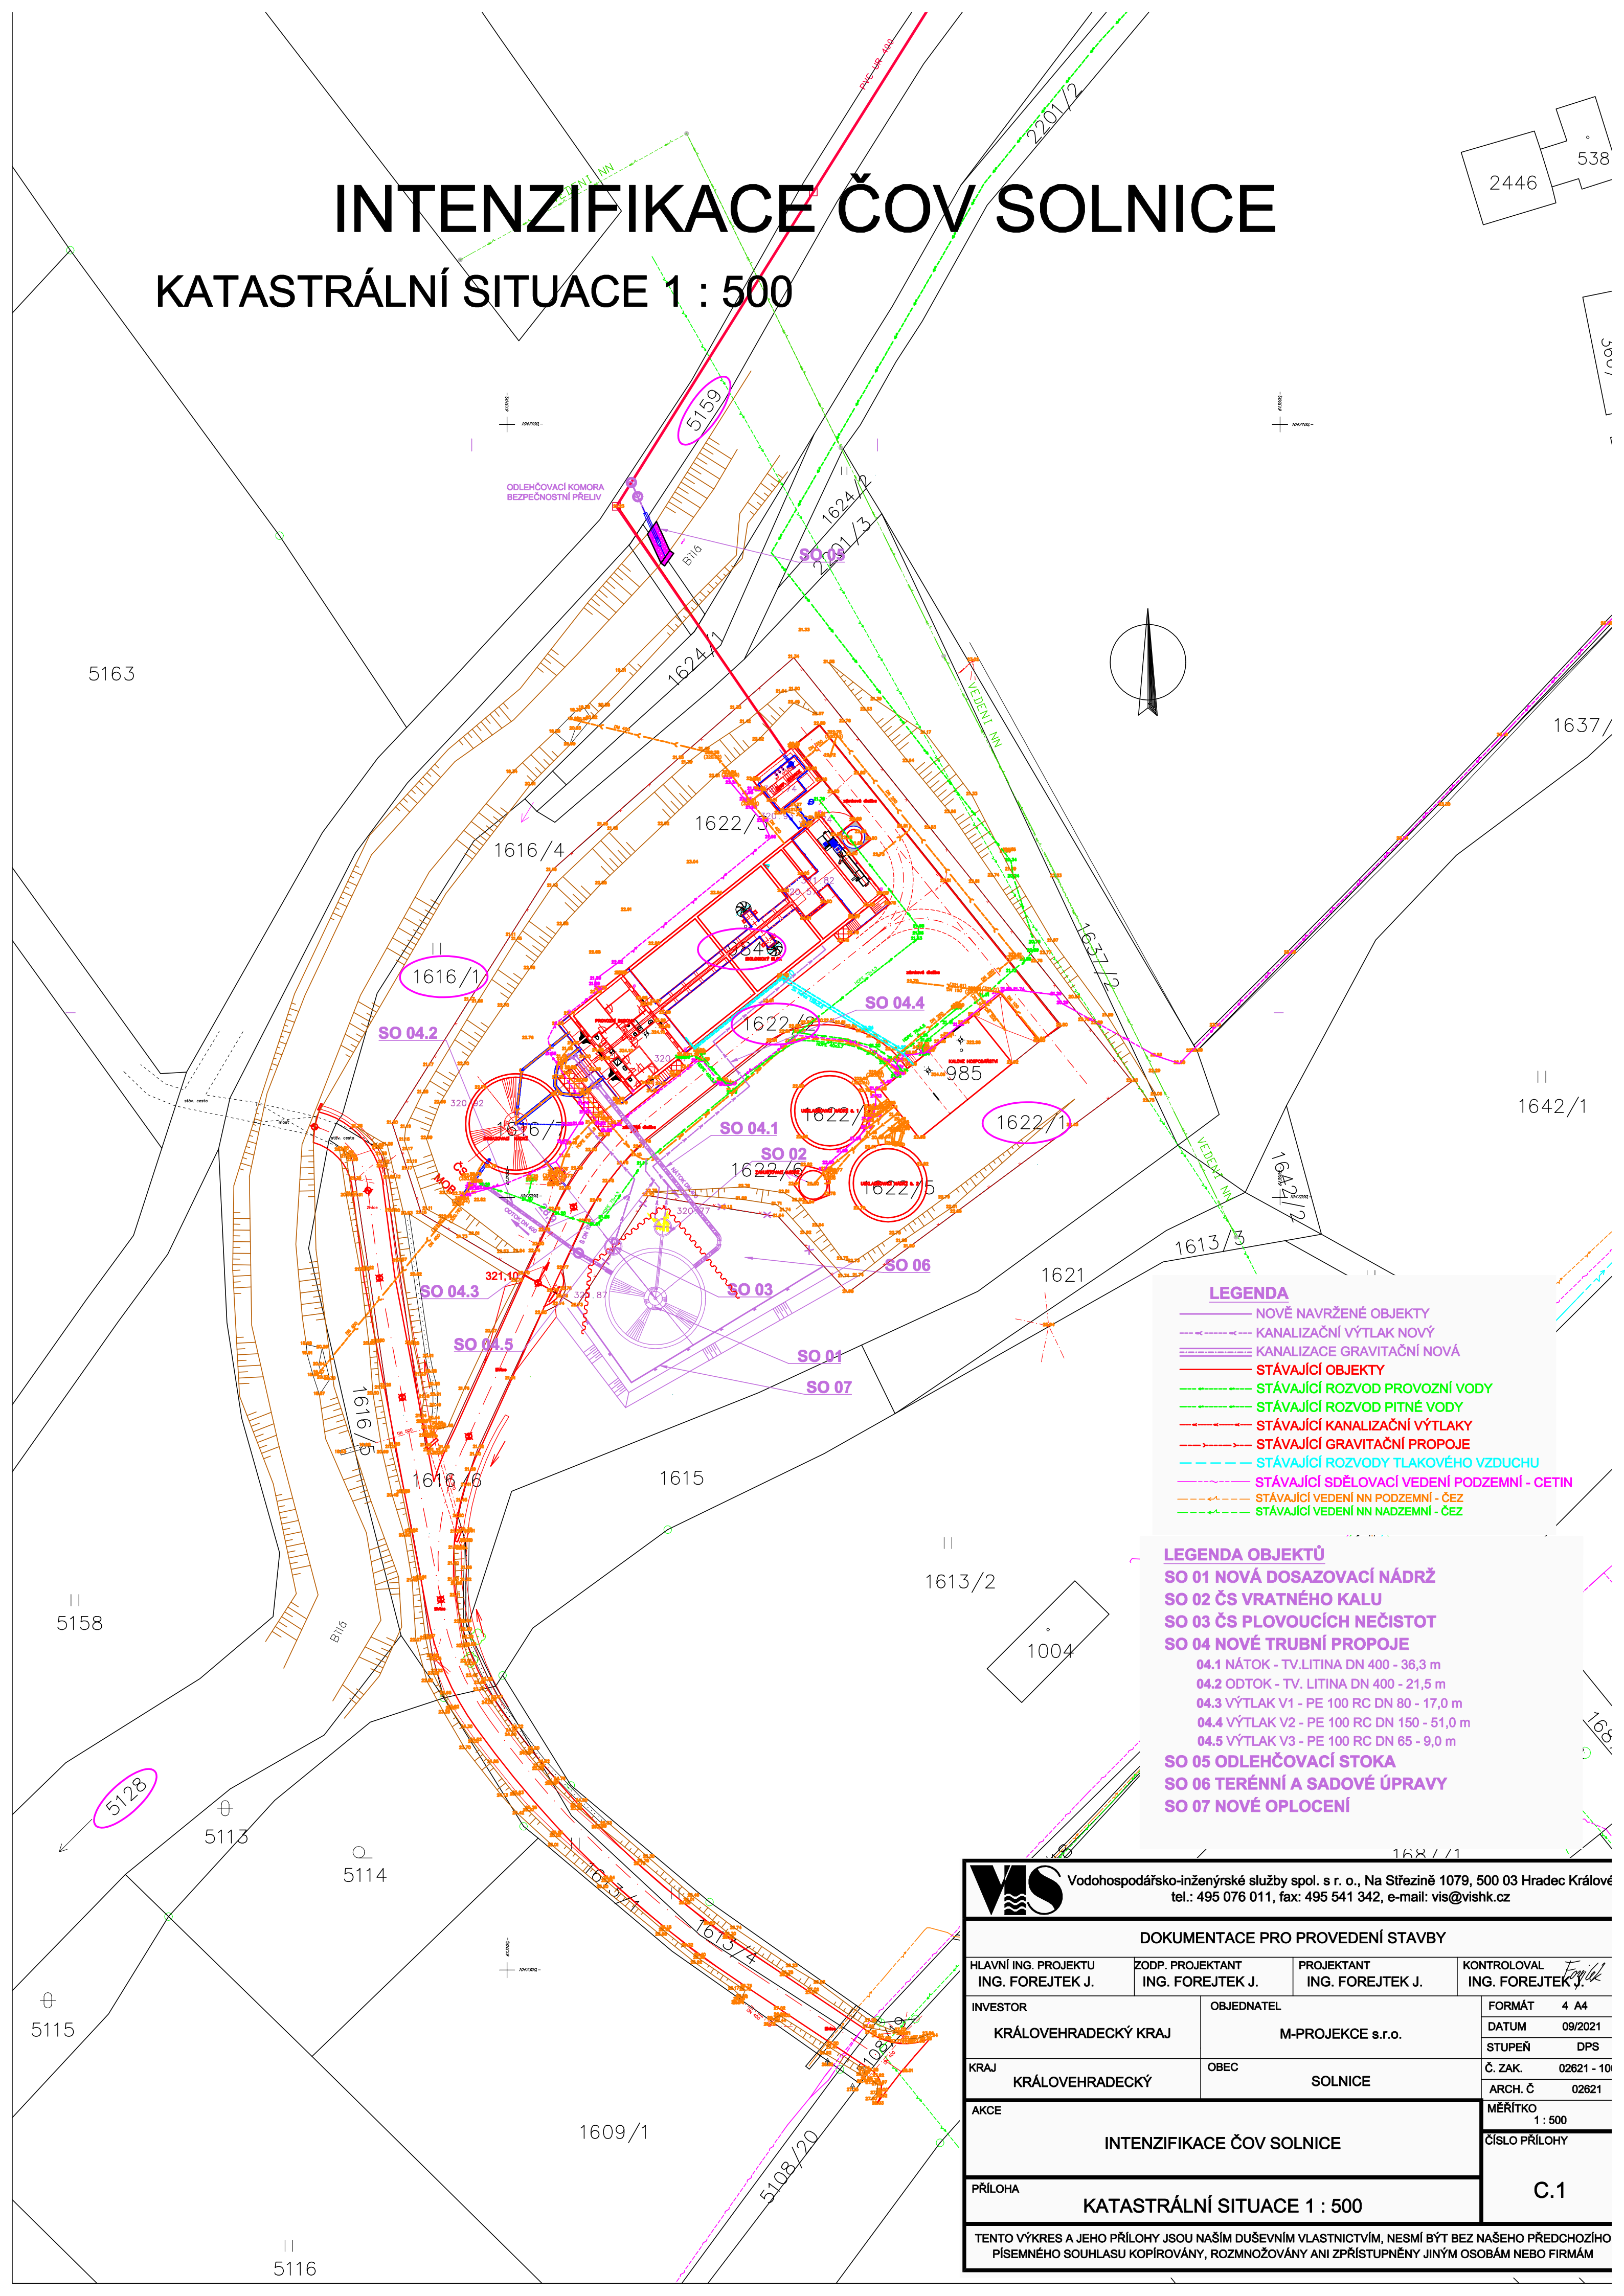

### LEGENDA

- NOVĚ NAVRŽENÉ OBJEKTY
- KANALIZAČNÍ VÝTLAK NOVÝ
- KANALIZACE GRAVITAČNÍ NOVÁ
- STÁVAJÍCÍ OBJEKTY
- STÁVAJÍCÍ ROZVOD PROVOZNÍ VODY
- STÁVAJÍCÍ ROZVOD PITNÉ VODY
- STÁVAJÍCÍ KANALIZAČNÍ VÝTLAKY
- STÁVAJÍCÍ GRAVITAČNÍ PROPOJE
- STÁVAJÍCÍ ROZVODY TLAKOVÉHO VZDUCHU
- STÁVAJÍCÍ SDĚLOVACÍ VEDENÍ PODZEMNÍ - CETIN
- STÁVAJÍCÍ VEDENÍ NN PODZEMNÍ - ČEZ
- STÁVAJÍCÍ VEDENÍ NN NADZEMNÍ - ČEZ

### LEGENDA OBJEKTŮ

- SO 01 NOVÁ DOSAZOVACÍ NÁDRŽ
- SO 02 ČS VRATNÉHO KALU
- SO 03 ČS PLOVoucích NEČISTOT
- SO 04 NOVÉ TRUBNÍ PROPOJE
  - 04.1 NÁ TOK - TV.LITINA DN 400 - 36,3 m
  - 04.2 ODTOK - TV. LITINA DN 400 - 21,5 m
  - 04.3 VÝTLAK V1 - PE 100 RC DN 80 - 17,0 m
  - 04.4 VÝTLAK V2 - PE 100 RC DN 150 - 51,0 m
  - 04.5 VÝTLAK V3 - PE 100 RC DN 65 - 9,0 m
- SO 05 ODLEHČOVACÍ STOKA
- SO 06 TERÉNNÍ A SADOVÉ ÚPRAVY
- SO 07 NOVÉ OPLOCENÍ



Vodohospodářsko-inženýrské služby spol. s r. o., Na Střezině 1079, 500 03 Hradec Králové  
tel.: 495 076 011, fax: 495 541 342, e-mail: vis@vishk.cz

DOKUMENTACE PRO PROVEDENÍ STAVBY			
HLAVNÍ ING. PROJEKTU ING. FOREJTEK J.	ZODP. PROJEKTANT ING. FOREJTEK J.	PROJEKTANT ING. FOREJTEK J.	KONTOLOVAL ING. FOREJTEK J.
INVESTOR KRÁLOVEHRADECKÝ KRAJ		OBJEDNATEL M-PROJEKCE s.r.o.	
KRAJ KRÁLOVEHRADECKÝ		OBEC SOLNICE	
AKCE INTENZIFIKACE ČOV SOLNICE			FORMÁT 4 A4
PŘÍLOHA KATASTRÁLNÍ SITUACE 1 : 500			DATUM 09/2021
			STUPEŇ DPS
			Č. ZAK. 02621 - 10
			ARCH. Č. 02621
			MĚŘÍTKO 1 : 500
			ČÍSLO PŘÍLOHY C.1

TENTO VÝKRES A JEHO PŘÍLOHY JSOU NAŠIM DUŠEVNÍM VLASTNICTVÍM, NESMÍ BÝT BEZ NAŠEHO PŘEDCHOZÍHO PÍSEMNÉHO SOUHLASU KOPIROVÁNY, ROZMNOŽOVÁNY ANI ZPŘÍSTUPNĚNY JINÝM OSOBÁM NEBO FIRMÁM