



# NOVÁ DOSAZOVACÍ NÁDRŽ PÚDORYS

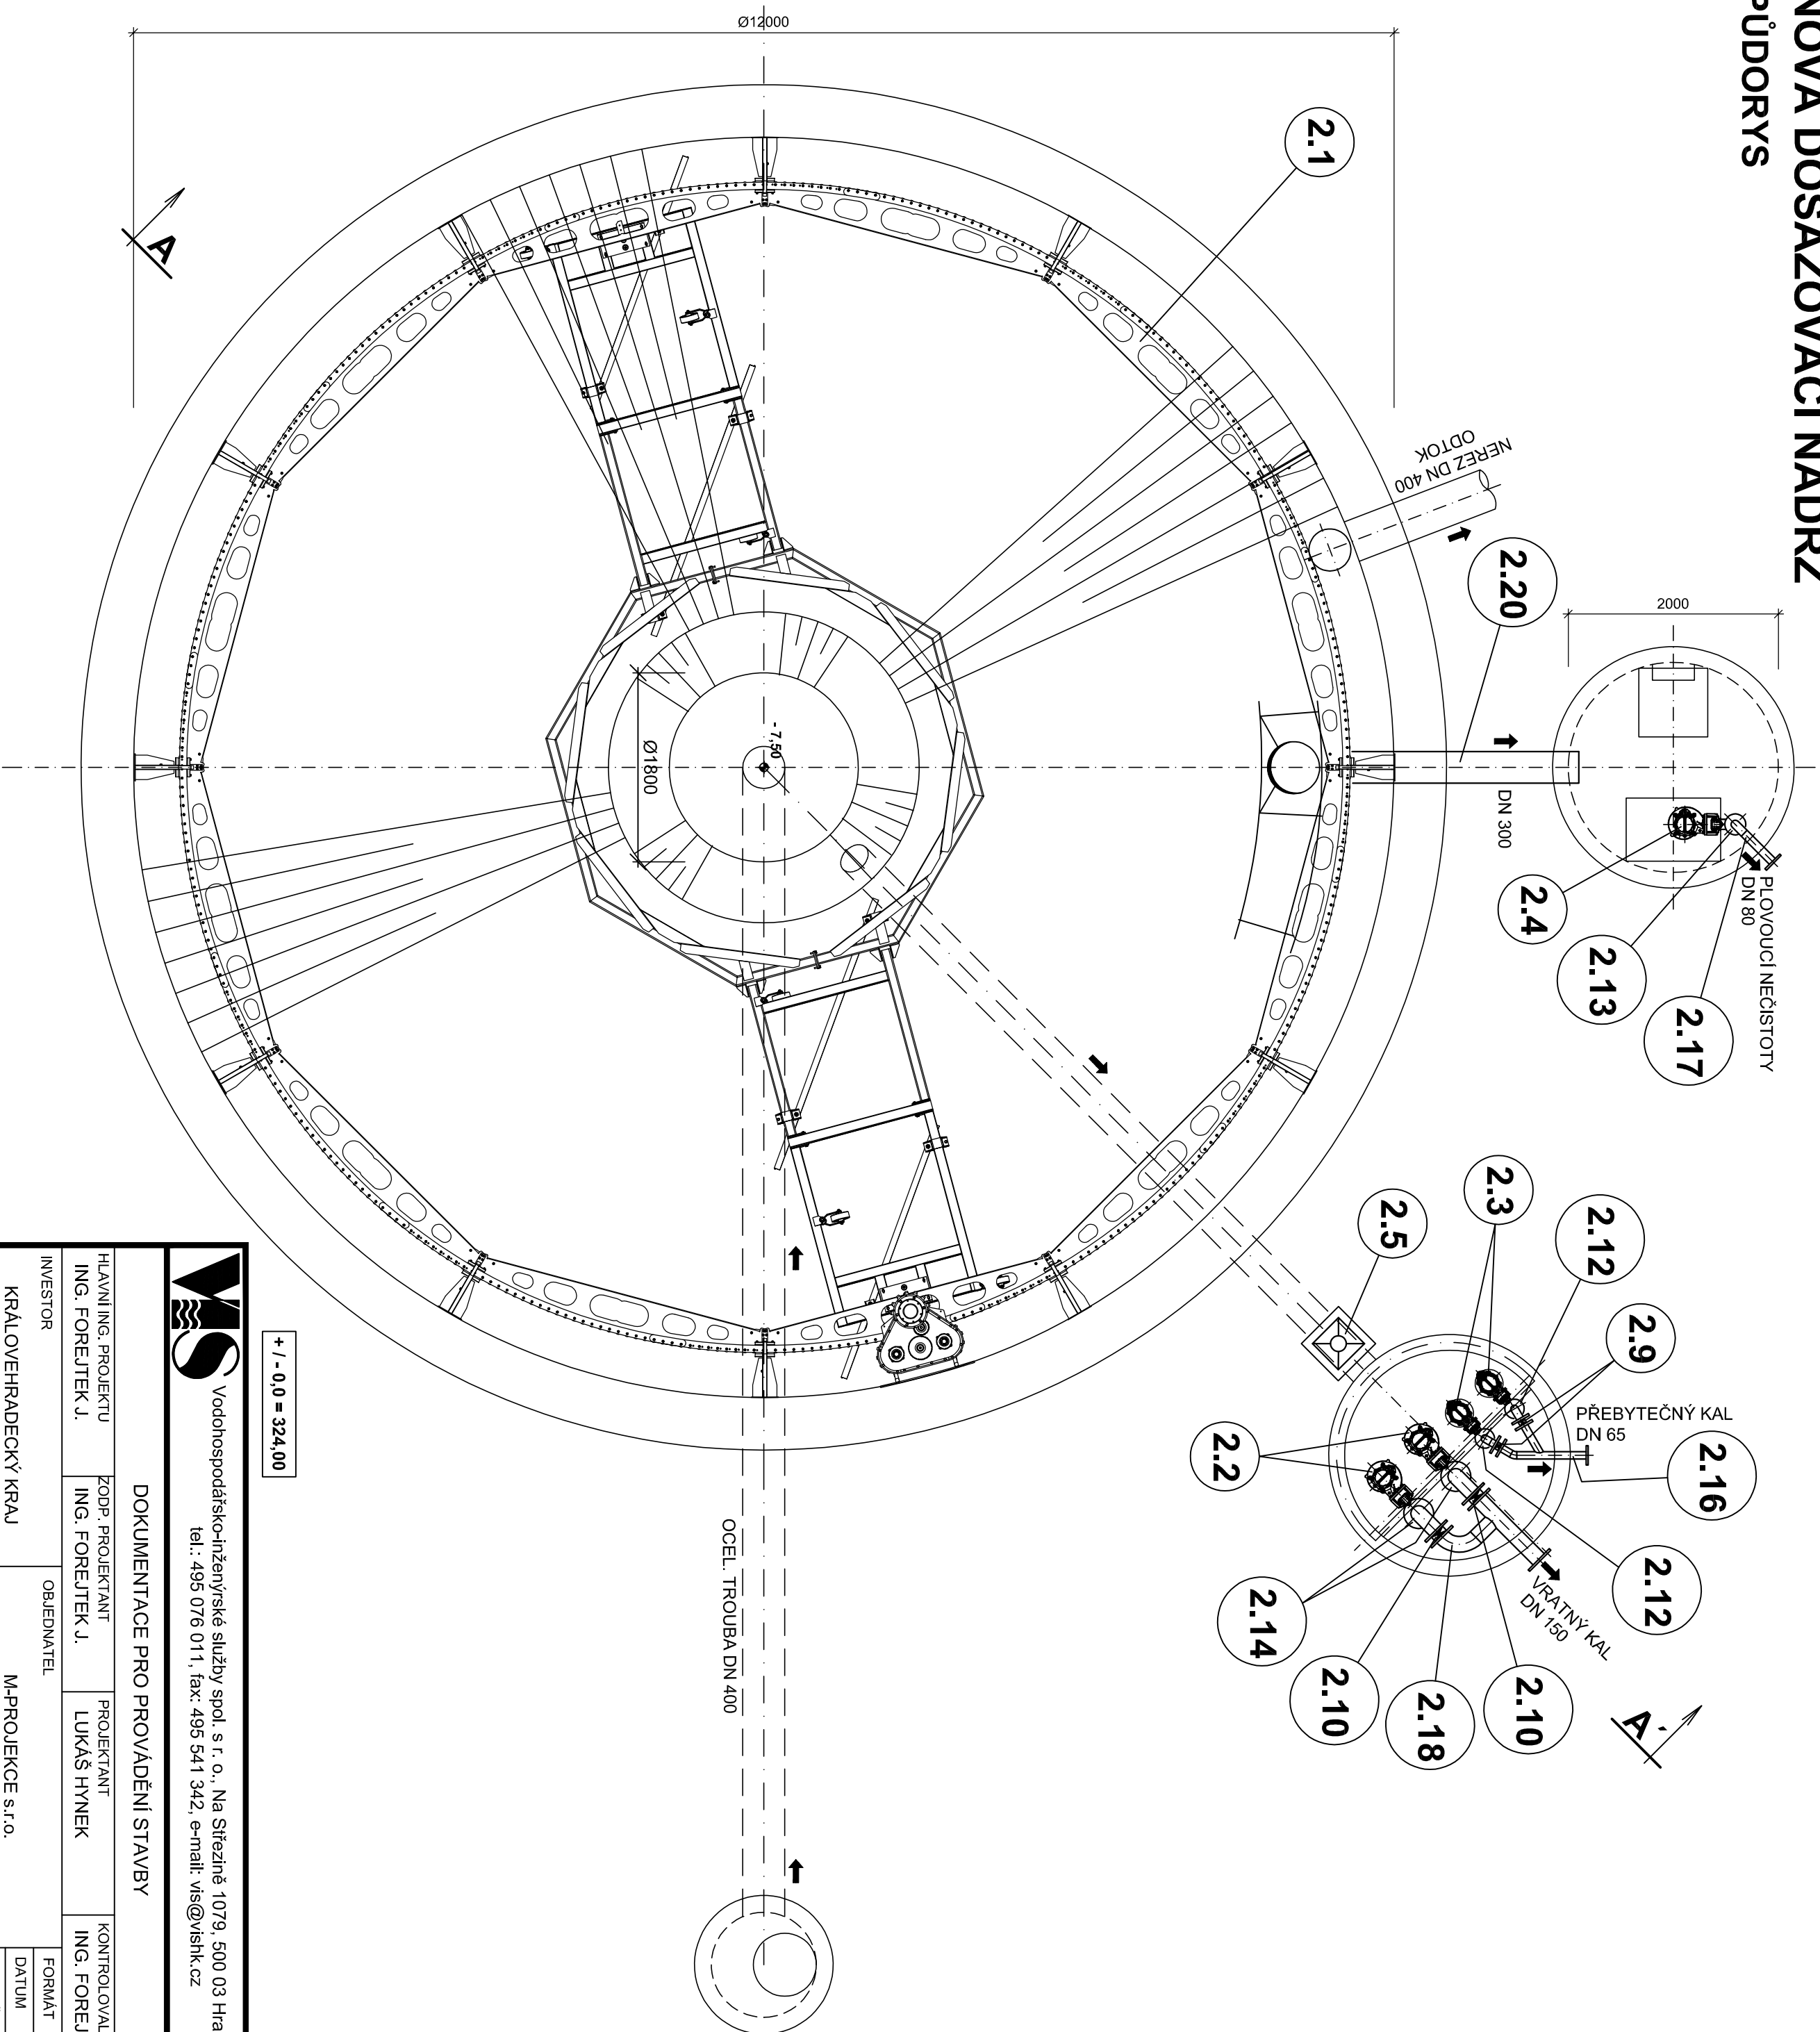

### POZNÁMKA:

LEGENDA ZAŘÍZENÍ VIZ PŘÍLOHA č. D.2.1 - 02

 Vodohospodářsko-inženýrské služby spol. s r. o., Na Stěezině 1079, 500 03 Hradec Králové tel.: 495 076 011, fax: 495 541 342, e-mail: vis@vishk.cz			
<b>DOKUMENTACE PRO PROVÁDĚNÍ STAVBY</b>			
HLAVNÍ ING. PROJEKTU ING. FOREJTEK J.	ZODP. PROJEKTANT ING. FOREJTEK J.	PROJEKTANT LUKAŠ HYNEK	KONTROLOVAL ING. FOREJTEK J. <i>Forejtek</i>
INVESTOR  KRALOVEHRADECKÝ KRAJ	OBJEDNATEL  M-PROJEKCE s.r.o.	FORMÁT 4 A4 DATUM 10/2021 STUPEŇ DPS Č. ZAK. 02621 - 400 ARCH. Č.	
KRAJ  KRALOVEHRADECKÝ	OBEC  SOLNICE	MĚŘÍTKO 1 : 50 ČÍSLO PŘÍLOHY	
AKCE  INTENZIFIKACE ČOV SOLNICE PS 02 - NOVÁ DOSAZOVACÍ NÁDRŽ		D.2.1 - 05 TENTO VÝKRES A JEHO PŘÍLOHY JSOU NAŠIM DŮŤEVNÍM VLASTNICTVÍM. NESMÍ BÝT BEZ NAŠEHO PŘEDCHOZÍHO PÍSEMNÉHO SOUHLASU KOPÍROVÁNÝ, ROZNMNOŽOVÁNÝ ANI ZPŘÍSTUPNĚNÝ JINÝM OSOBAM NEBO FIRMAM	
PŘÍLOHA  NOVÁ DOSAZOVACÍ NÁDRŽ - PŮDORYS			