


STÁVAJÍCÍ DMYCHÁRNA PŮDORYS

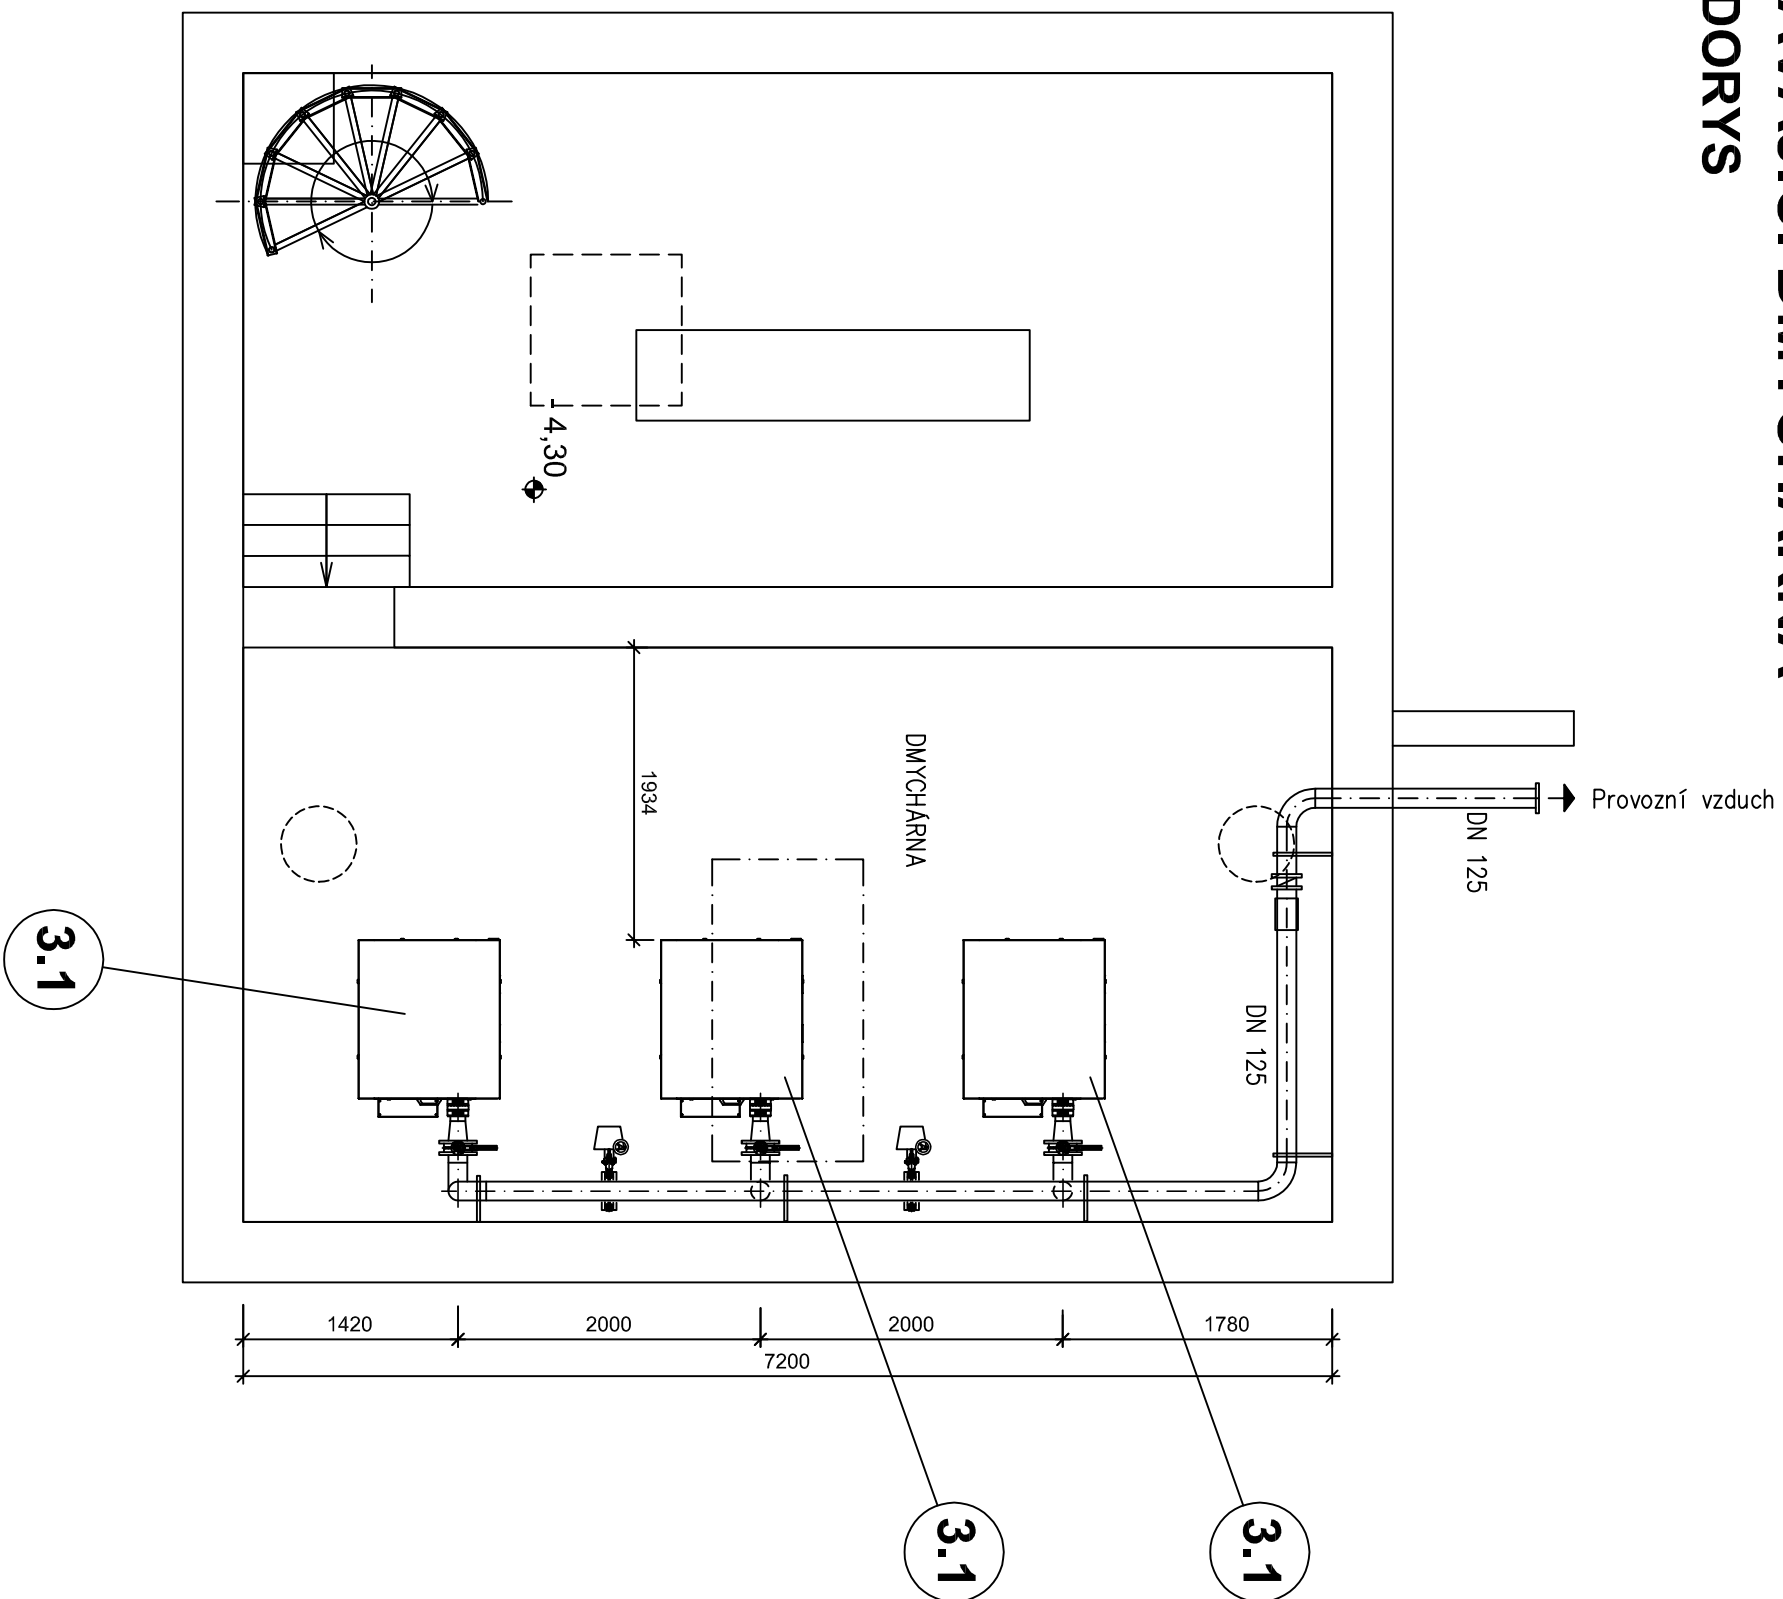

POZNÁMKA:

LEGENDA ZAŘÍZENÍ VIZ PŘÍLOHA č. D.2.1 - 02

+/- 0,0 = 324,00



Vodohospodářsko-inženýrské služby spol. s r. o., Na Střežině 1079, 500 03 Hradec Králové
tel.: 495 076 011, fax: 495 541 342, e-mail: vis@vishk.cz

DOKUMENTACE PRO PROVÁDĚNÍ STAVBY				
HLAVNÍ ING. PROJEKTU ING. FOREJTEK J.	ZODP. PROJEKTANT ING. FOREJTEK J.	PROJEKTANT LUKÁŠ HYNEK	KONTROLOVAL ING. FOREJTEK J. <i>Forejtek</i>	
INVESTOR KRALOVEHRADECKÝ KRAJ	OBJEDNATEL M-PROJEKCE s.r.o.		FORMÁT 2 A4	
KRAJ KRALOVEHRADECKÝ	OBEC SOLNICE	DATUM 10/2021		
		STUPEŇ DPS		
		Č. ZAK. 02621 - 400		
		ARCH. Č		
AKCE			MĚŘÍTKO 1 : 50	

INTENZIFIKACE ČOV SOLNICE

PS 03 - STÁVAJÍCÍ DMYCHÁRNA

PŘÍLOHA

STÁVAJÍCÍ DMYCHÁRNA - PŮDORYS

D.2.1 - 07

TENTO VÝKRES A JEHO PŘÍLOHY JSOU NAŠÍM DUŠEVNÍM VLASTNICTVÍM, NESMÍ BÝT BEZ NAŠEHO PŘEDCHOZÍHO PÍSEMNÉHO SOUHLASU KOPÍROVÁNY, ROZMNOŽOVÁNY ANI ZPŘÍSTUPNĚNY JINÝM OSOBÁM NEBO FIRMÁM