



VZOROVÉ USPOŘÁDÁNÍ ŠIKMÉHO ČELA
M 1:75


PŮDORYS

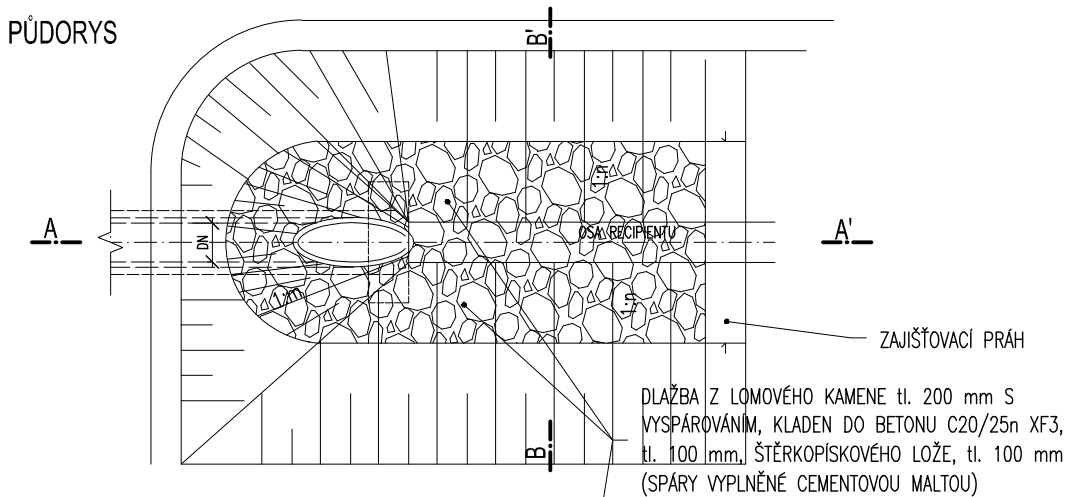

ŘEZ A-A'

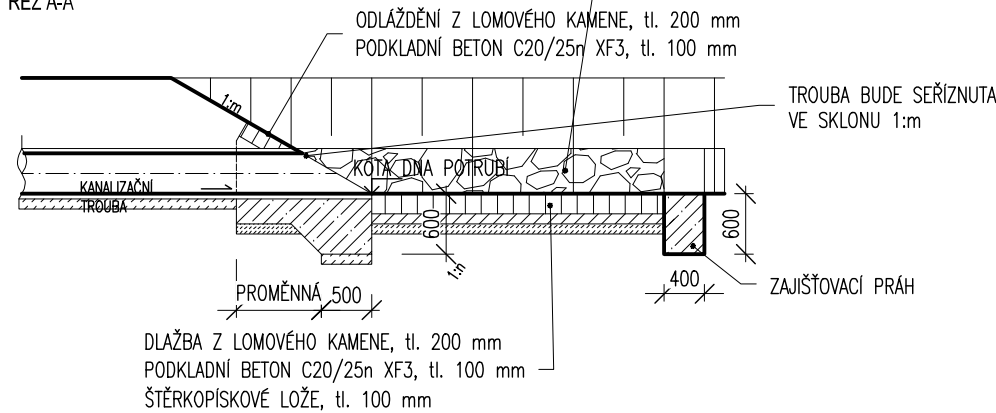


ŘEZ B-B'

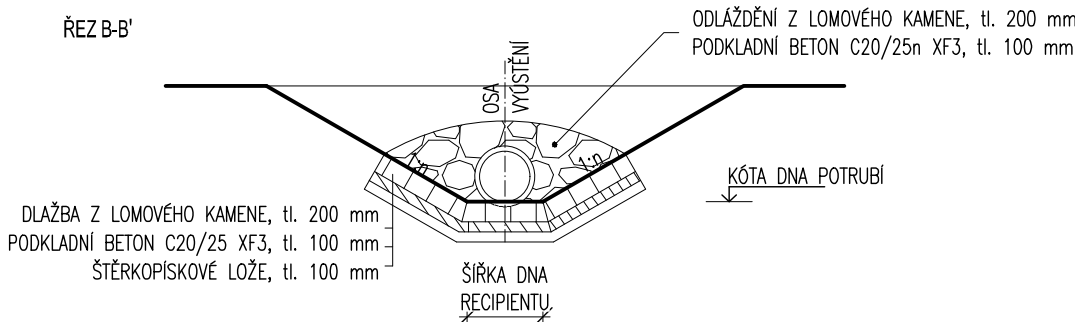


VZOROVÁ HORSKÁ VPUŠŤ
M 1:30


ŘEZ A-A'

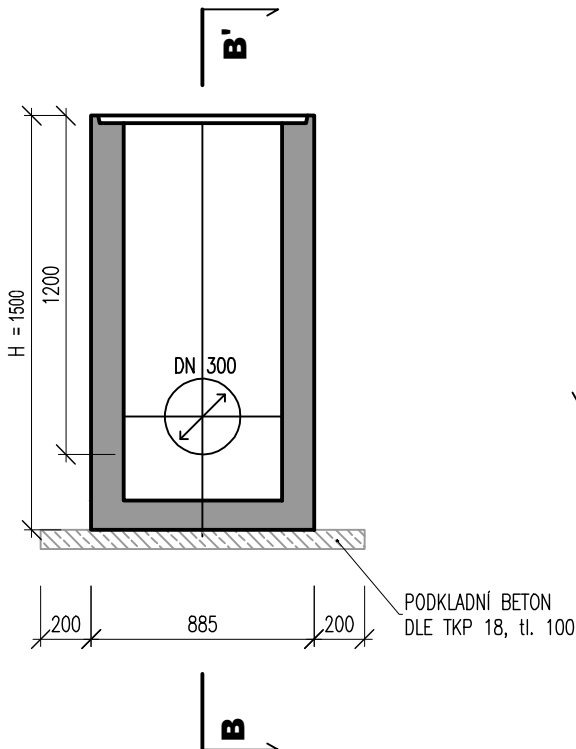

ŘEZ B-B'

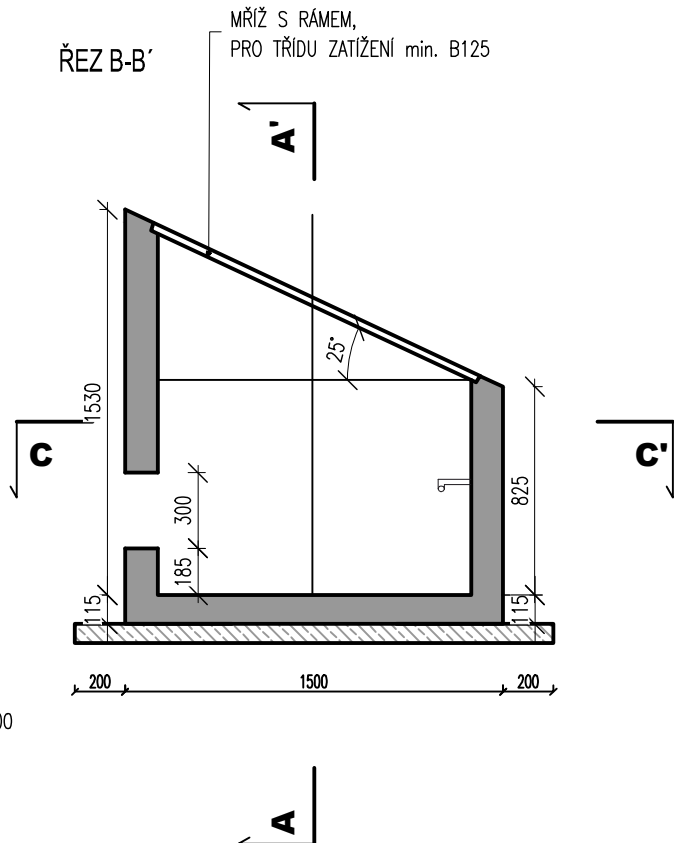

ŘEZ C-C'

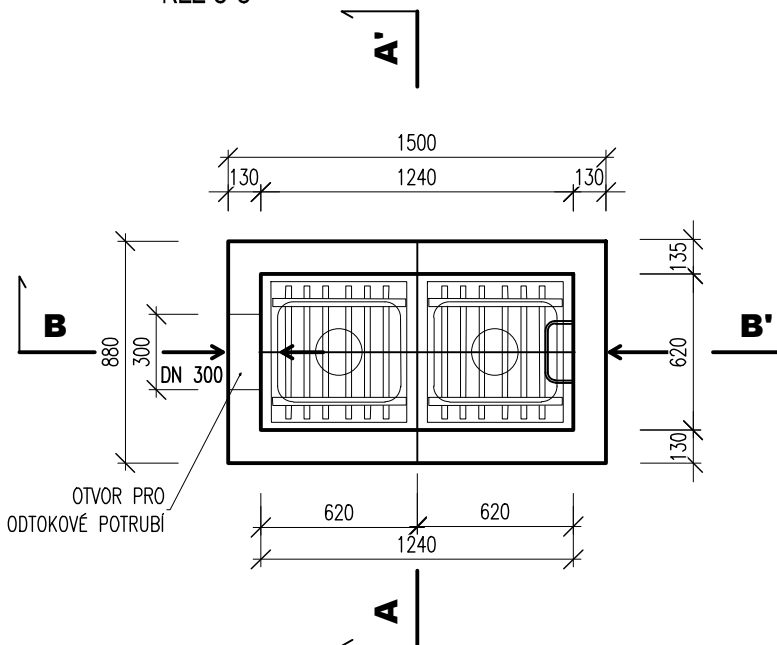

03		
02		
01		
ZMĚNA	POPIS	DATUM

	ING. IVAN ŠÍR PROJEKTOVÁNÍ DOPRAVNÍCH STAVEB CZ s.r.o. Haškova 1714/3, 500 02 Hradec Králové, tel: +420 603 181 473, sir@sirivan.cz, www.sirivan.cz IČ: 259 62 914
---	--

Objednatel: Královéhradecký kraj
Pivovarské náměstí 1245, 500 03 Hradec Králové

III/30416 Vysokov - opěrná zed',
odstranění havarijního stavu

- kraj: Královéhradecký
- MÚ / OU: Hradec Králové
- stupeň utajení: bez utajení
- datum: 08 / 2023
- zakázkové číslo: O21020
- stupeň PD: DUSP
- odpovědný projektant stavby: Ing. Ivan Šír
- odpovědný projektant objektu: Ing. Jan Fiala
- vypracoval: Sabina Časlavská
- kontroloval: Ing. Jan Fiala
- změna číslo: 00
- měřítko: 1:75, 1:30

VODOHOSPODÁŘSKÉ OBJEKTY

VÝÚSTNÍ OBJEKT, HORSKÁ VPUŠŤ

D.1.3

1.8