


OBJEKT C - elektro půdorys
půdorysná a výšková poloha svítidel, odkazy (kódy) typových výrobků (viz. tabulka)

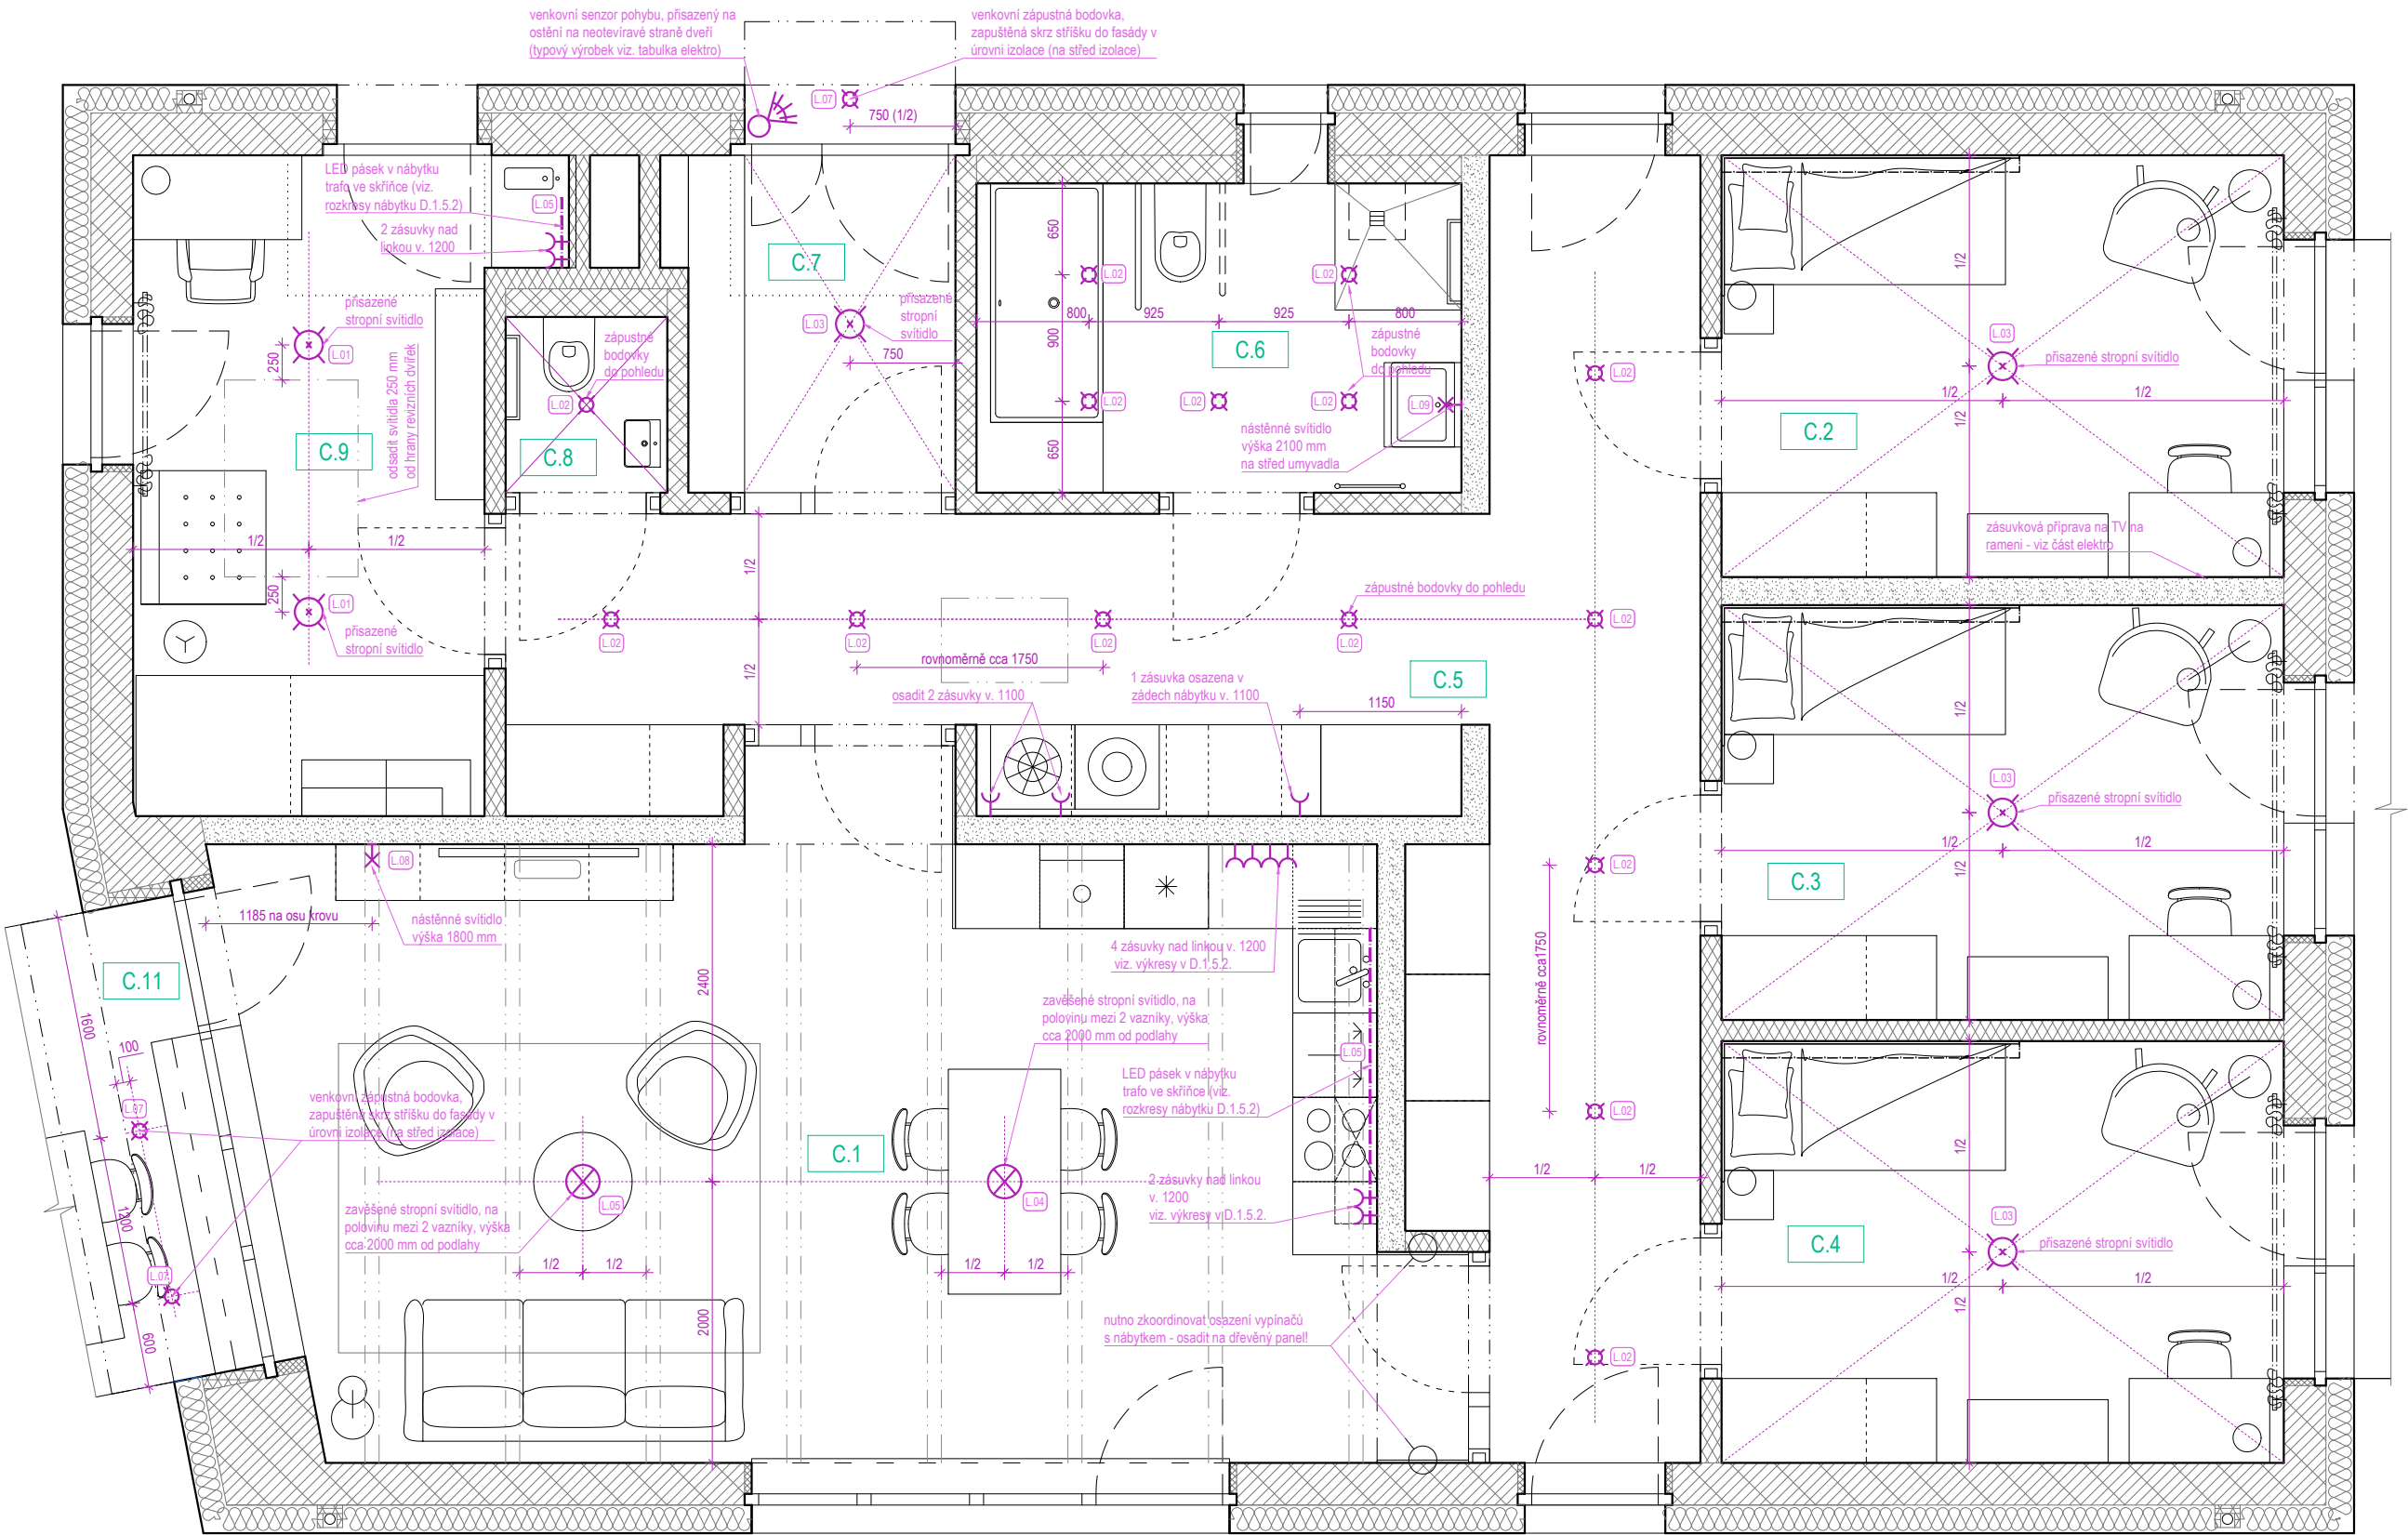

| | |
|----------------------|--|
| stavba | VÝSTAVBA CHRÁNĚNÉHO BYDLENÍ V NOVÉ PACE |
| | Na Vyšehradě 1205, 509 01 Nová Paka |
| stavebník | Královéhradecký kraj |
| | Pivovarské náměstí 1245, 500 03 Hradec Králové |
| generální projektant | NEUHAUSL HUNAL s.r.o. |
| | Revoluční 1546/24, 110 00 Praha |
| HIP | Ing. arch. Matěj Hunal |
| vypracoval | Ing. arch. Matěj Hunal |
| stupeň - část | DPS - D.1.5. Vnitřní vybavení, Interiér |
| datum | říjen 2023 |
| měřítko | 1:50 |
| výkres | Elektro půdorys - Objekt C |

D.1.5.6.3
nh@neuhaushunal.cz
+420 728 569 079
+420 732 317 927