


PŮDORYS II.NP - VNITŘNÍ VODOVOD

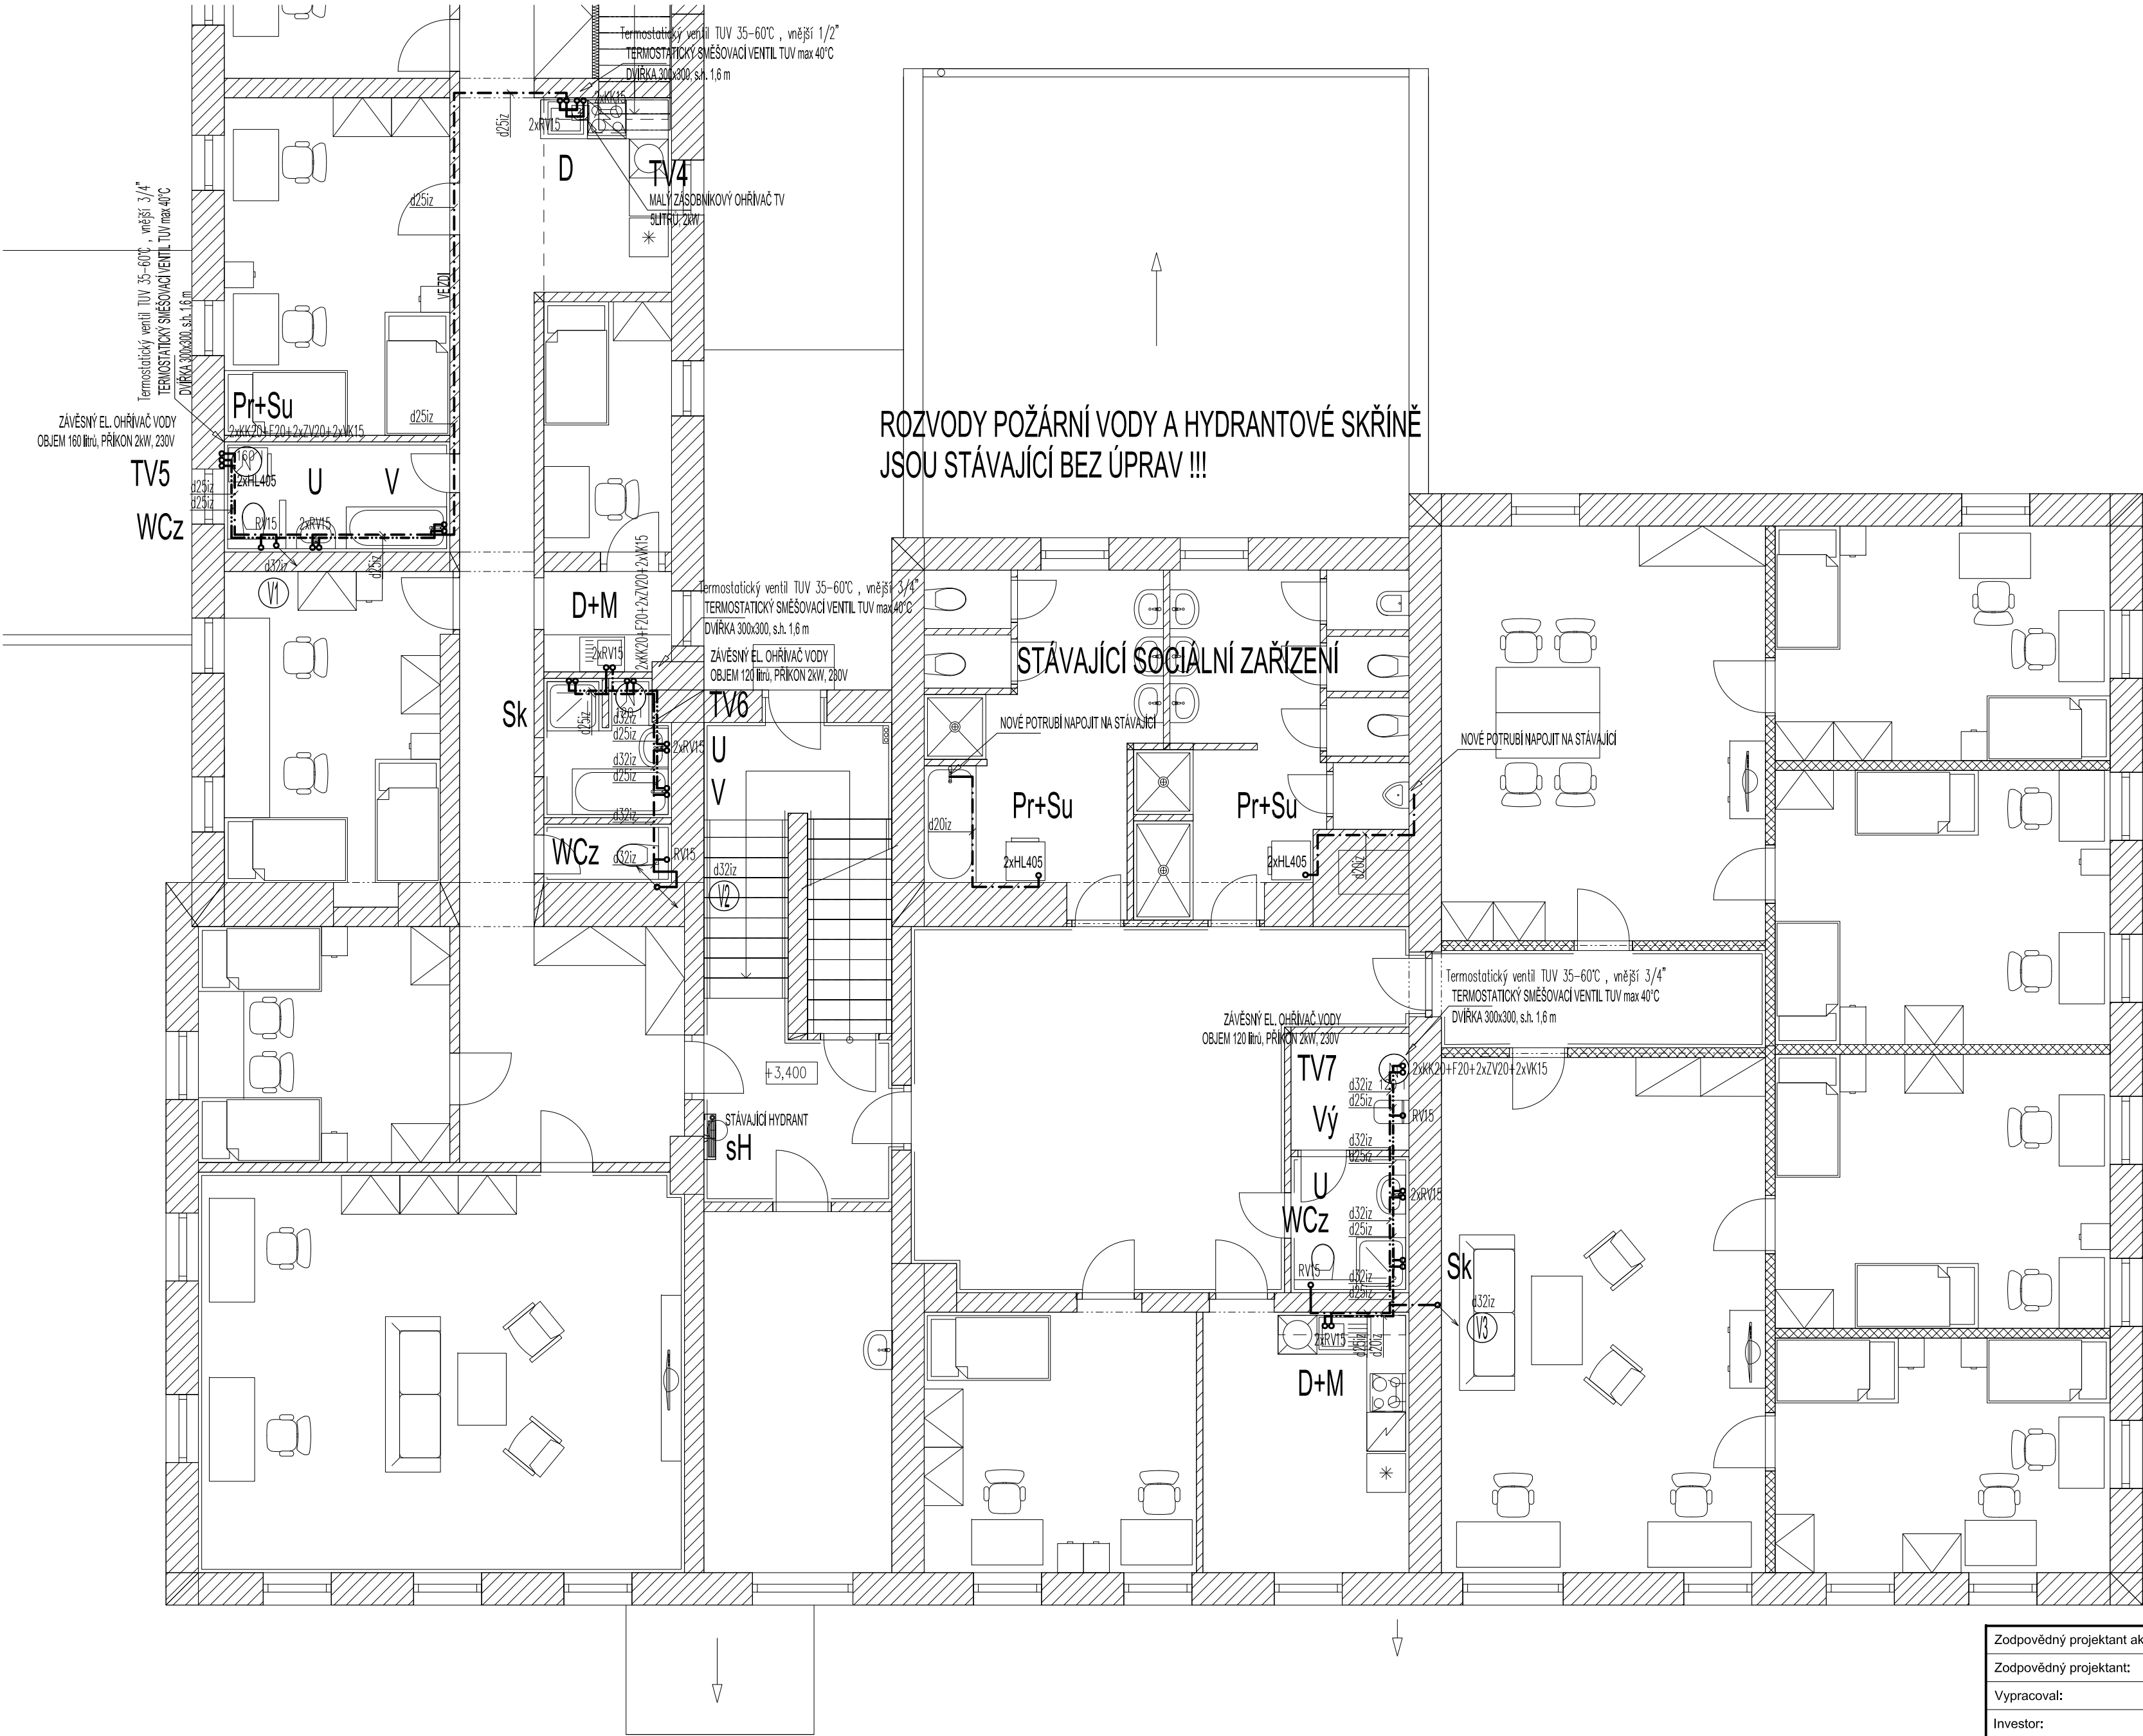


LEGENDA:

ZNAČKA	POPIS	TYP
---	POTRUBÍ STUDENÉ VODY PITNÉ	PP-PN 20
----	POTRUBÍ TEPLÉ VODY	PP-PN 20
----	POTRUBÍ CÍRKULACE	PP-PN 20
----	POTRUBÍ POŽÁRNÍ VODY-STÁVAJÍCÍ	OCEL POZINK
---	POTRUBÍ POŽÁRNÍ VODY-STÁVAJÍCÍ	OCEL POZINK
---	POTRUBÍ POŽÁRNÍ VODY-STÁVAJÍCÍ	OCEL POZINK
V1	STOUPACÍ POTRUBÍ PITNÉ VODY	PP-PN 20
P1	STOUPACÍ POTRUBÍ POŽÁRNÍ VODY	OCEL POZINK

POZNÁMKA:

- VEŠKERÉ POTRUBÍ STUDENÉ A TEPLÉ VODY BUDE PROVEDENO Z POTRUBÍ PP-PN 20.
- PŘÍPOJOVACÍ POTRUBÍ BUDE VEDENO V DRÁŽKÁCH VE STĚNÁCH, UPEVNĚNO PŘÍCHÝTKAMI A ZAZDĚNO.
- VŠECHNY ROZVODY TEPLÉ VODY A CÍRKULACE BUDOU OPATŘENY TEPELNOU IZOLACÍ Z PĚNĚNÉHO PE, TLouŠTKY IZOLACE DLE DN - VIZ. TECHNICKÁ ZPRÁVA.
- VŠECHNY ROZVODY STUDENÉ VODY BUDOU OPATŘENY IZOLACÍ Z PĚNĚNÉHO PE - TL, 10 mm.
- MONTÁŽ VODOVODNÍCH POTRUBÍ BUDE PROVÁDĚNA DLE MONTÁŽNÍCH PŘEDPISŮ VÝROBCU POTRUBÍ.
- VŠECHNY PROSTUPY VODOVODNÍCH POTRUBÍ MEZI POŽÁRNÍMI ÚSEKY BUDOU OPATŘENY PROTIPOŽÁRNÍMI MANŽETAMI.

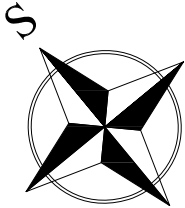

Zodpovědný projektant akce:	Ing. Zdeněk Balcar	<div><div><div></div></div><div>OBCHODNÍ PROJEKT</div><div>HRADEC KRÁLOVÉ v.o.s.</div><div><div><div>Zemědělská 880</div><div>Hradec Králové 3</div></div><div><div>tel.: 495 545 024</div><div>email: ophk@volny.cz</div></div></div></div>
Zodpovědný projektant:	Ing. Zdeněk Balcar	
Vypracoval:	Ing. Zdeněk Balcar	
Investor:	Královéhradecký kraj, Plbovarské náměstí 1245/2, 500 03 Hradec Králové	
Místo stavby:	Sedloňov	Zakázka č.: 18/2020-VOS
Akce:	Dětský domov a školní jídelna Sedloňov, stavební úpravy II	Stupeň PD: DPS
		Datum: 05/2023
		Měřítko: 1:75
		Formát: 4xA4
Název:	PŮDORYS II.NP - VNITŘNÍ VODOVOD	Číslo výkresu: 07