


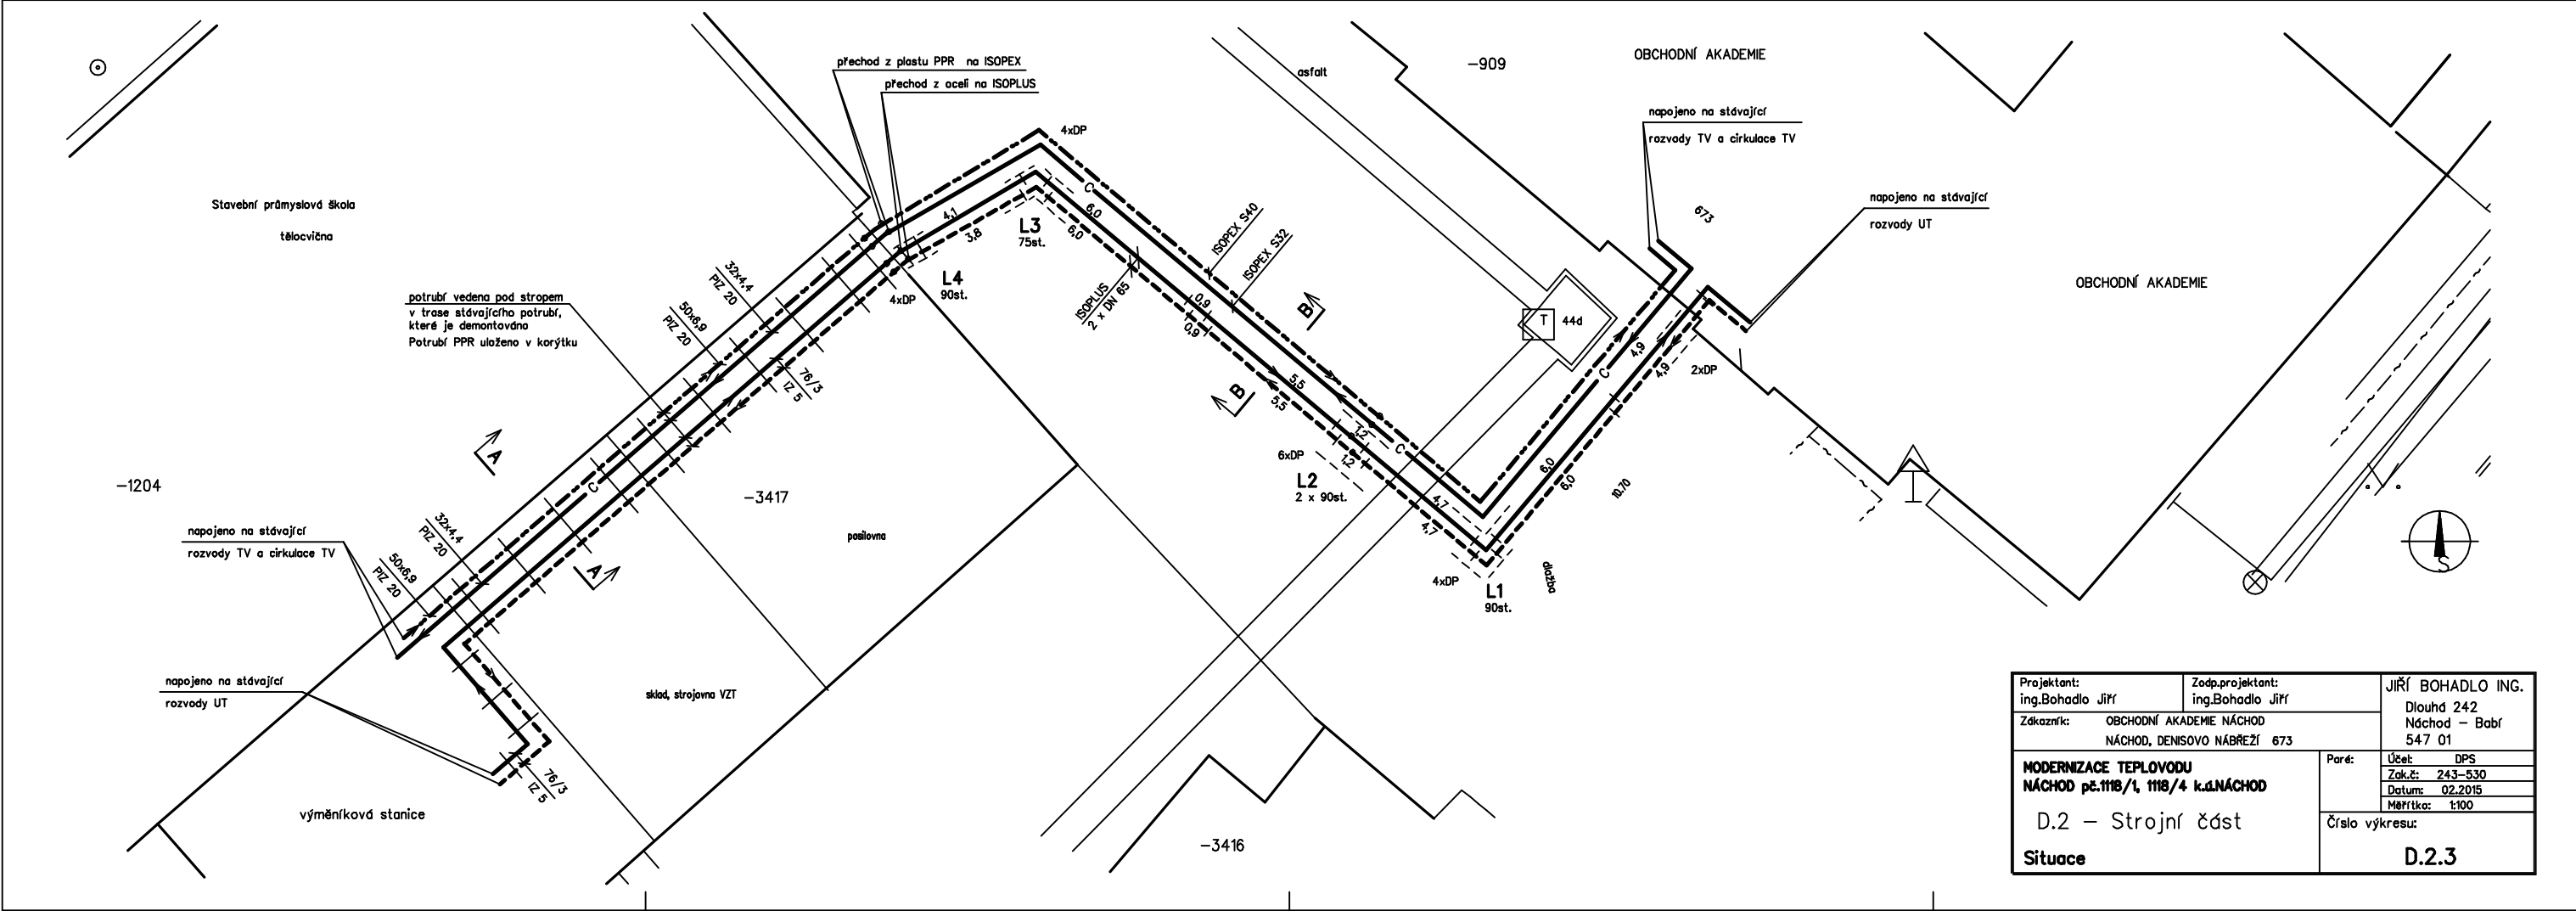

Projektant: ing.Bohadlo Jiří	Zodp.projektant: ing.Bohadlo Jiří	JIŘÍ BOHADLO ING. Dlouhá 242 Náchod – Babí 547 01
Zakazník: OBCHODNÍ AKADEMIE NÁCHOD NÁCHOD, DENISOVO NÁBŘEŽÍ 673	Paré:	Účet: DPS Zak.č.: 243-530 Datum: 02.2015 Měřítko: 1:100
MODERNIZACE TEPELOVODU NÁCHOD pč.1118/1, 1118/4 k.č.NÁCHOD D.2 – Strojní část Situace		Číslo výkresu: D.2.3