





**PŮDORYS**

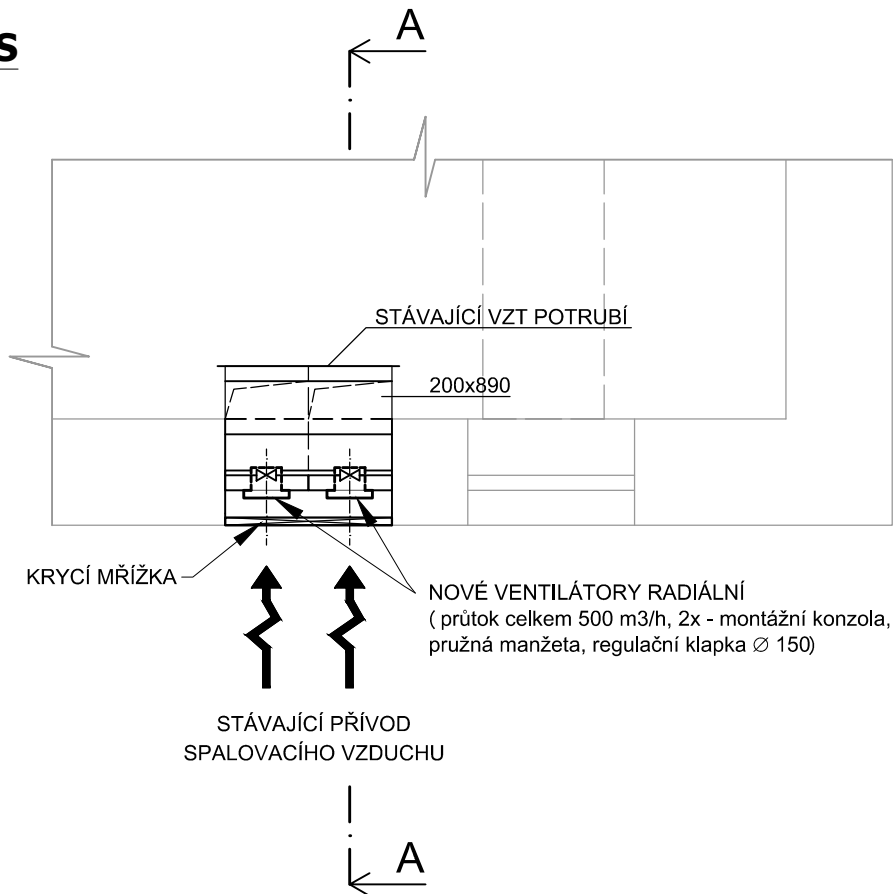

**ŘEZ A-A**

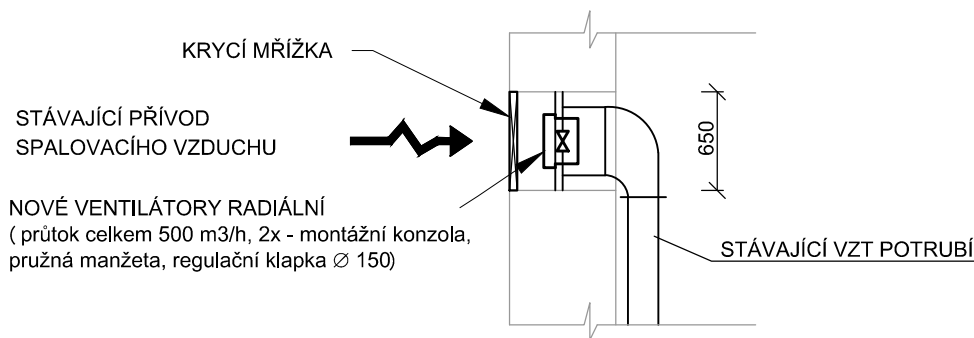

VED. PROJEKTANT			VYPRACOVAL		<div></div> <div>Sokolovská 1753/2a Hradec Králové 500 02 IČO: 13564692</div>
Ing.J.FABIÁN			T. ZAAL		
INVESTOR : Domov bez bariér Hořice, Hořice v Podkrkonoší, Strozího 1333, 50801					
MÍSTO STAVBY : č.p. 1576, Hořice v Podkrkonoší, Strozího 1333, 50801					
AKCE : REKONSTRUKCE KOTELNY					
VYTÁPĚNÍ					<div>ZAK. ČÍSLO : 1566/F/2 024</div> <div>DATUM : ČERVEN 2024</div> <div>STUPEŇ : DPS</div> <div>MĚŘÍTKO : 1:50</div>
NÁZEV VÝKRESU : <b>PŮDORYS A ŘEZ PŘÍVODU VZDUCHU</b>					<div>Č. VÝKRESU:</div> <div>D.1.4.1.7</div>