


SITUACE – DOPRAVNÍ ZNAČENÍ – 2. ČÁST
1 : 250

HŘBITOV

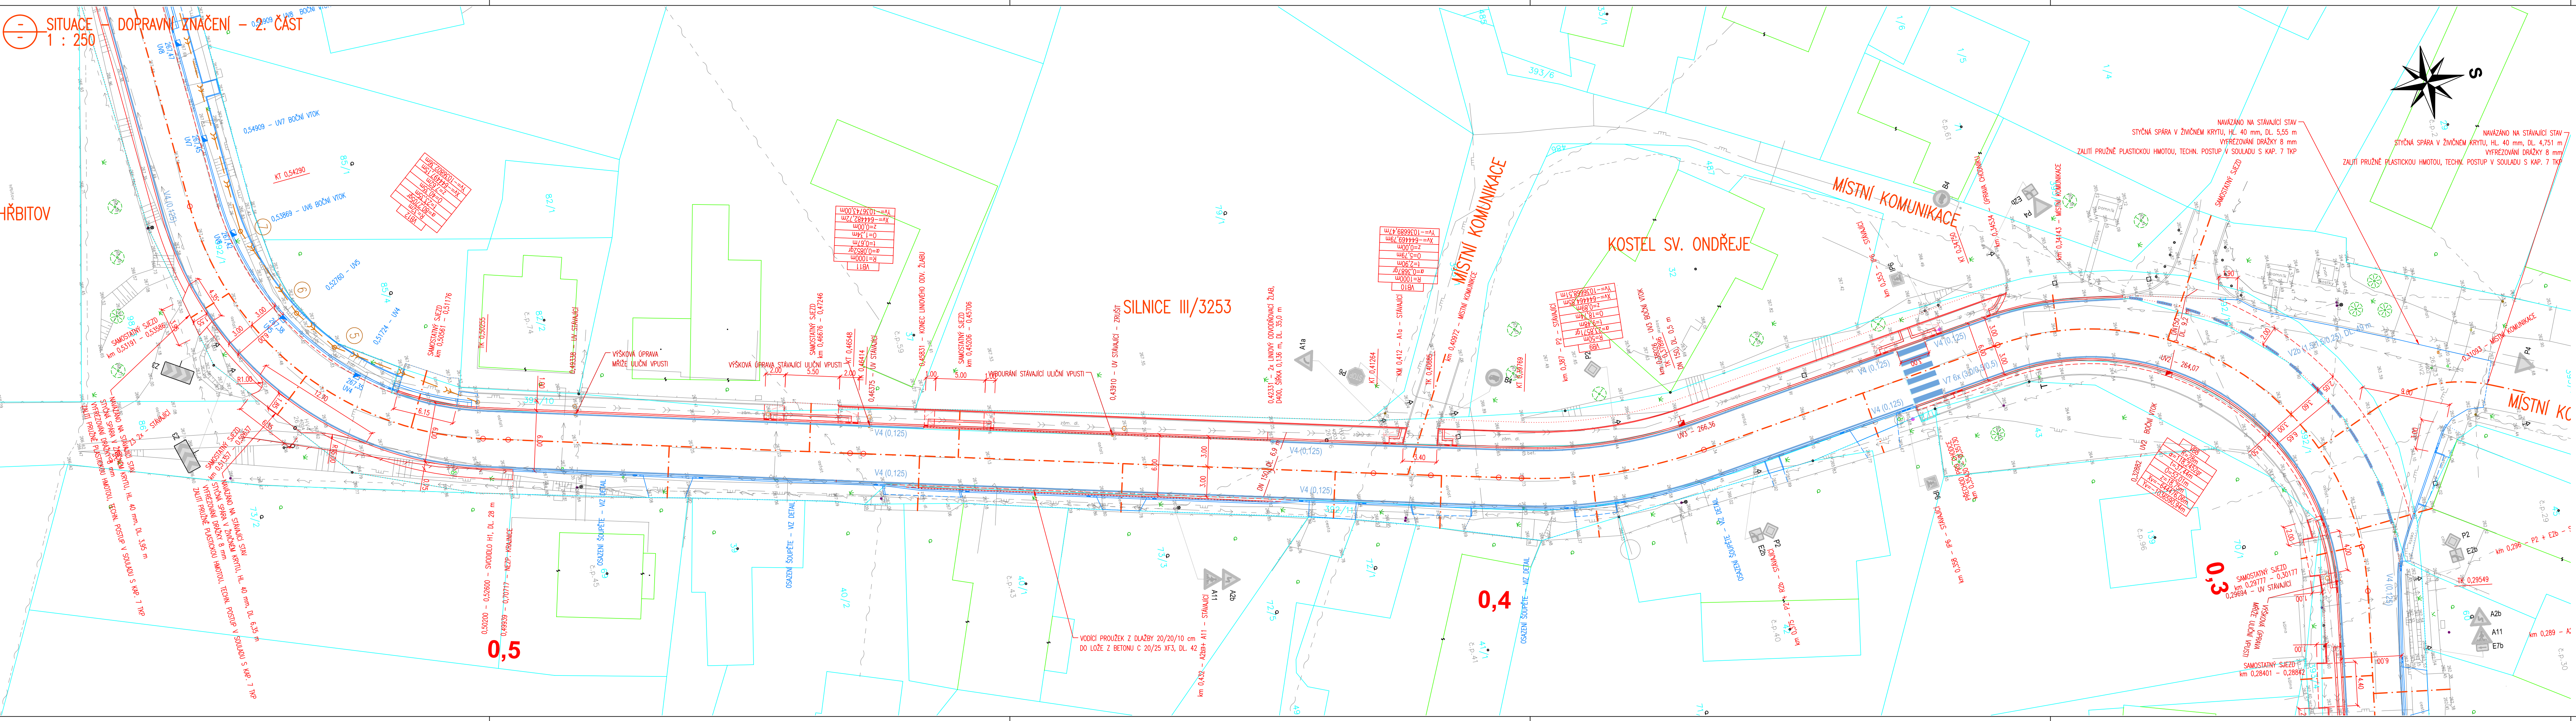

- LEGENDA INŽENÝRSKÝCH SÍTÍ:
STÁVAJÍCÍ:
- — — — — NADZEMNÍ SĐELOVACÍ VEDENÍ
 - — — — — PODZEMNÍ SĐELOVACÍ VEDENÍ (NEOVĚŘENÉ, NEFUNKČNÍ, ZRUŠENÉ)
 - — — — — PODZEMNÍ SĐELOVACÍ VEDENÍ (OVĚŘENÉ)
 - — — — — NADZEMNÍ VEDENÍ NN
 - — — — — PODZEMNÍ VEDENÍ NN
 - — — — — VODOVOD
 - — — — — KANALIZACE DEŠŤOVÁ
 - — — — — STL PLYNOVOD

- LEGENDA HRANIC POZEMKŮ:
- — — — — KATASTRÁLNÍ HRANICE
 - — — — — KATASTRÁLNÍ HRANICE – SLUČKOVÉ ČÁRY
 - — — — — ČÍSLA PARCEL DLE KN

PODZEMNÍ VEDENÍ JSOU ZAKRESLENA INFORMATIVNĚ I PODMÍNKOU ZAHÁJENÍ STAVEBNÍCH PRACÍ JE VYTÝČENÍ PODZEMNÍCH VEDENÍ A OZNAČENÍ ZAČÁTKU STAVBY JEJICH SPRÁVCŮM !

SOUŘADNICOVÝ SYSTÉM: JTSK		VÝŠKOVÝ SYSTÉM: BpV	
KRESLIL:	KAMIL HRONOVSKÝ		
TECHNICKÁ KONTROLA:			
ZODPOVĚDNÝ PROJEKTANT:	KAMIL HRONOVSKÝ		
HLAVNÍ PROJEKTANT:			
KRAJ: KRALOVÉHRADECKÝ	OBEC: SVĚTÍ	KAT. ÚZEMÍ: SVĚTÍ	
INVESTOR: KRALOVÉHRADECKÝ KRAJ, PÍVOVARSKÉ NÁMĚSTÍ 1245, 500 03 HRADEC KRALOVÉ			
AKCE:		STUPEŇ: DSP + DPS	
OBJEKT: SO 101 – SILNICE III/353		ZAK.ČÍSLO: 031–19–4	
		ARCHIVNÍ ČÍSLO:	
		DATUM: 07/2019	
		FORMAT: 6 x A4	
		MĚŘÍTKO: 1 : 250	
OBSAH:		ČÍSLO SOUPRAVY:	ČÍSLO PŘÍLOHY: D.1.1.1.2.13.
SITUACE – DOPRAVNÍ ZNAČENÍ – 2. ČÁST			

HRONOVSKÝ
DOPRAVNÍ PROJEKT s.r.o.
BRNĚNSKÁ 700/25, 500 06 HRADEC KRALOVÉ
e-mail: hronovsky@hronovsky.cz
telefon: 604 823 698
IČ: 07053428 DIČ: CZ07053428