


PŮDORYS KOUPELNA m.č. 4.11 - KANALIZACE - STÁVAJÍCÍ STAV

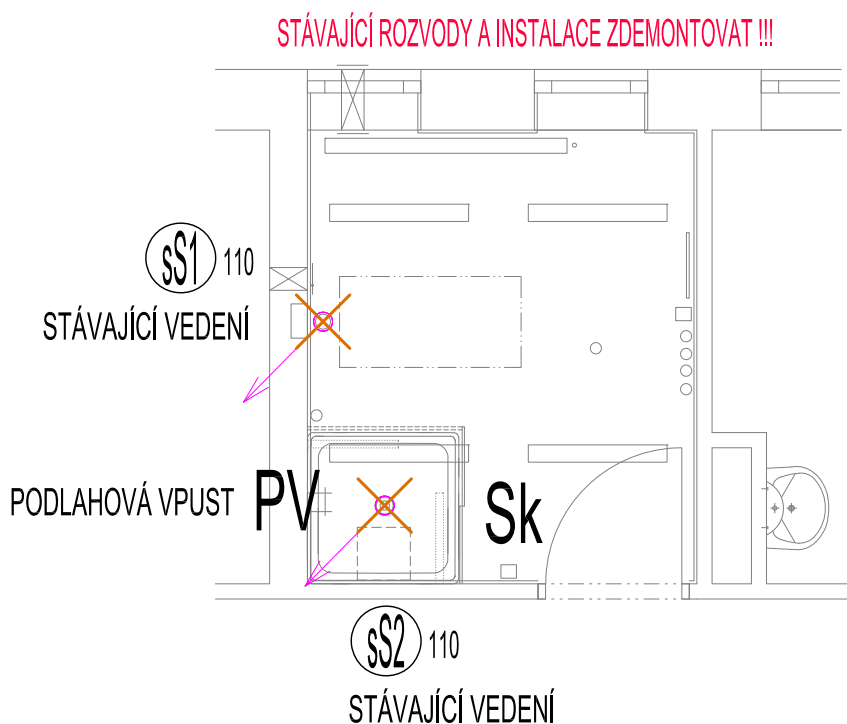

ZODP. PROJEKTANT :	Ing. Radek Vondra	 pridos Na Potoce 648, Hradec Králové 11 tel.,fax.: 495539037, IČO:132 07 245 e-mail: pridos@cmail.cz
KRESLIL:	T. Balažovič	
INVESTOR :	Domov u Biřičky, K Biřičce 1240, Nový Hradec Králové	
MÍSTO :	Hradec Králové	
ODDÍL :	D.1.4. TECHNIKA PROSTŘEDÍ STAVEB	
AKCE : DOMOV U BIŘIČKY, K Biřičce 1240, Hradec Králové REKONSTRUKCE KOUPELNY "B"		DATUM : 05/2024
		STUPEŇ : DPS
		MĚŘÍTKO : 1:50
PŮDORYS KOUPELNA m.č. 4.11 - KANALIZACE - STÁVAJÍCÍ STAV		02