

LEGENDA


- ZAMĚŘENÍ
- HRANY - NOVÉ
- VODOROVNÉ DOPRAVNÍ ZNAČENÍ
- SVODIDLO
- ZATRUBNĚNÍ DN 300
- SOUVISEJÍCÍ AKCE
- ULIČNÍ VPUST - obnovená
- ULIČNÍ VPUST - nová
- SVISLÉ DOPRAVNÍ ZNAČENÍ - stávající
- SVISLÉ DOPRAVNÍ ZNAČENÍ - obnova
- SVISLÉ DOPRAVNÍ ZNAČENÍ - nové
- SVISLÉ DOPRAVNÍ ZNAČENÍ - rušené

LEGENDA - ŠRAFY

- CHODNÍK - dlažba
- CHODNÍK - dlažba pojižděná
- VJEZD - předláždění stávající dlažby
- NEZPEVNĚNÉ SJEZDY - recyklát
- UMĚLÁ VODÍCÍ LINIE
- VAROVNÉ, SIGNÁLNÍ PÁSY

LEGENDA IS

- IS_ČEZ VN NADZEMNÍ
- IS_ČEZ NN NADZEMNÍ
- IS_ČEZ NN PODZEMNÍ
- IS_CETIN NADZEMNÍ
- IS_VAK_VODOVOD
- IS_VAK_KANALIZACE SPLAŠKOVÁ
- nová; související stavba
- IS_VAK_KANALIZACE
- stávající; využita jako dešťová
- IS_VAK_KANALIZACE DEŠŤOVÁ
- IS_KANALIZAČNÍ PŘÍPOJKY
- související stavba
- ("Náchod - Jizbice, splašková kanalizace II. etapa - kanalizační přípojky" Zbyněk Linhart, 12/2021)

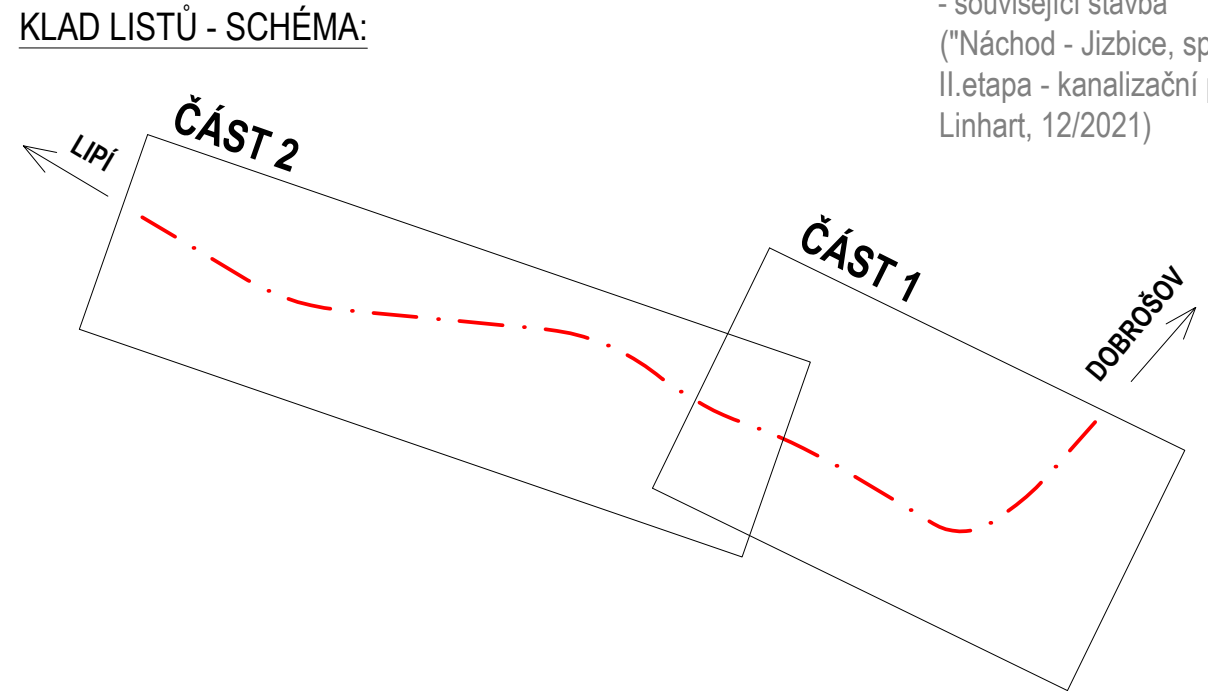

ČÍSLO REVIZE:	POPIS ZMĚNY / ODŮVODNĚNÍ:	DATUM:

ČÁST D SO 110

OBJEDNATEL:

MĚSTO NÁCHOD
Masarykovo náměstí 40
547 01 Náchod
IČ: 00 272 566

ZHOTOVITEL:

ADVISA
projekty a řízení dopravních staveb

ADVISA, s.r.o.
Pernerova 659/31a
Praha 8 - Karlín, 166 00
www.advisia.cz, info@advisia.cz

NAVRHL / VYPRACOVAL:
Ing. Michaela Jorová

ZODPOVĚDNÝ PROJEKTANT:
Ing. Miroslav Větrovský

TECHNICKÁ KONTROLA:
Ing. Miloš Němec

HLAVNÍ INŽENÝR PROJEKTU:
Ing. Michaela Jorová

AKCE:
III/28526 Jizbice - opěrná zeď - chodníky

ČÍSLO OBJEKTU:
SO 110

NÁZEV OBJEKTU:
Zpevněné plochy a chodníky

ČÍSLO PŘÍLOHY:
02

NÁZEV PŘÍLOHY:
Situace

FORMÁT: 8 x A4
MĚŘÍTKO: 1 : 500

ČÍSLO ZAKÁZKY:
21_005-A

DATUM:
09/2021

REVIZE:
00

STUPEŇ PD:
DUSP/PDPS

PARÉ: