




PŮDORYS, M 1:100
VÝKRES TVARU - TROUBA

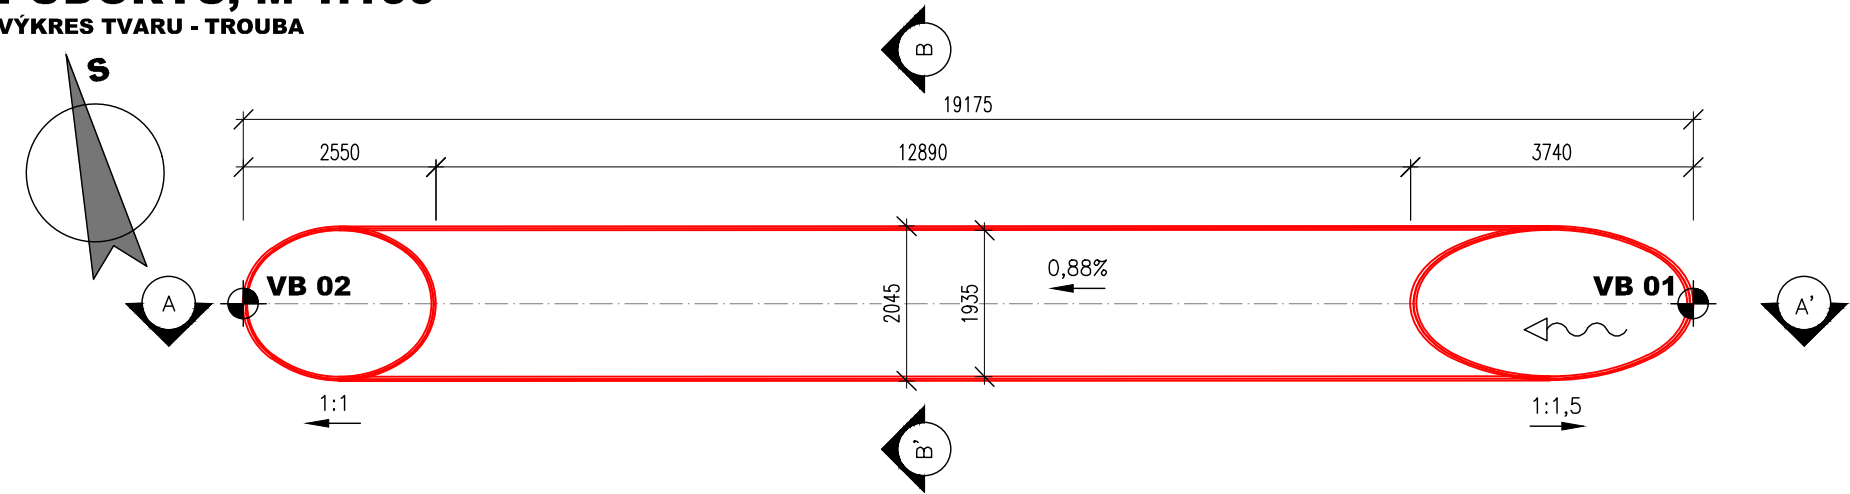

ŘEZ B-B, M 1:50
VÝKRES TVARU - TROUBA

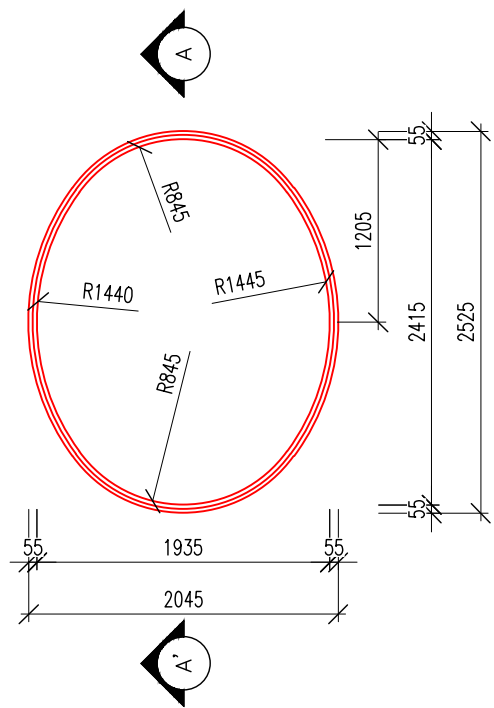

ŘEZ A-A, M 1:100
VÝKRES TVARU - TROUBA

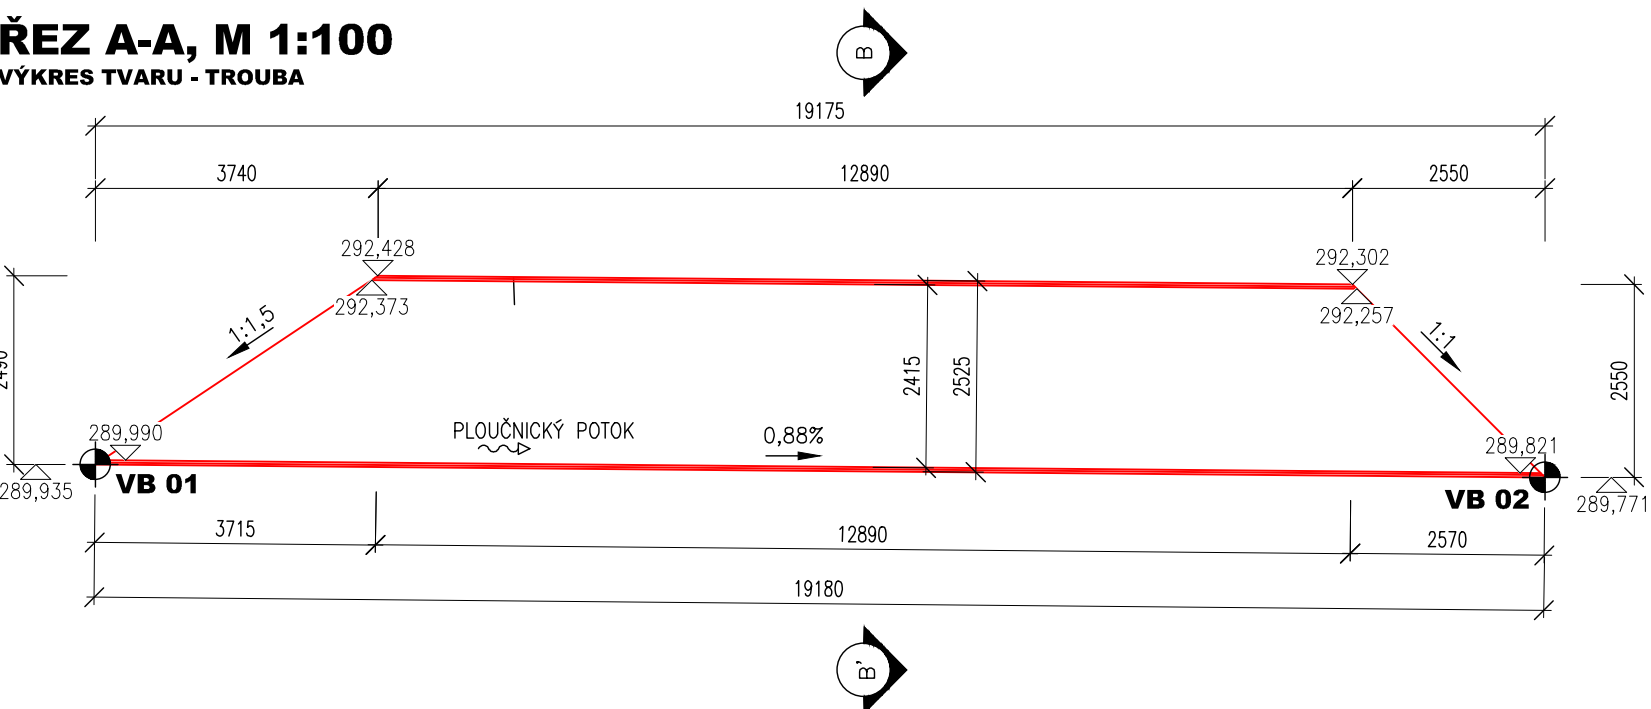

Vytyčovací body

| Ozn. | Y | X | Z | Poznámka |
|-------|------------|-------------|---------|--------------------|
| VB 01 | 669828,893 | 1010130,716 | 289,935 | DNO TROUBY – NÁTOK |
| VB 02 | 669847,510 | 1010126,121 | 289,771 | DNO TROUBY – VÝTOK |

TROUBA

OCELOVÁ FLEXIBILNÍ TROUBA Z VLNITÉHO PLECHU – DL. 19 180 mm
VLNA 200x55, TL. PLECHU 6 mm
PŮDORYSNÉ ŠÍKMA (77°), NA VÝTOKU ŠÍKMÉ ZAKONČENÍ 1:1, NA NÁTOKU ŠÍKMÉ ZAKONČENÍ 1:1,5

POZNÁMKY:

- VÝŠKOVÝ SYSTÉM Bpv
- POLOHOVÝ SYSTÉM JTSK
- DÉLKOVÉ KÓTY JSOU ZAOKROUHLÉNY NA 5 mm

| | | |
|-------|-------|-------|
| 03 | | |
| 02 | | |
| 01 | | |
| ZMĚNA | POPIS | DATUM |



ING. IVAN ŠÍR
PROJEKTOVÁNÍ DOPRAVNÍCH STAVEB CZ s.r.o.
Haškova 1714/3, 500 02 Hradec Králové, tel: +420 603 181 473, sir@sirivan.cz, www.sirivan.cz IČ: 259 62 914

investor: Královéhradecký kraj
Pivovarské náměstí 1245, 500 03, Hradec Králové

Most ev. č. 2868-1 Železnice

- kraj:
Královéhradecký

■ MÚ/OU:
Železnice

■ stupeň utajení:
bez utajení

■ datum:
11/2022

■ zakázkové číslo:
O21021

■ stupeň PD:
PDPS
- odpovědný projektant stavby:
Ing. Ivan Šír

■ odpovědný projektant objektu:
Ing. Ivan Šír

■ vypracoval:
Ing. Zdeněk Sháněl

■ kontroloval:
Ing. Ivan Šír

■ změna číslo:
00

■ měřítko:
1:50, 100

Ing. Ivan Šír

SO 201 MOST EV.Č. 2868-1

VÝKRES TVARU - TROUBA

D.1.2.1.

5