



STŘECHA – půdorys

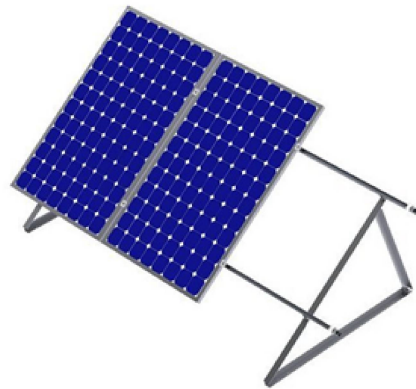

HLAVNÍ PROJEKTANT:

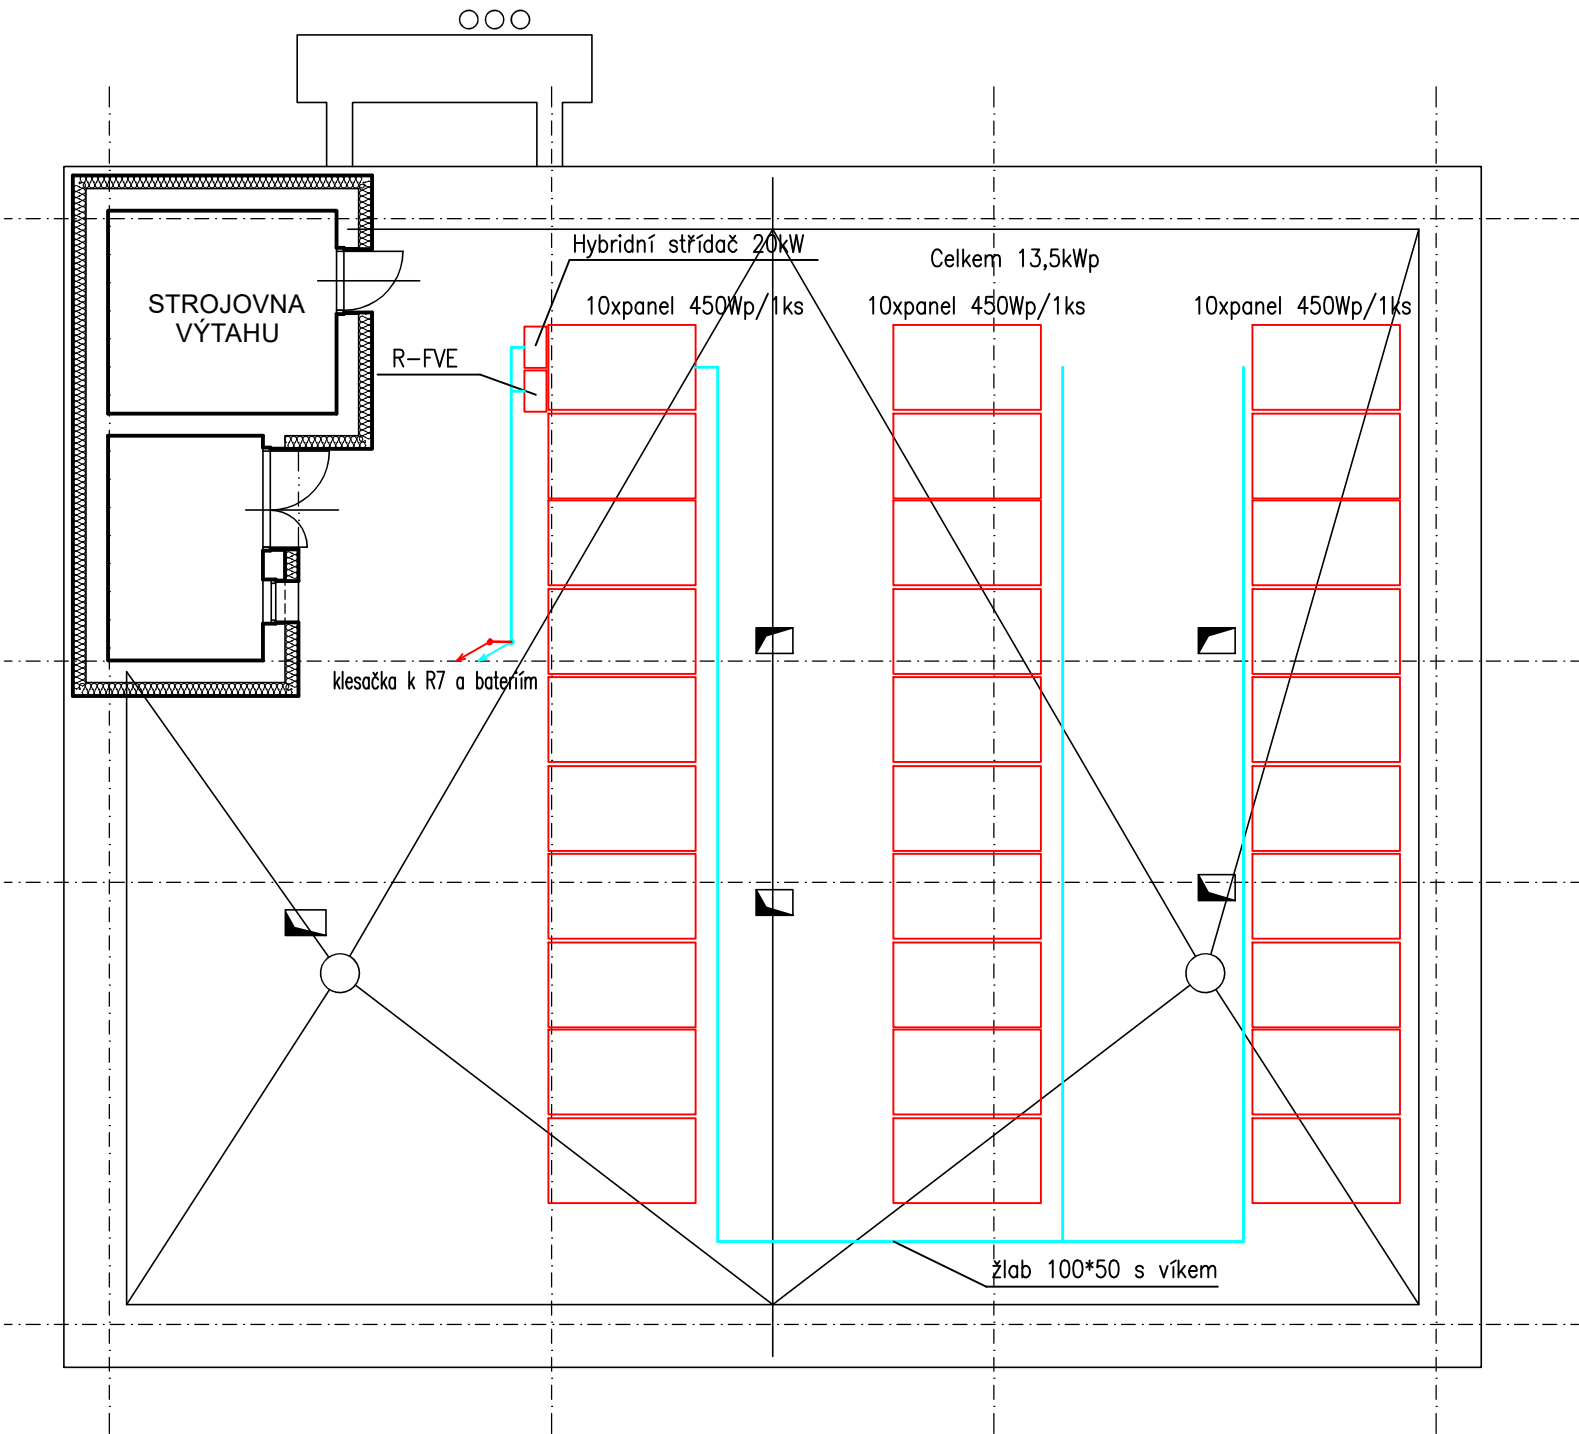

Energy Benefit Centre a.s.
Křenova 438/3, 162 00 Praha 6
tel.: +420 270 003 300
e-mail: kontakt@energy-benefit.cz
internet: www.energy-benefit.cz

ZPRACOVATEL ČÁSTI:



Strojírenská 1304
580 01 Havlíčkův Brod
www.sife.cz

Vypracoval:

Jiří Provazník

Hlavní projektant:

Ing. Vladimír Fiedler

Autorizace části elektro:

Ing. Jaroslav Bělohradský

STAVEBNÍK:

ZEMĚDĚLSKÁ AKADEMIE A GYMNÁZIA HOŘICE - STŘEDNÍ ŠKOLA A VYŠŠÍ ODBORNÁ ŠKOLA, PŘÍSPĚVKOVÁ
ORGANIZACE
RIEGROVA 1403, 508 01 HOŘICE

PROJEKT:

**SNÍŽENÍ ENERGETICKÉ NÁROČNOSTI ZA A GYMNÁZIA HOŘICE - DM
ŠALOUNOVA**

MÍSTO STAVBY: Šalounova 1822, 508 01 Hořice

ČÁST, PROFESE:

D.6 FOTOVOLTAICKÁ ELEKTRÁRNA

VÝKRES:

Rozmístění panelů FVE-střecha

Měřítko:

1:100

Č.výkr.:

D.6_FVE_02

razítko a podpis

Zakázkové číslo:

230159

Datum:

01/2024

Stupeň:

DPS

Paré: