




PŮDORYS

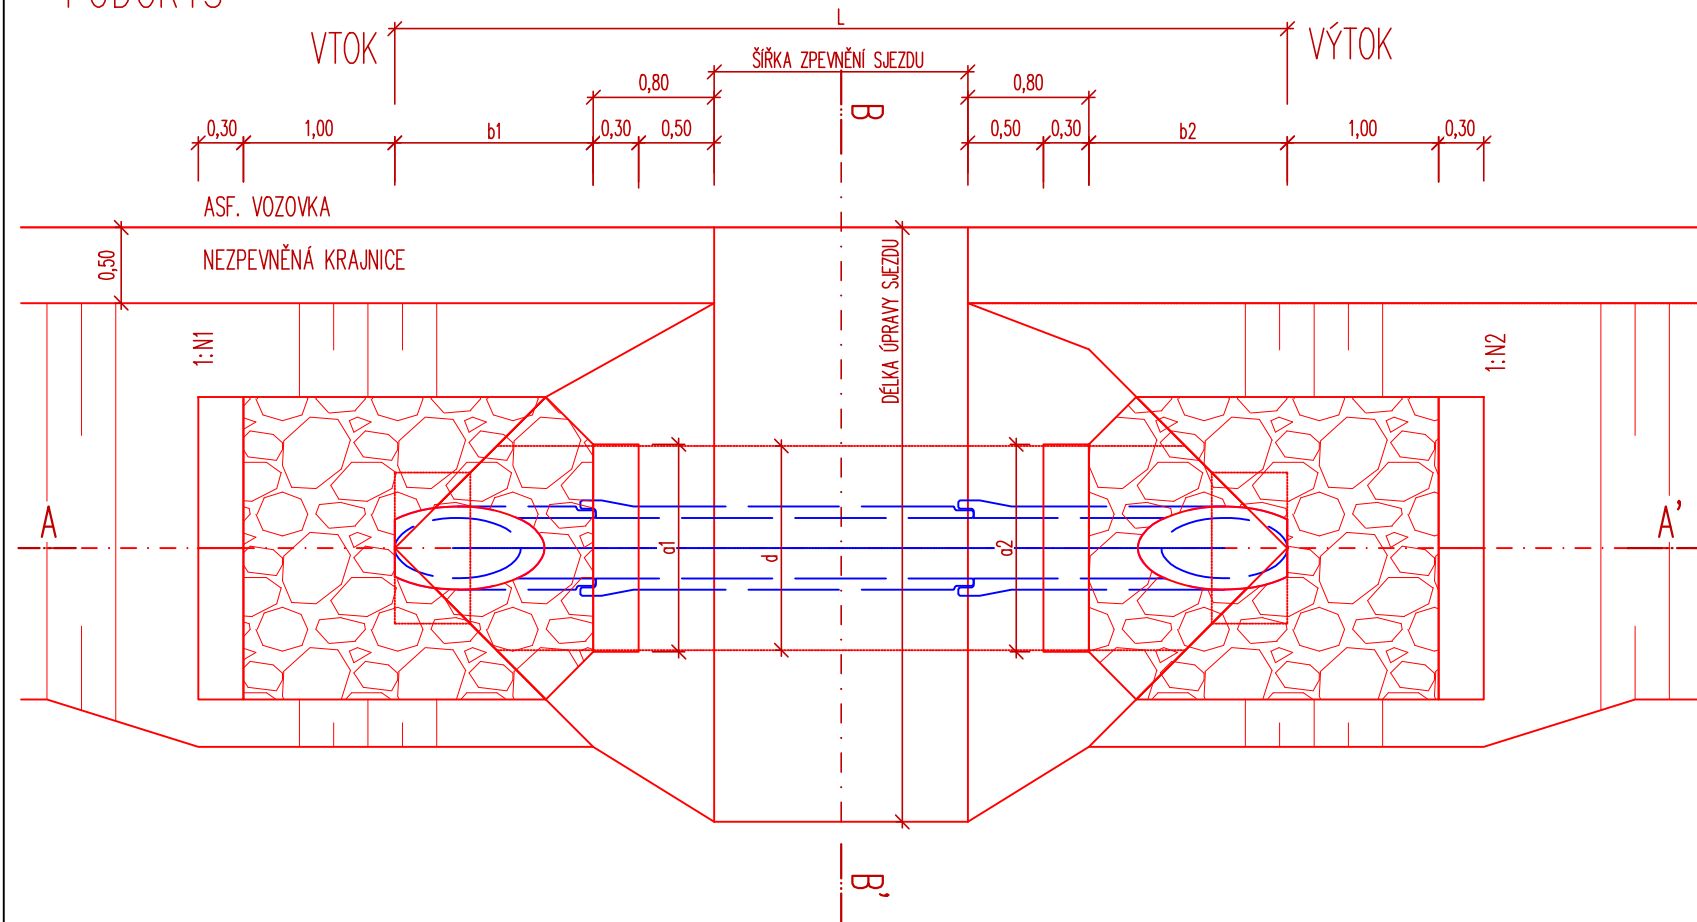


ŘEZ A-A'

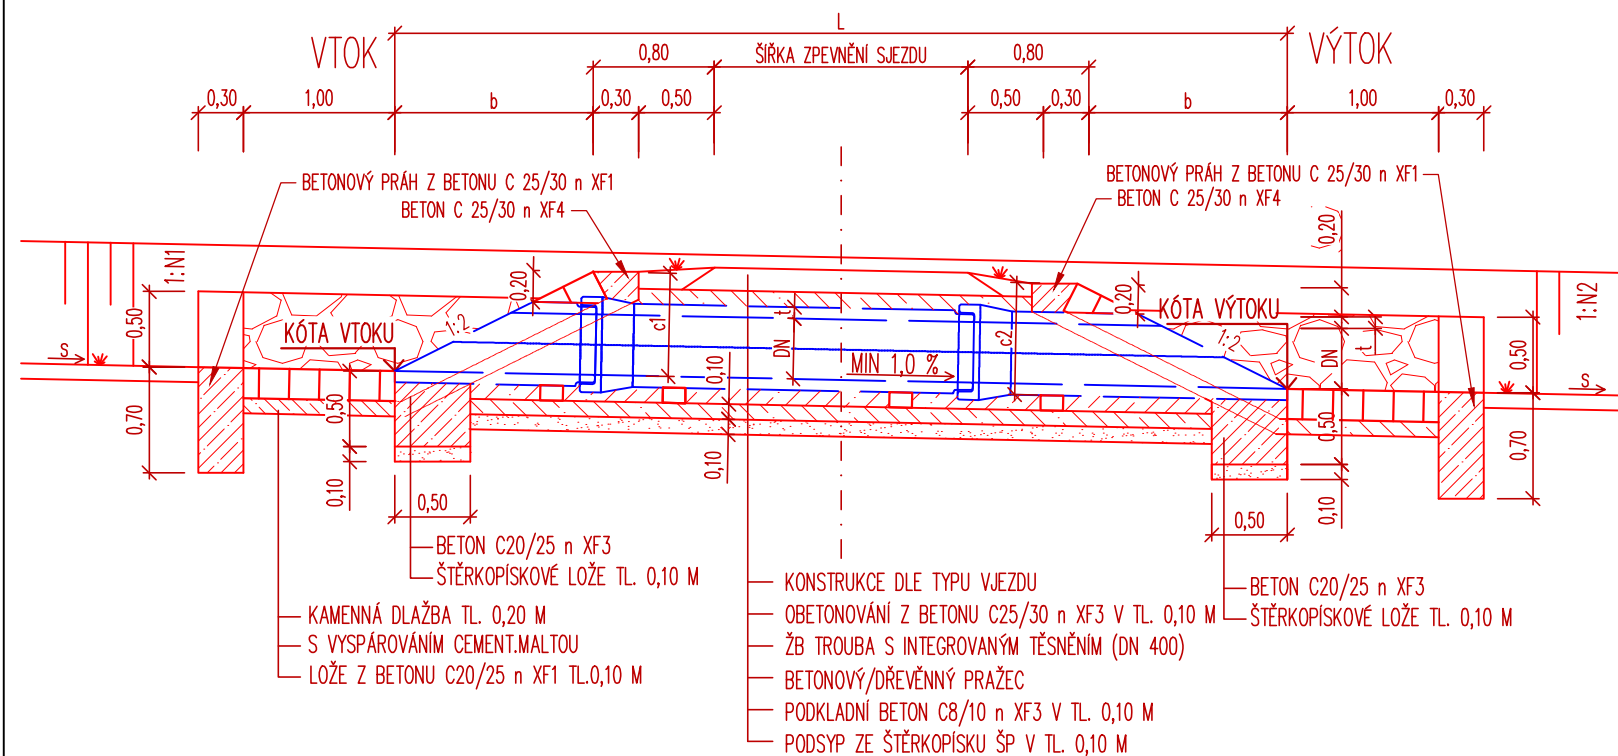

ŘEZ B-B'

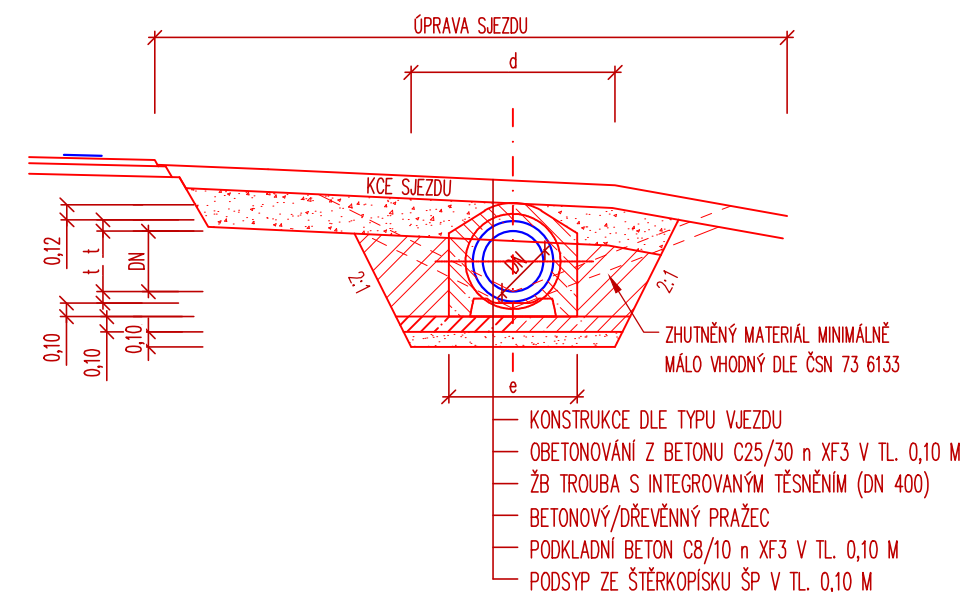

SOUŘADNICOVÝ SYSTÉM: JTSK
VÝŠKOVÝ SYSTÉM: BALT p.v.

VÝŠKOVÝ SYSTÉM:		BALT p.v.	07/2020
± 0.000 = m n.m.		Index	Změna		Datum
Vyracoval Ing. Lexa V.		Kontroloval Ing. Kučera M.		 VDI PROJEKT s.r.o. vodohospodářská a dopravní infrastruktura K Botiči 1453/6, 101 00 Praha 10	
Zodpovědný projektant Ing. Lexa V.		Hlavní inženýr projektu Ing. Kučera M.			
Akce III/3165 + III/3169 Doudleby nad Orlicí - Potštejn -				Investor Královohradecký kraj Pivovarské náměstí 1254, 500 03 Hradec Králové	
Objekt SO 101 Komunikace				Obec Doudleby - Potštejn	Kraj KRÁLOVÉHRADECKÝ
Profeze DOPRAVNÍ STAVBY				Technická zpráva -	Formát 2 x A4
Profeze DOPRAVNÍ STAVBY				Stupeň DSP+PDPS	Měřítko 1:50
Název přílohy				Číslo přílohy 51/18	Paré
VÝKRES PROPUSTKŮ - PODÉLNÉ PROPUSTKY				Číslo přílohy D.1.1.6.4	