


2.NP – půdorys

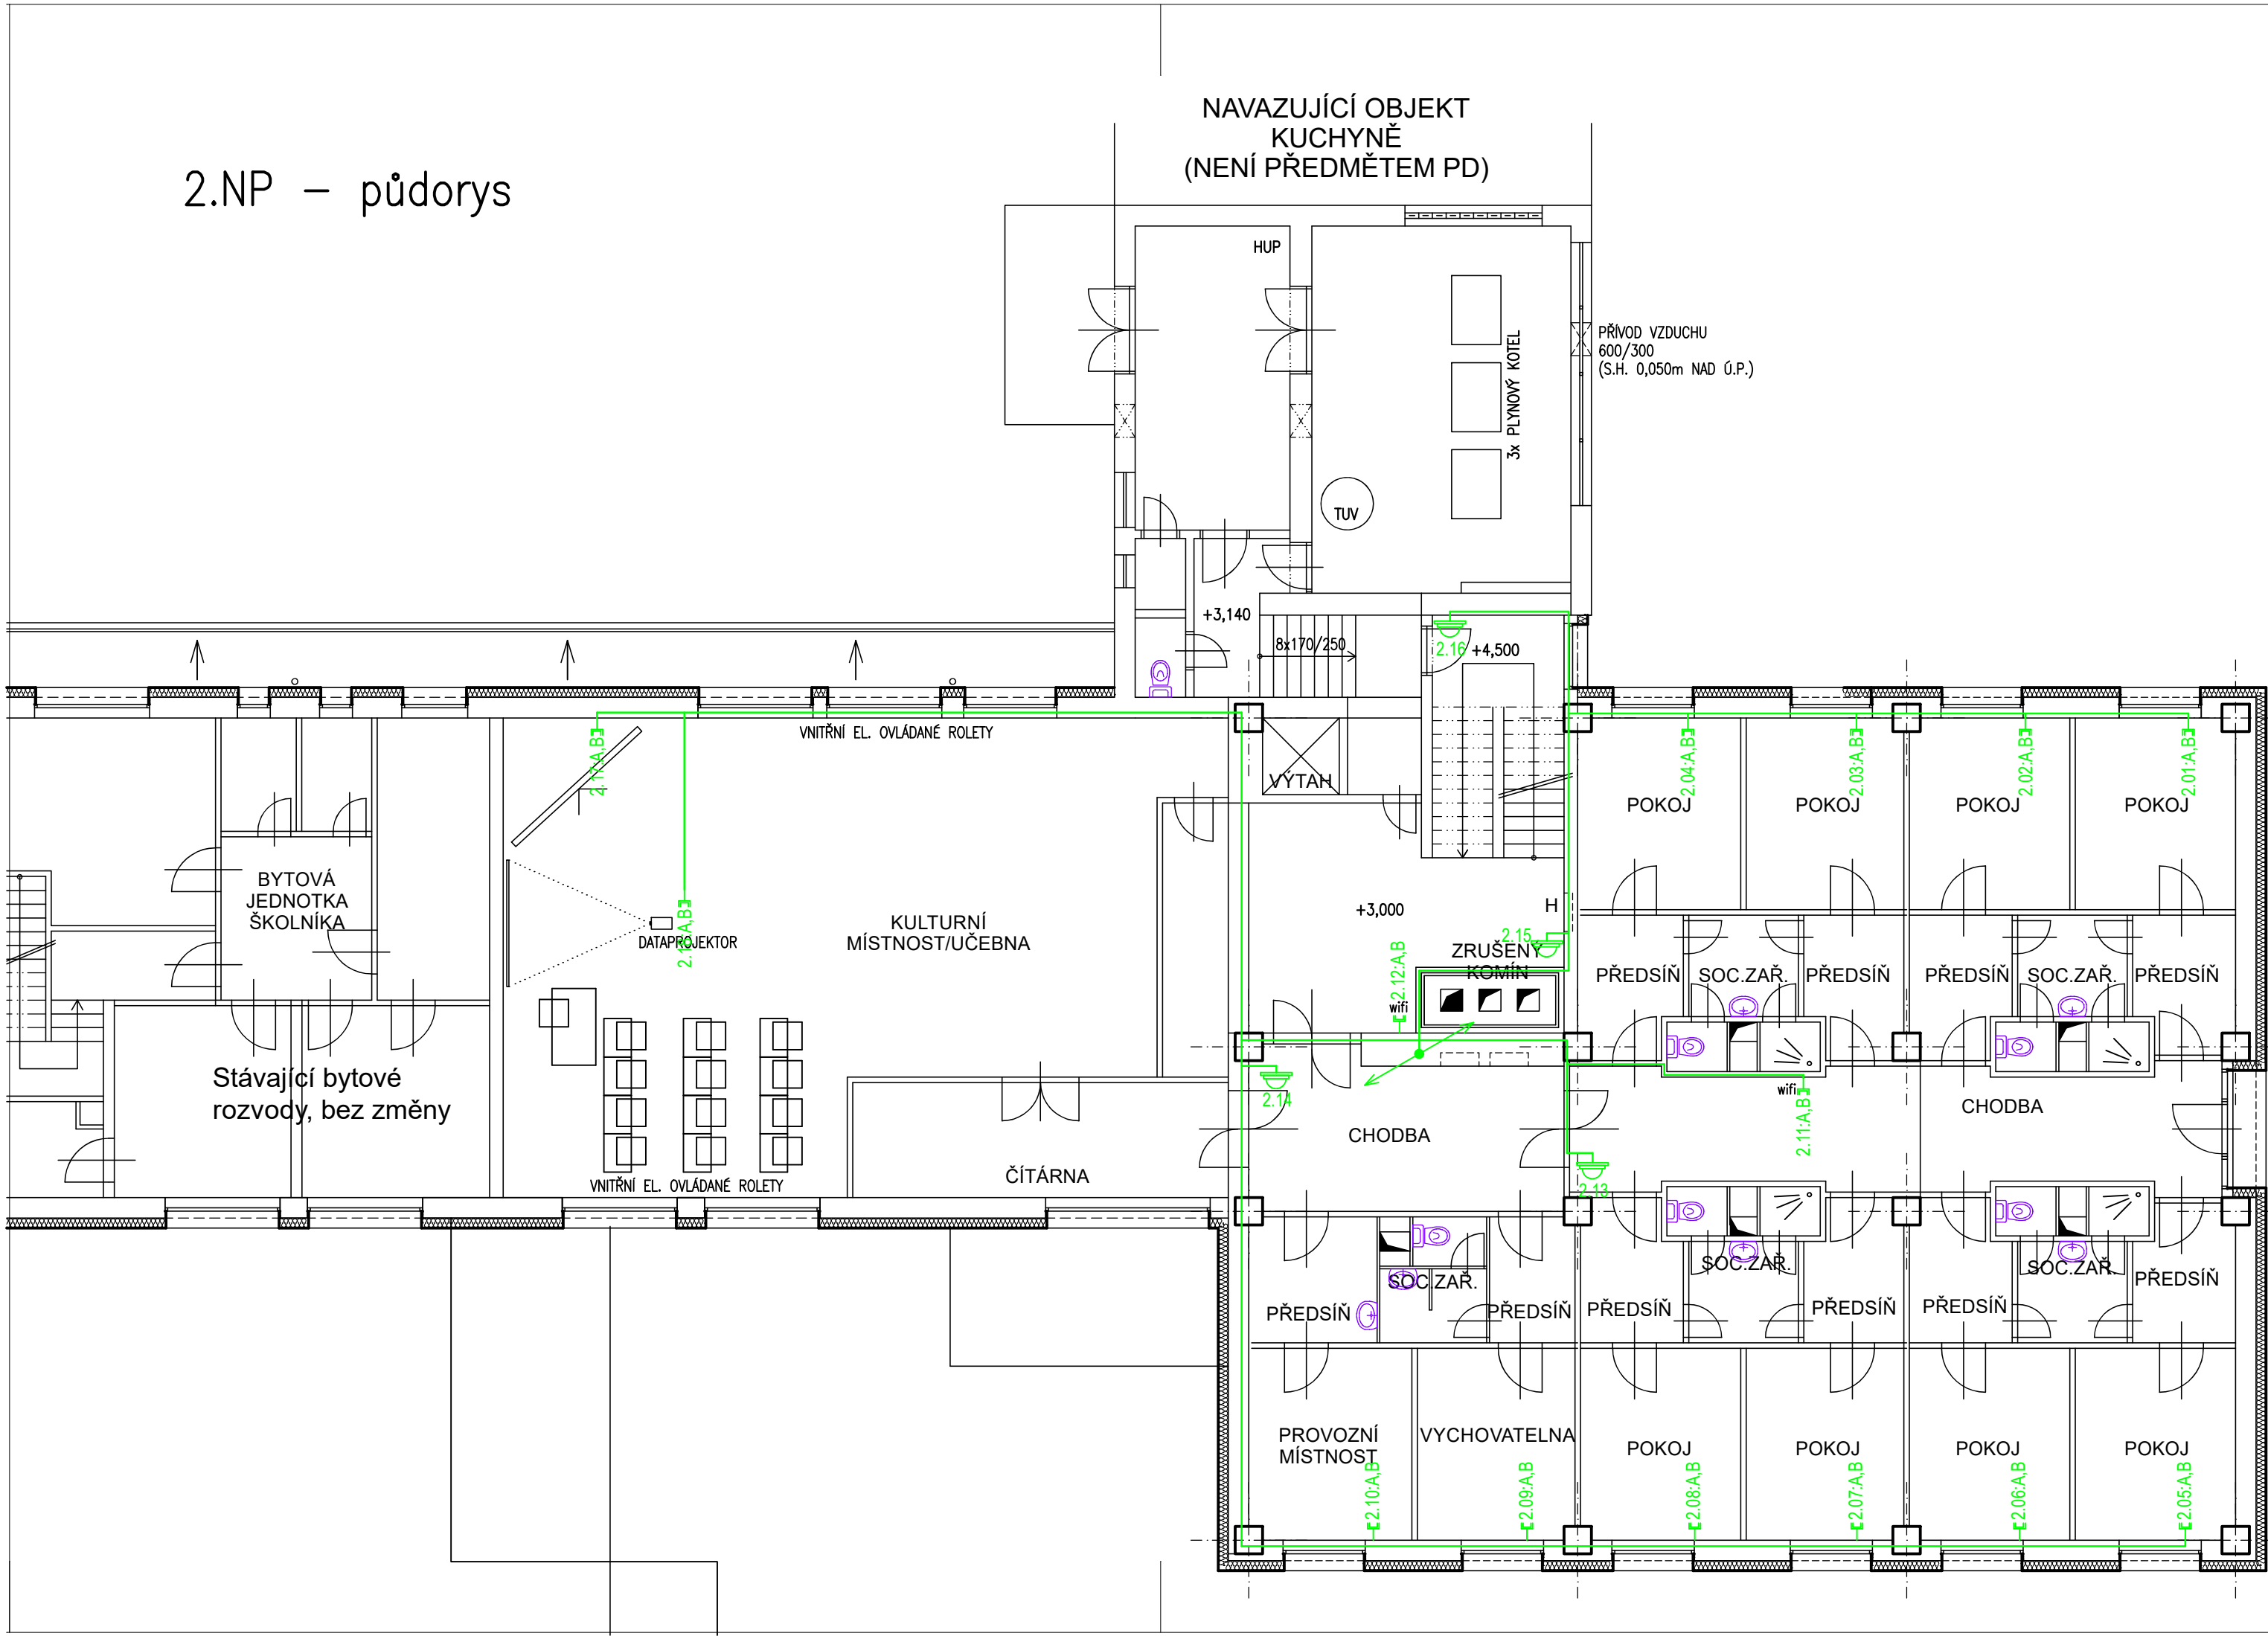

- stropní IP kamera
- nástěnná IP kamera
- zásuvka 2xRJ45/6A IP20
- zásuvka televizní IP20
- stoupačka
- klesačka

HLAVNÍ PROJEKTANT: ENERGY BENEFIT centre		ZPRACOVATEL ČÁSTI: SIFE		Vypracoval: Jiří Provazník Hlavní projektant: Ing. Vladimír Fiedler Autorizace části elektro: Ing. Jaroslav Bělohradský	
STAVEBNÍK: ZEMĚDĚLSKÁ AKADEMIE A GYMNÁZIA HOŘICE - STŘEDNÍ ŠKOLA A VYŠŠÍ ODBORNÁ ŠKOLA, PŘÍSPĚVKOVÁ ORGANIZACE RIEGROVA 1403, 508 01 HOŘICE		Energy Benefit Centre a.s. Křenova 438/3, 162 00 Praha 6 tel.: +420 270 003 300 e-mail: kontakt@energy-benefit.cz internet: www.energy-benefit.cz		Strojrenská 1304 580 01 Havlíčkův Brod www.sife.cz	
PROJEKT: SNÍŽENÍ ENERGETICKÉ NÁROČNOSTI ZA A GYMNÁZIA HOŘICE - DM ŠALOUNOVA		MÍSTO STAVBY: Šalounova 1822, 508 01 Hořice		Zakázkové číslo: 230159	
ČÁST, PROFESE: D.1.4.6 TPS SLABOPROUDÉ ELEKTROINSTALACE		VÝKRES: SLABOPROUDÁ ELEKTROINSTALACE 2.np		Datum: 01/2024	
				Stupeň: DPS	
				Měřítko: 1:100	
				Č.výkr.: D.1.4.6_E-SLP_04	
				razítko a podpis	