




PŮDORYS

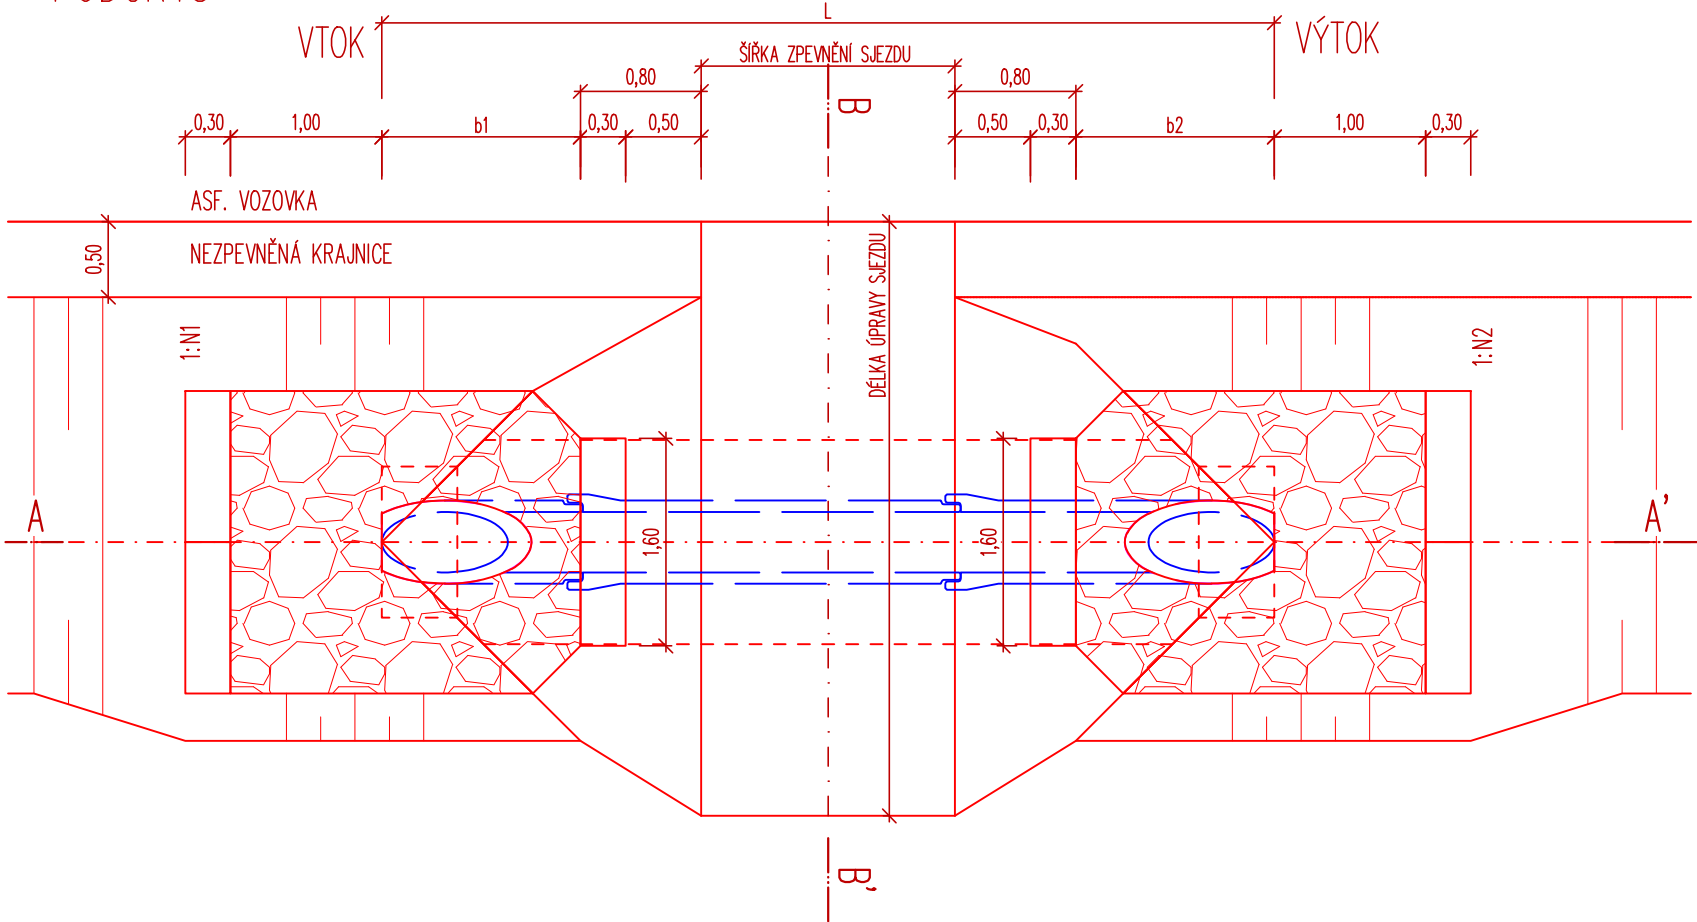

ŘEZ A-A'

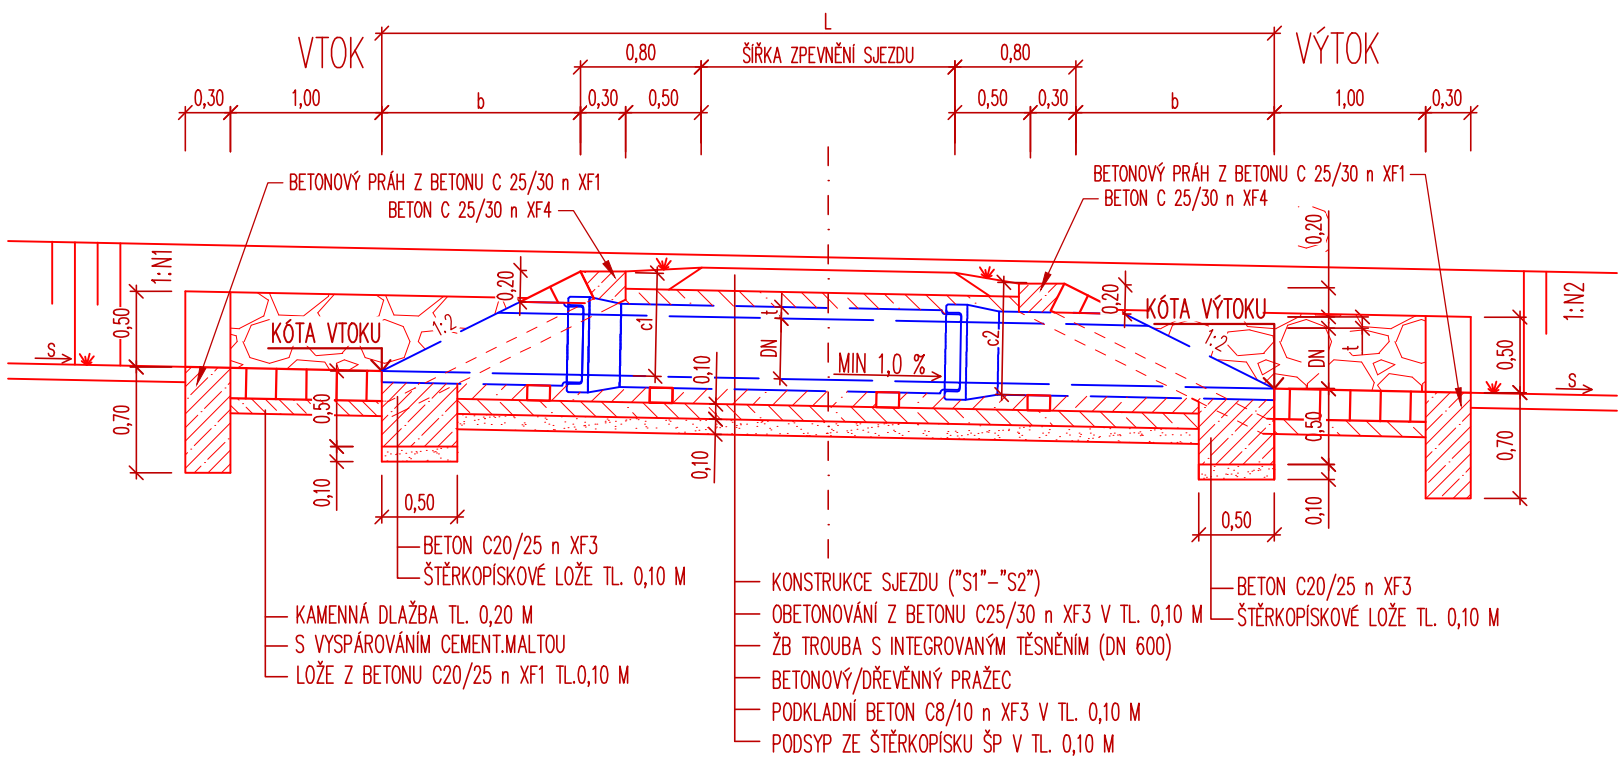

ŘEZ B-B'

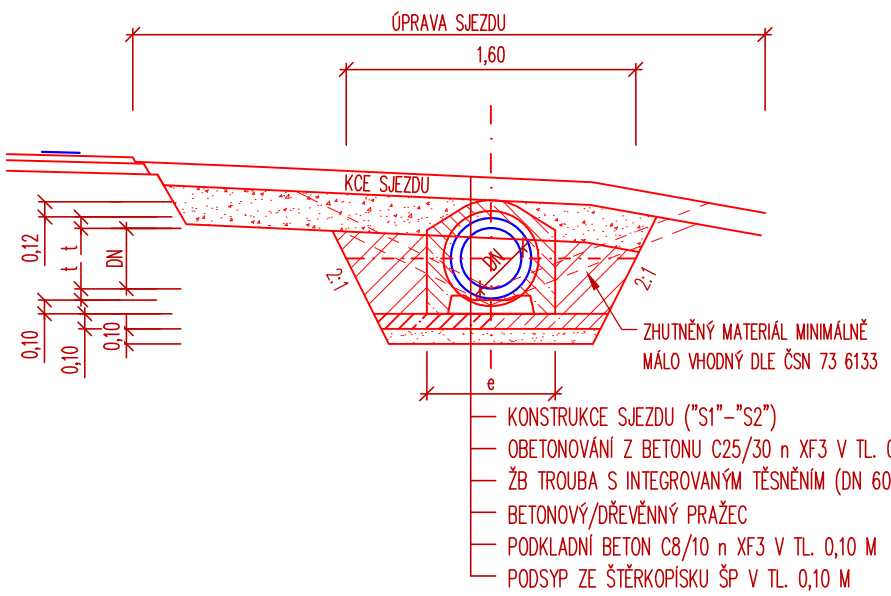

SOUŘADNICOVÝ SYSTÉM:	JTSK	11/2018
VÝŠKOVÝ SYSTÉM:	BALT p.v.	Index	Změna	Datum
± 0.000 = m n.m.				
Výpracoval Bc. Kratochvilová L.	Kontroloval Ing. Kučera M.			
Zodpovědný projektant Ing. Kučera M.	Hlavní inženýr projektu Ing. Kučera M.			
Akce	Investor			
III/32414 Lužec nad Cidlinou	Královehradecký kraj Pivovarské nám.1245/2,Hradec Králové 50003			
Objekt SO 101 KOMUNIKACE	Obec Lužec nad Cidlinou	Kraj Královehradecký		
	Technická zpráva	Formát 2 x A4		
Profese DOPRAVNÍ STAVBY	Stupeň PDPS	Měřítko 1 : 50		
Název přílohy	Číslo přílohy 57/16	Paré		
VZOROVÉ ZATrubnění SJEZDU	Číslo přílohy C.1.2.7			