



PŮDORYS

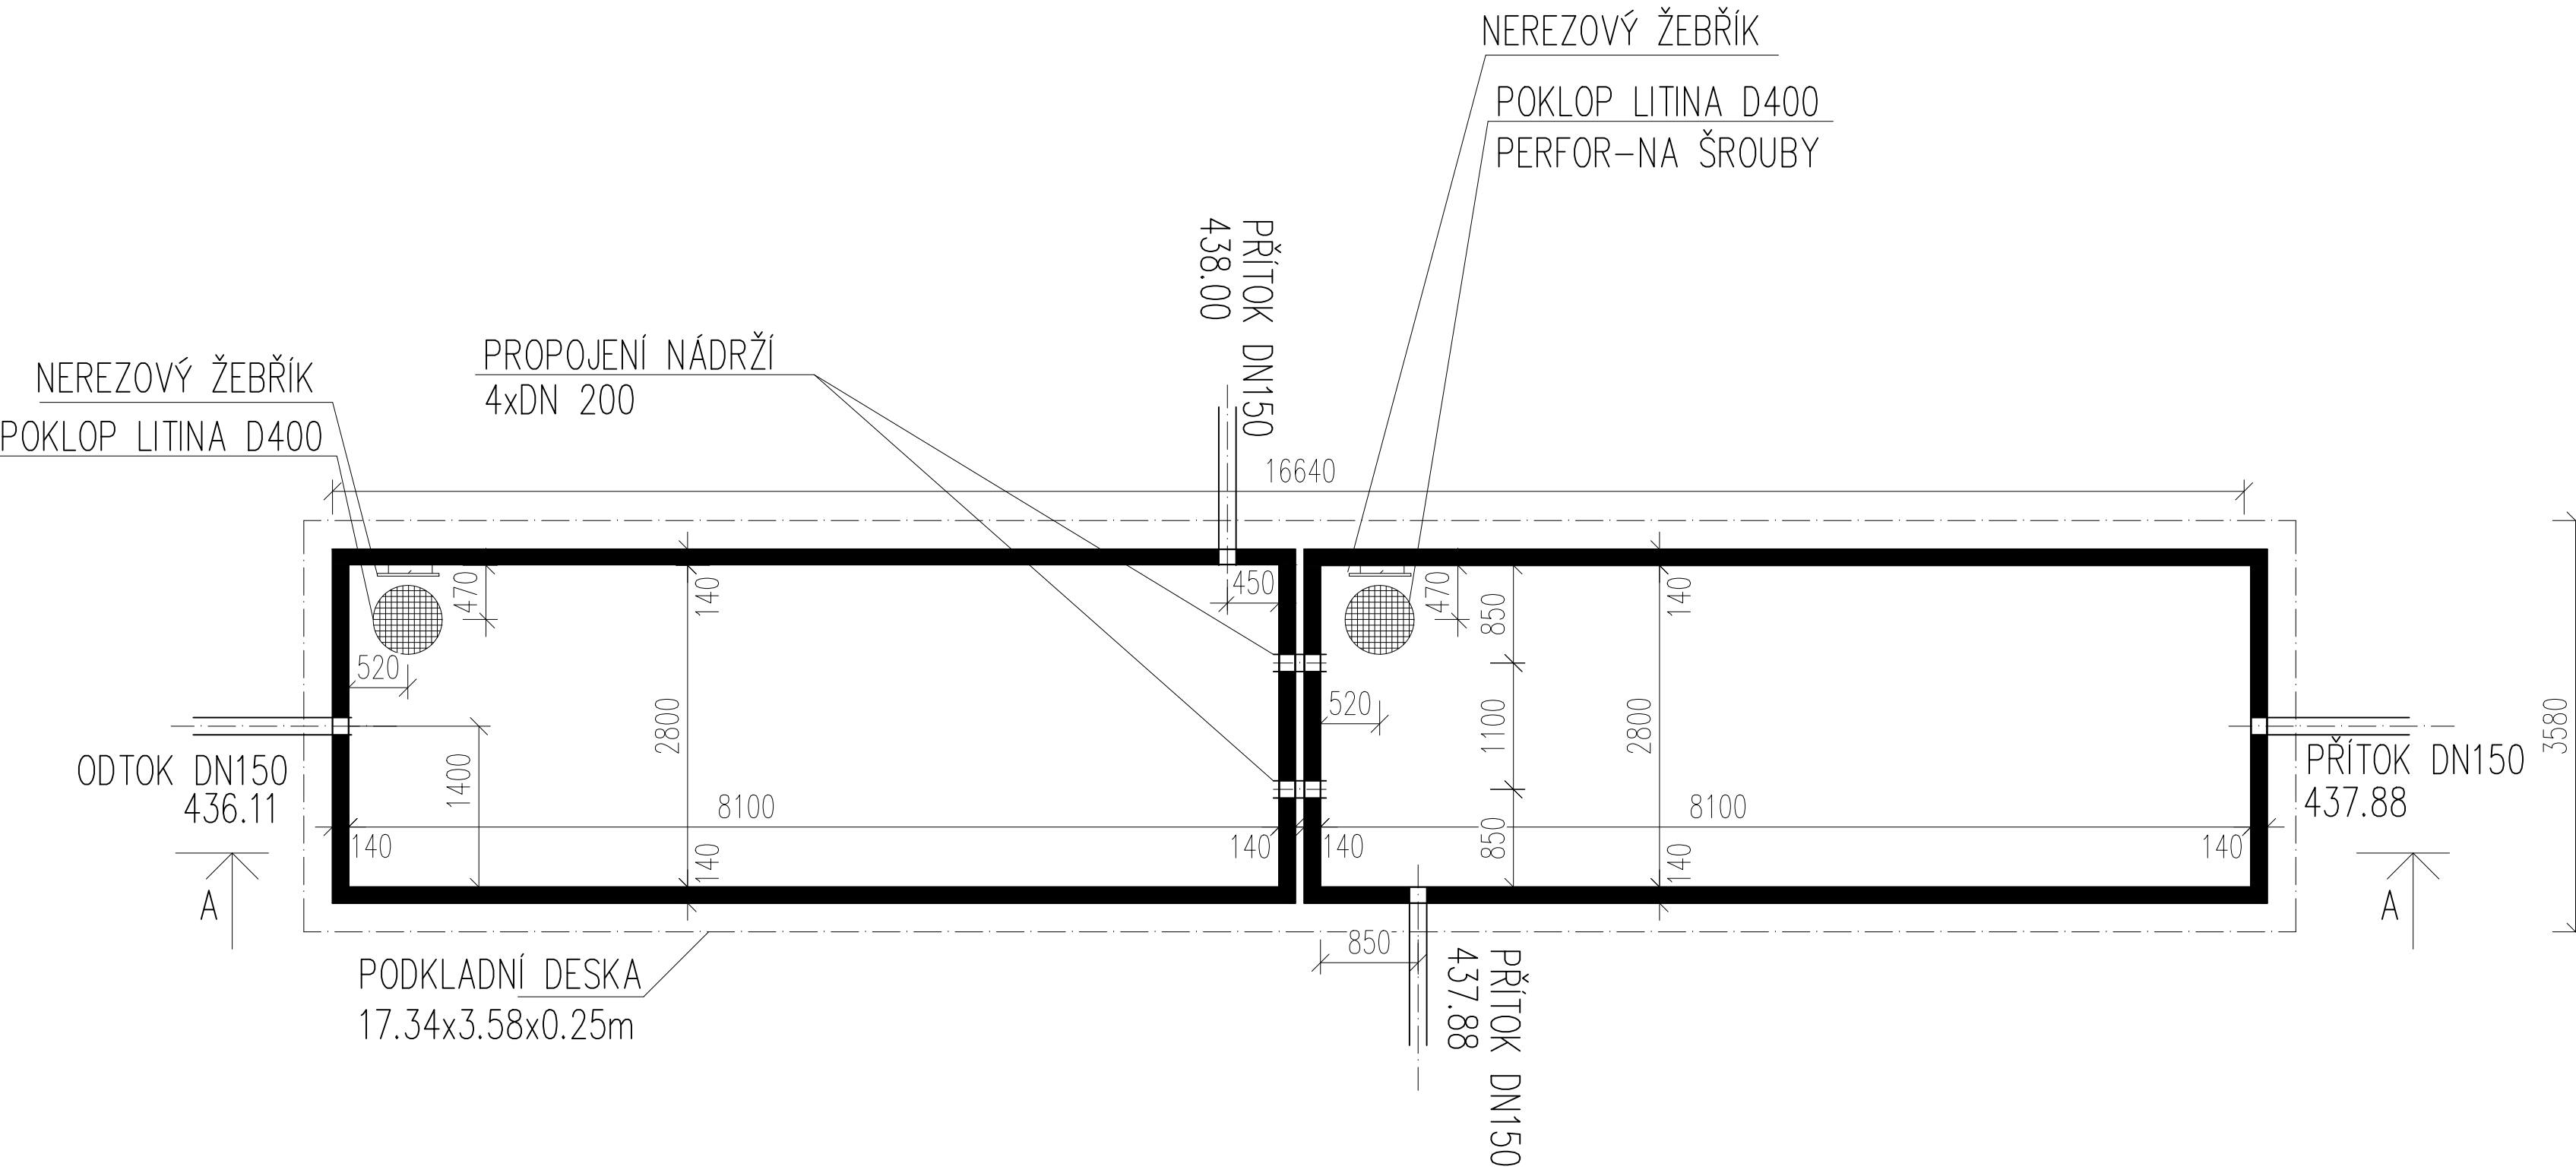

ŘEZ A-A

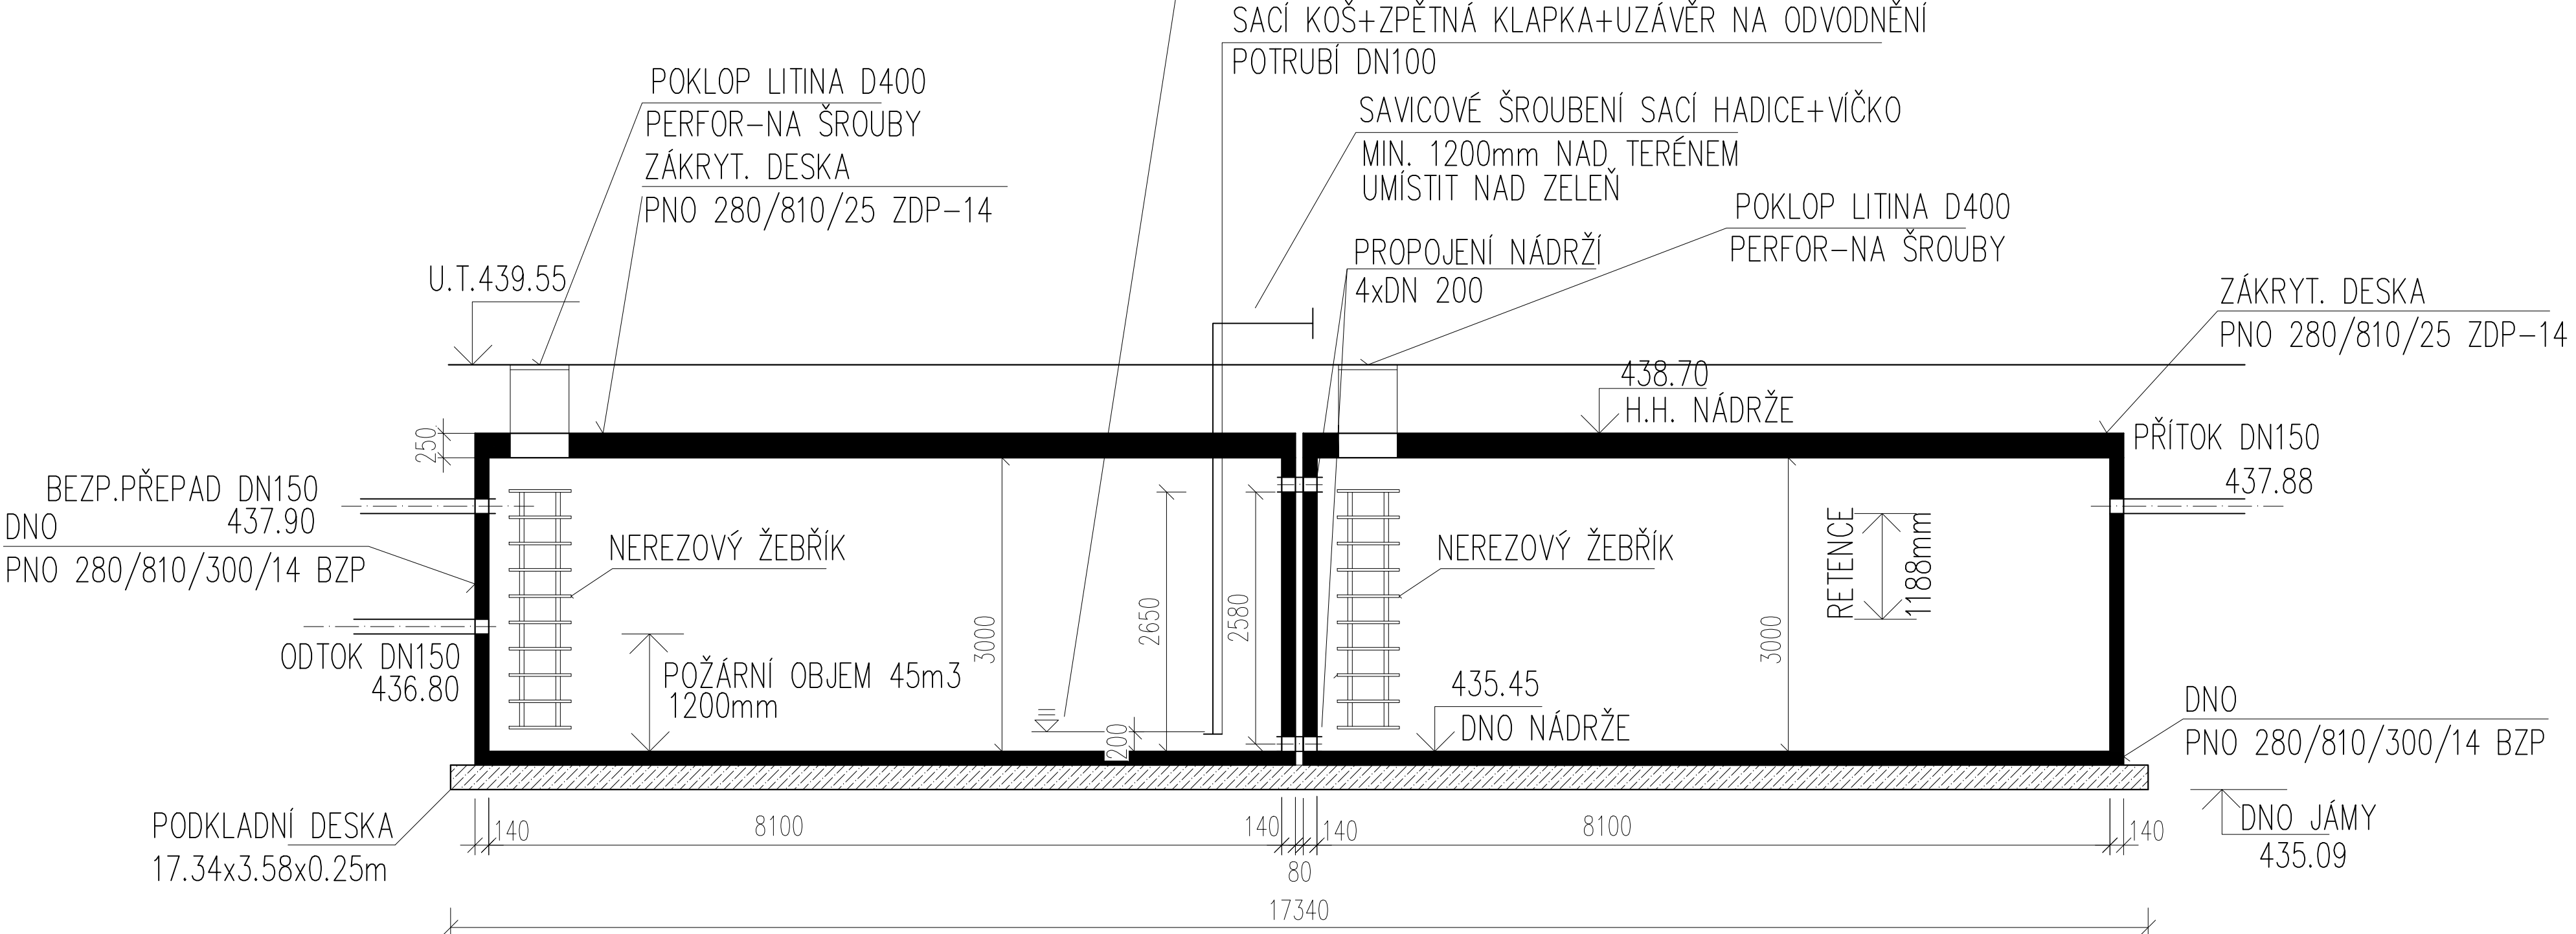

generální projektant	projektant části	číslo pare
A99 Atelier 99 s.r.o. Purkyňova 71/99 612 00 Brno	Ing. Zbyněk Remeš Pavlovská 20 623 00 Brno	
architekt Ing. arch. Dana Lošťáková	vypracoval Ing. Zbyněk Remeš	
HIP Ing. Tomáš Pulkrábek	kontroloval Ing. Zbyněk Remeš	
ved. projektant Ing. Marie Kudělková	zodp. projektant Ing. Zbyněk Remeš	
stavebník Královéhradecký kraj, Pivovarské náměstí 1245, 500 03 Hradec Králové		
Parkovací dům Oblastní nemocnice Trutnov		
název stavby	zakázka A-22-1042	
objekt	datum 11/2024	
část D1 - DOKUMENTACE STAVEBNÍHO NEBO INŽENÝRSKÉHO OBJEKTU	stupeň DPS	
název dokumentu SCHEMA RETENČNÍ NÁDRŽE	měřítko 1:50	03