


## LEGENDA

- hlavní kabelové trasy MaR
- Y.xx.xx položka(zařízení) MaR
- ↗ stoupačka trasy MaR
- ▬ rozvaděč MaR

### Sestava položky



- YY - kód technologie
- UT - vytápění
- CH - chlazení
- V - vzduchotechnika
- PK - protipožární klapky
- RP - regulátory průtoku vzduchu
- ZT - zdravotnická
- E - elektro siloproud, slaboproud
- OT - ostatní technologie
- XX - regulační okruh
- xx - okruhy dle technologie
- ZZ - prvky MaR v okruhu
- T - teplota
- P - tlak
- H - vlhkost
- Q - kvalita vzduchu
- S - rychlost, frekvence
- KL - klapka, ventil s elektropohonem/elektromagnetem
- Y - regulační ventil se servopohonem
- M - motor (např.:čerpadlo, ventilátor a pod)
- XH - vlnění vzduchu
- EO - elektroohřev
- 99 - kompaktní zařízení

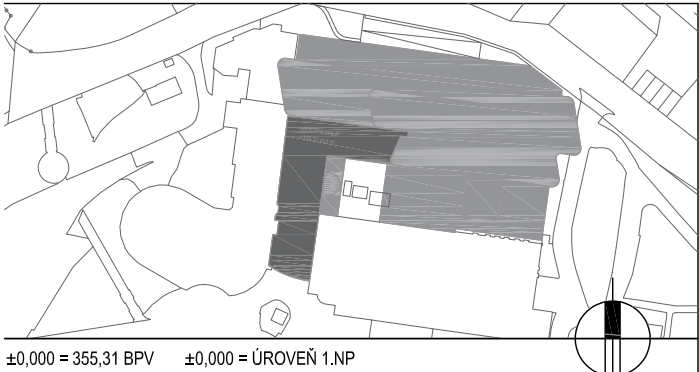

±0,000 = 355,31 BPV ±0,000 = ÚROVEŇ 1.NP

Investor / investor



KRÁLOVÉHRADECKÝ KRAJ  
Pivovarské náměstí 1245  
500 03 Hradec Králové  
IČO 708 89 546  
DIČ CZ 708 89 546

generální projektant / executive architect DOMY, spol. s r. o.

**DOMY ARCHITECTS**

Politických vězňů 19, 110 00 Praha 1  
tel. +420 224 233 730  
email domy@domycz.cz, www.domycz.cz

pozn.: tato dokumentace je duševním vlastnictvím autorů a vztahuje se na ní autorské právo

statutární zástupce / owner representative ING. ARCH. MICHAL JUHA, ING. ARCH. JAN TOPINKA

hlavní architekt projektu / project architect ING. ARCH. MICHAL JUHA, ING. ARCH. JAN TOPINKA

zpracovatel dílu / consultant MĚŘENÍ A REGULACE



MAR projekt76 s.r.o.  
Marie Podvalové 930/7  
196 00, Praha 9

tkac-p@seznam.cz

statutární zástupce / owner representative Peter Tkáč

projektant / planner Peter Tkáč

stavba / build

## OBLASTNÍ NEMOCNICE NÁCHOD II. ETAPA MODERNIZACE A DOSTAVBY

část projektu / project part D.1.4.5. MĚŘENÍ A REGULACE

stupeň / phase DOKUMENTACE PRO PROVÁDĚNÍ STAVBY

datum / date 09/2024

objekt / object ÚPRAVY PROVOZU OBJEKTU C

měřítko / scale 1:100

název výkresu / drawing title  
PŮDORYS 3.NP

autoři / authors ING. ARCH. MICHAL JUHA, ING. ARCH. JAN TOPINKA

ING. ARCH. J.R. PRIESTER, ING. ARCH. M. ZÁBOJOVÁ

hlavní inženýr projektu / project leader ING. ROMAN JAROSIL

hlavní projektant / chief designer ING. BLANKA HANDRYCHOVÁ

vypracoval / prepared by Peter Tkáč

kontroloval / checked by Peter Tkáč

autorizoval / authorized by Peter Tkáč

číslo výkresu / drawing No.  
D.1.4.5

103

název souboru / file name  
ONN-2ET\_DSP\_MAR

číslo kopie / copy No.

### POZNÁMKA / NOTE

Tato dokumentace je duševním vlastnictvím autorů a vztahuje se na ní autorské právo.