


SCHEMA VODOVODU :

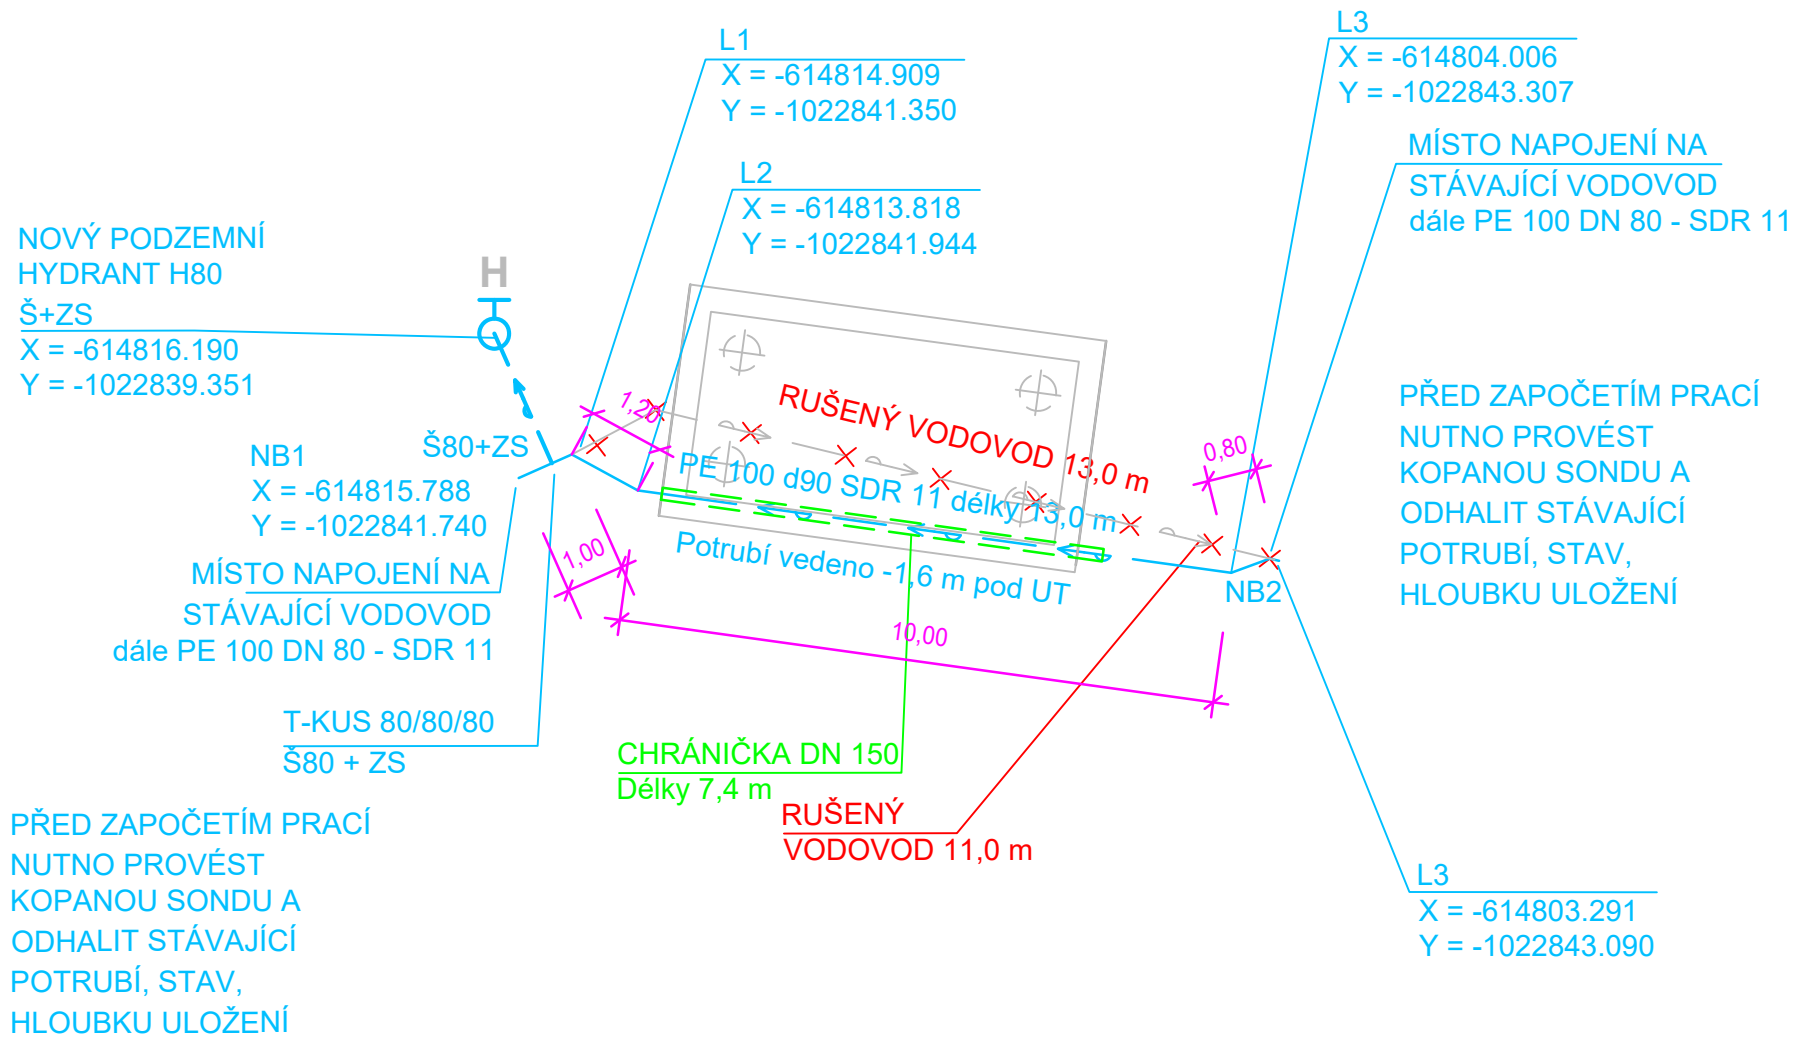

LEGENDA

- STAVEBNÍ OBJEKTY
- SO 01 ÚPRAVY OBJEKTU C - PŘÍSTAVBA
 - SO 01 ÚPRAVY OBJEKTU C - STAVEBNÍ ÚPRAVY
 - ZOV - HRANICE STAVENÍSTĚ (TRVALÉHO ZABORU PO DOBU STAVBY) VČETNĚ OPLOCENÍ
 - ZOV - HRANICE STAVENÍSTĚ (DOČASNÉHO ZABORU PO DOBU REALIZACE ČÁSTI STAVBY) VČETNĚ OPLOCENÍ
 - ZOV - VJEZD A VÝJEZD ZE STAVENÍSTĚ
 - ZOV - PLOCHA PRO ZAŘÍZENÍ STAVENÍSTĚ NÁVRH UMÍSTĚNÍ OBJEKTU MOBILNÍHO CHARAKTERU (PROVOZNÍ A SOCIÁLNÍ)
 - HRANICE POZEMKU INVESTORA
 - POŽÁRNĚ NEBEZPEČNÝ PROSTOR
 - KÓTY OBJEKTU

INŽENÝRSKÉ OBJEKTY

- SO 101 PŘÍPRAVA ÚZEMÍ - HTÚ
- SO 102 KOMUNIKACE A ZPEVNĚNÉ PLOCHY
- SO 103 ČISTÉ TERÉNNÍ ÚPRAVY
- SO 104 PŘELOŽKA AREÁLOVÉ KANALIZACE
- SO 105 PŘELOŽKA PODZEMNÍHO HYDRANTU

STÁVAJÍCÍ OBJEKTY

- STÁVAJÍCÍ OBJEKTY
- STÁVAJÍCÍ DEŠŤOVÁ KANALIZACE
- STÁVAJÍCÍ SPLAŠKOVÁ KANALIZACE
- STÁVAJÍCÍ PLYNOVOD
- STÁVAJÍCÍ VEDENÍ SLABOPROUDU
- STÁVAJÍCÍ VENKOVNÍ OSVĚTLENÍ
- STÁVAJÍCÍ VEDENÍ SILNOPROUDU NN
- STÁVAJÍCÍ VEDENÍ SILNOPROUDU VN
- STÁVAJÍCÍ VODOVOD
- HRANICE PARCEL A PARCELNÍ ČÍSLA BEZ ZÁSAHU / SE ZÁSAHEM (RAMEČEK)
- VÝŠKOVÉ KÓTY STÁVAJÍCÍHO TERÉNU

RUŠENÉ OBJEKTY A INŽ. SÍTĚ


- STÁVAJÍCÍ KANALIZACE
- STÁVAJÍCÍ VODOVOD

POZNÁMKY:

- SÍTĚ JSOU ZAKRESLENY DLE DOSTUPNÝCH PODKLADŮ
- PŘED PROVÁDĚNÍM VEŠKERÝCH PRACÍ V MÍSTECH INŽENÝRSKÝCH SÍTÍ JE NUTNO ZAJISTIT VYTÝČENÍ JEJICH JEDNOTLIVÝCH SPRÁVCŮ

POZNÁMKA / NOTE

Tato dokumentace je duševním vlastnictvím autorů a vztahuje se na ni autorské právo.

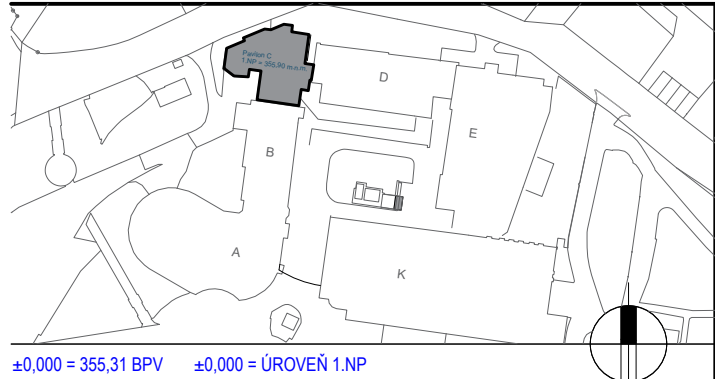

investor / investor

Královéhradecký kraj

Královéhradecký kraj
Pivovarské náměstí 1245
500 03 Hradec Králové
ČO 708 89 546
DIČ CZ 708 89 546

generální projektant / executive architect

DOMY, spol. s r. o.

DOMY ARCHITECTS

Patříckých větví 19, 110 00 Praha 1
tel. +420 224 233 730
email domy@domycz.com, www.domycz.com

pozn.: tato dokumentace je duševním vlastnictvím autorů a vztahuje se na ni autorské právo

statutární zástupce / owner representative

ING. ARCH. MICHAL JUHA, ING. ARCH. JAN TOPINKA

hlavní architekt projektu / project architect

ING. ARCH. MICHAL JUHA, ING. ARCH. JAN TOPINKA

zpracovatel dílu / consultant

VODOVOD

zti

ZTIS spol. s r.o.
Stará Cesta 17a/1787
Praha 4 - Braník 147 00
+420603485818
ztiis@ztiis.cz
www.ztiis.cz

statutární zástupce / owner representative

JAKUB HENDRYCH

projektant / planner

JAKUB HENDRYCH

stavba / build

OBLASTNÍ NEMOCNICE NÁCHOD
II. ETAPA MODERNIZACE A DOSTAVBY

část projektu / project part

D.2.105. PŘELOŽKA PODZEMNÍHO HYDRANTU

stupeň / phase

DOUMENTACE PRO PROVÁDĚNÍ STAVBY

datum / date

09/2024

objekt / object

ÚPRAVY OBJEKTU C

měřítko / scale

1:250

název výkresu / drawing title

SITUACE

autři / authors

ING. ARCH. MICHAL JUHA, ING. ARCH. JAN TOPINKA

hlavní inženýr projektu / project leader

ING. ARCH. J. R. PRIESTER, ING. ARCH. M. ZABOJOVÁ

hlavní projektant / chief designer

ING. BLANKA HANDRYCHOVÁ

vypisovatel / prepared by

JAKUB HENDRYCH

kontrola / checked by

JAKUB HENDRYCH

autorizace / authorized by

MILAN HENDRYCH

číslo výkresu / drawing No.

D.2.105.

název souboru / file name

02

číslo kopie / copy No.

0001-ZET_DPS_105