

POZNÁMKA :
- ODVOD KONDENZÁTU OD ZAŘÍZENÍ VZT BUDOU V NEJNIŽŠÍM MÍSTĚ ODVODNĚNY PŘEZ ZÁPACHOVOU UZÁVĚRKU.
- NAPOJENO NA ODOBKU ZE STOUPAČKY SPLAŠKOVÉ KANALIZACE
- ČISTÍCÍ KUSY, PŘÍVZDUŠŇOVACÍ VENTILY A KONDENZAČNÍ SIFONY BUDOU UMÍSTĚNY TAK, ABY BYLY MOŽNÁ JEJICH PŘÍPADNÁ REVIZE
- SPÁDY POTRUBÍ UVEDENÉ U LEŽATÝCH ROZVODŮ URČUJÍ MINIMÁLNÍ SPÁD, SKUTEČNÝ SPÁD POTRUBÍ MŮŽE BYT VYŠŠÍ
- SPÁD SVODNĚHO DEŠŤOVÉHO POTRUBÍ BUDE MIN. 1%,
- SPÁD SVODNĚHO SPLAŠKOVÉHO POTRUBÍ BUDE MIN. 2‰- SPÁD PŘIPOJOVACÍHO POTRUBÍ BUDE MIN. 3‰- MONTÁŽ KANALIZACE JE NUTNO PROVÁDĚT DLE KOORDINAČNÍCH VÝKRESŮ A S OHLEDEM NA ROZVODY OSTATNÍCH PROFESÍ
- MONTÁŽ JE NUTNO PROVÁDĚT DLE MONTÁŽNÍCH PŘEDPISŮ JEDNOTLIVÝCH VÝROBCŮ A MATERIÁLŮ, PROVÁDĚCÍCH PŘEDPISŮ, PLATNÝCH NŮREM A VÝHLÁŠEK
- PROSTUPY POŽÁRNĚ DĚLICÍMI KONSTRUKCEMI BUDOU TĚSNĚNY DLE ČSN 730810 A PODLE POŽADAVKŮ SPECIALISTY POŽÁRNÍKA. ETÁŽE ODPADNÍHO POTRUBÍ BUDOU PROVEDENY POKUD MOŽNO POD ÚHLEM MAX. 45°, ABY NEMUSELO DOCHÁZET KE ZVĚTŠENÍ DIMENZÍ POTRUBÍ.
- PŘECHODY SVISLÉHO SPLAŠKOVÉHO ODPADNÍHO POTRUBÍ DO LEŽATÉHO SVODU BUDE PROVEDENO DVĚMI KOLENY 45°.
- NAD ZALOMENÍM BUDE OSAZENÁ REDUKCE

ZAŘÍZOVACÍ PŘEDMĚTY-PŘEDMĚTY:
UMÍSTĚNÍ VÝVODŮ PRO ZAŘÍZOVACÍ PŘEDMĚTY JE NUTNO PŘÍZPŮSOBIT JEDNOTLIVÝM, SKUTEČNĚ DODANÝM, TYPŮM
TECHTO ZAŘ. PŘEDMĚTŮ

D	DŘEZ	POTRUBÍ SPLAŠKOVÉ KANALIZACE
U	UMÝVADLO	POTRUBÍ DEŠŤOVÉ KANALIZACE
Wc	KLOZET	POTRUBÍ KANALIZACE VEDENÉ POD STROPEM
S	SPRCHA	POTRUBÍ VEDENÉ V PODLAŽE
Svýměník	SPRCHOVÝ ŽLÁBEK S VÝMĚNÍKEM	POTRUBÍ KANALIZAČNÍ PRO ODVOD KONDENZÁTU Z VZT
Pi	PISOÁR	
M	MYČKA	
SpV	SPRCHOVÝ PANEĽ S VÝLEVKOU	
VD	VYPLACHOVAČ A DEZINFIKÁTOR	
SZL	SPRCHOVÝ ŽLAB LÁZNĚ	



D1 - SVISLÉ POTRUBÍ (STOUPAČKA) DEŠŤOVÉ KANALIZACE
S1 - SVISLÉ POTRUBÍ (STOUPAČKA) SPLAŠKOVÉ KANALIZACE

VZDÁLENOSTI PODPOR KANALIZAČNÍHO POTRUBÍ:

DN	32	40	50	70	100	125	150
vodorovně (m)	0,5	0,5	0,5	0,8	1,1	1,25	1,6
svisle (m)	1,0	1,2	1,5	2,0	2,0	2,0	2,0

-PRO SVISLÉ ÚSEKY SE POUŽÍVAJÍ OBJÍMKY S PEVNÝM UCHYCENÍM TRUBKY, MONTOVANÉ POD SPODNÍ ODOBKU V KOMBINACI OBJÍMEK S KLUZNOU GUMOU JEJÍŽ VZDÁLENOST JE MAX. ROZMEZÍ 2M
-PRO VODOROVNÉ PŘÍME ÚSEKY SE POUŽÍVAJÍ OBJÍMKY S KLUZNÝM UCHYCENÍM TRUBKY, JEJÍŽ VZDÁLENOST JE MAX. DESETINÁSOBEK VNĚJŠÍHO PRŮMĚRU TRUBKY
-PEVNÝ BOD UCHYCENÍ JE TAKÉ VŽDY POD HRDLEM KAŽDÉ TVAROVKY NEBO PŘ. SKUPINY TVAROVEK!

SCHEMA NAPOJENÍ ZAŘÍZOVACÍCH PŘEDMĚTŮ (NUTNO PŘÍZPŮSOBIT DLE DANÉHO VÝROBCE)

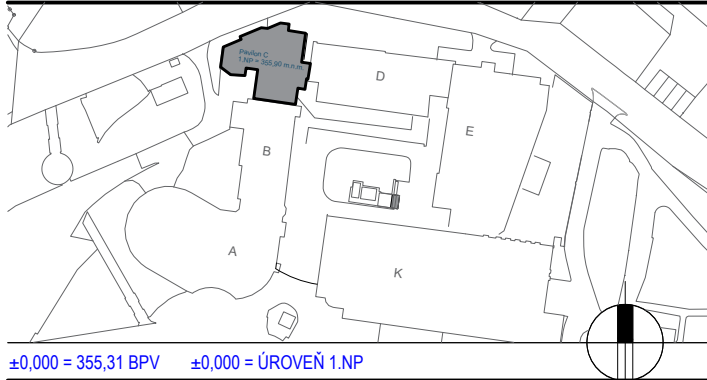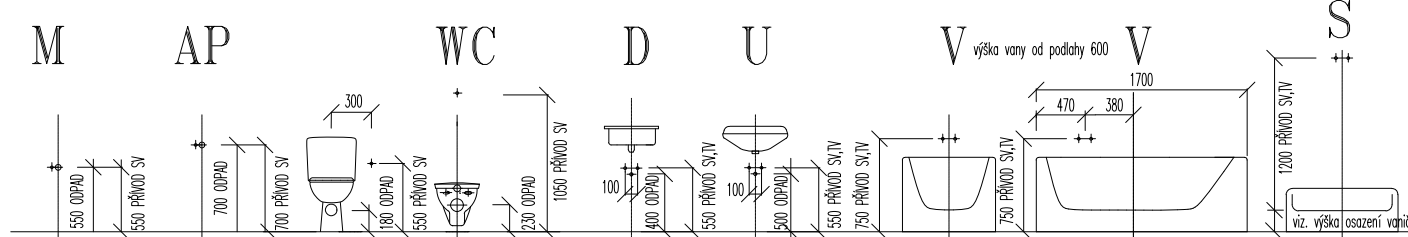

±0,000 = 355,31 BPV ±0,000 = ÚROVEŇ 1.NP

investor / investor

Královéhradecký kraj
Královéhradecký kraj
Provozní sídlo: 1245
590 02 Hradec Králové
IČO 708 89 546
DIČ CZ 708 89 546

generální projektant / executive architect DOMY, spol. s r. o.

DOMY ARCHITECTS
Politických vězňů 19, 110 00 Praha 1
tel: +420 224 233 710
email: domy@domycz.com, www.domycz.com

pozn.: tato dokumentace je duševním vlastnictvím autorů a vztahuje se na ni autorské právo
statutární zástupce / owner representative: ING. ARCH. MICHAL JUHA, ING. ARCH. JAN TOPINKA
hlavní architekt projektu / project architect: ING. ARCH. MICHAL JUHA, ING. ARCH. JAN TOPINKA

zpracovatel díla / consultant ZDRAVOTNÉ TECHNICKÉ INSTALACE
ZTIIS spol. s r.o.
Sternova 17a/1787
Praha 4 - Běchovice
+420033485818
ztiis@ztiis.cz
www.ztiis.cz
statutární zástupce / owner representative: JAKUB HENDRYCH
projektant / planner JAKUB HENDRYCH

stavba / build

OBlastní nemocnice Náchod

II. ETAPA MODERNIZACE A DOSTAVBY

část projektu / project part D.1.4.1. ZDRAVOTNÉ TECHNICKÉ INSTALACE

stupeň / phase DOKUMENTACE PRO PROVÁDĚNÍ STAVBY

datum / date 09/2024

objekt / object ÚPRAVY OBJEKTU C

měřítko / scale

název výkresu / drawing title PŮDORYS KANALIZACE STŘECHA

autoři / authors ING. ARCH. MICHAL JUHA, ING. ARCH. JAN TOPINKA

ING. ROMAN JAROSIL

hlavní inženýr projektu / project leader

hlavní projektant / chief designer ING. BLANKA HENDRYCHOVÁ

vypracoval / prepared by JAKUB HENDRYCH

kontroloval / checked by JAKUB HENDRYCH

autorizoval / authorized by MILAN HENDRYCH

číslo výkresu / drawing No. D.1.4.1.

název souboru / file name 06

číslo kópie / copy No. 06

POZNÁMKA / NOTE
Tato dokumentace je duševním vlastnictvím autorů a vztahuje se na ni autorské právo.