


PŮDORYS 2.NP - NOVÝ STAV

M1:50

silnoproudé kabely ukončený v rozvaděči KR2.02 : bude zde
doplněno o nové kombinované pr. chráněče typu A

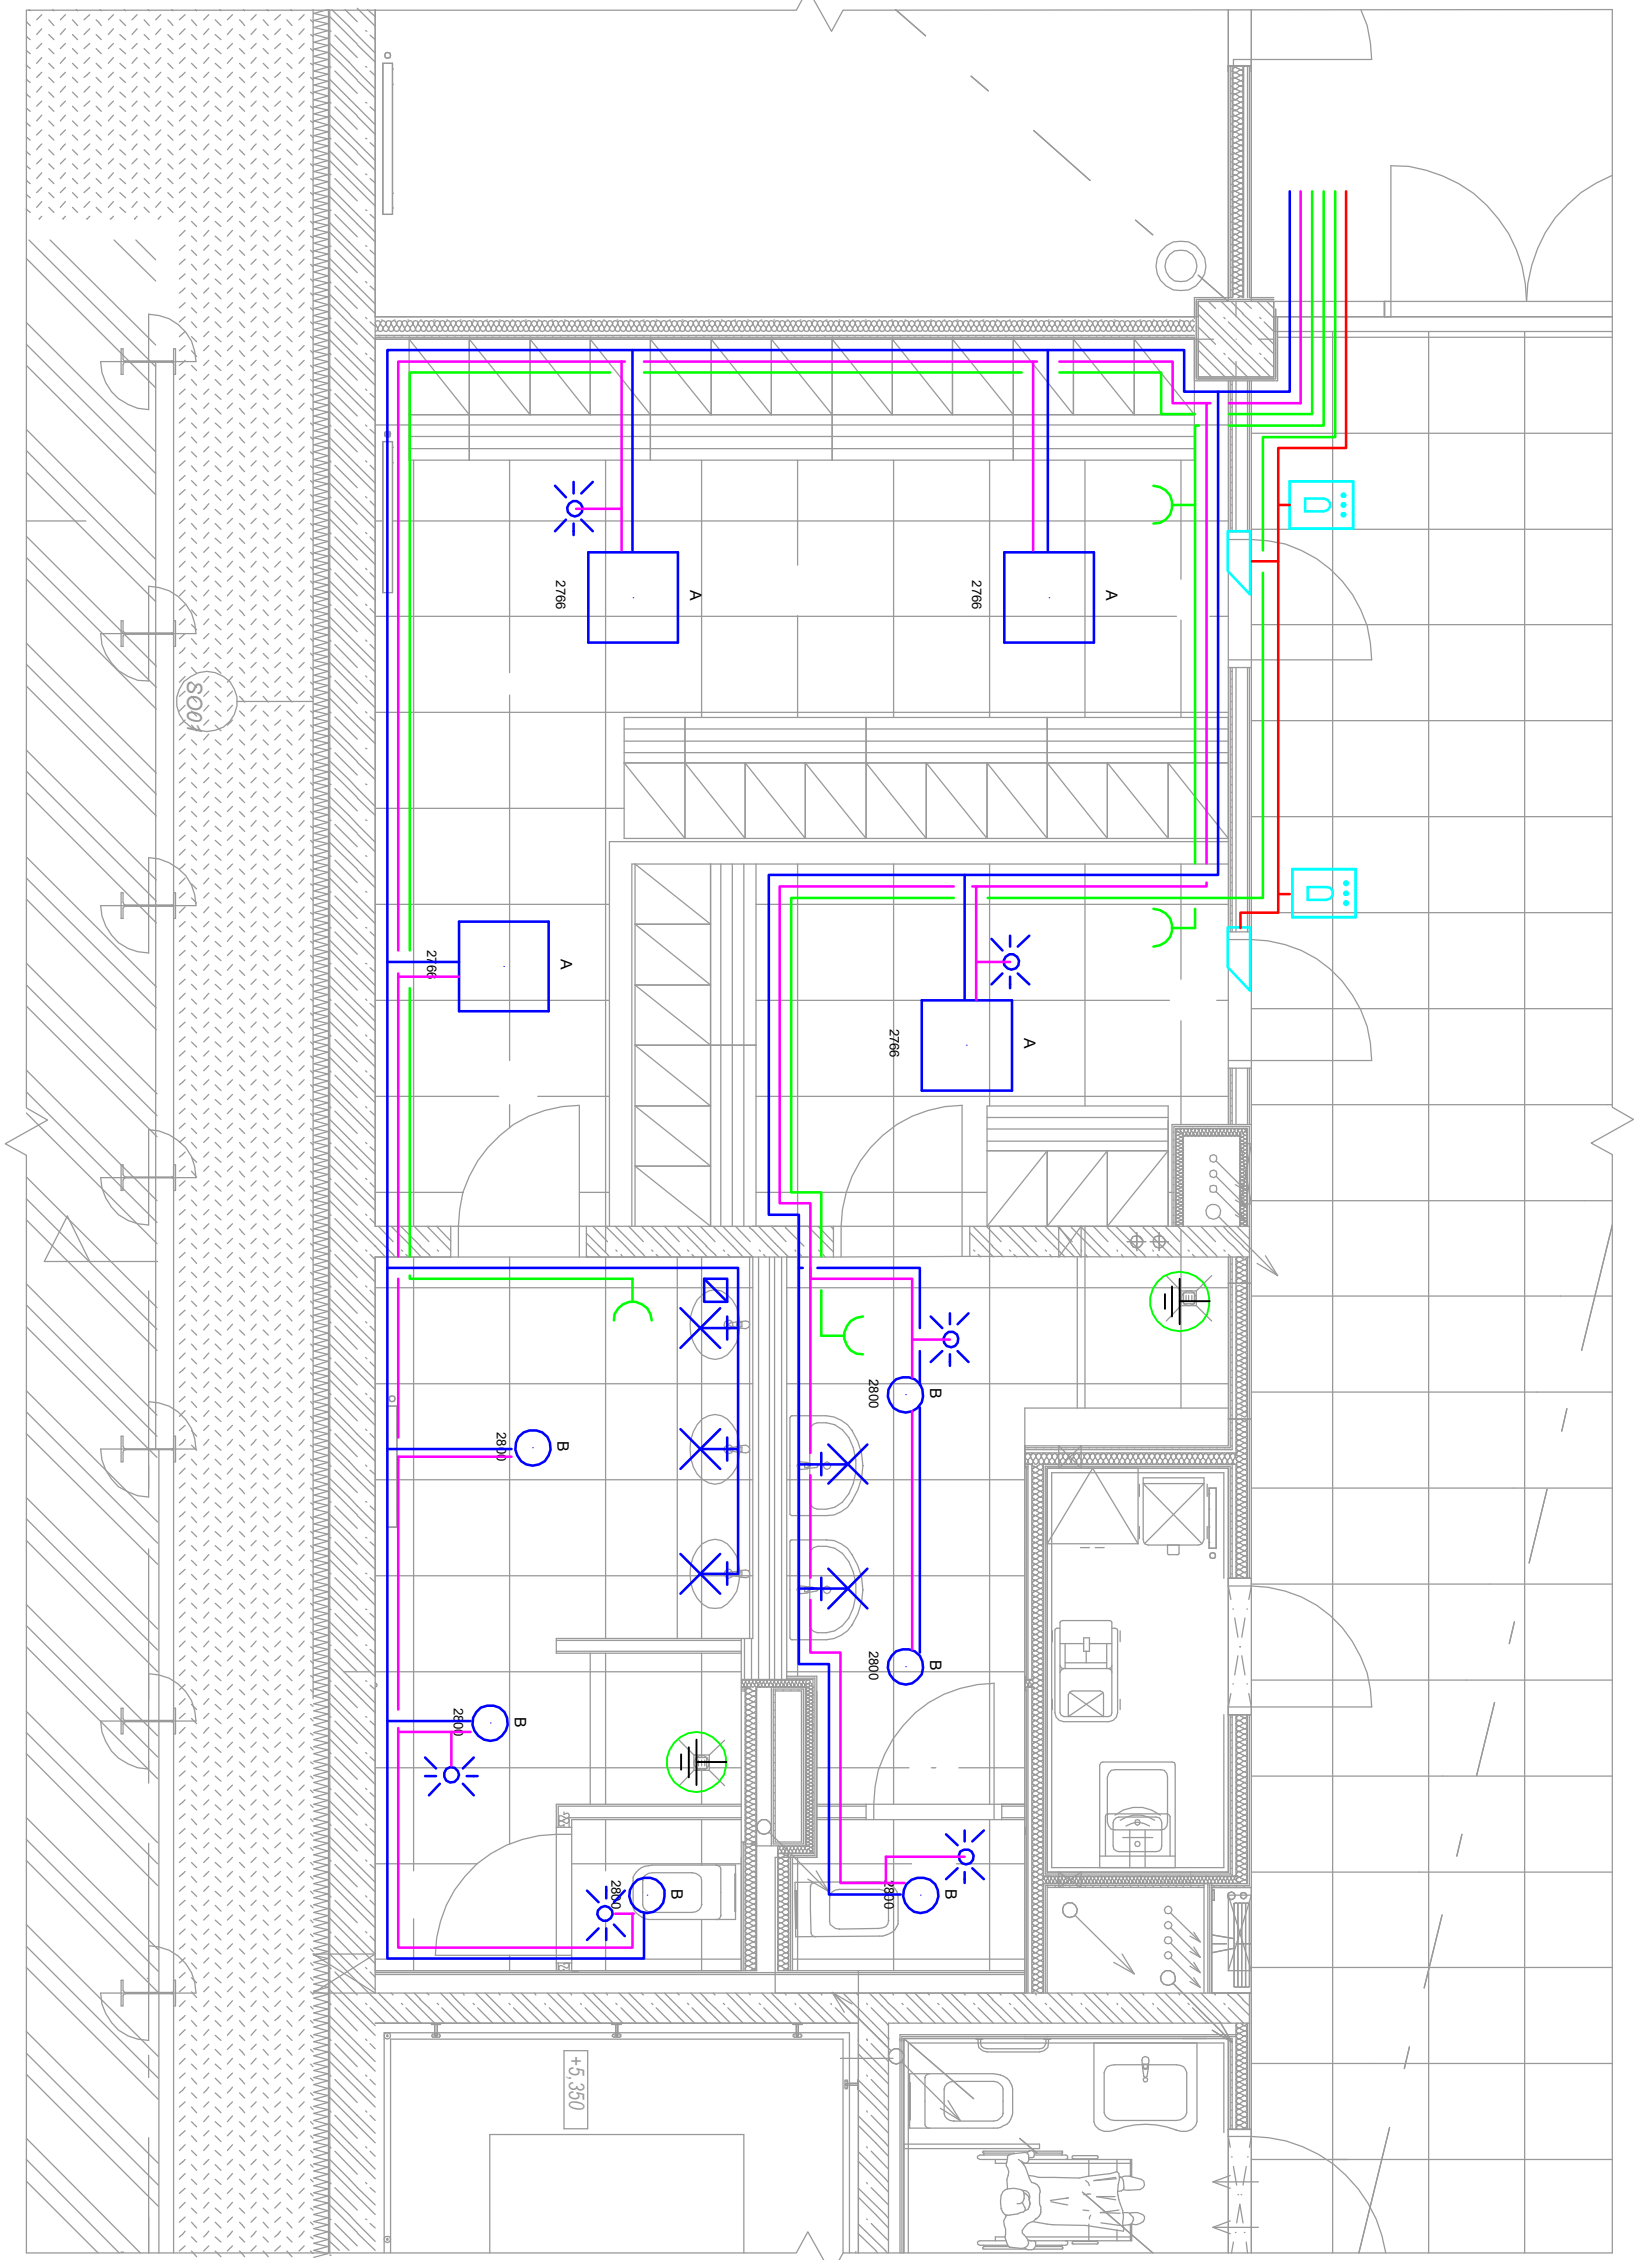

LEGENDA:

- ovl. DALI
- spínač osvětlení sériový - č. 5
- pořizovací číslo
- vývod 400 V
- vývod 230 V
- čtečka otisků prstů a čipů
- el. zámek



- následné svítidlo
- zásuvka, IP 20
- dvoutáraměček-zásuvka, IP 20
- doplň. pospojování
- zásuvka DATA

- vodítko CXKH-R-J 4x10
- vodítko CXKH-R-J 2-5x1.5
- vodítko CXKH-R-J 3x2.5
- vodítko CXKH-R-J 2x1.5 DALI
- UTP Cat. 6a, oheň retardující
- hlavní kabelová trasa

Označení svítidla	Světelné zdroje	Počet
A	1 x LED, 30,3W, 4340lm, Ra80, 4000K	6
B	1 x LED, 15,1W, 1660lm, Ra80, 4000K	3
C	1 x LED, 30,3W, 4080lm, Ra80, 4000K, nízké UGR	18

ROZVADĚČ KR2.02 - 1.pole MDO

3+N+PE stl. 50Hz 400/230V / TN-C-S

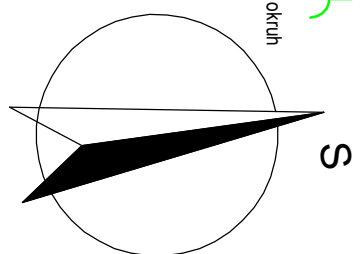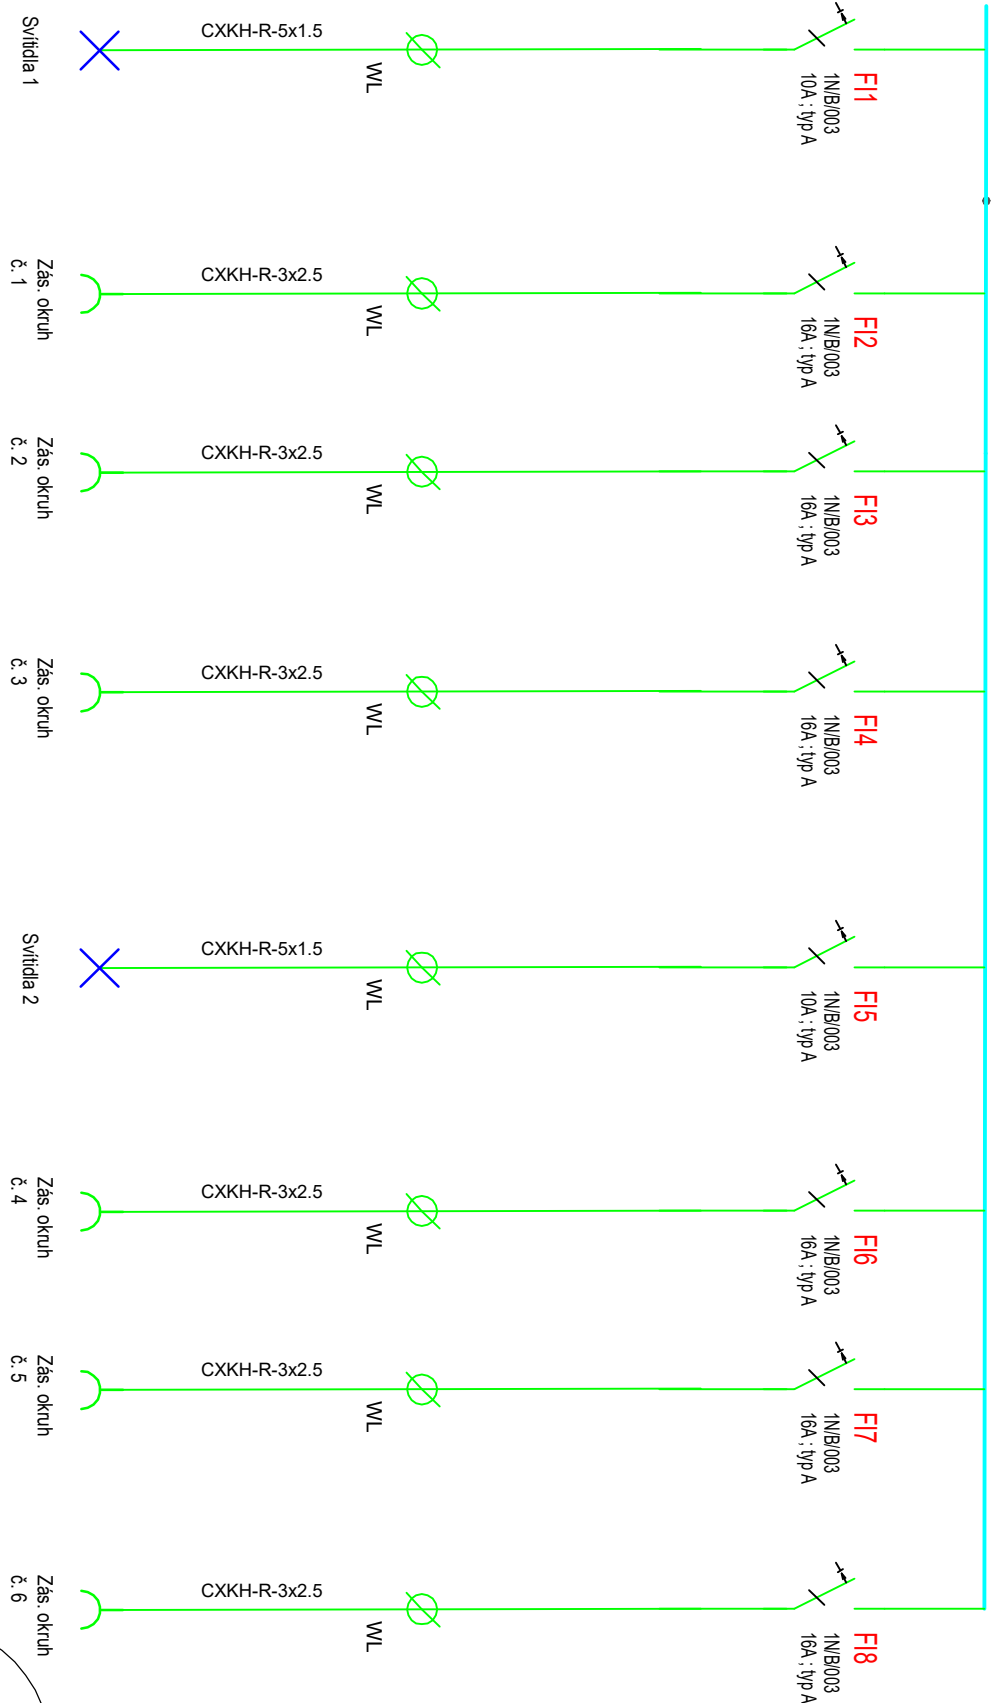

0,000 = ROVINA PODLAHY ZA HLAVNÍM VSTUPEM V 1.NP

Název a místo stavby: **Projektová dokumentace nového uplatnění nevyužitých prostor v pavilonech J a K v ON Náchod a. s.**

Peter Mark s.r.o.

k.ú. Náchod (701262), parc. č. st. 4405, st. 4409

Investor:

Oblastní nemocnice Náchod a.s.
Purkyňova 446, 547 01 Náchod
Zastoupeno: RNDr. Bc. Jan Mach, předseda správní rady

Část:

D.1.4.4 Elektrotechnické zařízení

Zodpovědný projektant :

Karel Sommer, ČKAIT 0015093

Vypracoval :

Karel Sommer

Stupeň dokumentace:

DSP

Výkres:

PŮDORYS 2.NP - NOVÝ STAV

měřítko: 1:50 datum: ÚNOR 2025 formát: A2

číslo výkresu:

D.1.4.4.3