


PŮDORYS 1.NP - KANALIZACE A VODOVOD:

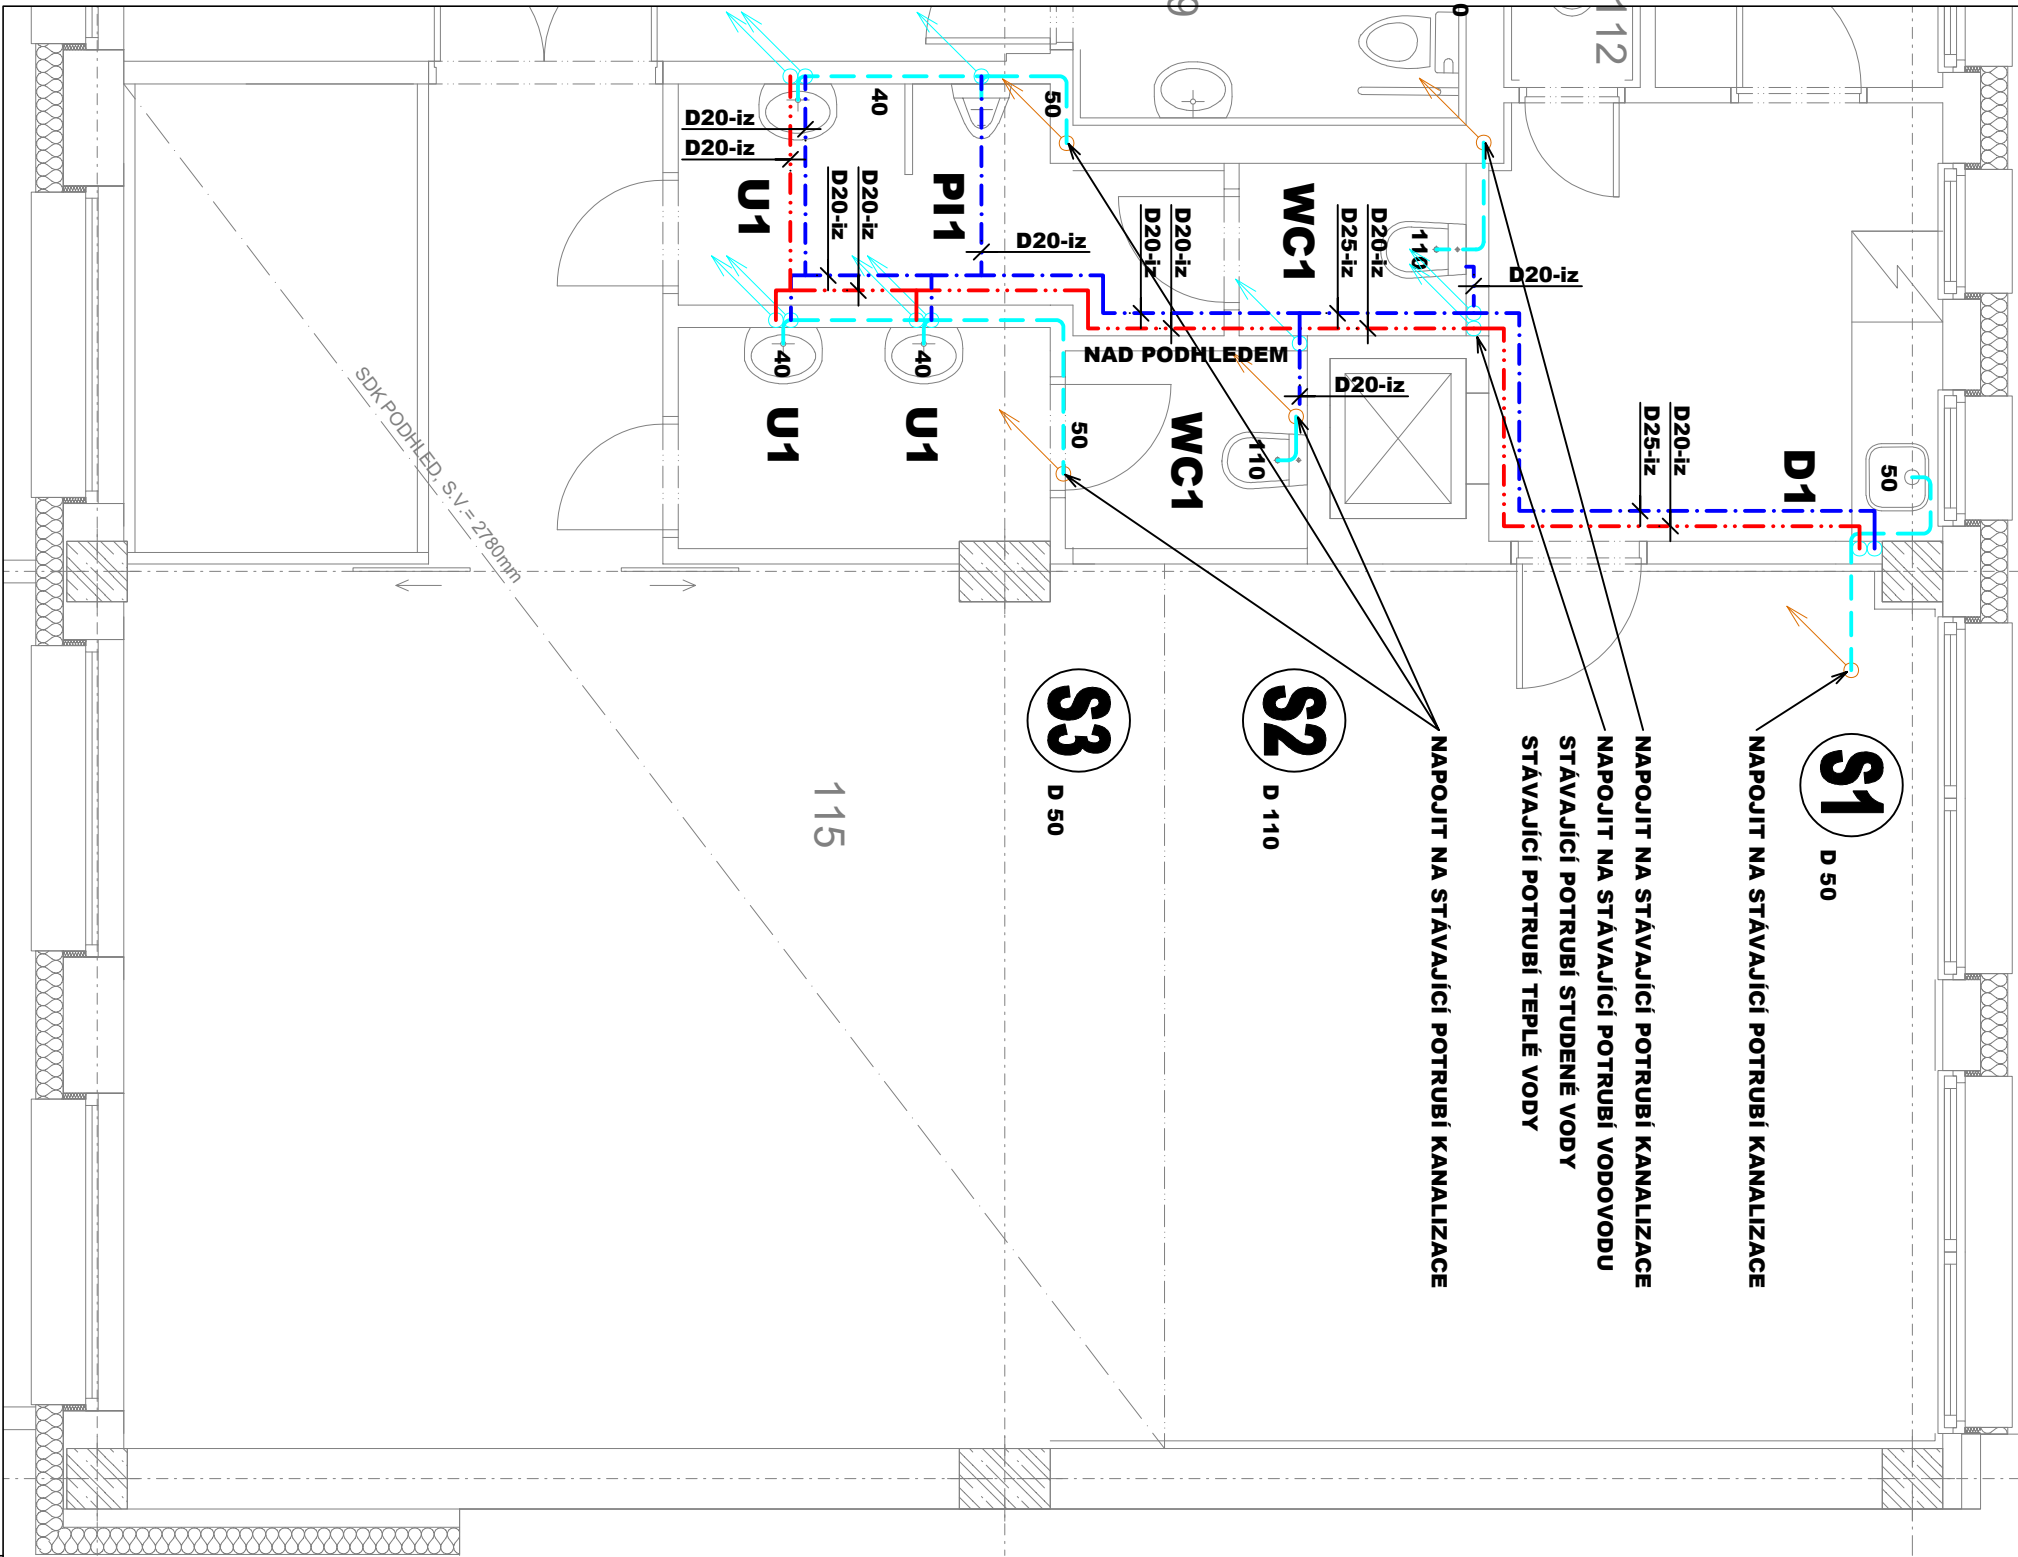


LEGENDA KANALIZACE:

ZNAČKA	POPIS	Typ
SI	STÁVAJÍCÍ ODPADNÍ POTRUBÍ SPLAŠKOVÉ KANALIZACE	PP SYSTÉM
— — — — —	NAVŘZENÉ PŘIPOJOVACÍ POTRUBÍ KANALIZACE	PP SYSTÉM

LEGENDA VODOVODU:

ZNAČKA	POPIS	TYP
— · — · — · — · —	POTRUBÍ STUDENÉ VODY	PPr PN 16
- - - - -	POTRUBÍ TEPLÉ VODY	PPr PN 16

VÝŠKY NÁPOJENÍ ZAŘIZOVACÍCH PŘEDMĚTŮ

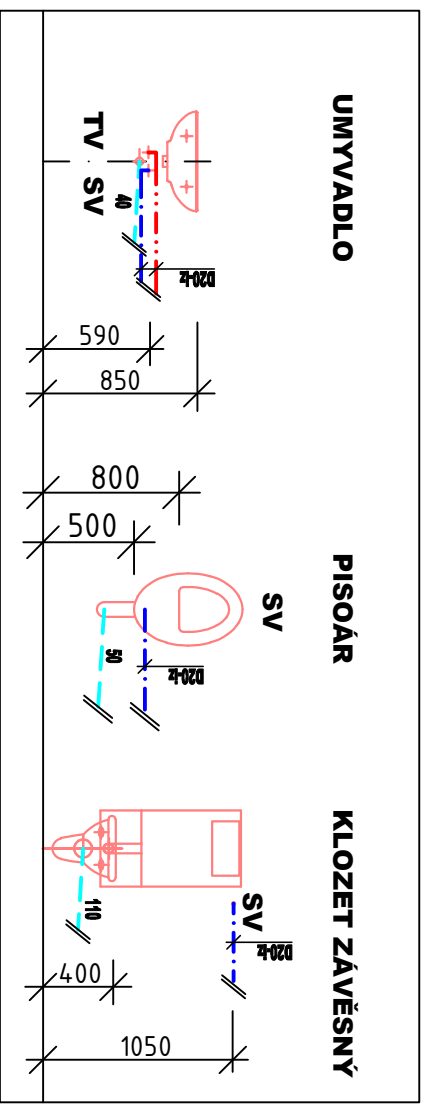

ZODPOVĚDNÝ POJEKTANT:		VYPRACOVAL:	
STAVEBNÍ ČÁST:		PROFESÍ:	
ING. PETR BOUČEK		ONDŘEJ ZIKÁN	
		ONDŘEJ ZIKÁN	
INVESTOR: KRAJSKÝ ÚŘAD KRÁLOVÉHRADECKÉHO KRAJE PIVOVARSKÉ NÁMĚSTÍ 1245, HRADEC KRÁLOVÉ			
NÁZEV:			
HRADEC KRÁLOVÉ, NA OKROUHlíKU č.p.1371			
STAVEBNÍ ÚPRAVY STÁVAJÍCÍ ADMINISTRATIVNÍ BUDOVOY			
ČÁST:			
D.1.4.ZTI - ZARÍZENÍ ZDRAVOTNĚ - TECHNICKÝCH INSTALACÍ			
OBSAH:			
Půdorys 1.NP			

TZB ONDŘEJ ZIKÁN	
PROJEKTANT V OROU TZB	
E. ondrejzikán@seznam.cz	
T. 608 816 937	
ČÍS. ZAKÁZKY: 094-2024	DATUM: 02/2023
STUPEŇ PD: PROJEKT PRO STAVEBNÍ POVOLENÍ	
FORMÁT A4: A4	MĚŘÍTKO: 1:50
PŘÍLOHA:	Č. PŘÍLOHY:
02	