


PŮDORYS 1.PP - ZTI

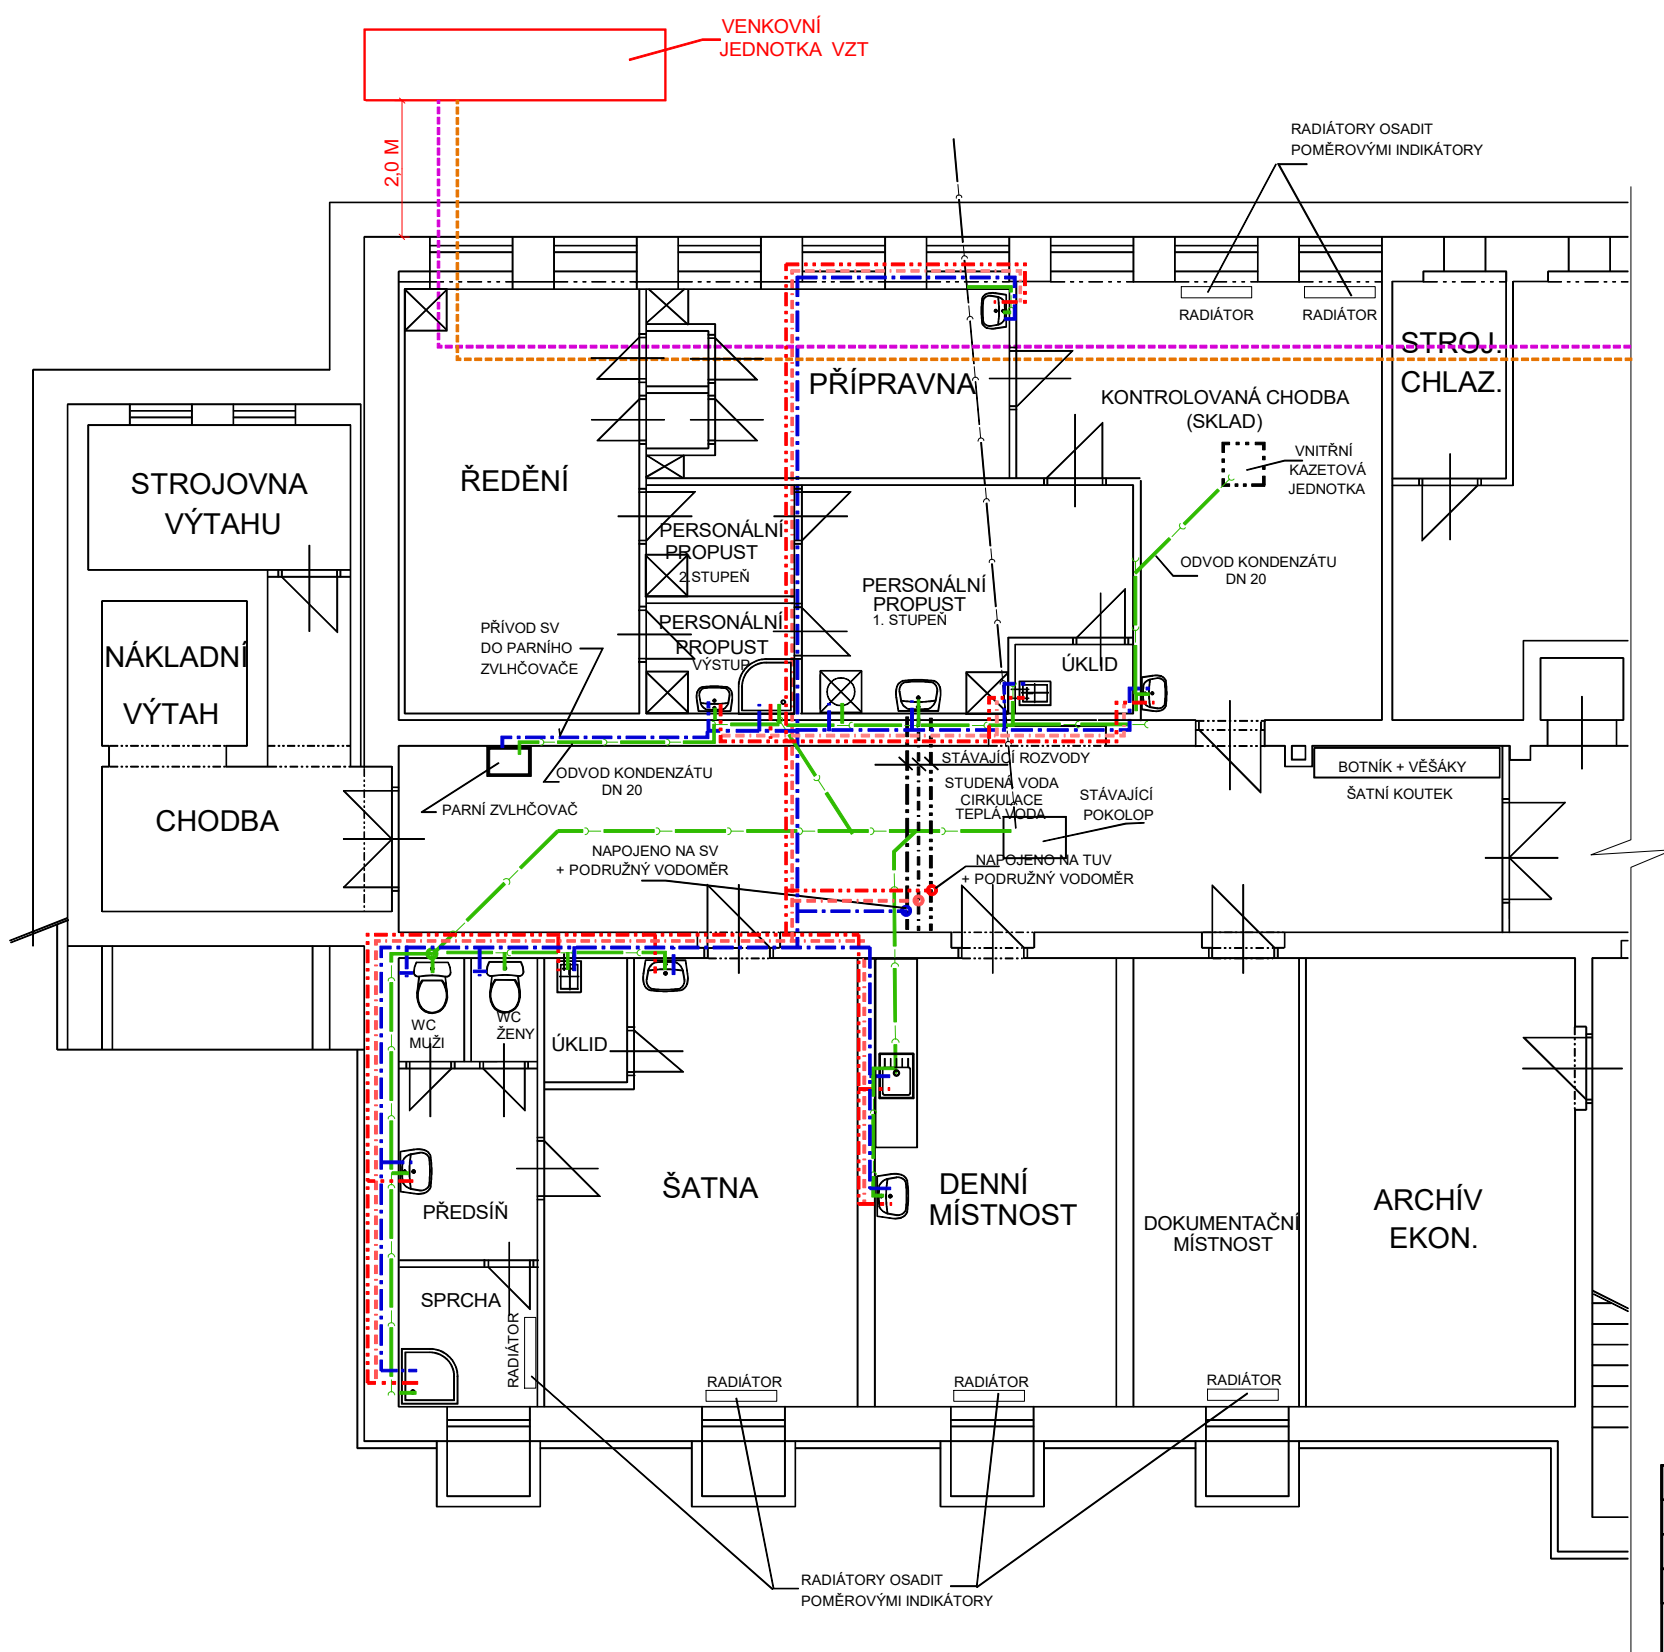

- LEGENDA :
- ROZVOD STUDENÉ VODY
 - ROZVOD TEPLÉ VODY
 - CIRKULACE
 - KANALIZACE
 - PŘÍVOD TUV A ZPÁTEČKA DO JEDNOTKY VZT

ZODP.PROJEKTANT	VYPRACOVAL	KRESLIL	 <div>ING. IVAN ZBOŘIL Projektová činnost Vedlejší 8, Brno 625 00 IČO : 463 39 221</div>	
ING. ZBOŘIL	ING. ZBOŘIL	D CAD 3D MAX 24		
STAVEBNÍK : KRÁLOVEHRADECKÝ KRAJ			SPOLEČNÉ ÚZEMNÍ	
NEMOCNICE NÁCHOD - PAVILON G STAVEBNÍ ÚPRAVY ČÁSTI 1.PP			A STAVEBNÍ ŘÍZENÍ	
			FORMÁT	
			DATUM	07/2024
PŮDORYS 1.PP - ZTI			MĚŘÍTKO : 1:100	VÝKRES Č. : D.1.1.6