



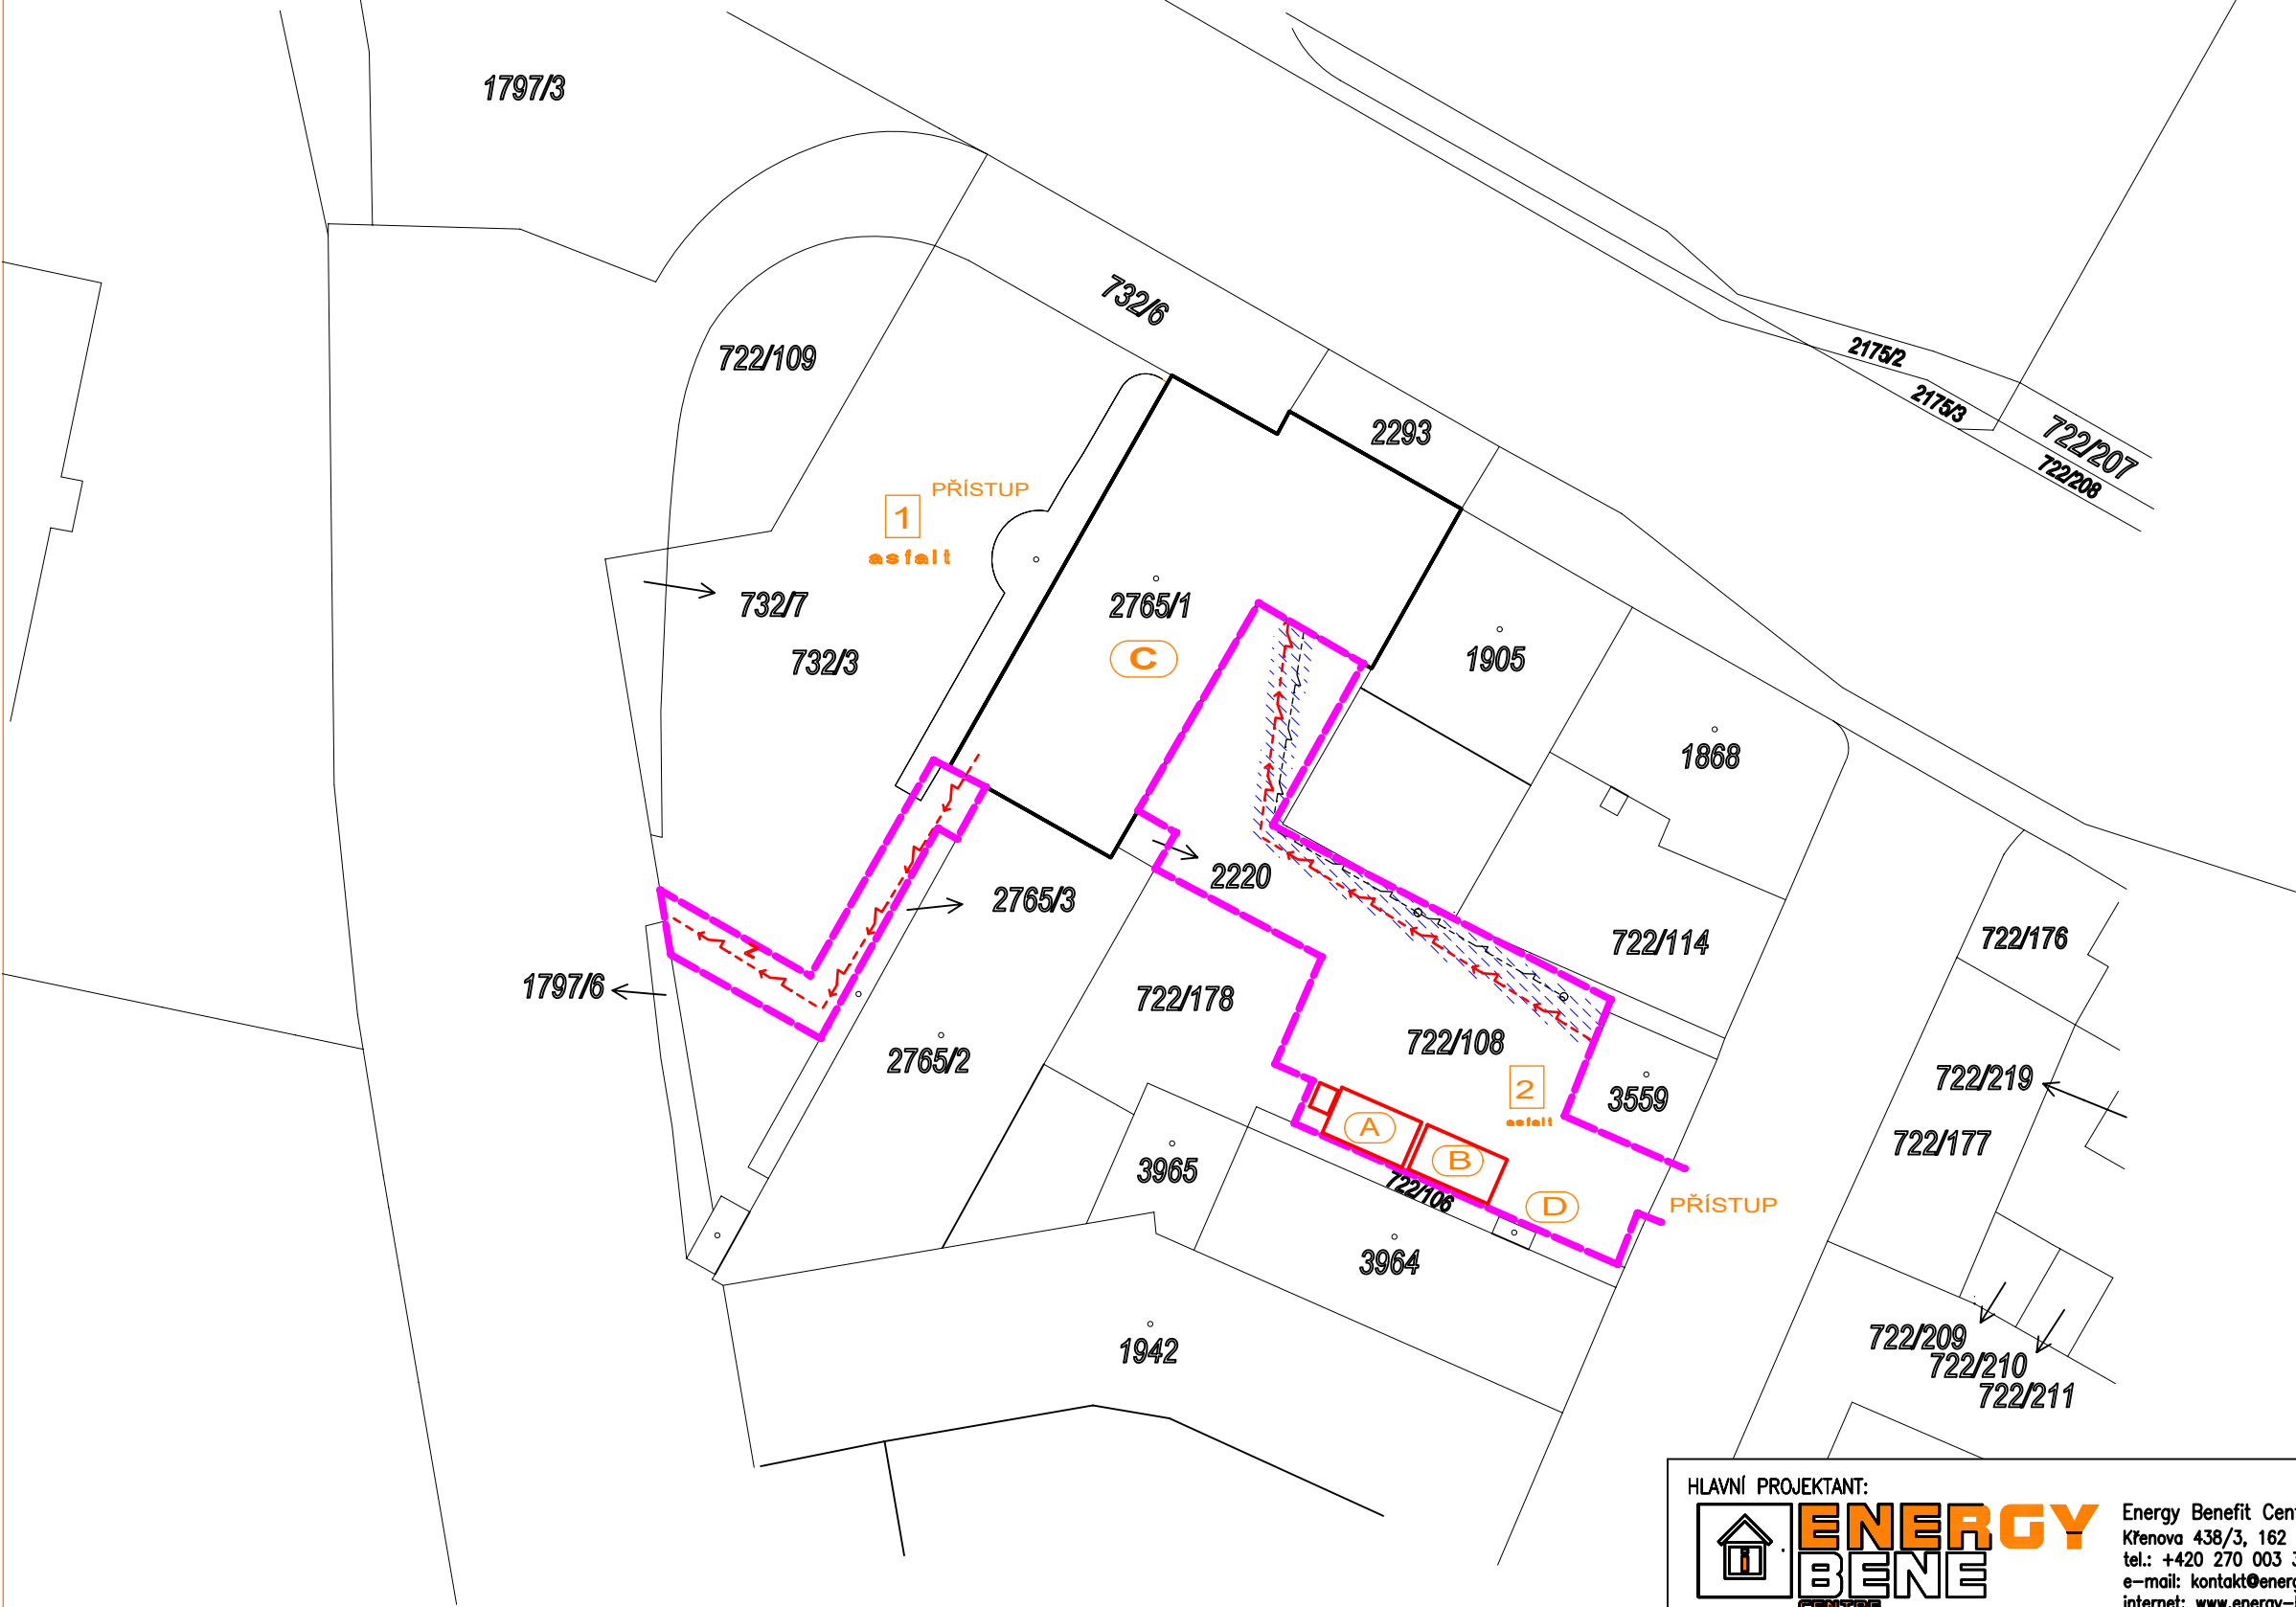


LEGENDA:

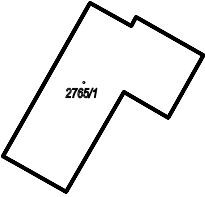

Stávající budova č.p. 1371
ul. Na Okrouhlíku
Hradec Králové



 nový přívod elektro ve stávající trase
2x1-AYKY 3x20+120
CYKY-J5x6 HD0 - 28 bm



stávající vedení V.O.



napojení závory
CYKY-J5x6 z RH
+ optický kabel 7x vl. v tr. 50 mm - 20 bm

1

stávající zpevněná plocha - parkoviště

2

stávající zpevněná plocha



pokládání nových kabelů - viz. část elektro
- zásyp výkopu
- hutnění po vrstvách
- doplnění zpevněné plochy
- asfaltová plocha - 85 m2
- zámková dlažba - 105 m2

A

stavební buňka a WC

B

sklad

C

napojovací body - vodovod,
elektro v 1. PP

D

skladovací plocha 50 m2

obvod staveniště

Autorizovaný projektant:
Ing. Libor Truhelka

LEGENDA:

- PŘEDPOKLÁDÁ SE ZÁBOR PROSTRANSTVÍ PŘED BUDOVOU (PARKOVIŠTĚ) V DOBĚ NUTNÉ
PRO DOPRAVU A MONTÁŽ VZDUCHOTECHNIKY. OPATŘENÍ PRO POUŽITOU TECHNIKU BUDOU
ŘEŠENA VYBRANÝM DODAVATEM - DLE TECHNIKY NASAZENÉ.

HLAVNÍ PROJEKTANT:



Energy Benefit Centre a.s.
Křenova 438/3, 162 00 Praha 6
tel.: +420 270 003 300
e-mail: kontakt@energy-benefit.cz
internet: www.energy-benefit.cz

ZPRACOVATEL ČÁSTI:

Vypracoval:
Ing. Roman Kunc
Zodpovědný projektant:
Ing. Vladimír Fiedler

PROJEKT:

MK/22/904 Stavební úpravy v budově č.p. 1371,
ul. Na Okrouhlíku, Hradec Králové - PD - III.

STAVEBNÍK:

Krajský úřad královéhradeckého kraje,
Pivovarské náměstí náměstí 1245, 500 03 Hradec Králové

ČÁST, PROFESE:

POV

VÝKRES:

SITUACE - POV

razítko a podpis

Zakázkové číslo:
240031

Paré:

Datum:
05/2024

Část:
E.

Stupeň:
DPS

Změna:
00

Č.výkr.:
02

Formát:
2xA4

Měřítko:
1 : 500