


Půdorys 1.NP - STÁVAJÍCÍ STAV

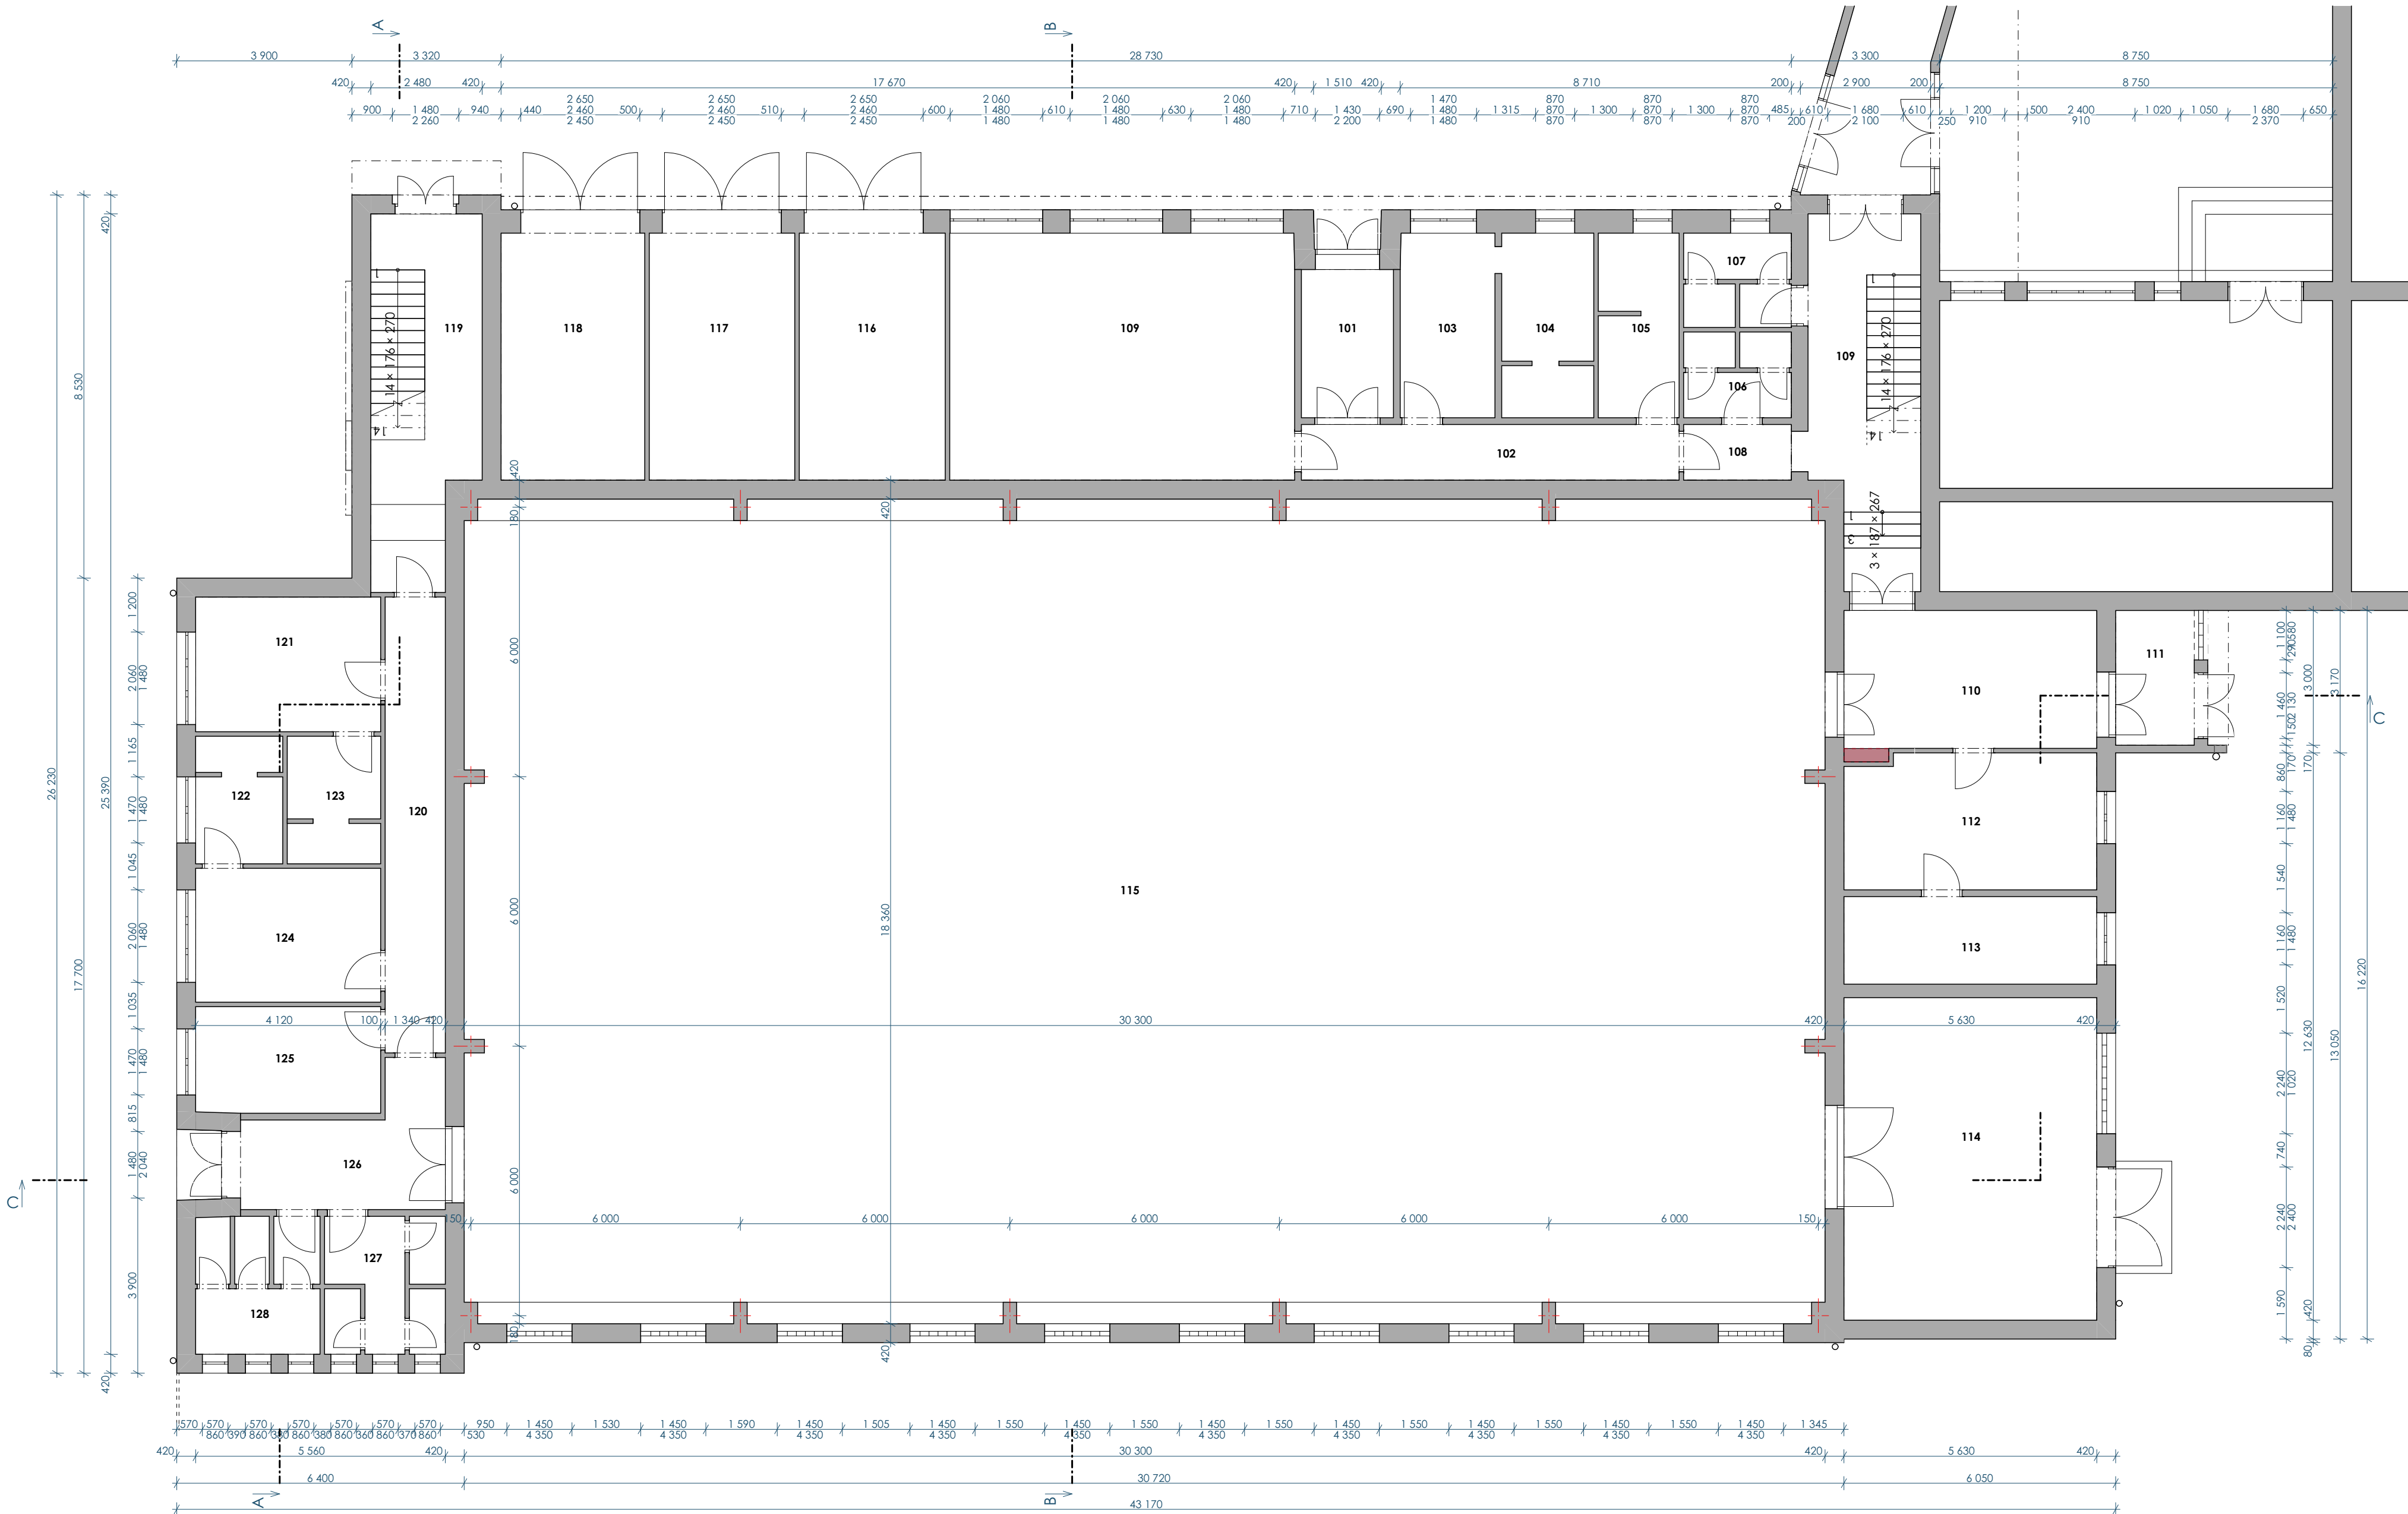

Tabulka místností 1.NP		
Č.m.	Název místnosti	Plocha (m2)
101	ZÁDVEŘÍ	7,24
102	CHODBA	10,43
103	ŠATNA CHLAPCI	8,67
104	CHODBA	8,43
105	ŠATNA DÍVKY	7,40
106	WC DÍVKY	4,58
107	WC CHLAPCI	5,15
108	CHODBA	2,98
109	DÍLNA	42,24
109	CHODBA SE SCHODIŠTĚM	19,80
110	VSTUPNÍ CHODBA	17,28
111	ZÁDVEŘÍ	5,37
112	KABINET	17,17
113	SKLAD POMŮCEK	10,98
114	SKLAD NÁRADÍ	40,66

115	TELOCVIČNA	555,05
116	GARÁŽ	17,88
117	GARÁŽ	17,82
118	GARÁŽ	17,60
119	CHODBA SE SCHODIŠTĚM	19,08
120	CHODBA	13,60
121	ŠATNA MUŽI	12,36
122	UMÝVÁRNA ŽENY	5,51
123	UMÝVÁRNA MUŽI	5,91
124	ŠATNA ŽENY	12,28
125	KABINET	9,77
126	CHODBA	11,41
127	WC ŽENY	8,26
128	WC MUŽI	8,51
		923,43 m²

název projektu		Snížení energetické náročnosti školní tělocvičny SPŠ EL a IT, Dobruška	
stupeň	DSP	místo stavby	p.č. 144 Dobruška (627496)
DOKUMENTACE PRO STAVEBNÍ POVOLENÍ		generální projektant	
stavebník		projektant části	
autorizace		Ing. Jiří Bartoň ČKAIT 0602517	
část		výkresová část	
D.1.1.B		Půdorys 1.NP - STÁVAJÍCÍ STAV	
datum zhotovení		06/2023	měřítko 1:100
datum revize		-	číslo revize -
		číslo výkresu 1:100	
		paré D.1.1.B.1	