


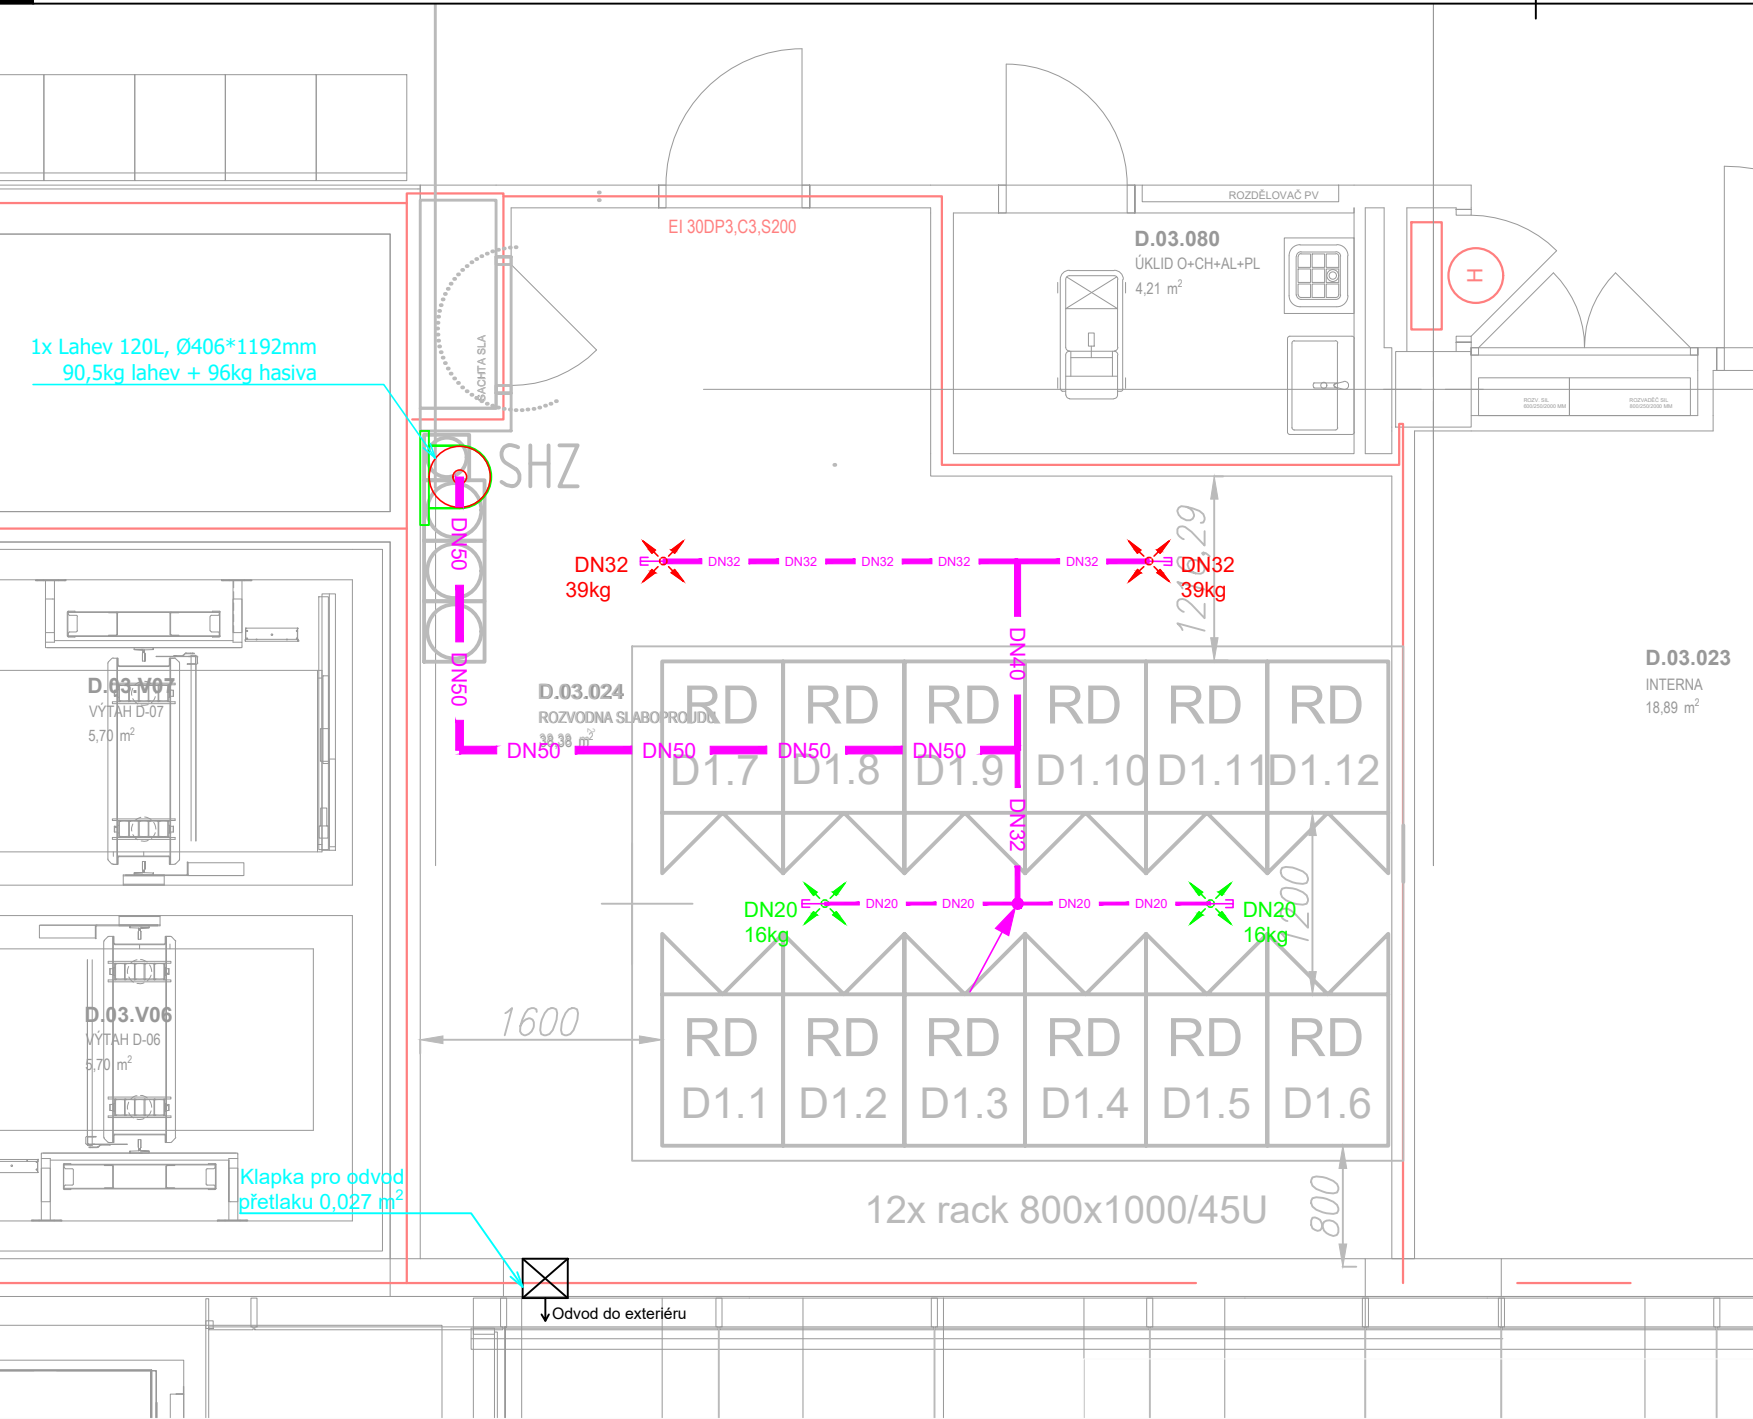

LEGENDA GHZ

Lahev s hasivem
FK-5-1-12

Tryska 360°

Lapač nečistot - T-kus s víčkem

Pozinkované potrubí - místnost

Pozinkované potrubí - podlaha



Stoupání / klesání potrubí

Značení trysek

1x Lahev 120L, Ø406*1192mm
90,5kg lahev + 118kg hasiva


Odvod přetlaku min. 0,027m²
Např. SGV-0501 nebo SGV-0303

Typ. kotvení potrubí GHZ

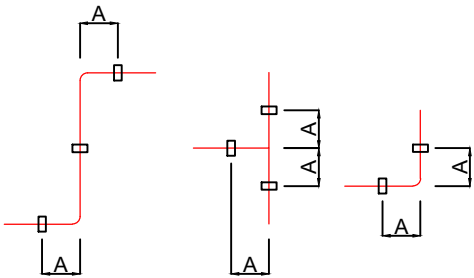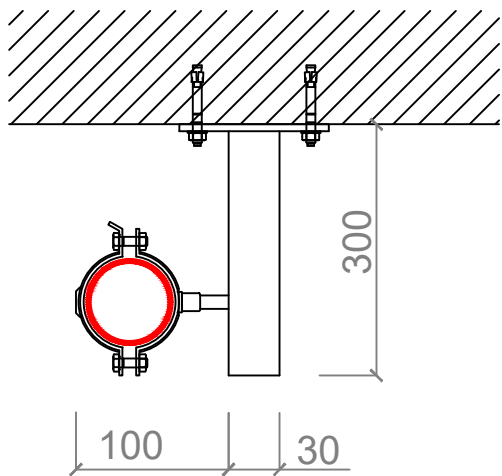


ZPŮSOB UCHYCENÍ POTRUBÍ
A = max 500 mm

Jmenovitá světlost trubky (DN)	15	20	25	32	40	50	65	80	100
Max. vzdálenost mezi závěsy (m)	1,5	1,8	2,1	2,4	2,7	3,4	3,5	3,7	4,3

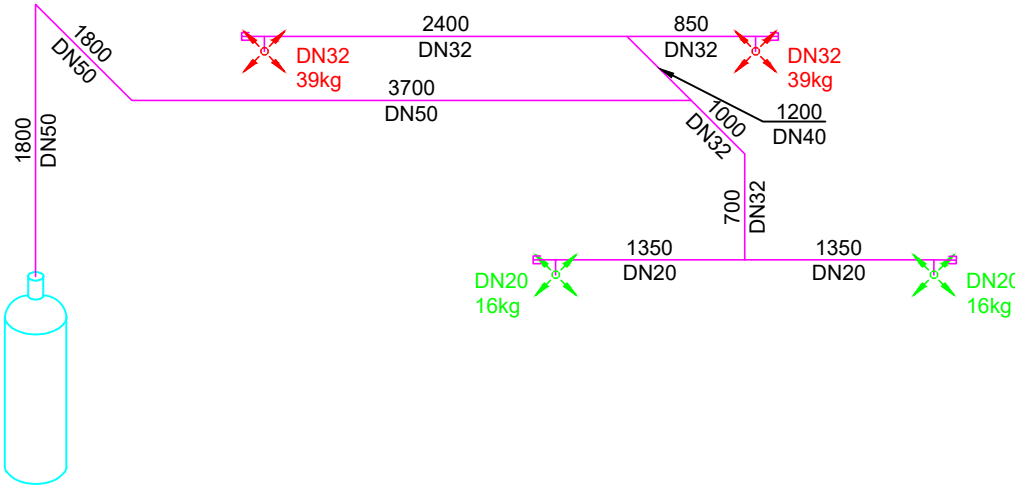

POZNÁMKA / NOTE

Tato dokumentace je duševním vlastnictvím autorů a vztahuje se na ni autorské právo.

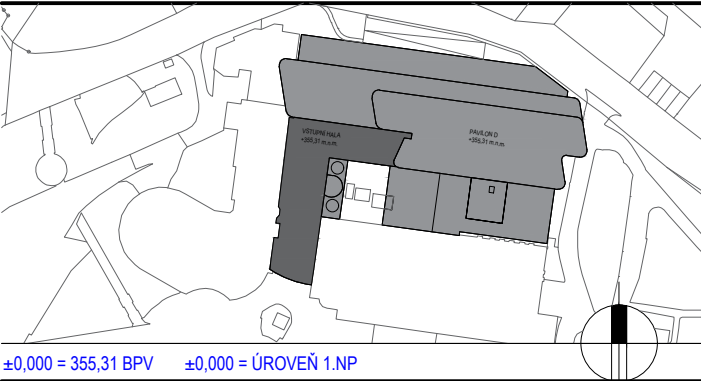

investor / investor

Královéhradecký kraj

KRÁLOVÉHRADECKÝ KRAJ
Pivovarské náměstí 1245
500 03 Hradec Králové
IČO 708 89 546
DIČ CZ 708 89 546

generální projektant / executive architect DOMY, spol. s r. o.

DOMY ARCHITECTS

Politických vězňů 19, 110 00 Praha 1
tel. +420 224 233 730
email domy@domycz.com, www.domycz.com

pozn.: tato dokumentace je duševním vlastnictvím autorů a vztahuje se na ni autorské právo
statutární zástupce / owner representative ING. ARCH. MICHAL JUHA, ING. ARCH. JAN TOPINKA
hlavní architekt projektu / project architect ING. ARCH. MICHAL JUHA, ING. ARCH. JAN TOPINKA

zpracovatel dílu / consultant PLYNOVÉ HASÍCÍ ZAŘÍZENÍ

AVALON, sr.o.
ROKYCANOVÁ 18
130 00, PRAHA 3
+420 222 592 641
projekcos@avalon.cz
www.avalon.cz

statutární zástupce / owner representative ING. IVAN MACHÁČEK

projektant / planner ING. TOMÁŠ HANIKÝŘ

stavba / build

OBLASTNÍ NEMOCNICE NÁCHOD
II. ETAPA MODERNIZACE A DOSTAVBY

část projektu / project part D.1.4.11 PLYNOVÉ HASÍCÍ ZAŘÍZENÍ

stupeň / phase DOKUMENTACE PRO PROVÁDĚNÍ STAVBY

datum / date 09/2024

objekt / object SO 01 OBJEKT D, SO 02 VYŠ. CT, SO 03 VSTUPNÍ HALA

měřítko / scale 1:50

název výkresu / drawing title
PŮDORYS 3NP - strojní část

autoři / authors
ING. ARCH. MICHAL JUHA, ING. ARCH. JAN TOPINKA
ING. ARCH. J.R. PRIESTER, ING. ARCH. M. ZÁBOJOVÁ

hlavní inženýr projektu / project leader ING. ROMAN JAROSIL

hlavní projektant / chief designer ING. BLANKA HANDRYCHOVÁ

vypracoval / prepared by
ING. TOMÁŠ HANIKÝŘ
ING. VIRA VORONKOVA

kontroloval / checked by ING. TOMÁŠ HANIKÝŘ
autorizoval / authorized by ING. IVAN MACHÁČEK

číslo výkresu / drawing No. D.1.4.11.	01	název souboru / file name ONN-2ET_DPS_GHZ	číslo kopie / copy No.
--	----	--	------------------------