



GRAFICKÁ ČÁST OPERATIVNÍHO PLÁNU

-SITUACE-

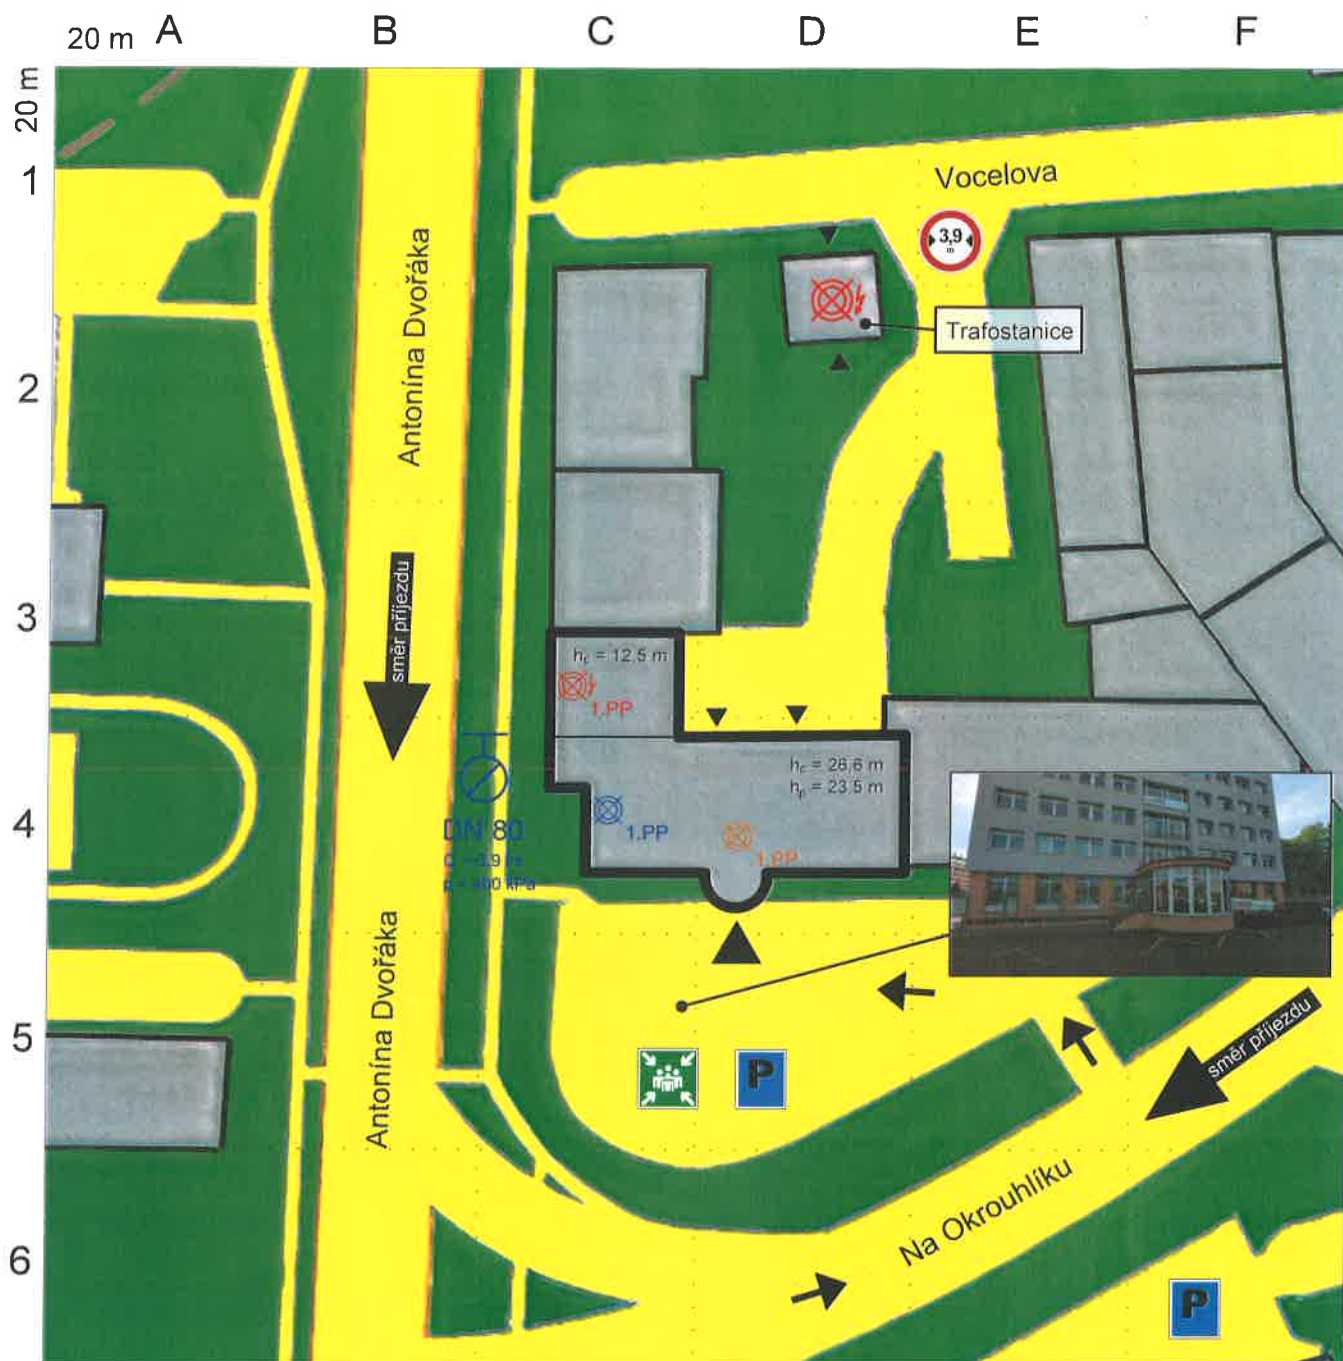


Měřítko: 1:675	Název: Administrativní centrum Na Okrouhlíku 1371, 500 02 Hradec Králové	
	Schválil: 	
		Změny
		Dne: Provedl-podpis:

**Správa nemovitostí
Královéhradeckého kraje a.s.**

Administrativní centrum
Na Okrouhlíku 1371, 500 02 Hradec Králové

GRAFICKÁ ČÁST OPERATIVNÍHO PLÁNU

-PŮDORYS 1.PP-

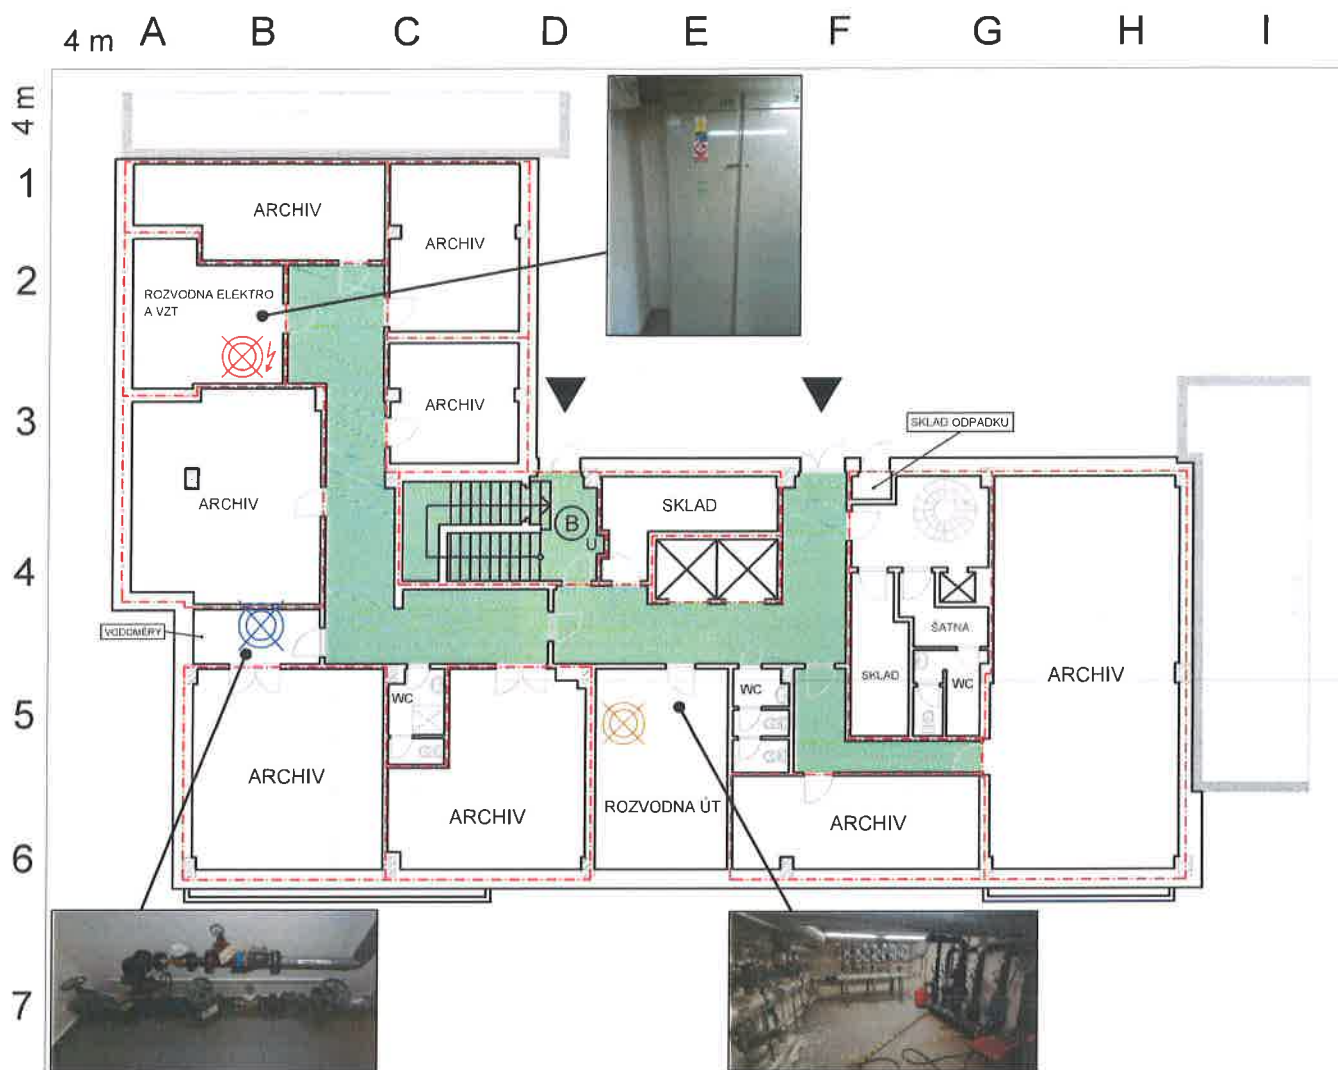

LEGENDA



Výtah nesloužící k evakuaci



CHÚC typu B (přetlak)



Hranice požárního úseku



Hlavní vypínač el. energie



Hlavní uzávěr vody



Hlavní uzávěr topení

SITUACE



ŘEZ

8.NP

7.NP

6.NP

5.NP

4.NP

3.NP

2.NP

1.NP

1.PP

Měřítko:

1:225

Název:

Administrativní centrum

Na Okrouhlíku 1371, 500 02 Hradec Králové

Schválil:

.....

Změny

Dne:

Provedl-podpis:

**Správa nemovitostí
Královéhradeckého kraje a.s.**


Administrativní centrum
Na Okrouhlíku 1371, 500 02 Hradec Králové



[Handwritten signature]

GRAFICKÁ ČÁST OPERATIVNÍHO PLÁNU

-PŮDORYS 1.NP-

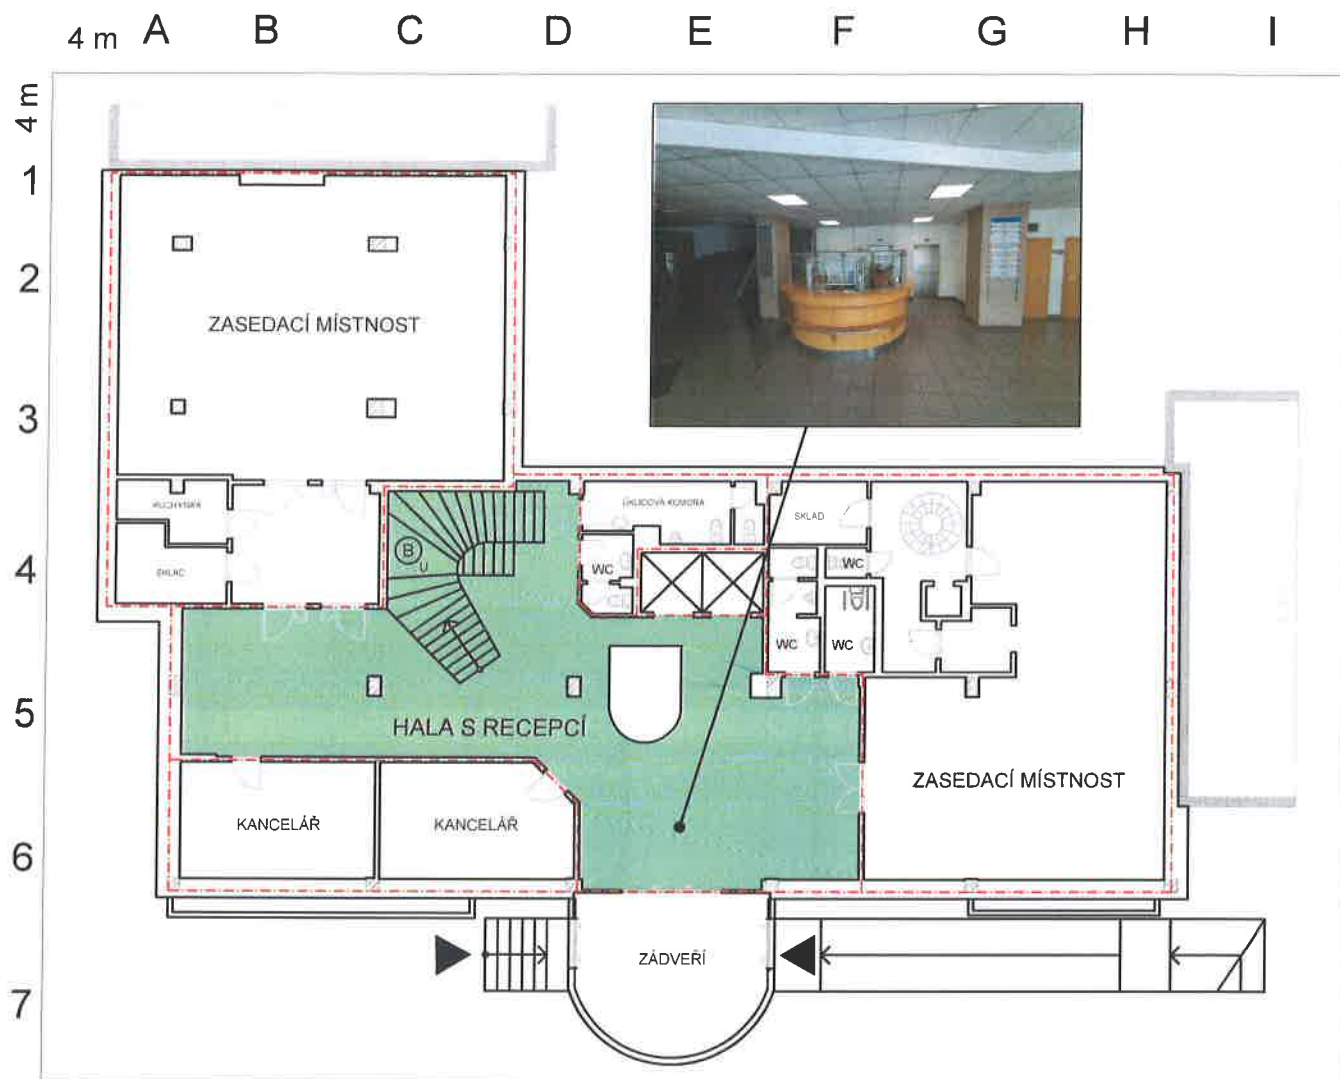

LEGENDA

- Výtah nesloužící k evakuaci
- CHÚC typu B (přetlak)
- Hranice požárního úseku
- Veřejné parkoviště
- Shromaždiště
- Podzemní hydrant DN 80 (Q = 6,9 l/s, p = 400 kPa)

SITUACE

 


ŘEZ

8.NP
7.NP
6.NP
5.NP
4.NP
3.NP
2.NP
1.NP
1.PP

**Správa nemovitostí
Královéhradeckého kraje a.s.**

Administrativní centrum
Na Okrouhlíku 1371, 500 02 Hradec Králové



Měřítko:

1:225

Název:

Administrativní centrum
Na Okrouhlíku 1371, 500 02 Hradec Králové

Schválil:


Změny

Dne:

Provedl-podpis:

GRAFICKÁ ČÁST OPERATIVNÍHO PLÁNU

-PŮDORYS 2.NP-

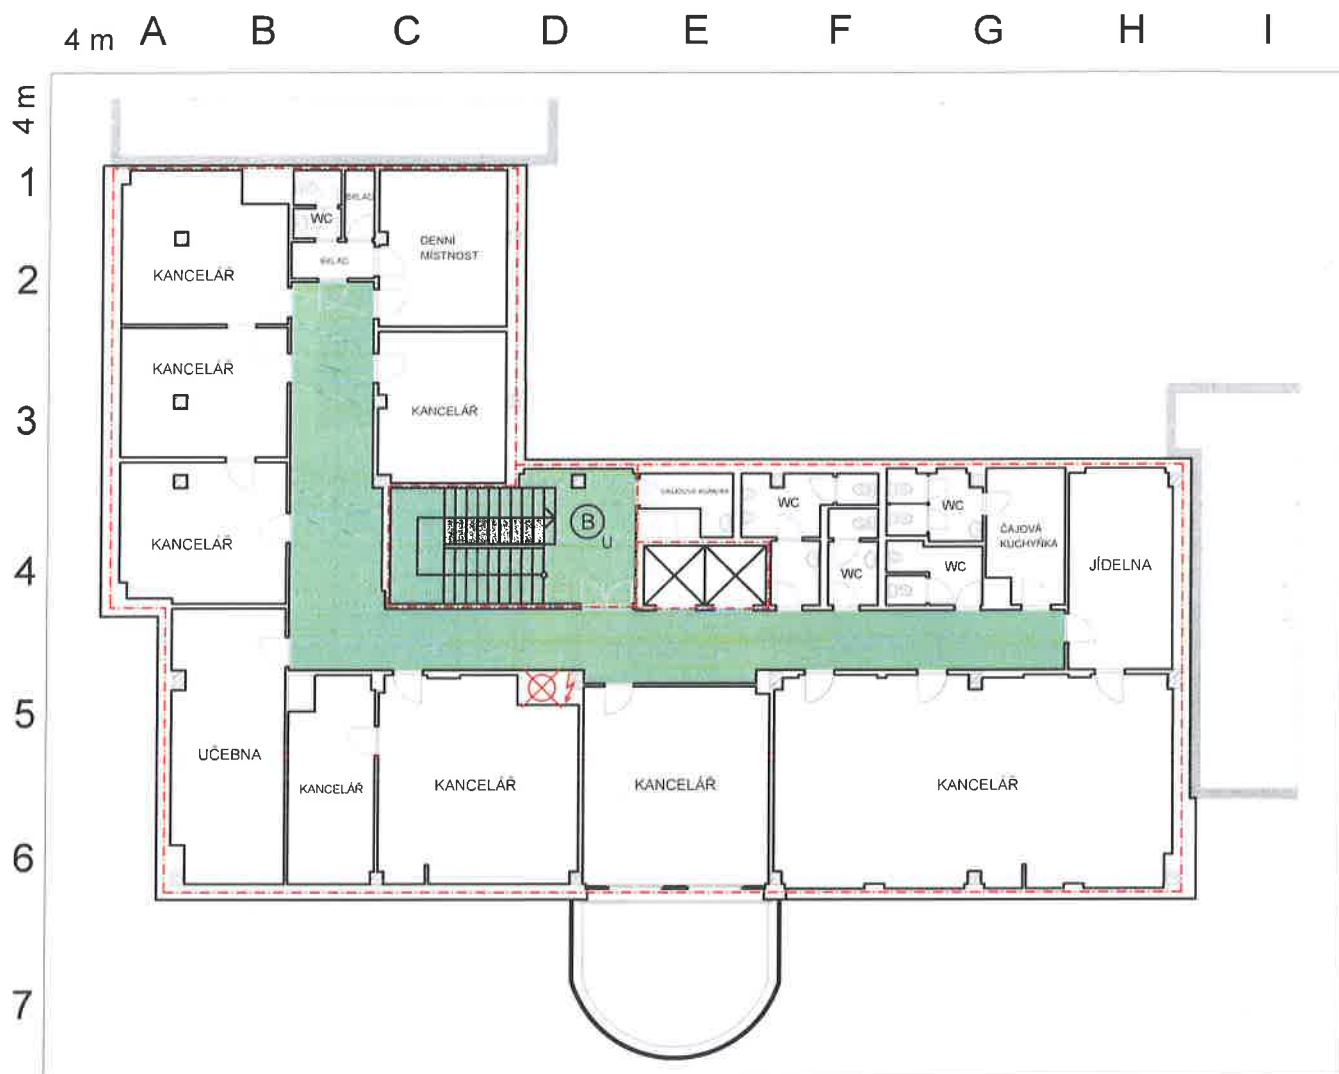

LEGENDA

- Výtah nesloužící k evakuaci
- CHÚC typu B (přetlak)
- Hranice požárního úseku
- Vedlejší vypínač el. energie (el. rozvaděč pro podlaží)
- Shromaždiště
- Podzemní hydrant DN 80 (Q = 6,9 l/s, p = 400 kPa)

SITUACE



ŘEZ

8.NP
7.NP
6.NP
5.NP
4.NP
3.NP
2.NP
1.NP
1.PP

**Správa nemovitostí
Královéhradeckého kraje a.s.**

Administrativní centrum
Na Okrouhlíku 1371, 500 02 Hradec Králové



Měřítko:

1:225

Název:

Administrativní centrum
Na Okrouhlíku 1371, 500 02 Hradec Králové

Schválil:

[Signature]

Změny

Dne:







Provedl-podpis:

GRAFICKÁ ČÁST OPERATIVNÍHO PLÁNU

-PŮDORYS 3.NP-



LEGENDA

-  Výťah nesloužící k evakuaci
-  CHÚC typu B (přetlak)
-  Hranice požárního úseku
-  Vedlejší vypínač el. energie (el. rozvaděč pro podlaží)
-  Shromaždiště
-  Podzemní hydrant DN 80 (Q = 6,9 l/s, p = 400 kPa)

SITUACE



ŘEZ

8.NP
7.NP
6.NP
5.NP
4.NP
3.NP
2.NP
1.NP
1.PP

**Správa nemovitostí
Královéhradeckého kraje a.s.**

Administrativní centrum
Na Okrouhlíku 1371, 500 02 Hradec Králové



Měřítko:

1:225

Název:

Administrativní centrum
Na Okrouhlíku 1371, 500 02 Hradec Králové

Schválil:

Změny

Dne:







Provedl-podpis:

GRAFICKÁ ČÁST OPERATIVNÍHO PLÁNU

-PŮDORYS 4.NP-



LEGENDA

-  Výťah nesloužící k evakuaci
-  CHÚC typu B (přetlak)
-  Hranice požárního úseku
-  Vedlejší vypínač el. energie (el. rozvaděč pro podlaží)
-  Shromaždiště
-  Podzemní hydrant DN 80 (Q = 6,9 l/s, p = 400 kPa)

SITUACE

 


ŘEZ

8.NP
7.NP
6.NP
5.NP
4.NP
3.NP
2.NP
1.NP
1.PP

**Správa nemovitostí
Královéhradeckého kraje a.s.**

Administrativní centrum
Na Okrouhlíku 1371, 500 02 Hradec Králové



Měřítko:

1:225

Název:

Administrativní centrum
Na Okrouhlíku 1371, 500 02 Hradec Králové

Schválil:

.....

[Signature]

Změny

Dne:

Provedl-podpis:

GRAFICKÁ ČÁST OPERATIVNÍHO PLÁNU

-PŮDORYS 5.NP-



LEGENDA

- Výťah nesloužící k evakuaci
- CHÚC typu B (přetlak)
- Hranice požárního úseku
- Vedlejší vypínač el. energie (el. rozvaděč pro podlaží)
- Shromaždiště
- Podzemní hydrant DN 80 (Q = 6,9 l/s, p = 400 kPa)

SITUACE

 


ŘEZ

8.NP
7.NP
6.NP
5.NP
4.NP
3.NP
2.NP
1.NP
1.PP

**Správa nemovitostí
Královéhradeckého kraje a.s.**

Administrativní centrum
Na Okrouhlíku 1371, 500 02 Hradec Králové



Měřítko:

1:225

Název:

Administrativní centrum
Na Okrouhlíku 1371, 500 02 Hradec Králové

Schválil:

R. Jm


Změny

Dne:

Provedl-podpis:

GRAFICKÁ ČÁST OPERATIVNÍHO PLÁNU

-PŮDORYS 6.NP-

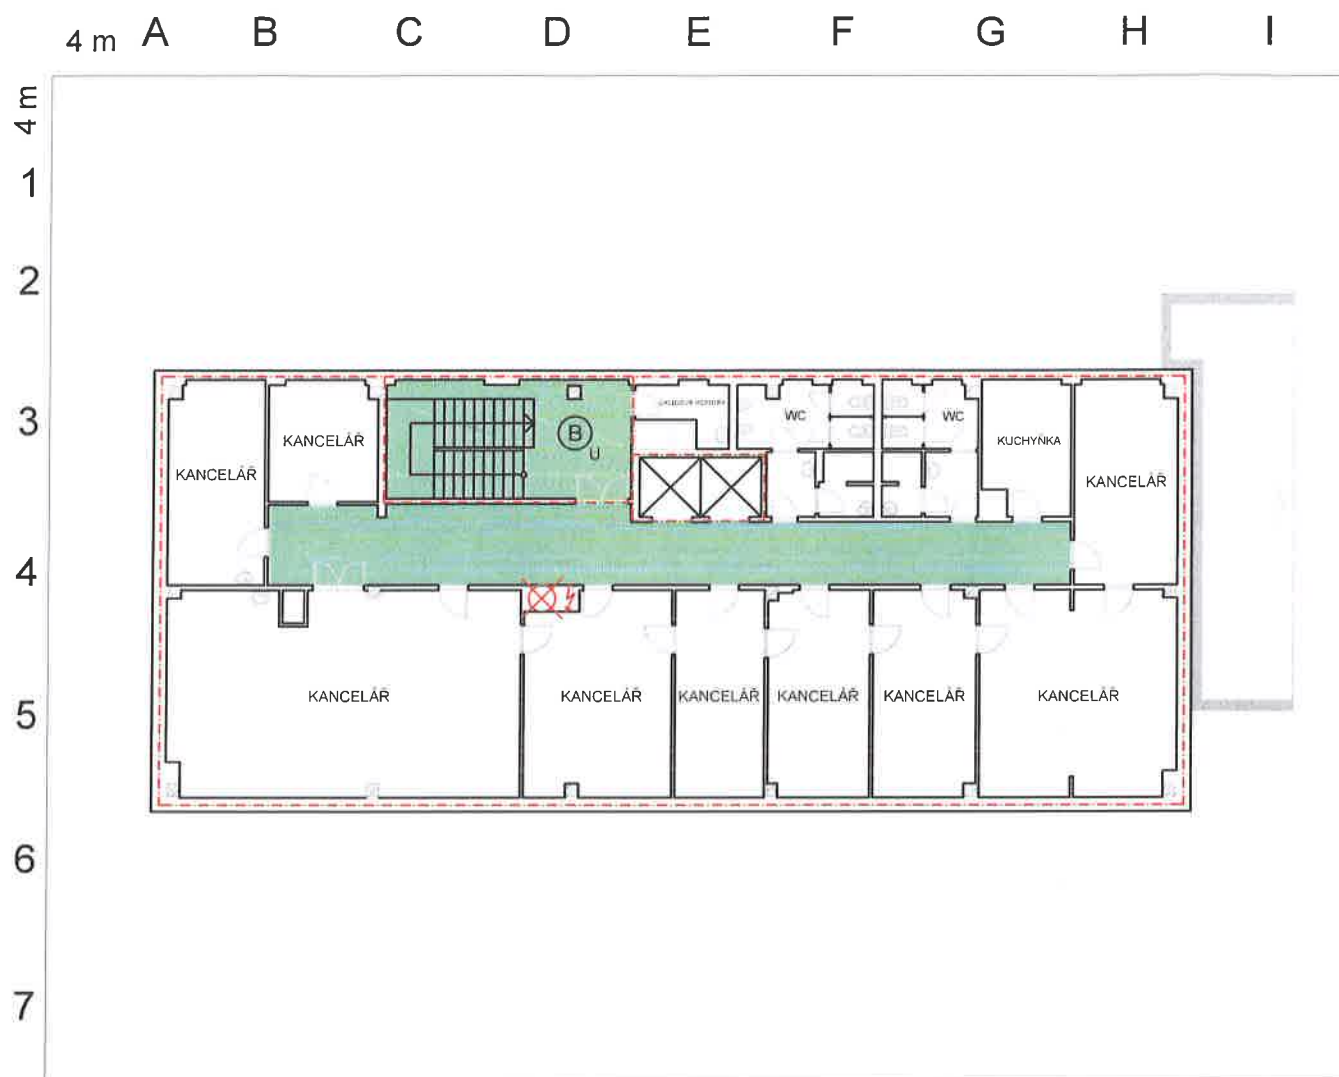

LEGENDA

- Výtah nesloužící k evakuaci
- CHÚC typu B (přetlak)
- Hranice požárního úseku
- Vedlejší vypínač el. energie (el. rozvaděč pro podlaží)
- Shromaždiště
- Podzemní hydrant DN 80 (Q = 6,9 l/s, p = 400 kPa)

SITUACE



ŘEZ

8.NP
7.NP
6.NP
5.NP
4.NP
3.NP
2.NP
1.NP
1.PP

**Správa nemovitostí
Královéhradeckého kraje a.s.**

Administrativní centrum
Na Okrouhlíku 1371, 500 02 Hradec Králové



Měřítko:

1:225

Název:

Administrativní centrum
Na Okrouhlíku 1371, 500 02 Hradec Králové

Schválil:

.....

[Signature]

Změny

Dne:

Provedl-podpis:

GRAFICKÁ ČÁST OPERATIVNÍHO PLÁNU

-PŮDORYS 7.NP-



LEGENDA

- Výtah nesloužící k evakuaci
- CHÚC typu B (přetlak)
- Hranice požárního úseku
- Vedlejší vypínač el. energie (el. rozvaděč pro podlaží)
- Shromaždiště
- Podzemní hydrant DN 80 (Q = 6,9 l/s, p = 400 kPa)

SITUACE



ŘEZ

8.NP
7.NP
6.NP
5.NP
4.NP
3.NP
2.NP
1.NP
1.PP

Měřítko:

1:225

Název:

Administrativní centrum
Na Okrouhlíku 1371, 500 02 Hradec Králové

Schválil:

Změny

Dne:

Provedl-podpis:

**Správa nemovitostí
Královéhradeckého kraje a.s.**

Administrativní centrum
Na Okrouhlíku 1371, 500 02 Hradec Králové



GRAFICKÁ ČÁST OPERATIVNÍHO PLÁNU

-PŮDORYS 8.NP-



LEGENDA



Výtah nesloužící k evakuaci



CHÚC typu B (přetlak)



Hranice požárního úseku



Vedlejší vypínač el. energie
(el. rozvaděč pro podlaží)



Shromaždiště



Podzemní hydrant DN 80
(Q = 6,9 l/s, p = 400 kPa)

SITUACE

 


ŘEZ

8.NP
7.NP
6.NP
5.NP
4.NP
3.NP
2.NP
1.NP
1.PP

**Správa nemovitostí
Královéhradeckého kraje a.s.**

Administrativní centrum
Na Okrouhlíku 1371, 500 02 Hradec Králové



Měřítko:

1:225

Název:

Administrativní centrum
Na Okrouhlíku 1371, 500 02 Hradec Králové

Schválil:

[Signature]

Změny

Dne:

Provedl-podpis: