



PŮDORYS

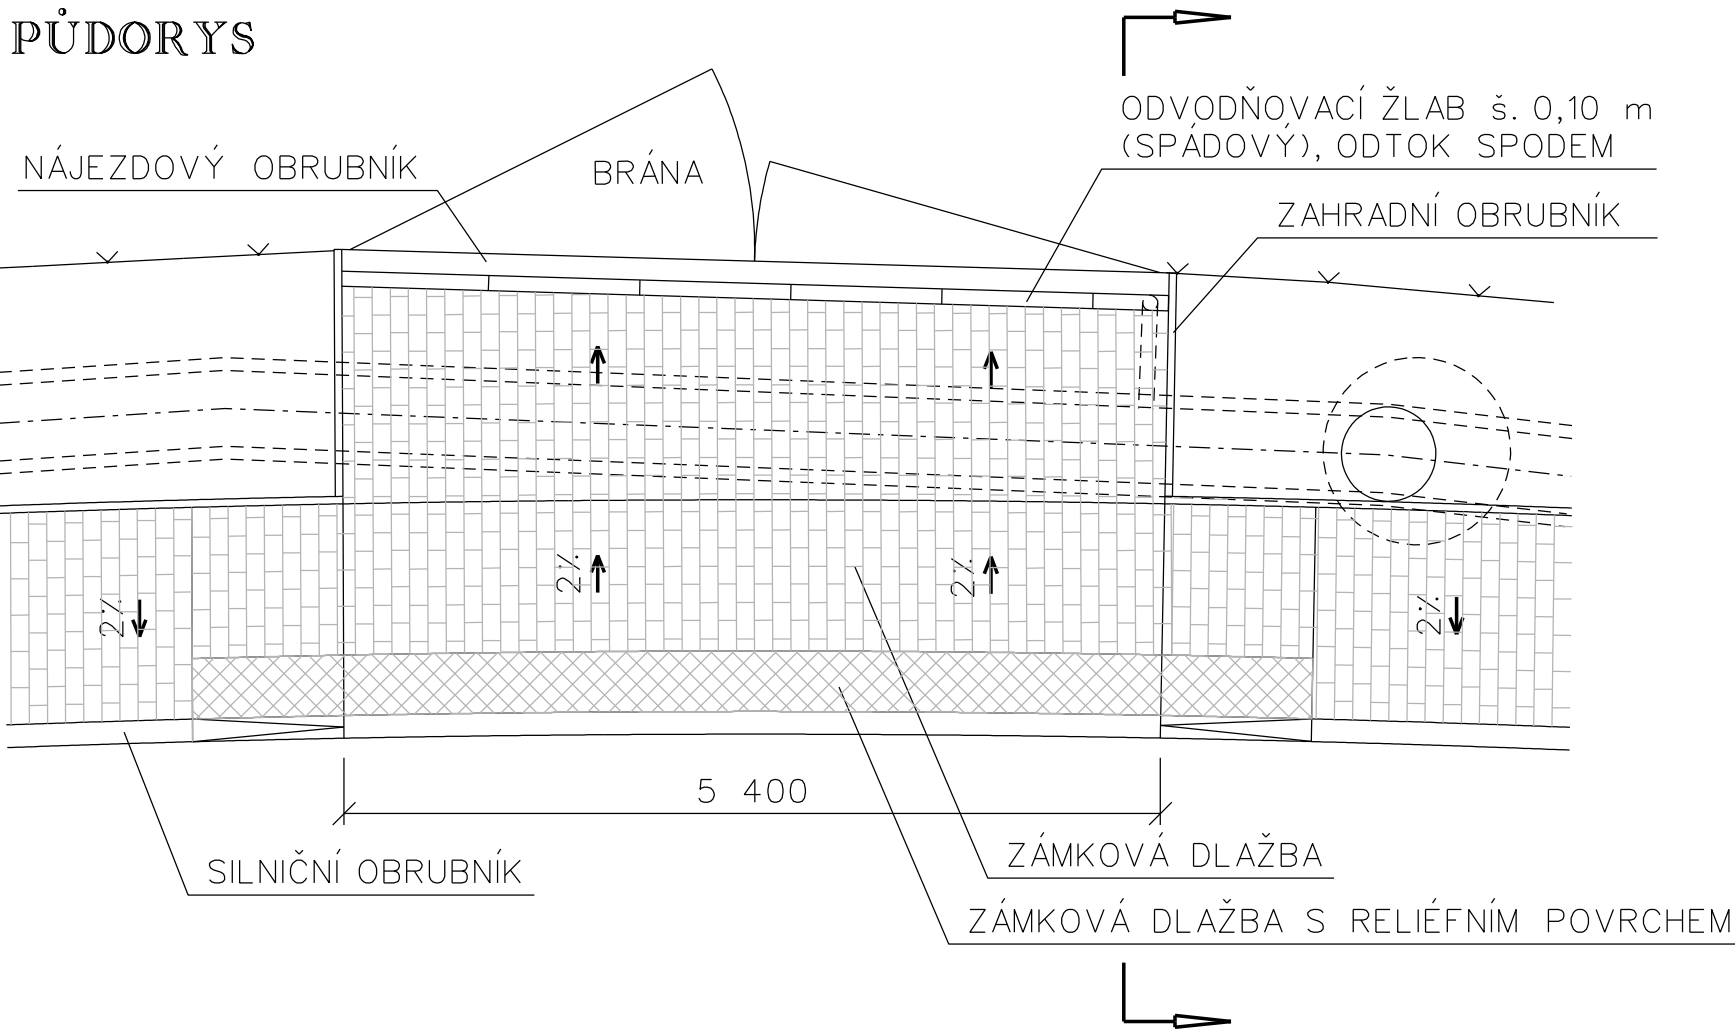


ŘEZ

M 1:25  
KM 0,171 80 - 0,177 20

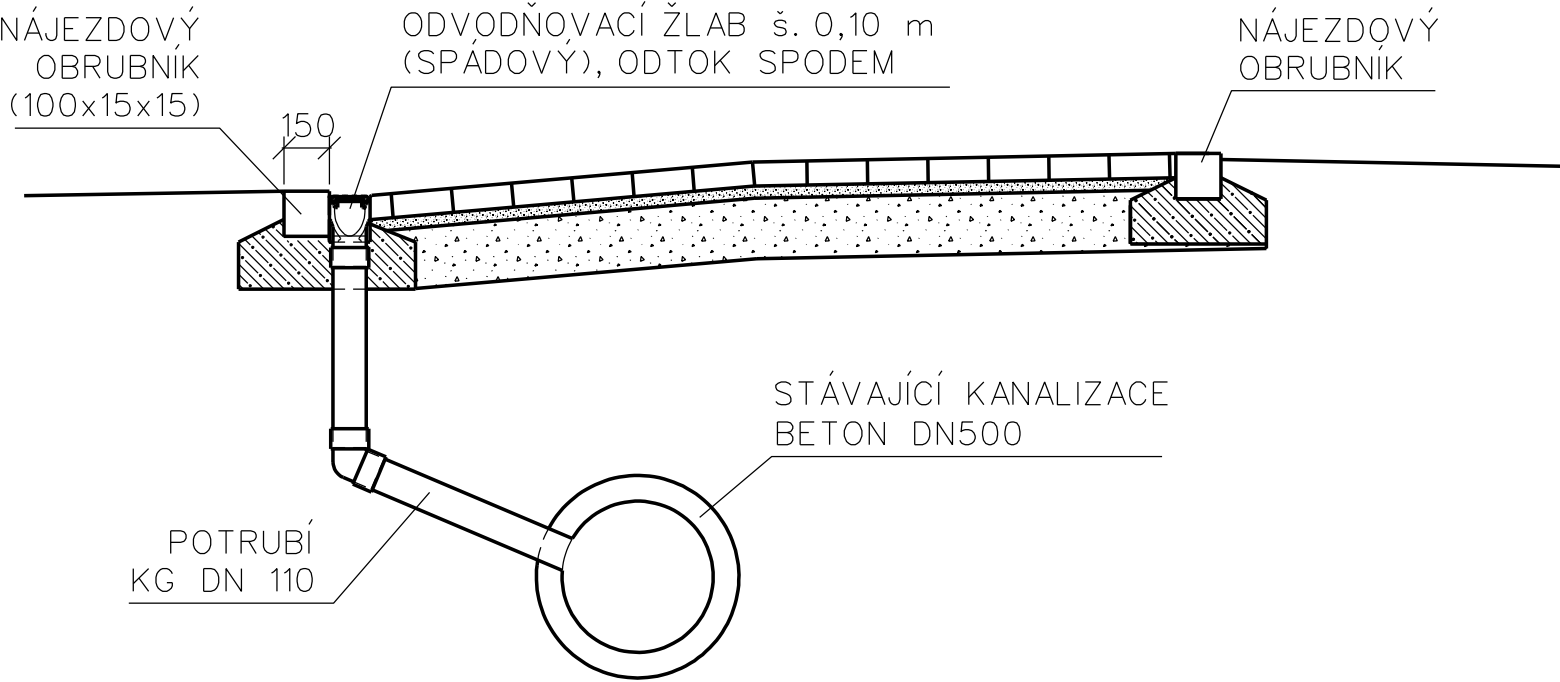

DETAIL ŘEZU

M 1:10

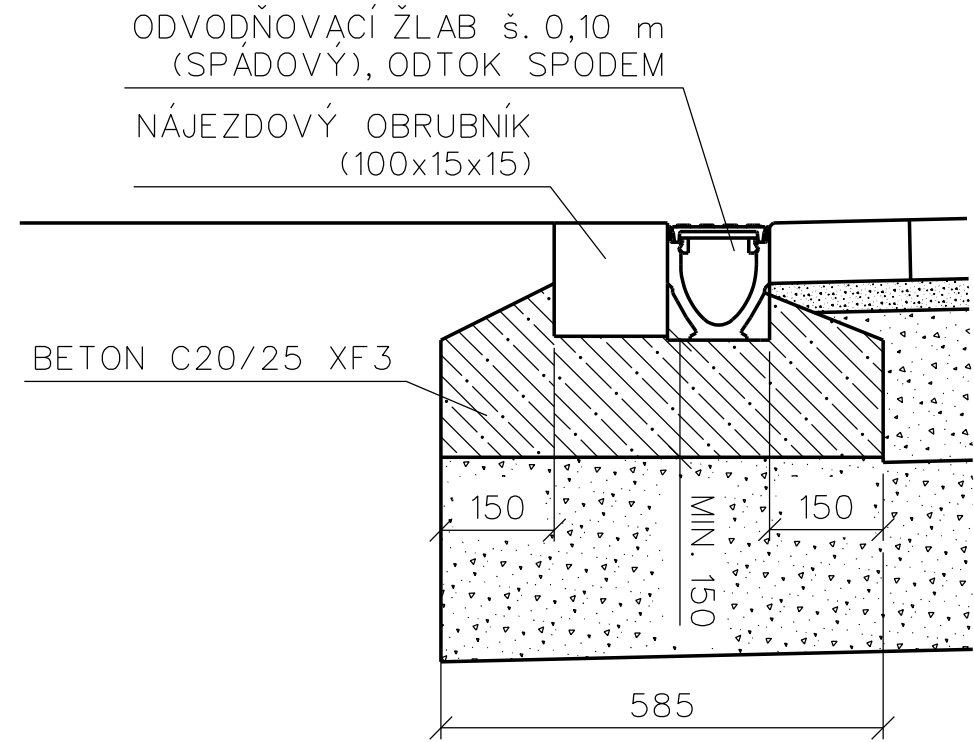


SJEZD KM 0,171 80 - 0,177 20 DL. 5,40 m

ODVODŇOVACÍ ŽLAB š. 0,10 m (SPÁDOVÝ), DÍL dl. 1,0 m	5 ks
ODVODŇOVACÍ ŽLAB š. 0,10 m (SPÁDOVÝ), DÍL dl. 0,5 m ODTOK SPODEM	1 ks
POTRUBÍ KG DN 110, dl. 1,0 m	2 ks
POTRUBÍ KG DN 110, KOLENO 67°	1 ks
NÁJEZDOVÝ OBRUBNÍK (100x15x15)	6 ks

MĚŘÍTKO 1:50  
ODVODNĚNÍ SJEZDU

PŮDORYS

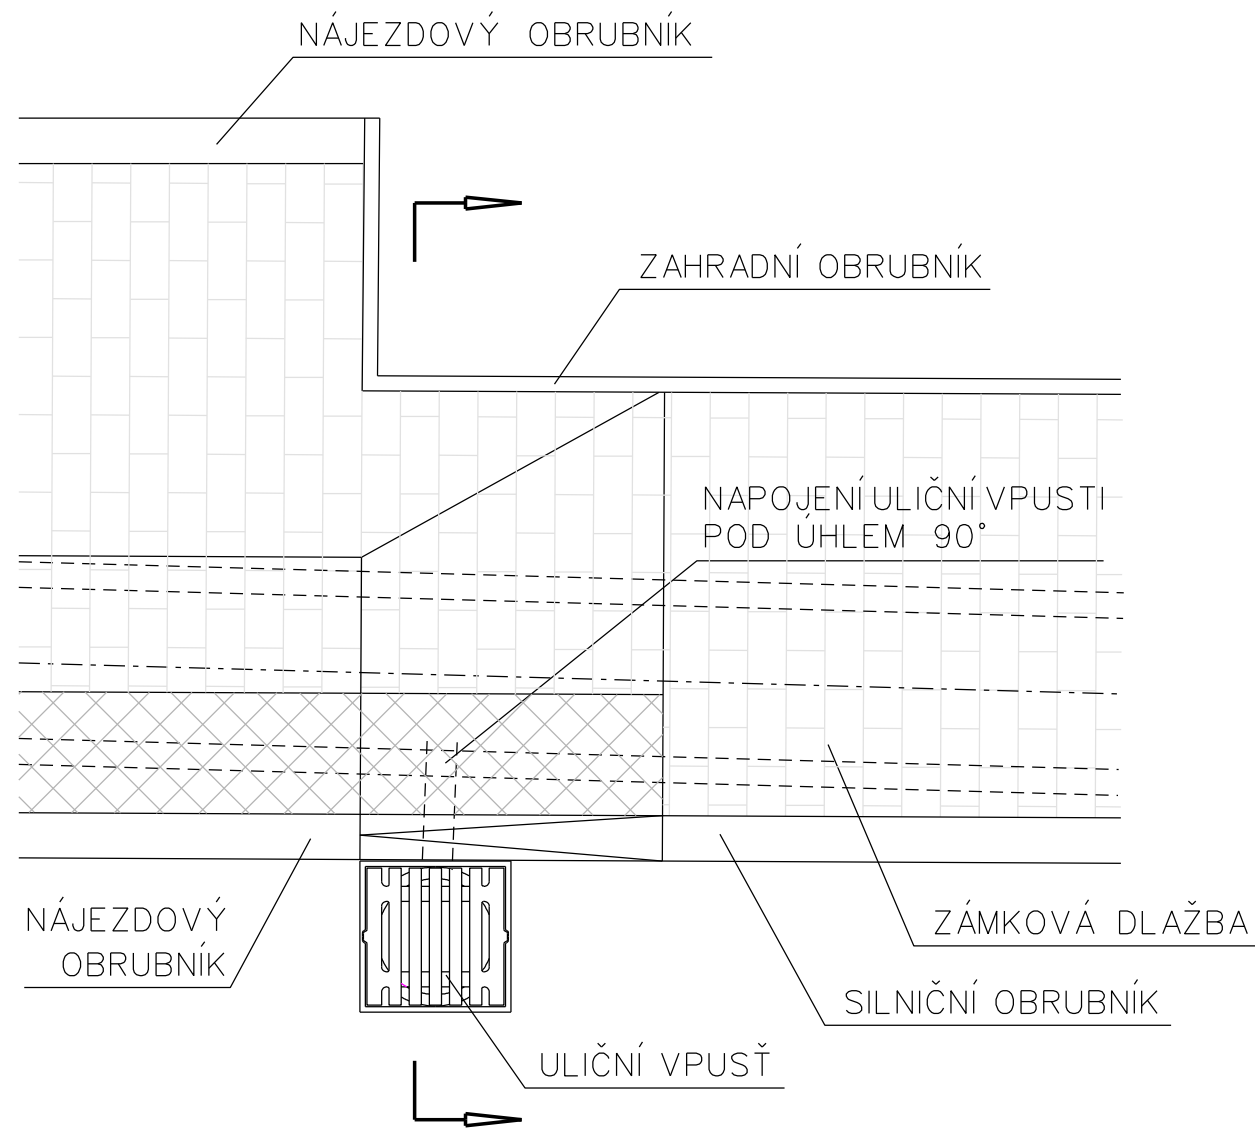


ULIČNÍ VPUST'

ULIČNÍ VPUST'	1 ks
KOŠ v. 250 mm	1 ks
VYROVNÁVACÍ PRSTENEC 450/60	1 ks
SKRUŽ HORNÍ 450/195	1 ks
DNO S VÝTOKEM PRO PVC DN 160 450/330	1 ks
POTRUBÍ KG DN 160, dl. 1,0 m	1 ks

CELKEM BUDOU PROVEDENY 2 KS

ŘEZ

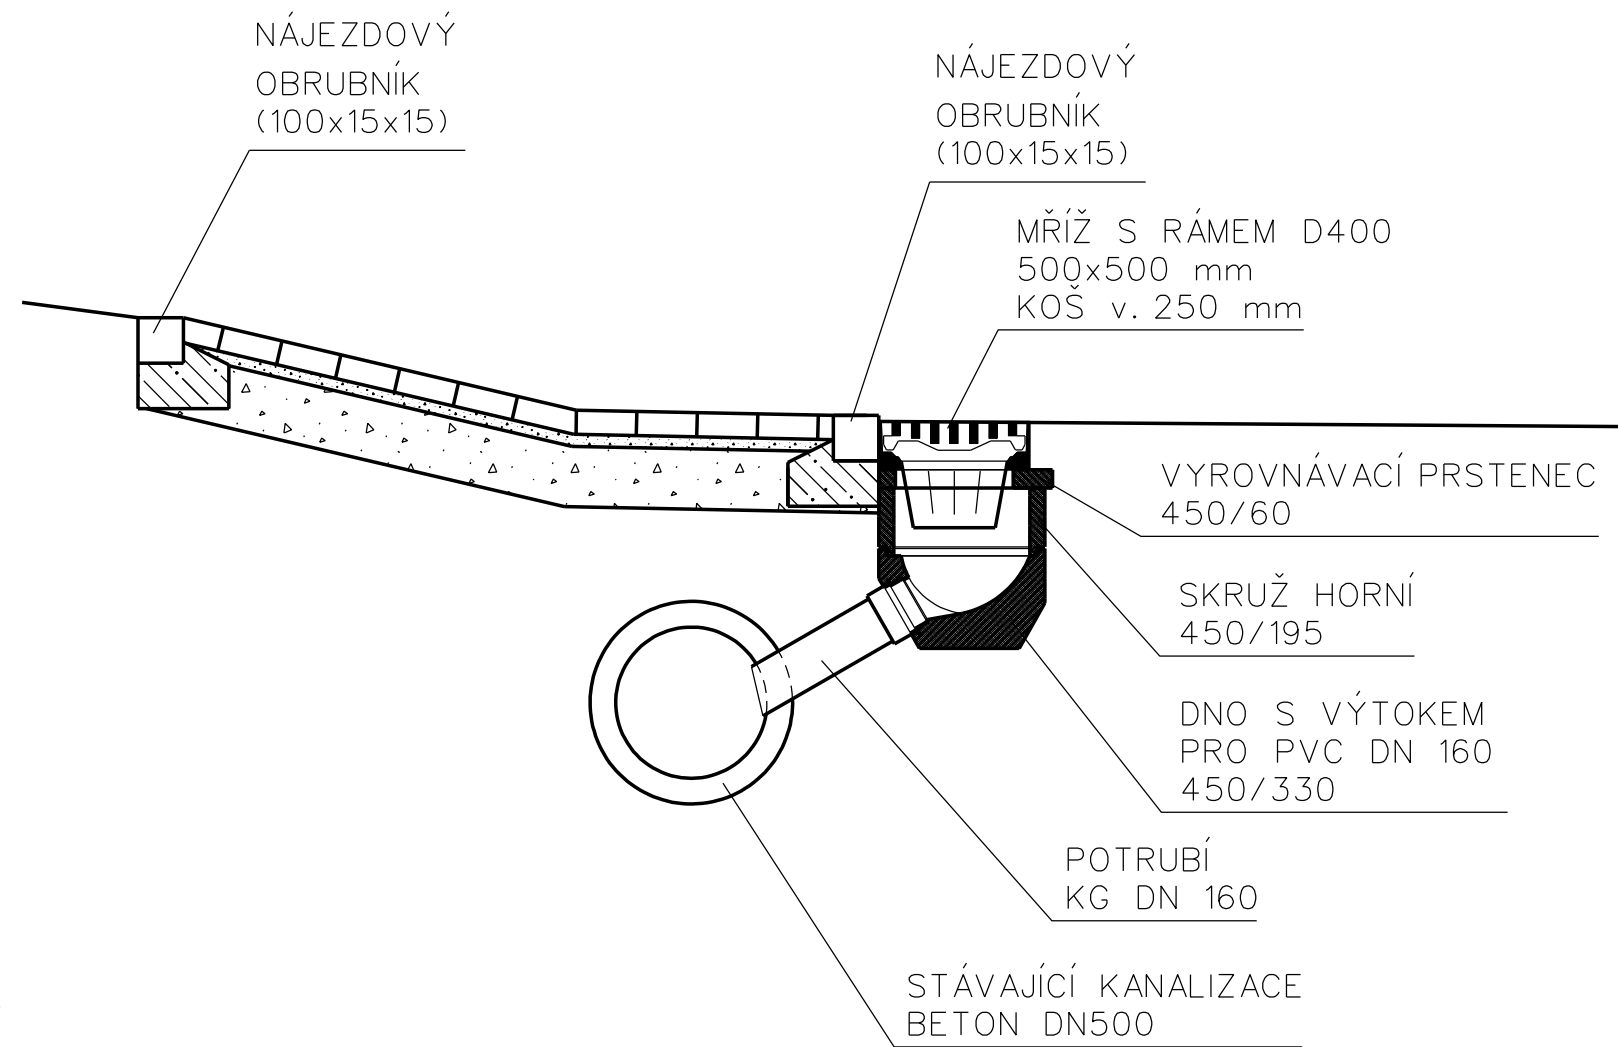

ULIČNÍ VPUST'


ULIČNÍ VPUST'	1 ks
KOŠ v. 250 mm	1 ks
VYROVNÁVACÍ PRSTENEC 450/60	1 ks
SKRUŽ STŘEDOVÁ S OTVOREM DN 160 450/350	1 ks
DNO S KALOVOU PROHLUBNÍ 450/300	1 ks
POTRUBÍ KG DN 160, dl. 1,0 m	1 ks

CELKEM BUDE PROVEDEN 1 KS

MĚŘÍTKO 1:25

ULIČNÍ VPUST' - OSAZENÍ KOMUNIKACE

PŮDORYS

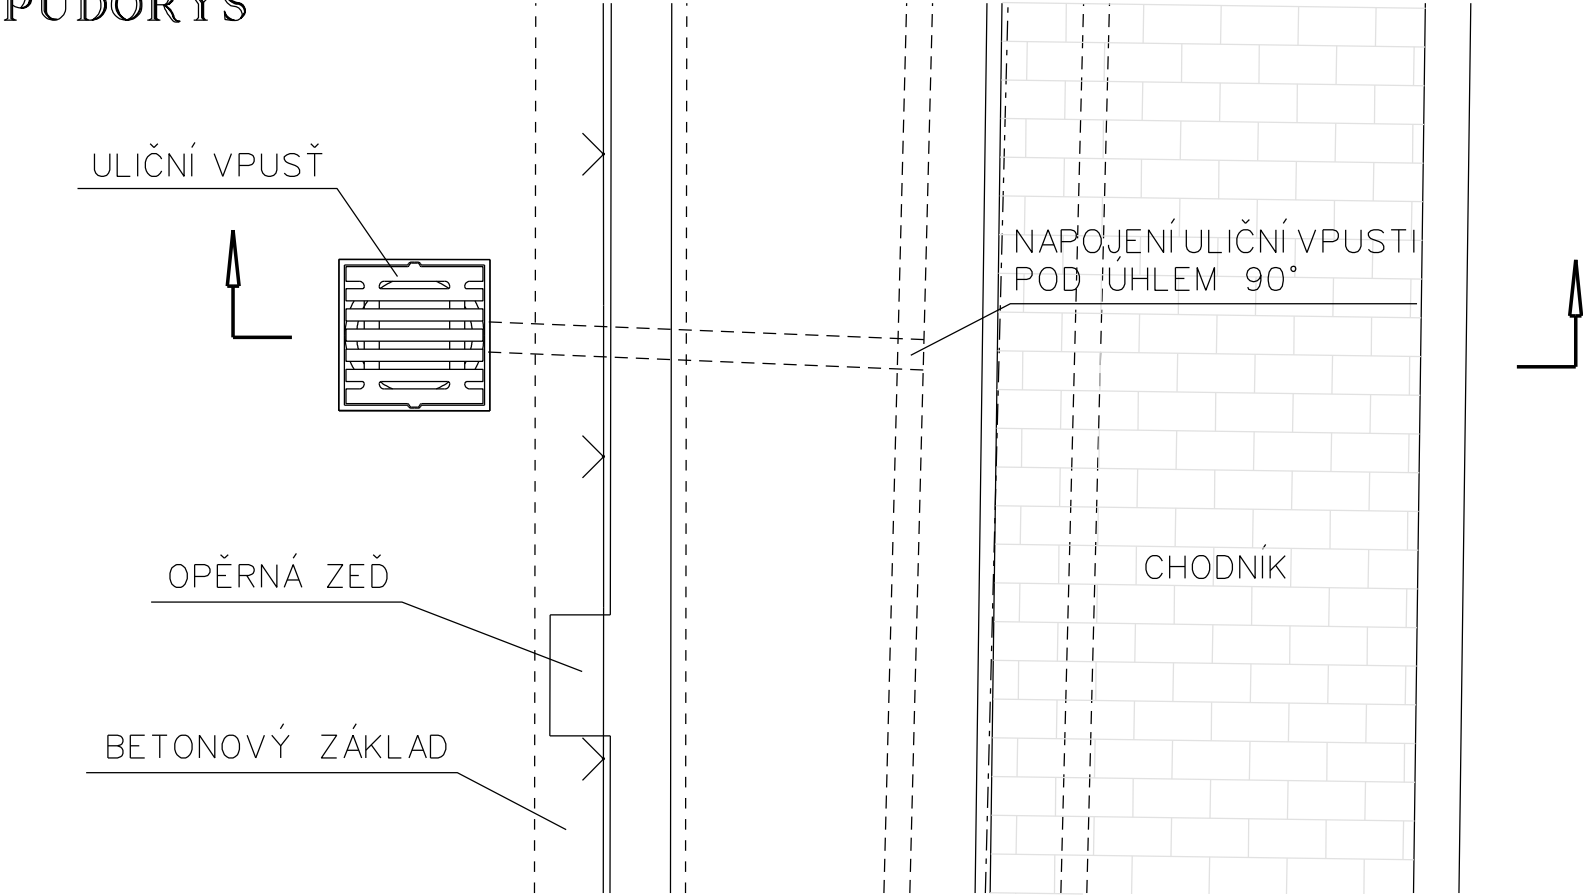


ULIČNÍ VPUŠŤ

ULIČNÍ VPUŠŤ	1 ks
KOŠ v. 250 mm	1 ks
VYROVNÁVACÍ PRSTENEC 450/60	1 ks
SKRUŽ HORNÍ 450/195	1 ks
DNO S VÝTOKEM PRO PVC DN 160 450/330	1 ks
POTRUBÍ KG DN 160, KOLENO 15°	1 ks
POTRUBÍ KG DN 160, dl. 2,0 m	1 ks

CELKEM BUDOU PROVEDENY 4 KS


ŘEZ

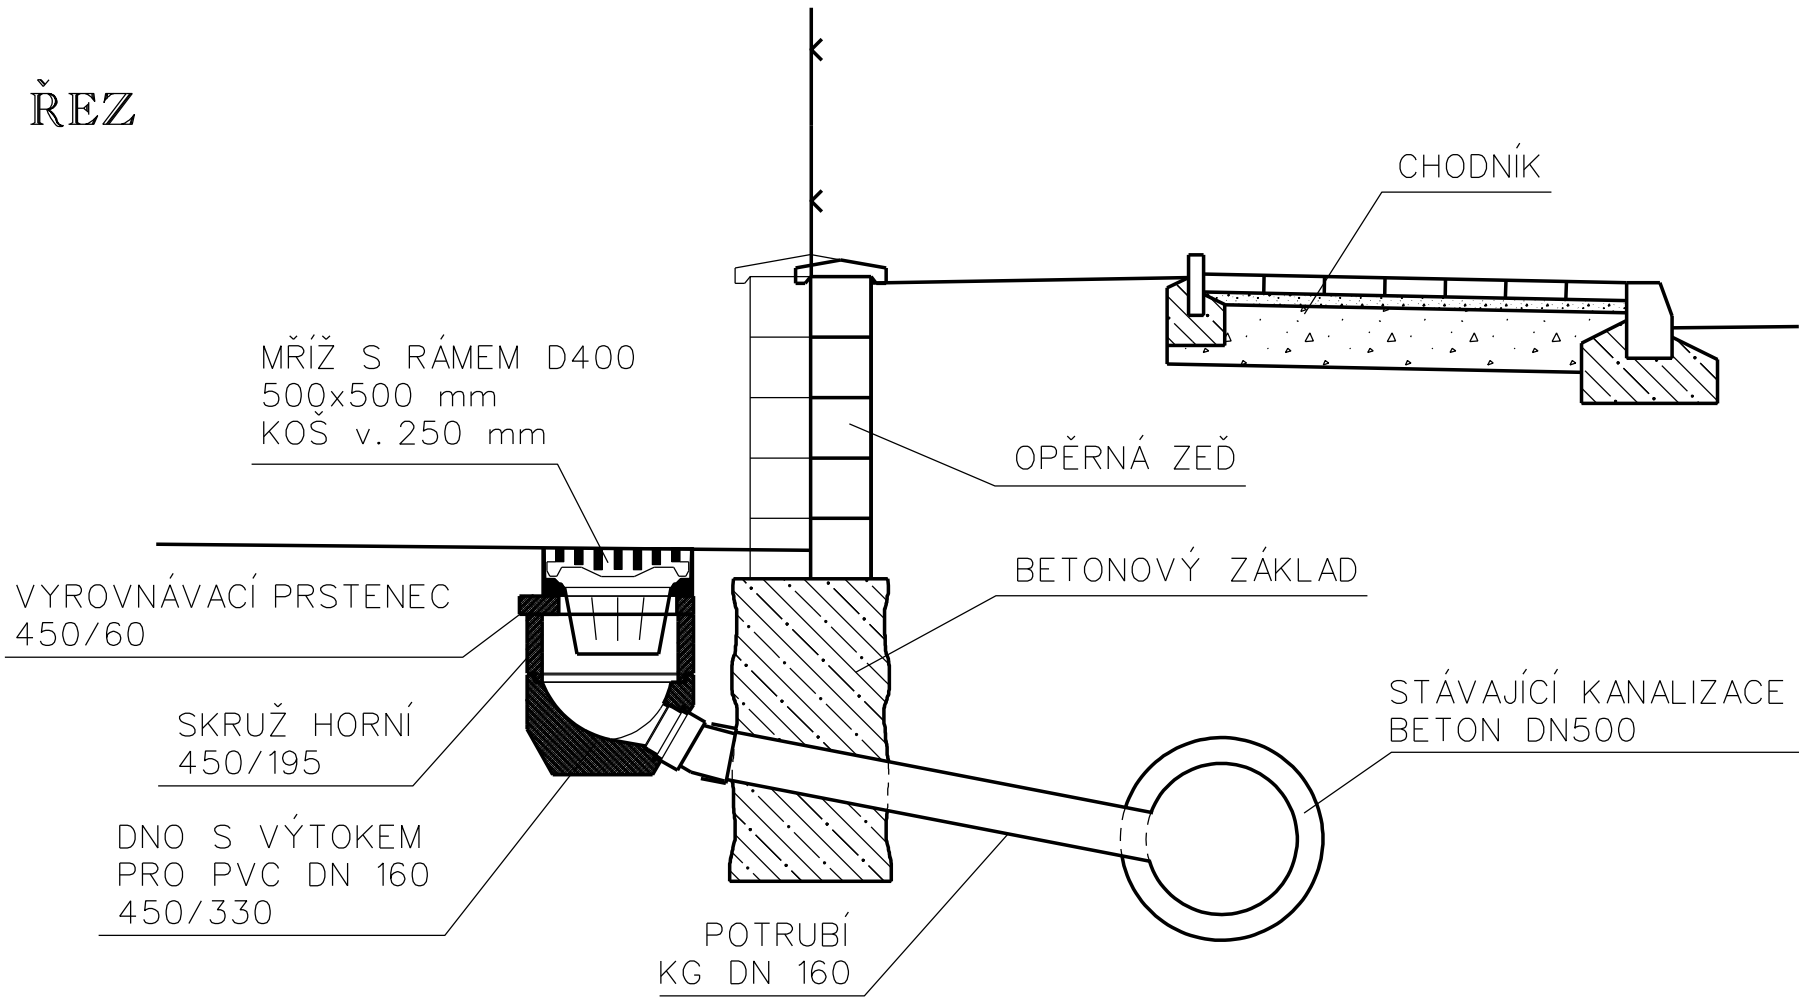


MĚŘÍTKO 1:25

ULIČNÍ VPUŠŤ - OSAZENÍ VOLNÝ TERÉN

PŮDORYS

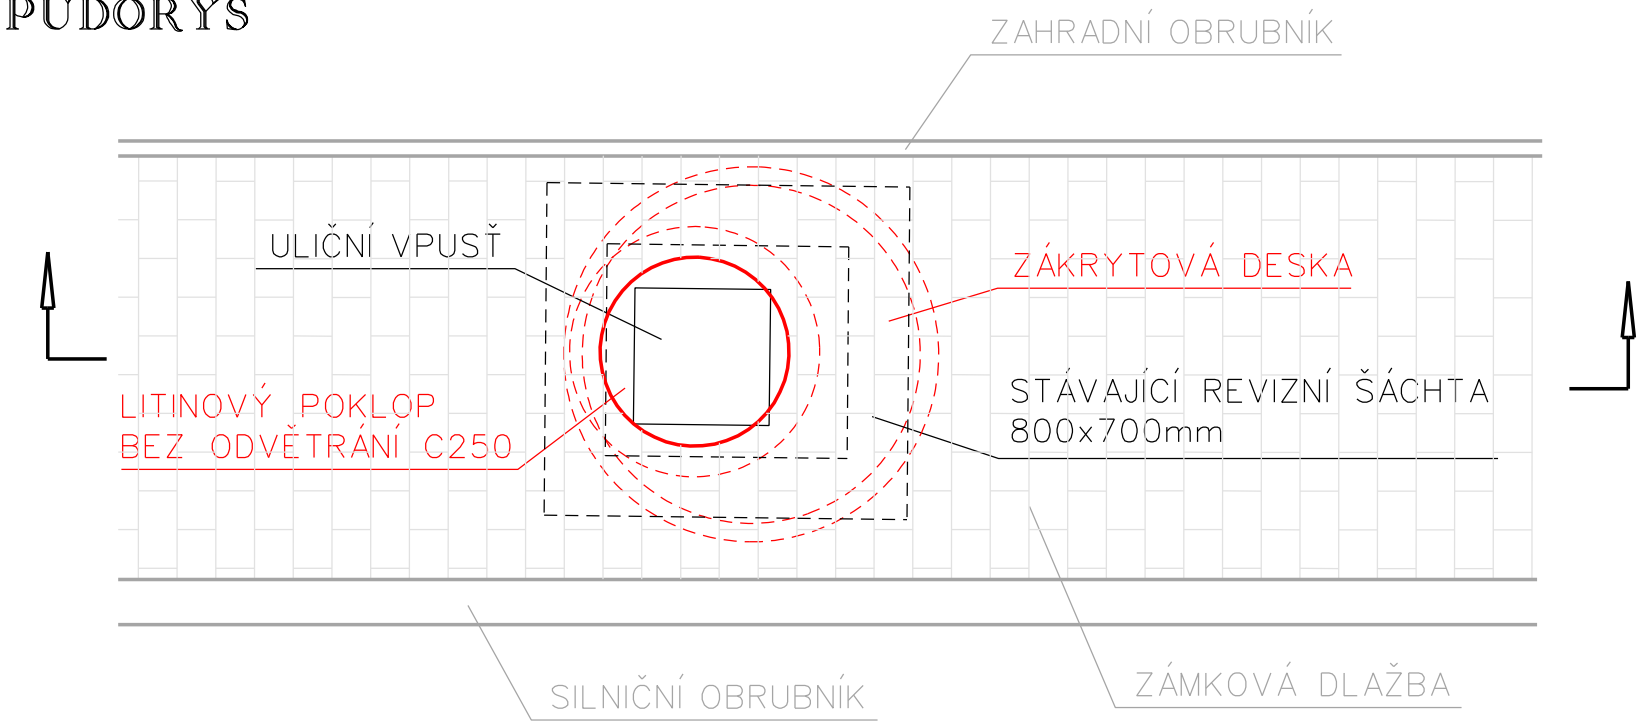

ŘEZ

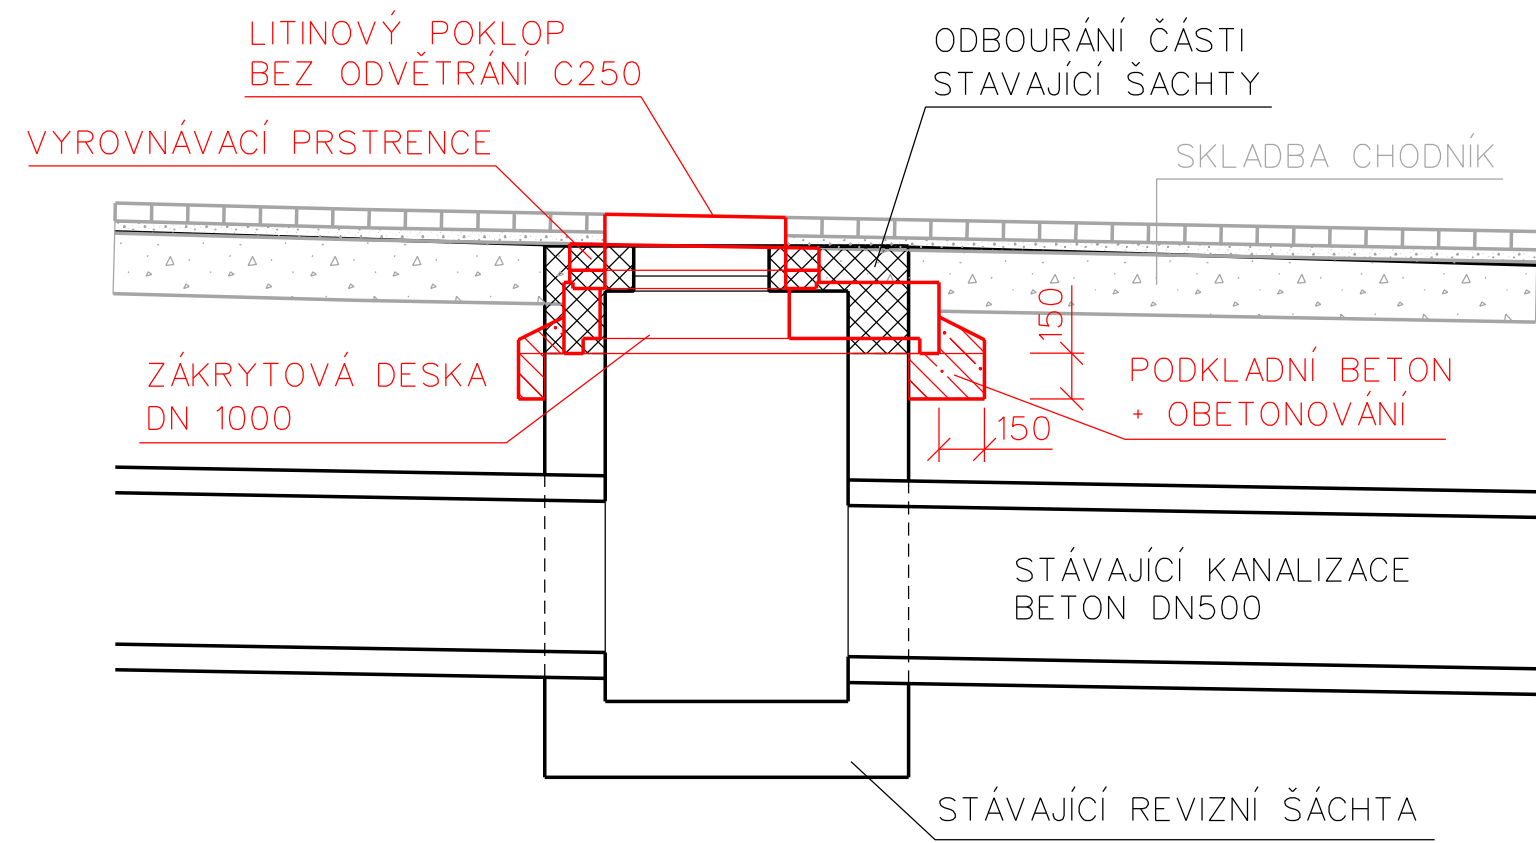

VÝŠKOVÁ UPRAVA ŠACHTY Š0

DEMOLICE ČÁSTI ŠACHTY	0,1 m <sup>3</sup>
BETON C20/25 XF3	0,1 m <sup>3</sup>
LITONOVÝ POKLOP C250	1 ks
VYROVNÁVACÍ PRSTENEC 600/60-100/120	1 ks

CELKEM BUDE PROVEDEN 1 KS

VÝŠKOVÁ UPRAVA ŠACHTY Š3

ODSTRANĚNÍ RÁMU A POKLOPU VPUSTI	1 ks
DEMOLICE ČÁSTI ŠACHTY	0,3 m <sup>3</sup>
BETON C20/25 XF3	0,3 m <sup>3</sup>
LITONOVÝ POKLOP C250	1 ks
VYROVNÁVACÍ PRSTENEC 600/60-100/120	1 ks
VYROVNÁVACÍ PRSTENEC 600/120/120	2 ks
ZÁKRYTOVÁ DESKA 100-63/17	1 ks

CELKEM BUDE PROVEDEN 1 KS

VÝŠKOVÁ UPRAVA ŠACHTY Š5, Š7, Š8

ODSTRANĚNÍ RÁMU A POKLOPU VPUSTI	1 ks
DEMOLICE ČÁSTI ŠACHTY	0,3 m <sup>3</sup>
BETON C20/25 XF3	0,3 m <sup>3</sup>
LITONOVÝ POKLOP C250	1 ks
VYROVNÁVACÍ PRSTENEC 600/60-100/120	1 ks
VYROVNÁVACÍ PRSTENEC 600/60/120	1 ks
ZÁKRYTOVÁ DESKA 100-63/17	1 ks

CELKEM BUDOU PROVEDENY 3 KS

VÝŠKOVÁ UPRAVA ŠACHTY Š9

VYROVNÁVACÍ PRSTENEC 600/100/120	1 ks
VYROVNÁVACÍ PRSTENEC 600/120/120	1 ks


CELKEM BUDE PROVEDEN 1 KS

OBSAH :

ODVODNĚNÍ SJEZDU	1:50
ULIČNÍ VPUŠŤ - OSAZENÍ KOMUNIKACE	1:25
ULIČNÍ VPUŠŤ - OSAZENÍ VOLNÝ TERÉN	1:25
ÚPRAVY REVIZNÍ ŠACHTY	1:25

**PŘED ZAPOČETÍM PRACÍ NUTNO VYTÝČIT  
VEŠKERÁ PODZEMNÍ VEDENÍ !**

**SOUŘADNICOVÝ SYSTÉM JTSK  
VÝŠKOVÝ SYSTÉM BPV**

Vypracoval	Zodpovědný Projektant	Zodpovědný Zástupce	Kontrola	 <p>ROKYCANOVA 114/IV VYSOKÉ MÝTO 566 01 tel. 465 423 691 - 2 E-mail: <a href="mailto:agroprojekce@agroprojekce.cz">agroprojekce@agroprojekce.cz</a></p>												
Tomáš Hrdonka	Tomáš Hrdonka	Ing. Jakoubek Jaroslav	Ing. Tměj Jaroslav													
Kraj : Královéhradecký		PÚsRP : Jičín														
MĚÚ : Dřevěnice				<table><tr><td>Stupeň :</td><td>DSP + DPS</td></tr><tr><td>Datum :</td><td>05. 2025</td></tr><tr><td>Formát :</td><td>9 A4</td></tr><tr><td>Zak.číslo :</td><td>008 30/25</td></tr><tr><td>Měřítko :</td><td>1:50, 1:25</td></tr><tr><td>Příloha :</td><td>D.1.2.10.</td></tr></table>	Stupeň :	DSP + DPS	Datum :	05. 2025	Formát :	9 A4	Zak.číslo :	008 30/25	Měřítko :	1:50, 1:25	Příloha :	D.1.2.10.
Stupeň :	DSP + DPS															
Datum :	05. 2025															
Formát :	9 A4															
Zak.číslo :	008 30/25															
Měřítko :	1:50, 1:25															
Příloha :	D.1.2.10.															
Investor : Obec Dřevěnice, č.p. 56, 507 13 Železnice																
Akce :																
Chodník v lokalitě " Dolánky " v obci Dřevěnice																
Obsah : Detaily odvodnění																