



Souřadnicový systém	Výškový systém	RSGeo-pro s.r.o. Geodetické a kartografické práce Varšavská 16, Praha 2, 120 00 tel: 775 603 456 www.rsgo.cz
JTSK	BPV	
Zaměřil	Vyhotovil	
Ing. Lukáš Vais Ing. Roman Šulc	Ing. Lukáš Vais Ing. Roman Šulc	
Zadavatel: DIK – Dopravně inženýrská kancelář Bozděchova 1668, Hradec Králové, 500 02		
Akce: Polohopisné a výškopisné zaměření lokality Silnice II/284, Stará Paka		
Výkres:	Výkres situace	Č.výkresu: 01
Datum zaměření: 12/2020 a 1/2021		Měřítko 1:500/1000

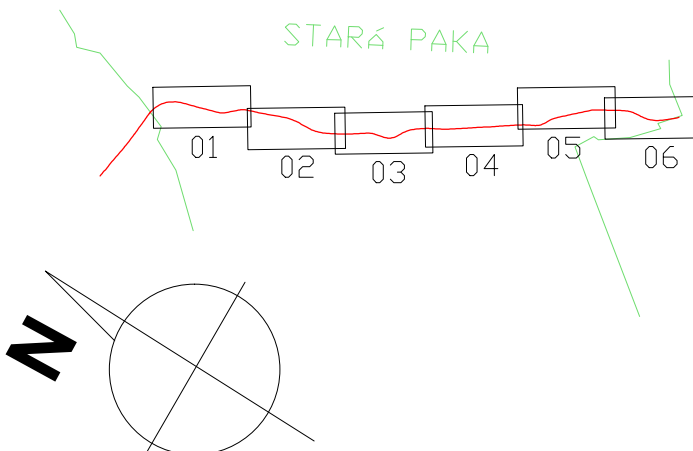

- VODOVOD VOS A.S.
- DEŠŤOVÁ KANALIZACE (VOS A.S./OBEČ/ÚS)
- SPLAŠKOVÁ KANALIZACE VOS A.S.
- JEDNOTNÁ KANALIZACE VOS A.S.
- NÍZKÉ NAPĚTÍ ČEZ DISTRIBUCE A.S.
- VYSOKÉ NAPĚTÍ ČEZ DISTRIBUCE A.S.
- SDĚLOVACÍ VEDENÍ CETIN A.S.
- SDĚLOVACÍ VEDENÍ SŽ S.O.
- PLYNOVOD GASNET A.S.
- vo —VO ELEKTROS SPOL S.R.O.

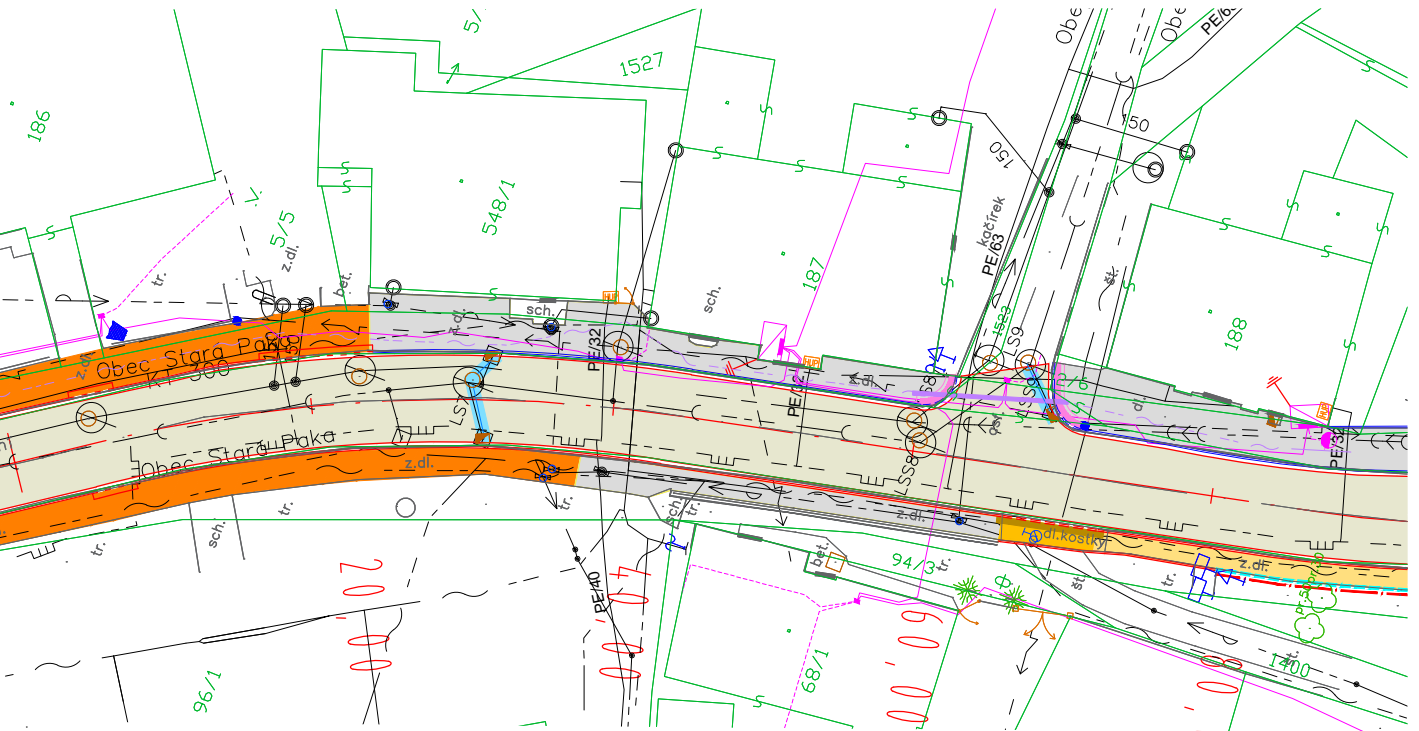

ČÍSLO ZMĚNY	DATUM ZMĚNY	POPIS/OBSAH ZMĚNY	PODPIS

II/284 HR. OKR. JC/SM - STARÁ PAKA, ETAPA I

název akce

S0105 STARÁ PAKA

stavební objekt

Královéhradecký kraj

Pivovarské náměstí 1245, 500 03 Hradec Králové

objednatel

Stará Paka

místo stavby

spolupráce

Královéhradecký kraj

D I K

DOPRAVNĚ INŽENÝRSKÁ KANCELÁŘ

Bozděchova 1668, 500 02 Hradec Králové

tel : 495 219 036, 495 212 647, fax : 495 221 677

e-mail : dik@dik - hk.cz, http : www.dik-hk.cz

SITUACE KOMUNIKACE 03

výkres

1:500

měřítko

PDPS

stupeň

ING. M. BURIANEC

kontroloval

ING. L. BURIANEC

hlavní inženýr projektu

ING. M. BURIANEC

zodpovědný projektant

ING. L. BURIANEC

vypracoval

A122/20

číslo zakázky

8/2025

datum

D11.2.3

číslo přílohy