

LEGENDA - INŽENÝRSKÉ SÍTĚ - STAV

- VODOVOD VOS A.S.
— DEŠŤOVÁ KANALIZACE (VOS A.S./OBEC/ÚS)
— SPLAŠKOVÁ KANALIZACE VOS A.S.
— JEDNOTNÁ KANALIZACE VOS A.S.
— NÍZKÉ NAPĚTÍ ČEZ DISTRIBUCE A.S.
— VYSOKÉ NAPĚTÍ ČEZ DISTRIBUCE A.S.
— SĐELOVACÍ VEDENÍ ČETIN A.S.
— SĐELOVACÍ VEDENÍ SŽ S.O.
— PLYNOVOD GASNET A.S.
— va — VO ELEKTROS SPOL S.R.O.

LEGENDA - STAV

- POLOHOPIS, VÝŠKOPIS
— KATASTR NEMOVITOSTÍ
— HRANICE KATASTRU NEMOVITOSTÍ
— VODNÍ TOKY
— ZÁPLAVOVÉ ÚZEMÍ Q100
— LOKÁLNÍ BOKORIDOR
— REGIONÁLNÍ BOKORIDOR
— OCHRANNÉ PÁSMO LESA
— OCHRANNÉ PÁSMO ŽELEZNICE (60M)
— LIBERECKÝ IS14a DOPRAVNÍ ZNAČENÍ - STAV

Souřadnicový systém	Výškový systém	RSGeo-pro s.r.o. Geodetické a kartografické práce Varšavská 16, Praha 2, 120 00 tel: 775 603 456 www.rsgeo.cz
JTSK	BPV	
Zaměřil	Vyhotovil	
Ing. Lukáš Vais Ing. Roman Sulc	Ing. Lukáš Vais Ing. Roman Sulc	
Zadavatel: DIK – Dopravně inženýrská kancelář Bozděchova 1668, Hradec Králové, 500 02		
Akce: Polohopisné a výškopisné zaměření lokality Silnice II/284, Stará Paka		
Výkres: Výkres situace	Č.výkresu: 01	
Datum zaměření: 12/2020 a 1/2021		Měřítko 1:500/1000



- S0 105 STARÁ PAKA
S0 203 MOST EV.Č. 284-023
S0 301 ÚPRAVY ODVODNĚNÍ - STARÁ PAKA

LEGENDA:

- silniční obruba (S0105)
— vodorovné dopravní značení (S0105)
— úpravy kanalizace (S0301)
— most ev.č. 284-023 (S0203)
— hranice stavby

KOORDINACE:

- Stará Paka - zastávky BUS podél silnice II/284
Stará Paka - rekonstrukce NN z JC - 0280

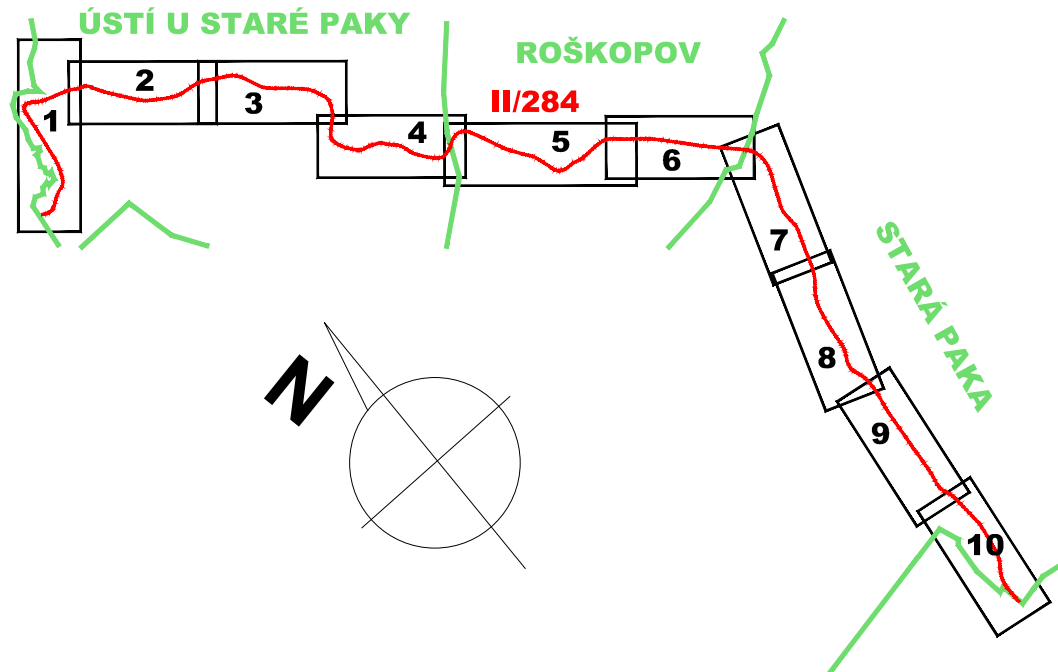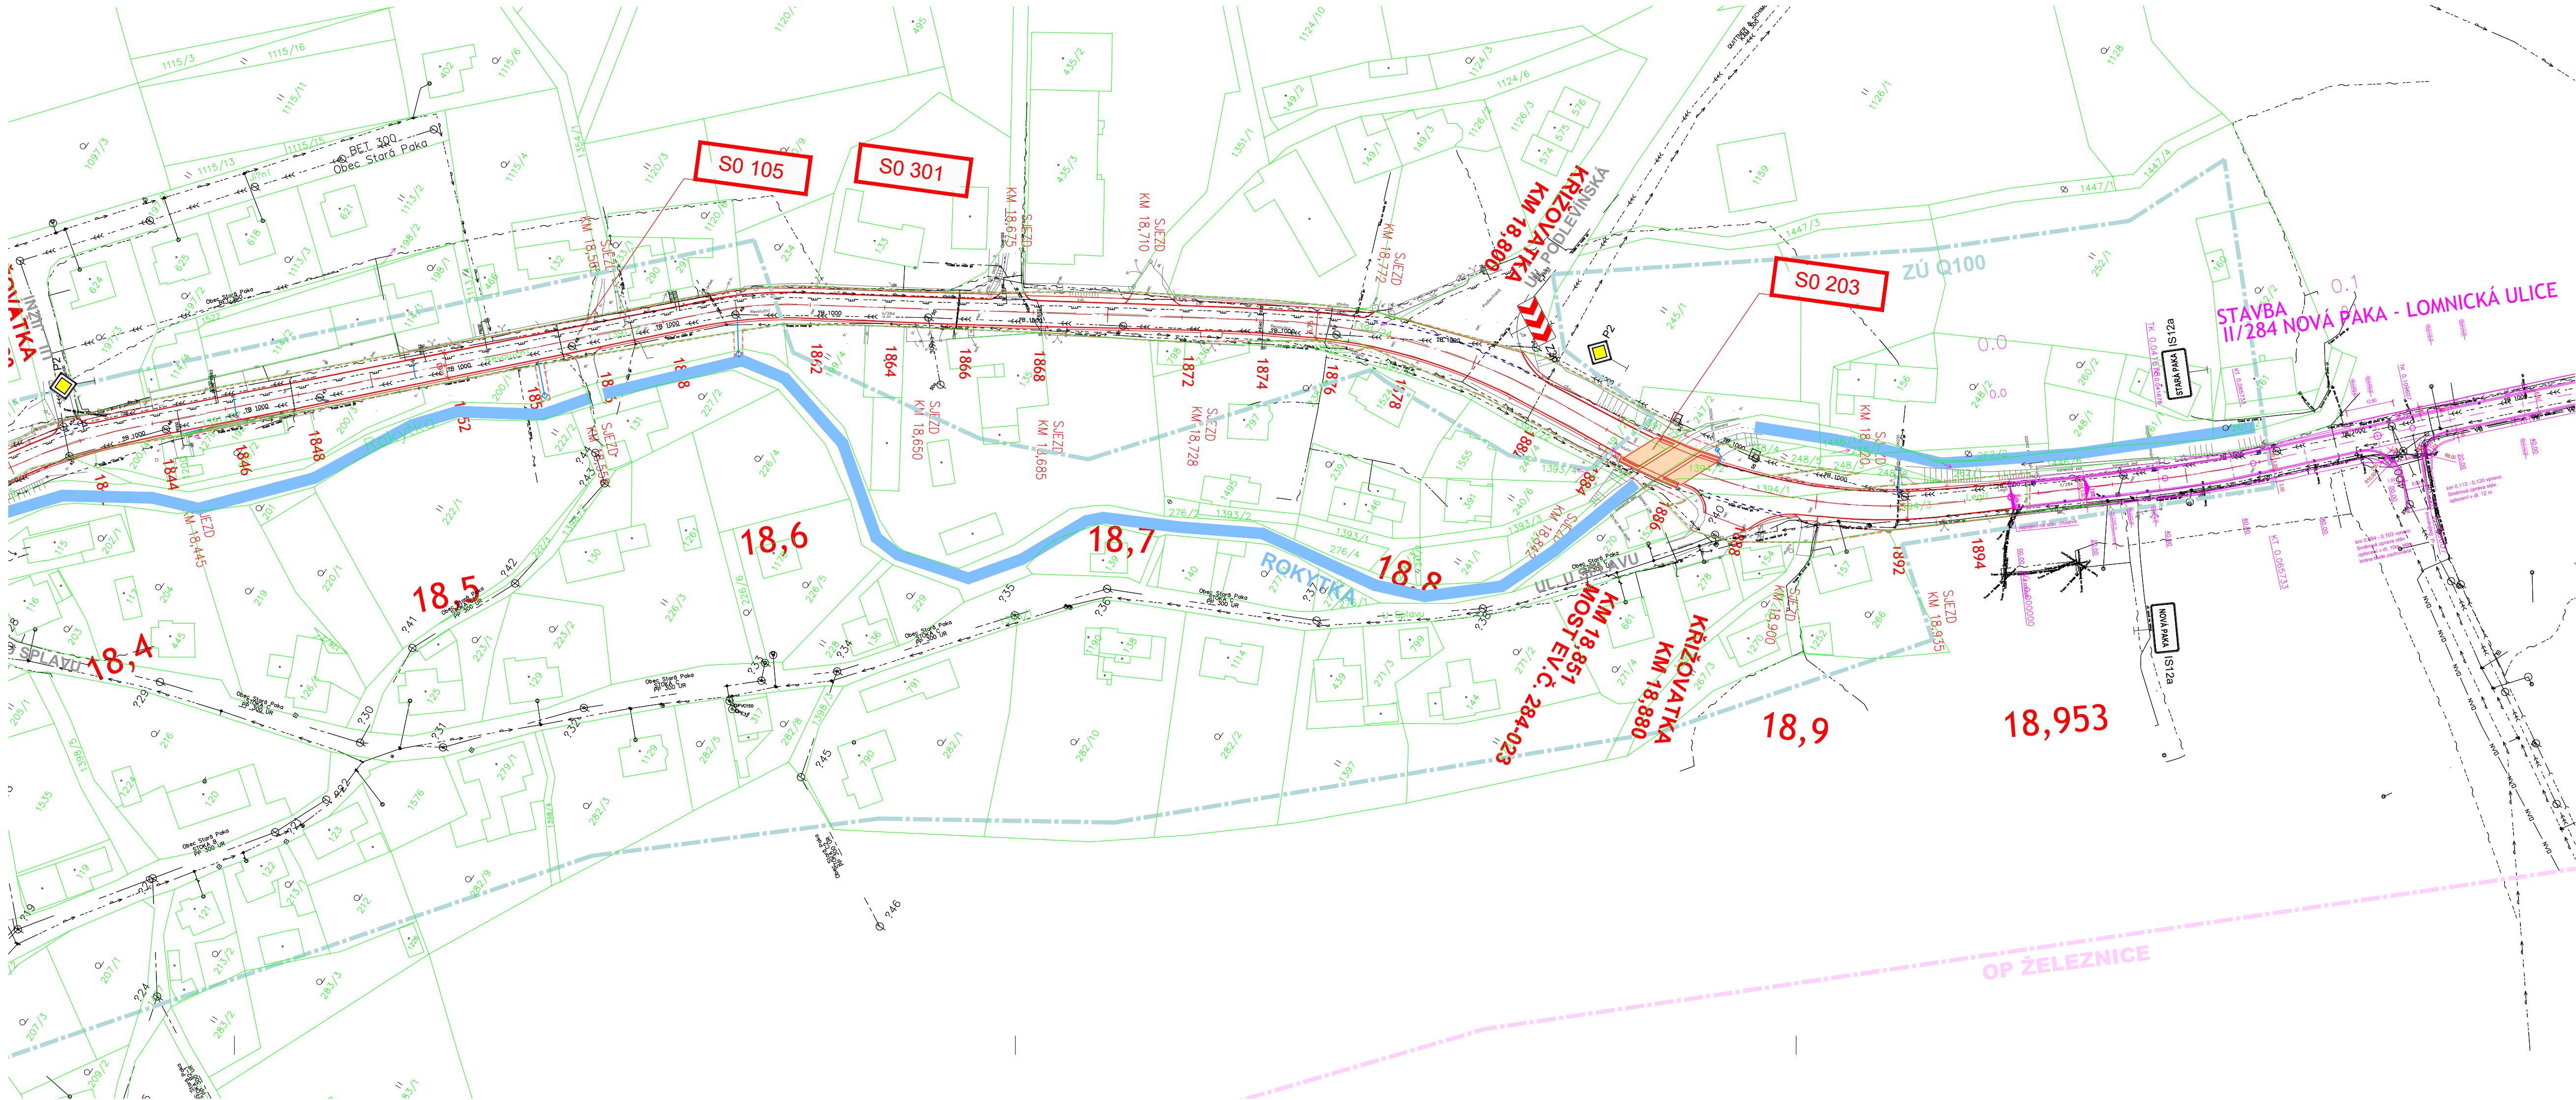

ČÍSLO ZMĚNY	DATUM ZMĚNY	POPIS/OBSAH ZMĚNY	PODPIS

II/284 HR. OKR. JC/SM - STARÁ PAKA

název akce

stavěbní objekt

Královéhradecký kraj
Pivovarské náměstí 1245, 500 03 Hradec Králové

objednatel

Stará Paka

místo stavby

spolupráce

Královéhradecký kraj

DIK
DOPRAVNĚ INŽENÝRSKÁ KANCELÁŘ
Bozděchova 1668, 500 02 Hradec Králové
tel : 495 219 036, 495 212 647, fax : 495 221 677
e-mail : dik@dik - hk.cz, http : www.dik-hk.cz

KOORDINAČNÍ SITUACE STAVBY - DÍL 10

výkres

1:1000
měřítko

DUSP
stupeň

ING. M. BURIANEC
kontroloval

ING. L. BURIANEC
hlavní inženýr projektu

A122/20
číslo zakázky

ING. M. BURIANEC
zodpovědný projektant

ING. L. BURIANEC
vypracoval

11/2023
datum

C2.10
číslo přílohy

Ověřovací doložka

Změna datového formátu dokumentu v digitální podobě podle § 69a z. č. 499/2004 Sb.

Subjekt, který změnu datového formátu provedl:

POLICIE ČESKÉ REPUBLIKY
Krajské ředitelství policie Královéhradeckého kraje
územní odbor, dopravní inspektorát
Balbínova 24
Jičín

Datum vyhotovení:

02.05.2025 11:01

Jméno a příjmení osoby, která změnu datového formátu provedla:

por. Tomáš Foff, DiS.

Zajišťovací prvek:

bez zajišťovacího prvku

Výsledek ověření:

Původní datový formát dokumentu

PDF [application/pdf]