



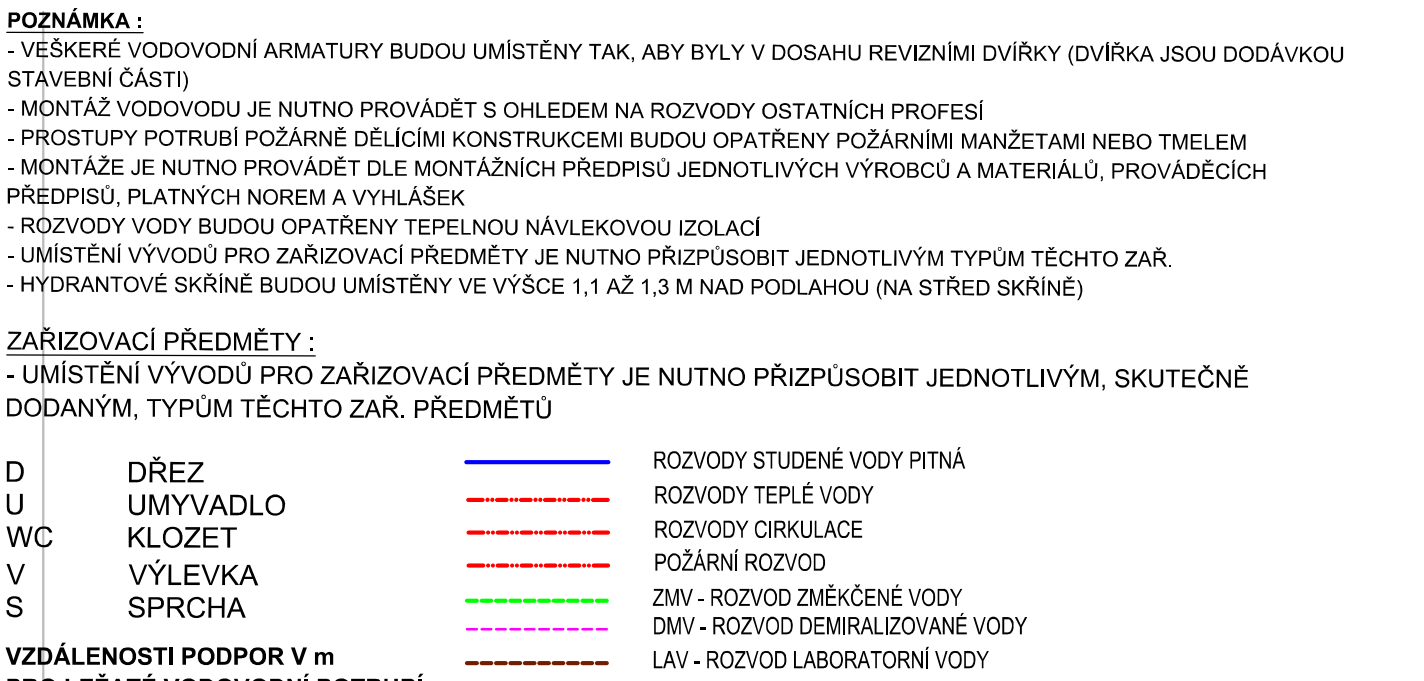

DN (ND)	20°	40°	60°	80°
1/2"	0,75	0,70	0,65	0,60
3/4"	0,85	0,80	0,70	0,65
1"	0,90	0,85	0,75	0,70
5/4"	1,00	0,95	0,85	0,75
6/4"	1,10	1,05	0,95	0,80
2"	1,25	1,15	1,05	0,90

- VZDÁLENOSTI PODPOR PRO STOUPACÍ POTRUBÍ JE MOŽNO ZVĚŠTIT NA 1,3 m DO TEPLoty 60°C A NA 1,2 m PŘI VYŠŠÍCH TEPLOTÁCH. STOUPACÍ POTRUBÍ JE TŘEBA ZACHYTIT PŘI KAŽDÉ ZMĚNĚ SMĚRU A

KK DN... KULOVÝ KOHOUT DN...
 ZK DN... ZPĚTNÁ KLAPKA DN...
 PIV+zk/20 PRAČKOVÝ VENTIL se ZK DN20
 VK DN... VYPOUŠTĚČ KOHOUT DN...
 MTCV DN... MULTIFUNKČNÍ TERMOSTATICKÝ CÍRKULAČNÍ VENTIL DN...
 SH+... SPODNÍ HRANA VODOVODNÍHO POTRUBÍ (NMN NAD PODLAHOU)
 SCHEMA NÁPOJENÍ ZAŘÍZOVACÍCH PŘEDMŮTÍ (NMN PŘÍPADOVIT DLE DANÉHO VÝROBCE)

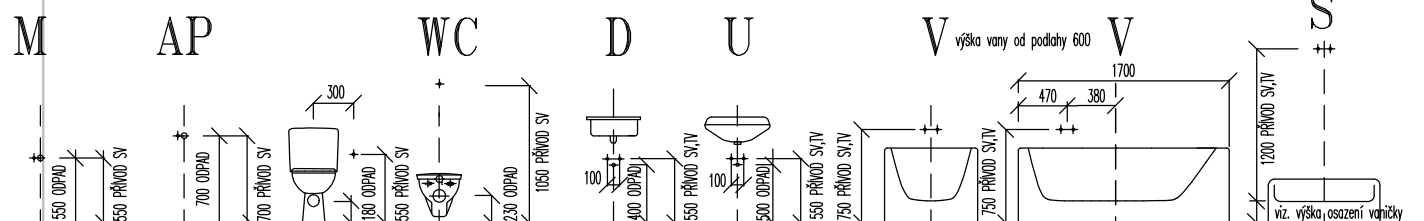

ZARÁTKOVÉ PŘEMĚNY:

KLOZE™-Vg
Kloze zavazky odolný proti otlak. Délka: cca 530 mm, šířka: 300 mm, výška: 350 mm, hmotné schůpkování: bílá, imitace dřeva po zjednotění Vg (Vg = vzdušný nádech, uplínání 4,5 l/s)
Pneumatická nastavení: 2 nastavení (základ, před)
Odolnost škrábku na požární odolnost: odolné
Odolnost souvrtné pružiny (první položka):

KLOZE™-H400-400
Kloze zavazky odolný proti otlak. Délka: cca 700 mm, šířka: 300 mm, výška: 350 mm, hmotné schůpkování: bílá
Imitace dřeva po zjednotění H400-400 (H400 = vzdušný nádech, uplínání 4,5 l/s)
Pneumatická nastavení: po imitaci H400-400
Odolnost škrábku na požární odolnost: odolné
Odolnost souvrtné pružiny (první položka):

SPRCHY - S
Sprchová termostatická podomítková batéria bez prepínača, hranatý kryt, malarfál: pochromovaná mosaz, barvy: chrom, tvar: hranatý. Sprchový set s nastaviteľnou tyčou, sprchovou hadicou, popojovací hadicou, ružní a tálňovou kulatou sprchou
Sprchový žabák s výmernosťou dĺžky cca 660, šírky 166 výšky 112 vč montáže

PŘEŽ ZDRAVOTNICKÁ TECHNOLOGIE - Dž
 dodávka zdravotnické technologie
 Rohový ventil s filtrem (odchana baterie)

UMÝVADLO ZDRAVOTNICKÁ TECHNOLOGIE - Uz
dotčívka zdravotníckej technológie
Rohový ventil s filtrom (ochrana batérie)

UMÝVAČI O STRUČIČKY - Ux
 Umývačo stroje, Dĺžka: cca 650 mm, Šírka: 440 mm, Výška: 152 mm,
 Montážni rám (konstrukce) so zvislým umývačo
 Chromovaný umývačový silon (základní, lehový)
 Základní stojanový pákový batérie s síňkou (standard, chrom), 5 l/min

UMYVADLO INVALIDNÉ - LI
 Umyvadlo biele
 Montážni riem (konstrukcia) pro zavesenie umyvadla
 Chromovaný umyvadlový sifon (základná, ľahový)
 Základná stojanová páková batérie pro inštaláciu umyvadla (chrom) 5 l/min.
 Rohový ventil s filtrom (ochrana batérie)

UMYVADLO PACIENTI - Up
 Otvěrátky, hrany i tv. zoblené rohy, rozměr Délka: cca 690 mm, Šířka: 440 mm, Výška: 152 mm,
 Montážní rám (konstrukce) pro zvislé umyvadlo
 Chromovaný umyvadlový slon (základní, lahový)
 Základní stojanová páková baterie s úhlem (standard, chrom), 51°line
 Rohový ventil s filtrem (ochrana baterie)


UMÝVAČLO OSTATNÍ PROVOZY - Up

Umývačlo rozmiar Dlxka: cca 560 mm, Šírka: 450 mm, Výška: 152 mm
Môže byť riadené (konstrukcia) pre zvládanie umývačlo
Chromovaný umývačlový sifon (základní, ľahový)
Základní stojanová páková batérie s útlom (standard, chrom), 5 l/min
Rohový ventil s filtrem (ochrana batérie)

PSQARY - P1
Odsávací plešer, Délka: cca 305 mm, Šířka: 340 mm, Výška: 535 mm sifon,
Montážní rám plešeru
Sifon plešarový DN 50, olist.

VÝLEVKA - VV
Výlečka zvláštná s plastovou mřížkou, součástí výlevek je odnímatelná plastová mříž Děška: cca 510 mm, Šířka: 435 mm, Výška: 407 mm, odpad DN100,
Montážní konstrukce (tím) pro výlečka
Náhradní vložkové hřebce DN 15 se označením hloubí a hřebí (standardní rhyhly)

Výrobky budú vzorkované varením a materiálom die predložených vzorok na základe odsúhlasení architekta.

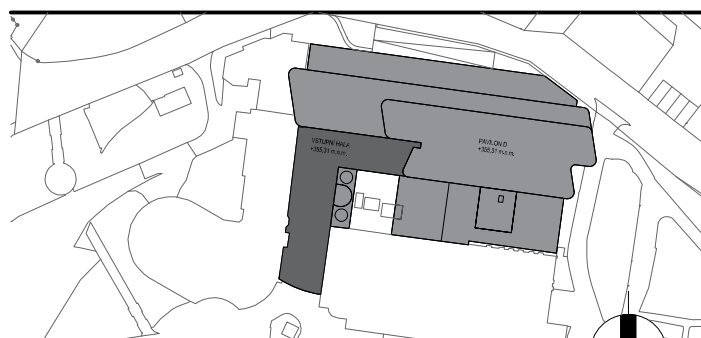[illegible]
$$\pm 0,000 = 355,31 \text{ BPV} \quad \pm 0,000 = \text{ROVER 1 AP}$$

Královéhradecký kraj
 Pivovarská náměstí 1245
 500 03 Hradec Králové
 IČO 708 89 546
 DIČ CZ 708 89 546

generální projektant / executive architect **DOMY, s.r.o.**

DOMY ARCHITECTS
Politických vězňů 10, 113 00 Praha 1
tel. +420 224 233 730
email domy@domycz.com, www.domycz.com

statutární zástupce / owner representative **ING. ARCH. MICHAEL ULHA, ING. ARCH. JAN TOPINKA**

zpracoval dle / consultant: ZDRAVOTNÉ TECHNIKÉ INSTALACE
ZTIIS spol. s r.o.

 Praha 4 • Bělohorská 14/03
+420600485618
zl@zl.cz
www.zl.cz

projektant / planner **JAKUB HENDRYCH**

OBLASTNÍ NEMOCNICE NÁCHOD

číslo projektu / project part	D.1.4.1. ZDRAVOTNÉ TECHNICKÉ INSTALACE
stupeň / phase	DOKUMENTACE PRO PROVEDENÍ STAVBY

objekt / object	SO 01 ORIENT D, SO 02 VÝŠ. CT, SO 03 VSTUPNÍ HALA
měřítko / scale	1:50

PŮDORYS ROZVODU VODY 1NP - C

	ING. ARCH. J.R. PRIESTER, ING. ARCH. M. ZABOJOW
Hlavní inženýr projektu / project leader	ING. ROMAN JAROSL
Technická zpráva / technical report	ING. JAROSLAV JAROSL

vyracovid / prepared by
JAKUB HENDRYCH

autorizováno / authorized by MILAN HENDRYCH			
Ordnr system / drawing No.		names authors / the name	Ordnr legend / copy No.

	140		
--	-----	--	--