


KM 11,782

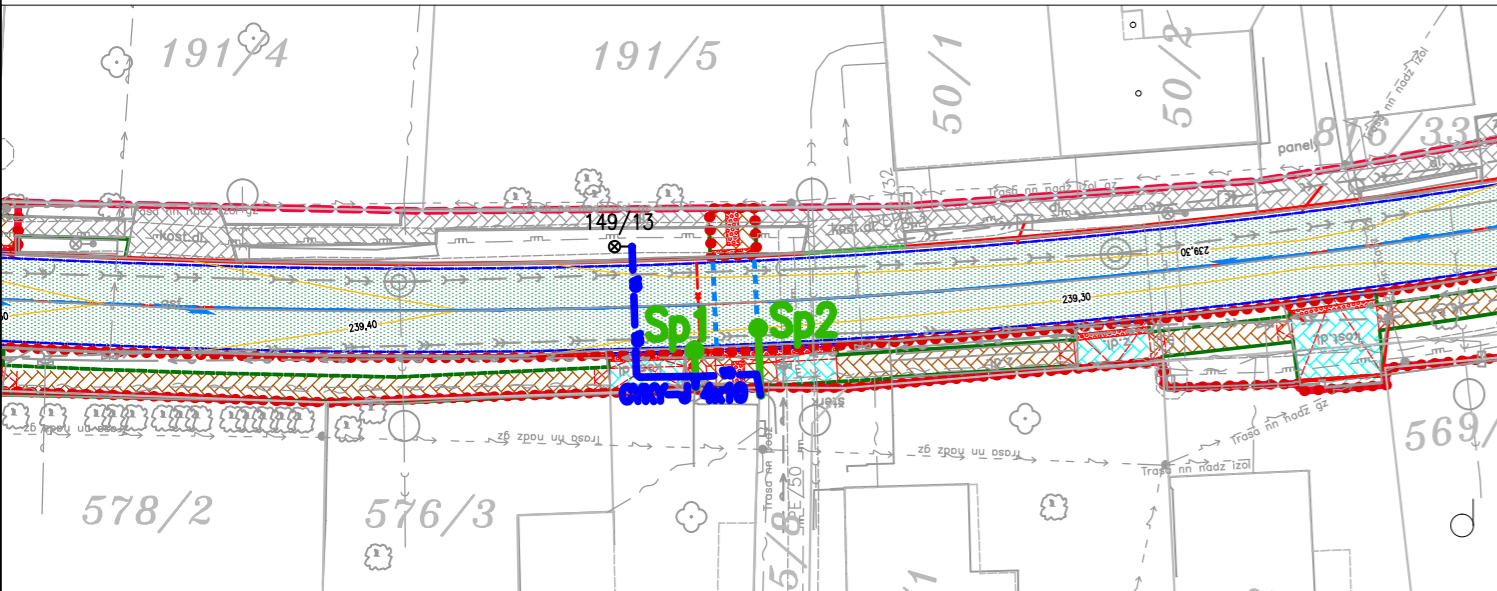

KM 12,043

LEGENDA SO 442:


- NOVÝ STOŽÁR (SVÍTIDLO)
- NOVÝ STOŽÁR – PŘECHODOVÝ
- NOVÉ VEDENÍ
- STÁVAJÍCÍ STOŽÁR

LEGENDA - STÁVAJÍCÍ STAV :

- plynovod NTL
- plynovod STL
- plynovod VTL
- tepelné vedení
- vodovod nerozliš.
- kanalizace
- sdělovací vedení (02)
- el. vedení nn–nadzemní
- el. vedení nn–podzemní
- el. vedení vn–nadzemní
- el. vedení vn–podzemní
- veřejné osvětlení
- el. rozvaděč

UPOZORNĚNÍ :
PRŮBĚH SÍTÍ JE ZAKRESLEN POUZE INFORMATIVNĚ DLE VYJÁDRĚNÍ A PODKLADŮ JEJICH SPRÁVCŮ.
PRO ZJIŠTĚNÍ JEJICH PŘESNÉ POLOHY SÍTÍ JE NUTNÉ POŽÁDAT SPRÁVCE O VYTÝČENÍ.

KM 12,201 – KM 12,365

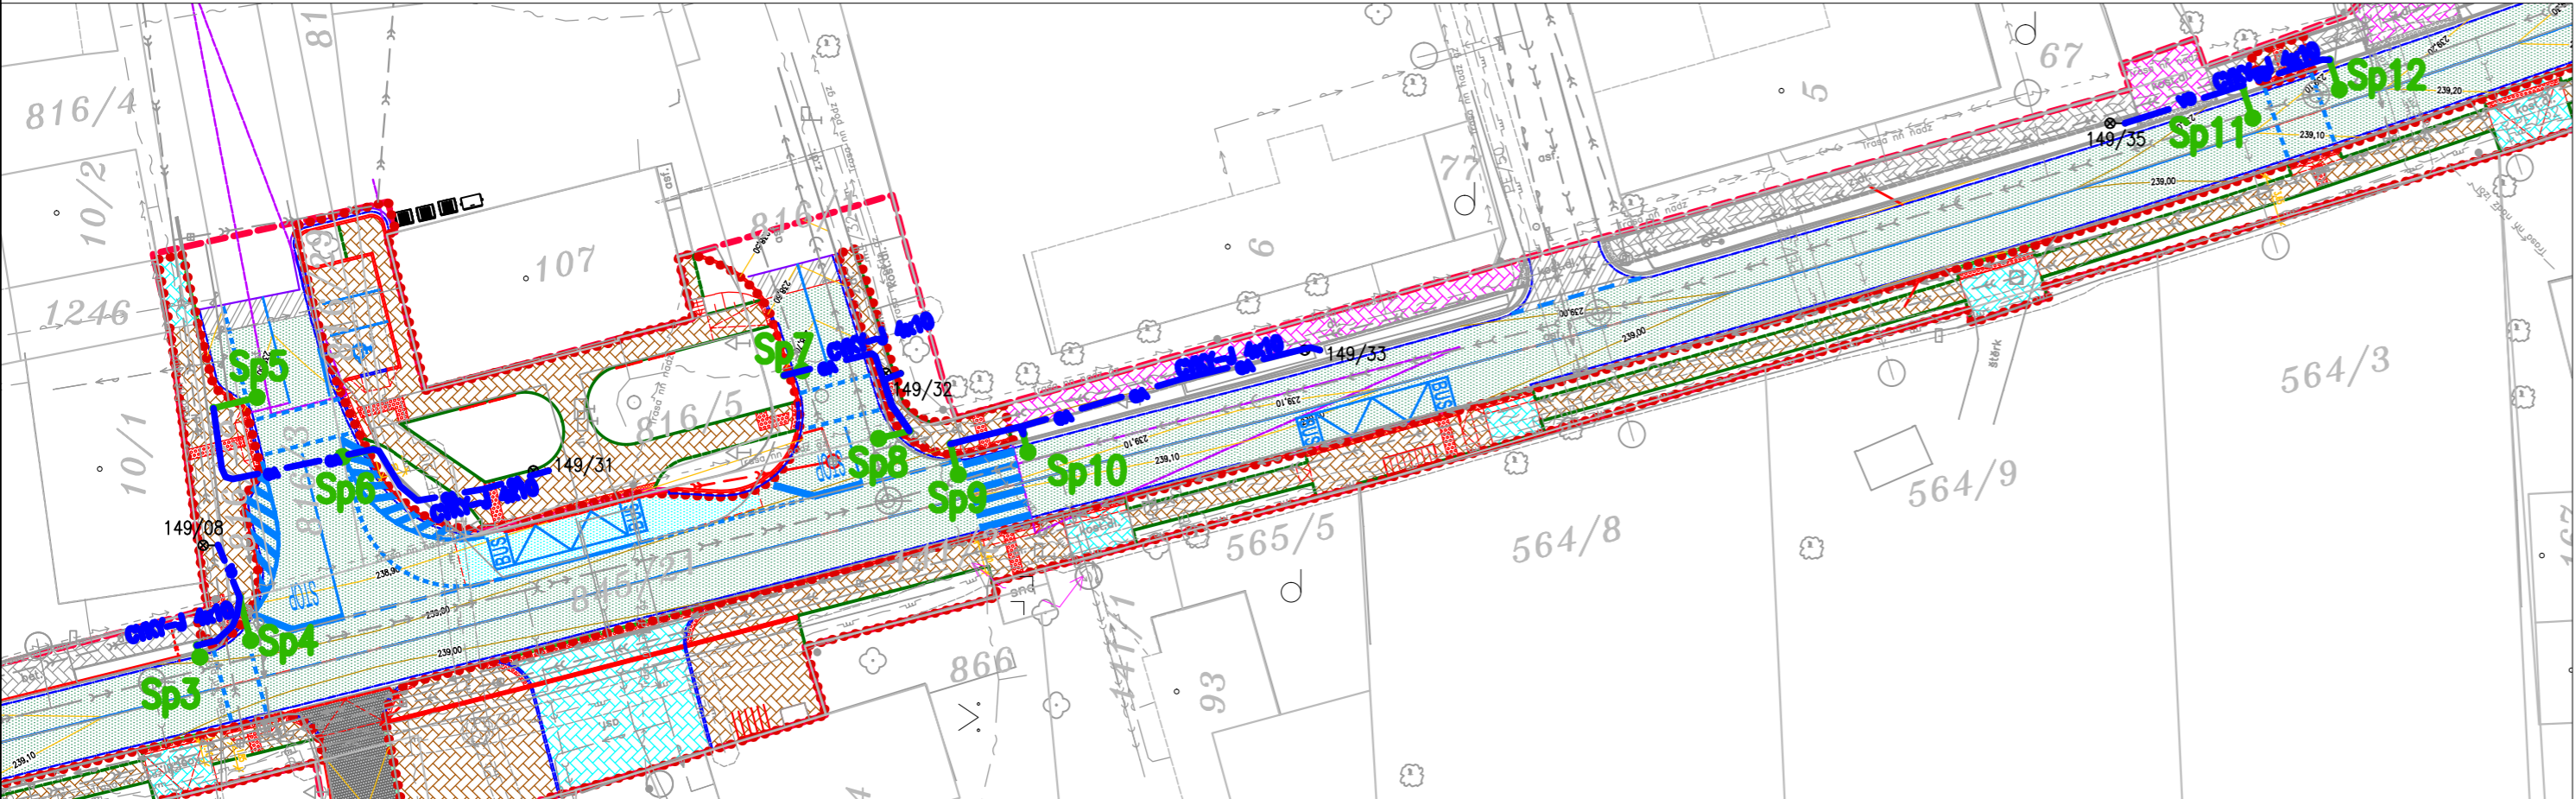

03		
02		
01		
ZMĚNA	POPIS	DATUM



ING. IVAN ŠÍR

PROJEKTOVÁNÍ DOPRAVNÍCH STAVEB CZ s.r.o.
Haškova 1714/3, 500 02 Hradec Králové, tel: +420 603 181 473, sir@sirivan.cz, www.sirivan.cz

IČ: 259 62 914

investor: Královéhradecký kraj
Pivovarské náměstí 1245, 500 03, Hradec Králové

III/2997 Josefov - Hradec králové (odbočka Piletice) - část II.: Silnice III, hranice okresu Náchod - Hradec Králové (odbočka Piletice)

■ kraj:
Královéhradecký

■ MÚ / OU:
Hradec Králové, Jaroměř

■ stupeň utajení:
bez utajení

■ datum:
10 / 2024

■ zakázkové číslo:
019004

■ stupeň PD:
PDPS

■ odpovědný projektant stavby:
Ing. Ivan Šír

■ odpovědný projektant objektu:
Ing. Radim Mach

■ vypracoval:
Martin Vejrek

■ kontroloval:
Ing. Petr Krupička

■ změna číslo:
00

■ měřítko:
1:500

■ podzhotovitel části:
PLANCON PRAHA s.r.o.
Rubeška 215/1
190 00 Praha 9 - Vršovice

■ zakázkové číslo podzhotovitele:
24_023

SO 442 - Veřejné osvětlení Rusek

Situace I

D.1.4.2.2.1