

LEGENDA

- hlavní kabelové trasy MaR
- V.xx.xx položka(zařízení) MaR
- ↑ stoupačka trasy MaR
- ☐ rozvaděč MaR

Sestava položky

YY.XX.ZZ
prvek MaR v okruhu
regulační okruh, sekce, zařízení
kód technologie

YY - kód technologie


UT - vytápění
CH - chlazení
V - vzduchotechnika
PK - protipožární klapky
RP - regulátory průtoku vzduchu
ZT - zdravotnická
E - elektro silnaproud, slaboproud
OT - ostatní technologie

XX - regulační okruh

xx - okruhy dle technologie

ZZ - prvky MaR v okruhu

T - teplota
P - tlak
H - vlhkost
Q - kvalita vzduchu
S - rychlost, frekvence
KL - klapka, ventil s elektropohonem/elektromagnetem
Y - regulační ventil se servopohonem
M - motor (např.: čerpadlo, ventilátor a pod)
XH - vlnění vzduchu
EO - elektroohřev
99 - kompaktní zařízení

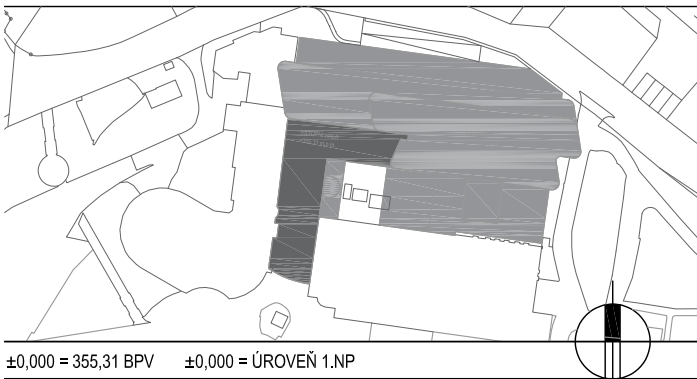

±0,000 = 355,31 BPV ±0,000 = ÚROVEŇ 1.NP

Investor / investor



KRÁLOVÉHRADECKÝ KRAJ
Pivovarské náměstí 1245
500 03 Hradec Králové
IČO 708 89 546
DIČ CZ 708 89 546

generální projektant / executive architect DOMY, spol. s r. o.

DOMY ARCHITECTS

Politických vězňů 19, 110 00 Praha 1
tel. +420 224 233 730
email domy@domycz.com, www.domycz.com

pozn.: tato dokumentace je duševním vlastnictvím autorů a vztahuje se na ní autorské právo

statutární zástupce / owner representative ING. ARCH. MICHAL JUHA, ING. ARCH. JAN TOPINKA

hlavní architekt projektu / project architect ING. ARCH. MICHAL JUHA, ING. ARCH. JAN TOPINKA

zpracovatel dílu / consultant MĚŘENÍ A REGULACE



MAR projekt76 s.r.o.
Marie Podvalové 930/7
196 00, Praha 9

tkac-p@seznam.cz

statutární zástupce / owner representative Peter Tkáč

projektant / planner Peter Tkáč

stavba / build

OBLASTNÍ NEMOCNICE NÁCHOD II. ETAPA MODERNIZACE A DOSTAVBY

část projektu / project part D.1.4.5. MĚŘENÍ A REGULACE

stupeň / phase DOKUMENTACE PRO PROVÁDĚNÍ STAVBY

datum / date 09/2024

objekt / object ÚPRAVY PROVOZU OBJEKTU C

měřítko / scale 1:100

název výkresu / drawing title

PŮDORYS 4.NP

autoři / authors ING. ARCH. MICHAL JUHA, ING. ARCH. JAN TOPINKA

ING. ARCH. J.R. PRIESTER, ING. ARCH. M. ZÁBOJOVÁ

hlavní inženýr projektu / project leader ING. ROMAN JAROSIL

hlavní projektant / chief designer ING. BLANKA HANDRYCHOVÁ

vypracoval / prepared by Peter Tkáč

kontroloval / checked by Peter Tkáč

autorizoval / authorized by Peter Tkáč

číslo výkresu / drawing No.

D.1.4.5

název souboru / file name

ONN-2ET_DSP_MAR

číslo kopie / copy No.

104

POZNÁMKA / NOTE

Tato dokumentace je duševním vlastnictvím autorů a vztahuje se na ní autorské právo.