

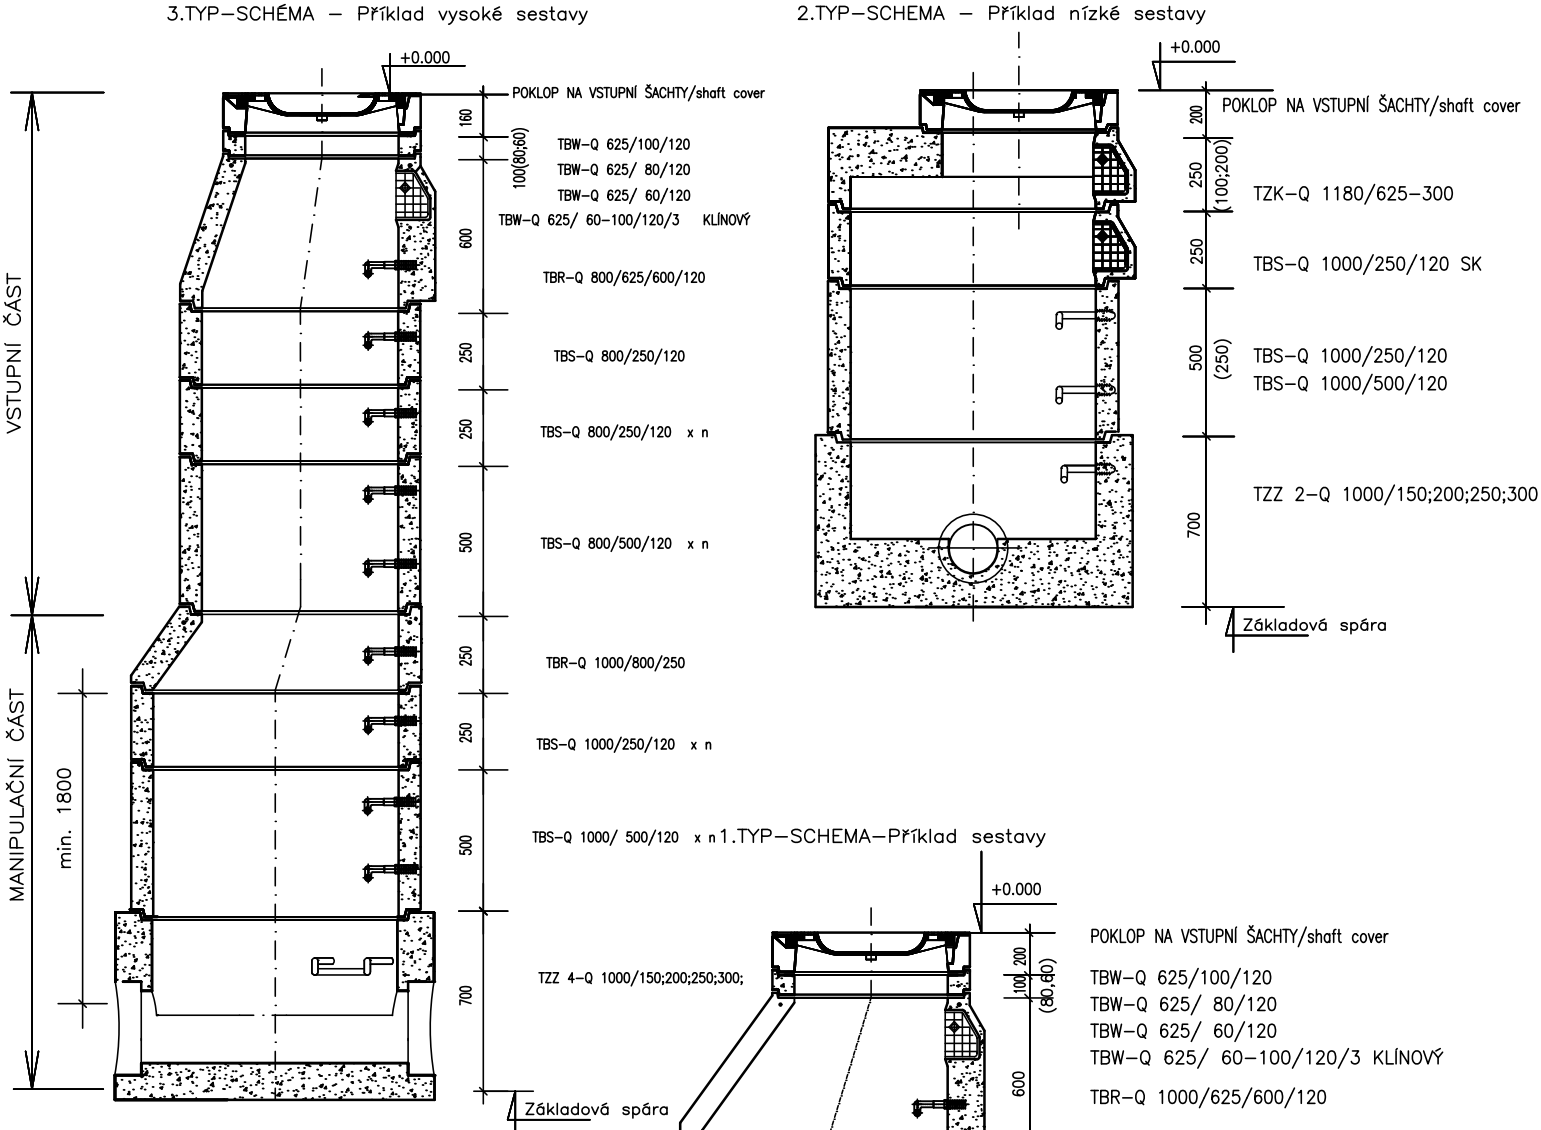
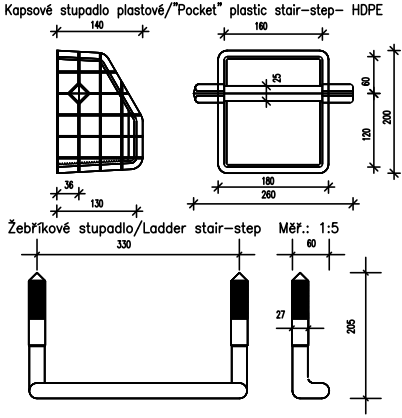


PŘÍKLADY SESTAV ŠACHET PRO TROUBY DN 150-600 KAMENINA, PVC, PP A JINÉ MATERIÁLY

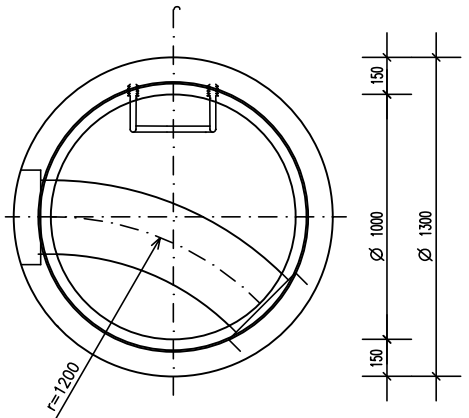


PŮDORYS SPODNÍ ČÁSTI ŠACHTY

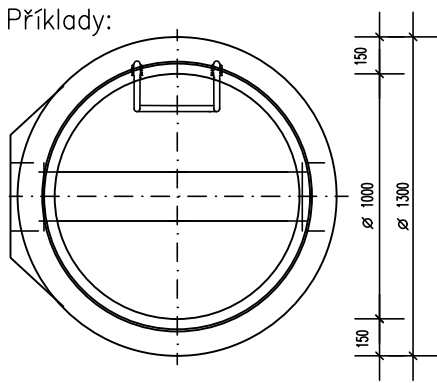

POZNÁMKA / NOTE

Tato dokumentace je duševním vlastnictvím autorů a vztahuje se na ni autorské právo.

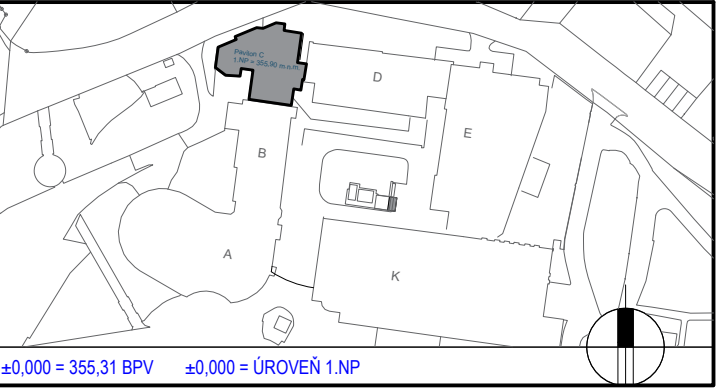

investor / investor

Královéhradecký kraj

KRÁLOVÉHRADECKÝ KRAJ
Pivovarské náměstí 1245
500 03 Hradec Králové
IČO 708 89 546
DIČ CZ 708 89 546

generální projektant / executive architect

DOMY, spol. s r. o.

DOMY ARCHITECTS

Politických vězňů 19, 110 00 Praha 1
tel. +420 224 233 730
email domy@domycz.com, www.domycz.com

pozn.: tato dokumentace je duševním vlastnictvím autorů a vztahuje se na ni autorské právo

statutární zástupce / owner representative

ING. ARCH. MICHAL JUHA, ING. ARCH. JAN TOPINKA

hlavní architekt projektu / project architect

ING. ARCH. MICHAL JUHA, ING. ARCH. JAN TOPINKA

zpracovatel dílu / consultant

KANALIZACE

ztiis

ZTIIS spol. s r.o.
Stará Cesta 17a/1787
Praha 4 - Braník 147 00
+420603485818
ztiis@ztiis.cz
www.ztiis.cz

statutární zástupce / owner representative

JAKUB HENDRYCH

projektant / planner

JAKUB HENDRYCH

stavba / build

OBLASTNÍ NEMOCNICE NÁCHOD
II. ETAPA MODERNIZACE A DOSTAVBY

část projektu / project part

D.2.104.PŘELOŽKA AREÁLOVÉ KANALIZACE

stupeň / phase

DOKUMENTACE PRO PROVÁDĚNÍ STAVBY

datum / date

09/2024

objekt / object

ÚPRAVY OBJEKTU C

měřítko / scale

název výkresu / drawing title

KANALIZAČNÍ ŠACHTA

autoři / authors

ING. ARCH. MICHAL JUHA, ING. ARCH. JAN TOPINKA
ING. ARCH. J.R. PRIESTER, ING. ARCH. M. ZÁBOJOVÁ

hlavní inženýr projektu / project leader

ING. ROMAN JAROSIL

hlavní projektant / chief designer

ING. BLANKA HANDRYCHOVÁ

vypracoval / prepared by

JAKUB HENDRYCH

kontroloval / checked by

JAKUB HENDRYCH

autorizoval / authorized by

MILAN HENDRYCH

číslo výkresu / drawing No.	název souboru / file name	číslo kopie / copy No.
D.2.104.	ONN-2ET_DPS_104	