
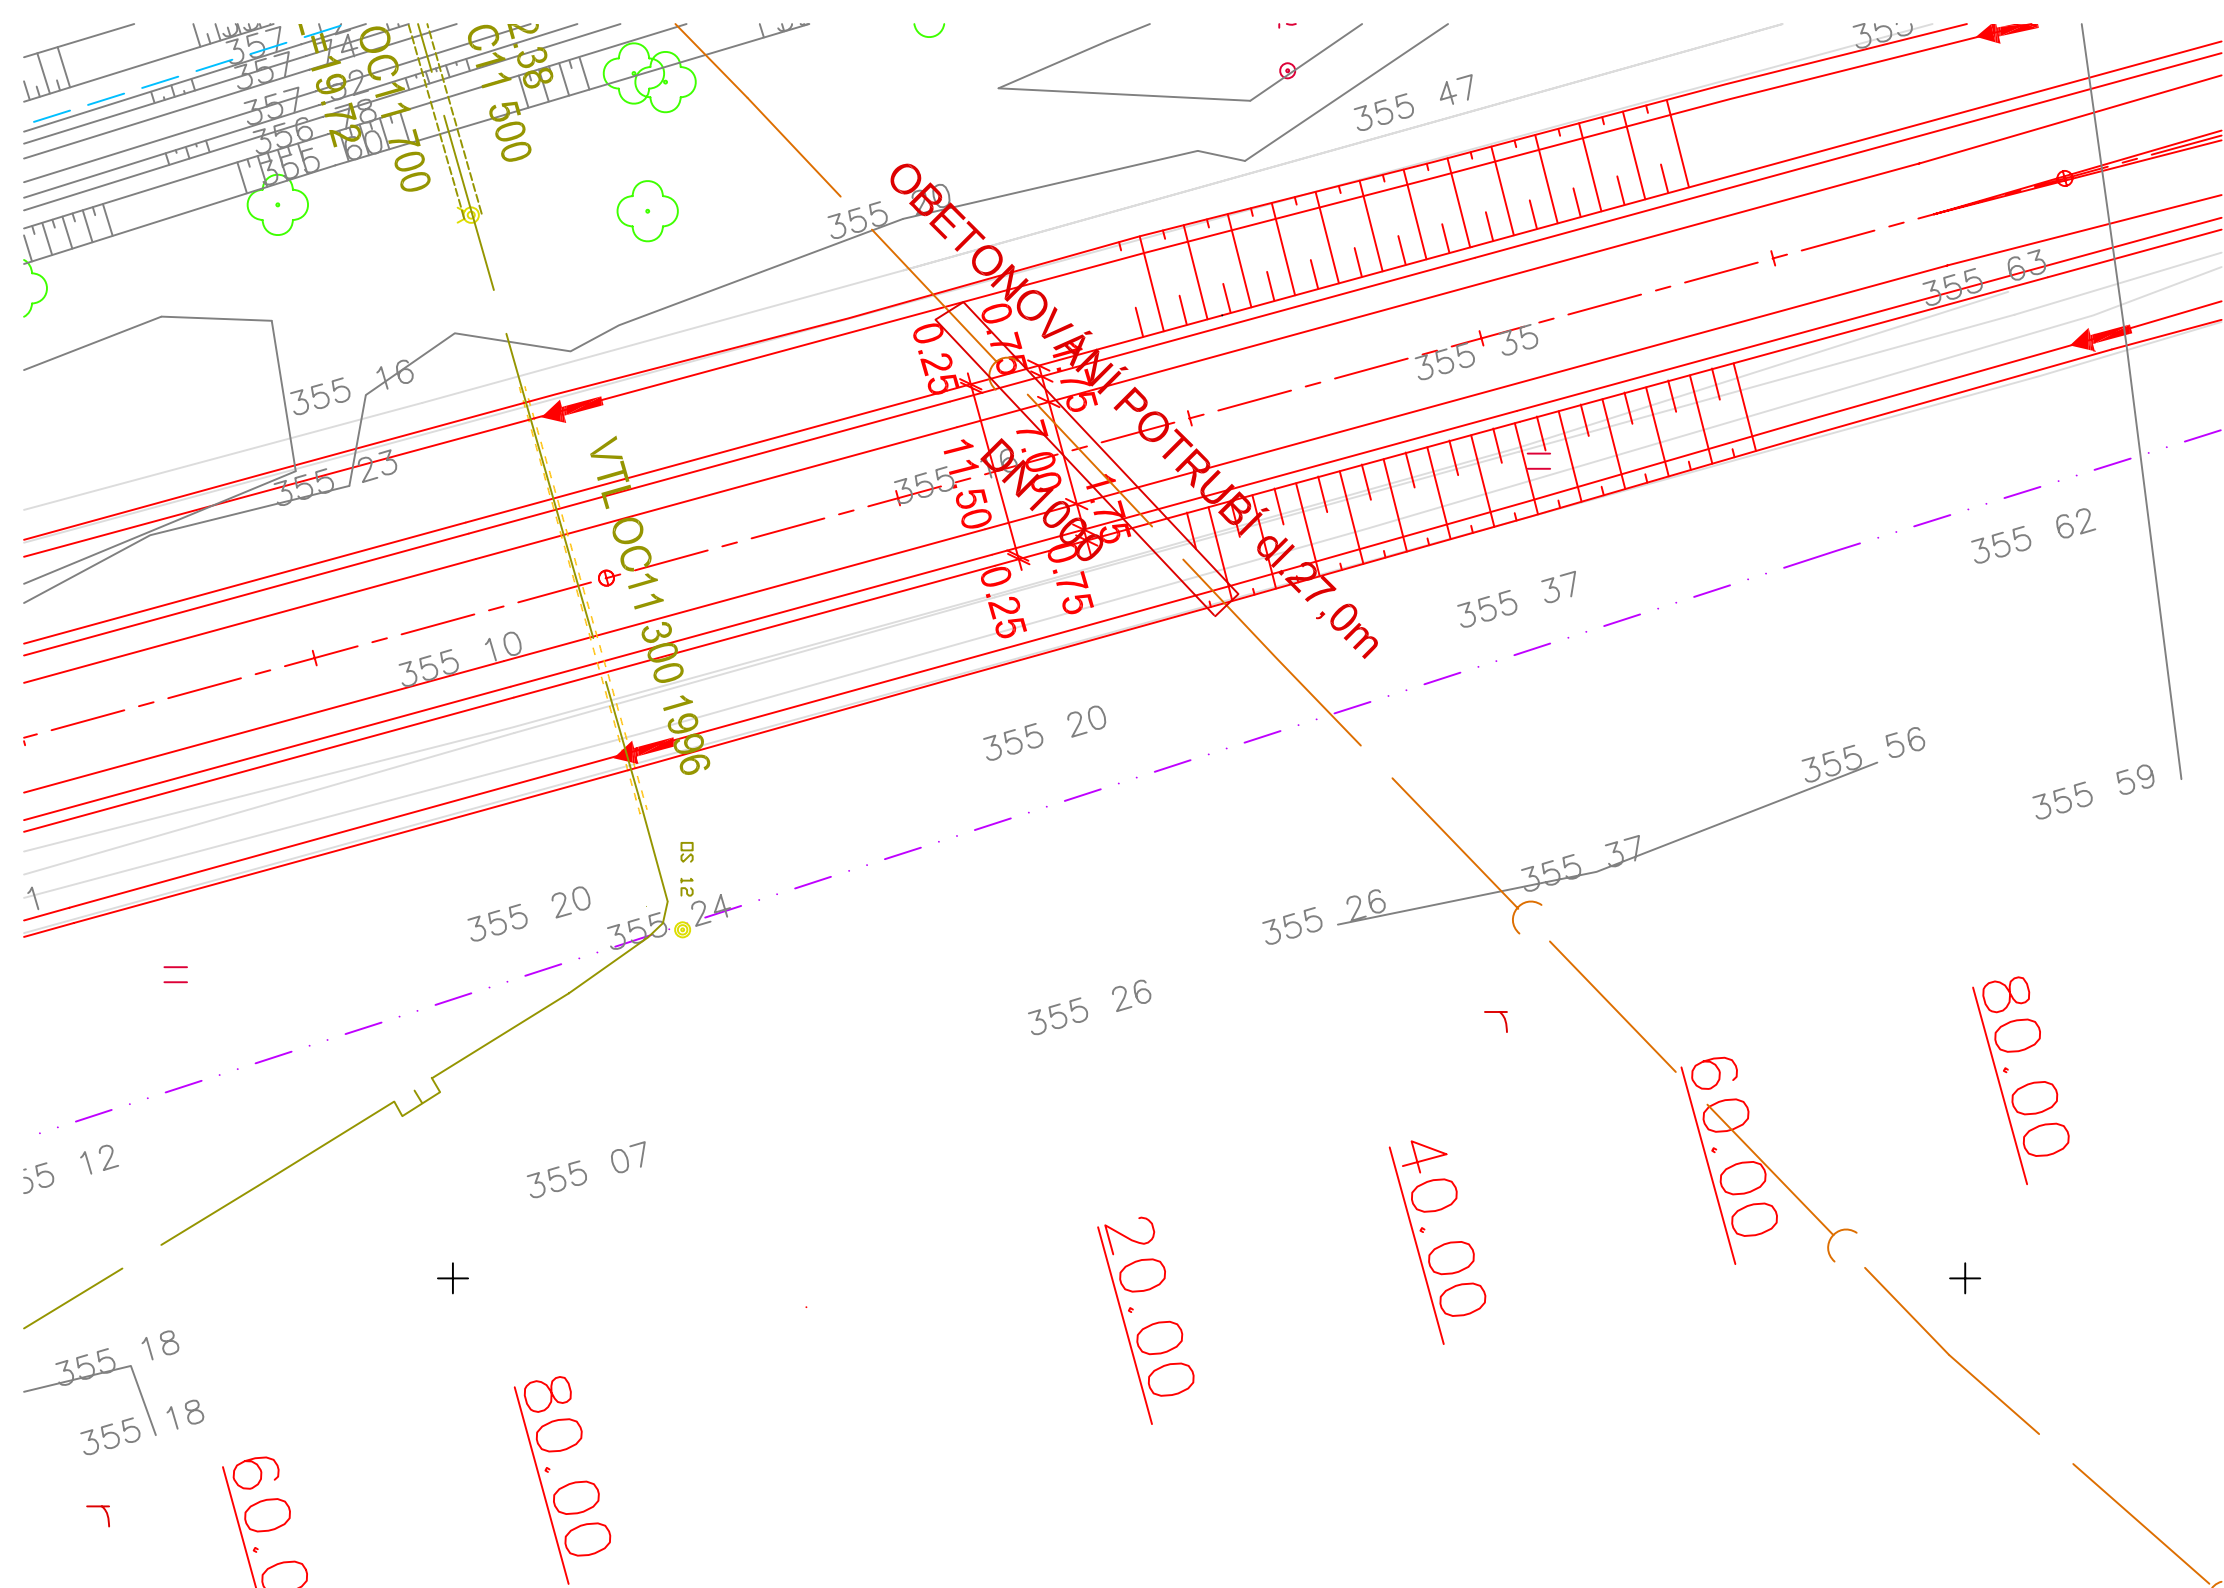
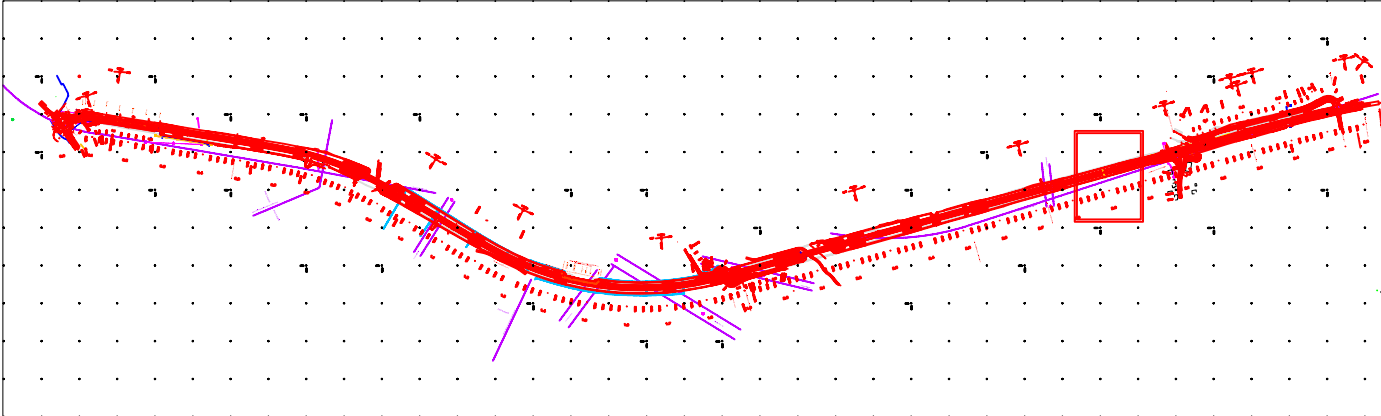


SOI 353 - Obetonování kanalizačního potrubí DN1000 ve staničení komunikace 2,900 km

LEGENDA:

- VODOVOD
- KANALIZACE
- PLYNOVOD
- KABEL ČD
- SDĚLOVACÍ KABEL
- DÁLKOVÝ KABEL
- VRCHNÍ VEDENÍ NN
- VRCHNÍ VEDENÍ VN
- VRCHNÍ VEDENÍ VVN
- VRCHNÍ SDĚLOVACÍ VEDENÍ
- DEŠŤOVÁ KANALIZACE
- PŘELOŽKA PLYNOVODU
- PŘELOŽKA SDĚL. VEDENÍ
- PŘELOŽKA DÁLKOVÝCH KABELŮ
- PŘELOŽKA VEDENÍ NN
- PŘELOŽKA VEDENÍ VN
- PŘELOŽKA VEDENÍ VVN
- PŘELOŽKA VODOVODNÍHO PŘIVÁDĚČE
- PŘELOŽKA SBĚRNÉ KANALIZACE

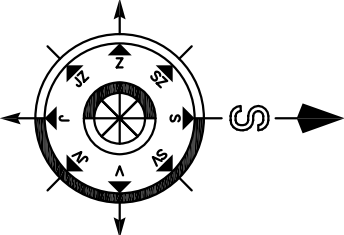

VYPRACOVAL: JAKUB MAURER		ZODP. PROJEKTANT: ING. JAN MAURER		KONTROLOVAL: JOSEF JAVŮREK		ZAKÁZKOVÉ ČÍSLO: 031/08	
<i>Ilavice</i>		<i>Maurer</i>					
VYPRACOVAL : ING.A.DEJMEK		ZODP. PROJEKTANT : ING. L. ŠKRÁBA		KONTROLOVAL : P. PLODEK		ZAKÁZKOVÉ ČÍSLO : 0408	
OBEC : NÁCHOD, VELKÉ POŘÍČÍ				OKRES : NÁCHOD			
KRAJ : KRÁLOVÉHRADECKÝ							
INVESTOR SÚS KRÁLOVÉHRADECKÉHO KRAJE							
AKCE : PŘELOŽKA SILNICE III/303, BĚLOVES - VELKÉ POŘÍČÍ							
OBJEKT : KANALIZACE							
PŘÍLOHA :				SITUACE			
						<div><div><div>VPK</div><div>PROJEKTOVÁ A INŽENÝRSKÁ KANCELÁŘ</div><div>MAURER</div></div><div><div>Na Ohradě 244, 500 03 Hrodec Králové</div><div>Tel.: 495715460, 495407615</div><div>e-mail: maurer_vpka@wnc.cz, IČO: 162 43 579</div></div></div>	
				STRADA v.o.s.			
				PROJEKCE DOPRAVNÍCH STAVEB			
				HRADEC KRÁLOVÉ			
				FORMÁT : 2x A4			
				DATUM : 09 / 2008			
				ÚČEL : DSP			
				MĚŘÍTKO : 1:500			
				ČÍS. OBJEKTU : SOI 353			
				ČÍS. PŘÍLOHY : 02b			
				SOUPRAVA :			