


PŮDORYS – 2. NADZEMNÍ PODLAŽÍ STÁVAJÍCÍ STAV

POZNÁMKA:

STÁVAJÍCÍ OTOPNÁ PLOCHA JE SESTAVENA Z LITINOVÝCH ČLÁNKOVÝCH RADIATORŮ KALOR 500/160
OTOPNÁ TĚLESA BEZE ZMĚNY
NOVÝ LEŽATÝ ROZVOD 2 x 1/2" V 2.N.P. BUDE PROVEDEN NAD PODLAHOU
NOVÁ ST. "A" – PRO NOVÝ LEŽATÝ ROZVOD PRO ST. č. 1,4 V 2.N.P.
STÁVAJÍCÍ STOUPAČKY A PŘÍPOJKY K OT JSOU VEDENY PO PVRCHU STAVEBNÍCH KONSTRUKCÍ
ÚPRAVA STOUPAČEK A PŘÍPOJEK S OHLEDEM NA ZMĚNU LEŽATÉHO ROZVODNÉHO POTRUBÍ
OPRAVA NÁTĚRŮ STAV. OTOPNÝCH TĚLES A POTRUBÍ
NOVÉ POTRUBÍ BUDE OPAŘENO DVOJNÁSOBNÝM NÁTĚREM S 1xEMALOVÁNÍM

LEGENDA ARMATUR

PV – VENTIL RADIATOROVÝ PŘÍMÝ DVOUREGULAČNÍ–S TERMOSTATICKOU HLAVICÍ
PŠ – ŠROUBENÍ RADIATOROVÉ PŘÍMÉ

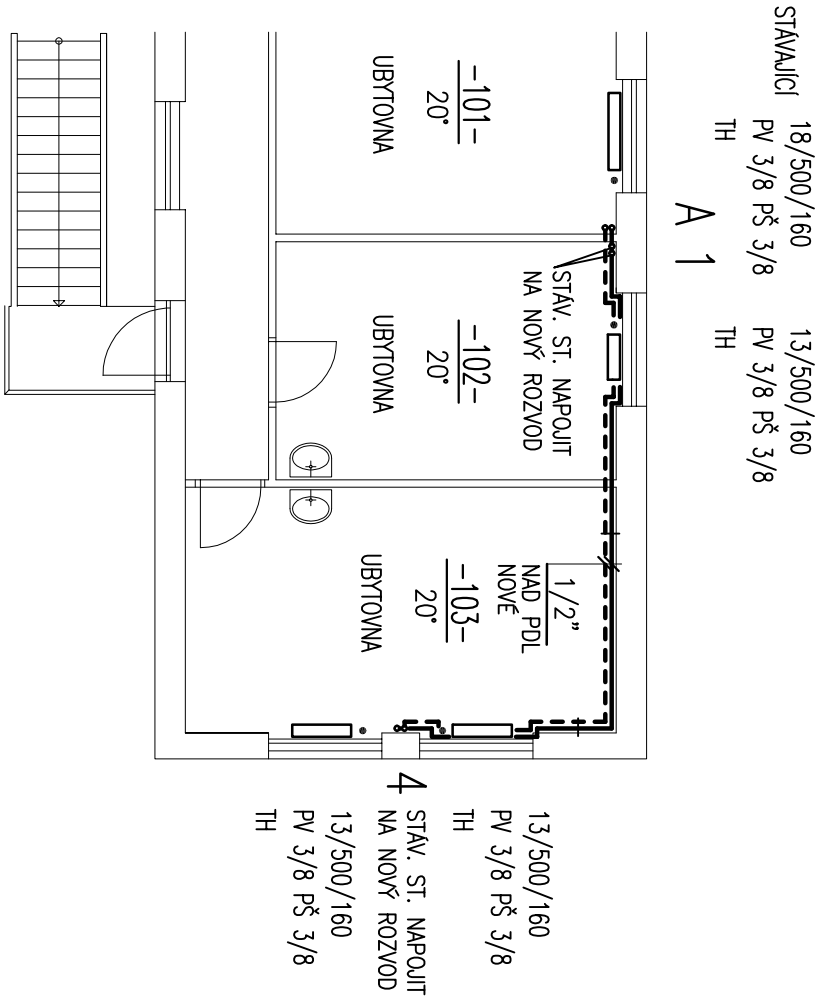

PŮDORYS – 2. NADZEMNÍ PODLAŽÍ NOVÝ STAV

TECHNIKA PROSTŘEDÍ STAVEB – VYTÁPĚNÍ

VEDOUcí PROJEKTANT :	ING.ARCH. PETR KAPITOLA	ING.ARCH. PETR KAPITOLA
ODPOVĚDNÝ PROJEKTANT :	M. KASNER	AUTORIZOVANÝ ARCHITEKT
KATASTRÁLNÍ ÚZEMÍ :	JIČÍN	POUCHOVSKÁ 1240/113 500 03 HRADEC KRÁLOVÉ ČKA 01 069
INVESTOR :	OBLASTNÍ NEMOCNICE JIČÍN A.S., BOUZANOVA 512, 506 43 JIČÍN	ČÍSLO ZKAZKY 1/2015
OBLASTNÍ NEMOCNICE JIČÍN, BUDOVA DZS PŘEMÍSTĚNÍ SKLADU NEMOCNIČNÍHO ODPADU STAVEBNÍ ÚPRAVY A ZMĚNA UŽÍVÁNÍ		DRUH PROJEKTU DSP.DRS.DZS
		DATUM ÚNOR 2015
		MĚŘÍTKO 1 : 100
NÁZEV VÝKRESU :	PŮDORYSY 2.N.P.	ČÍSLO VÝKRESU D.1.4-ÚT 3