


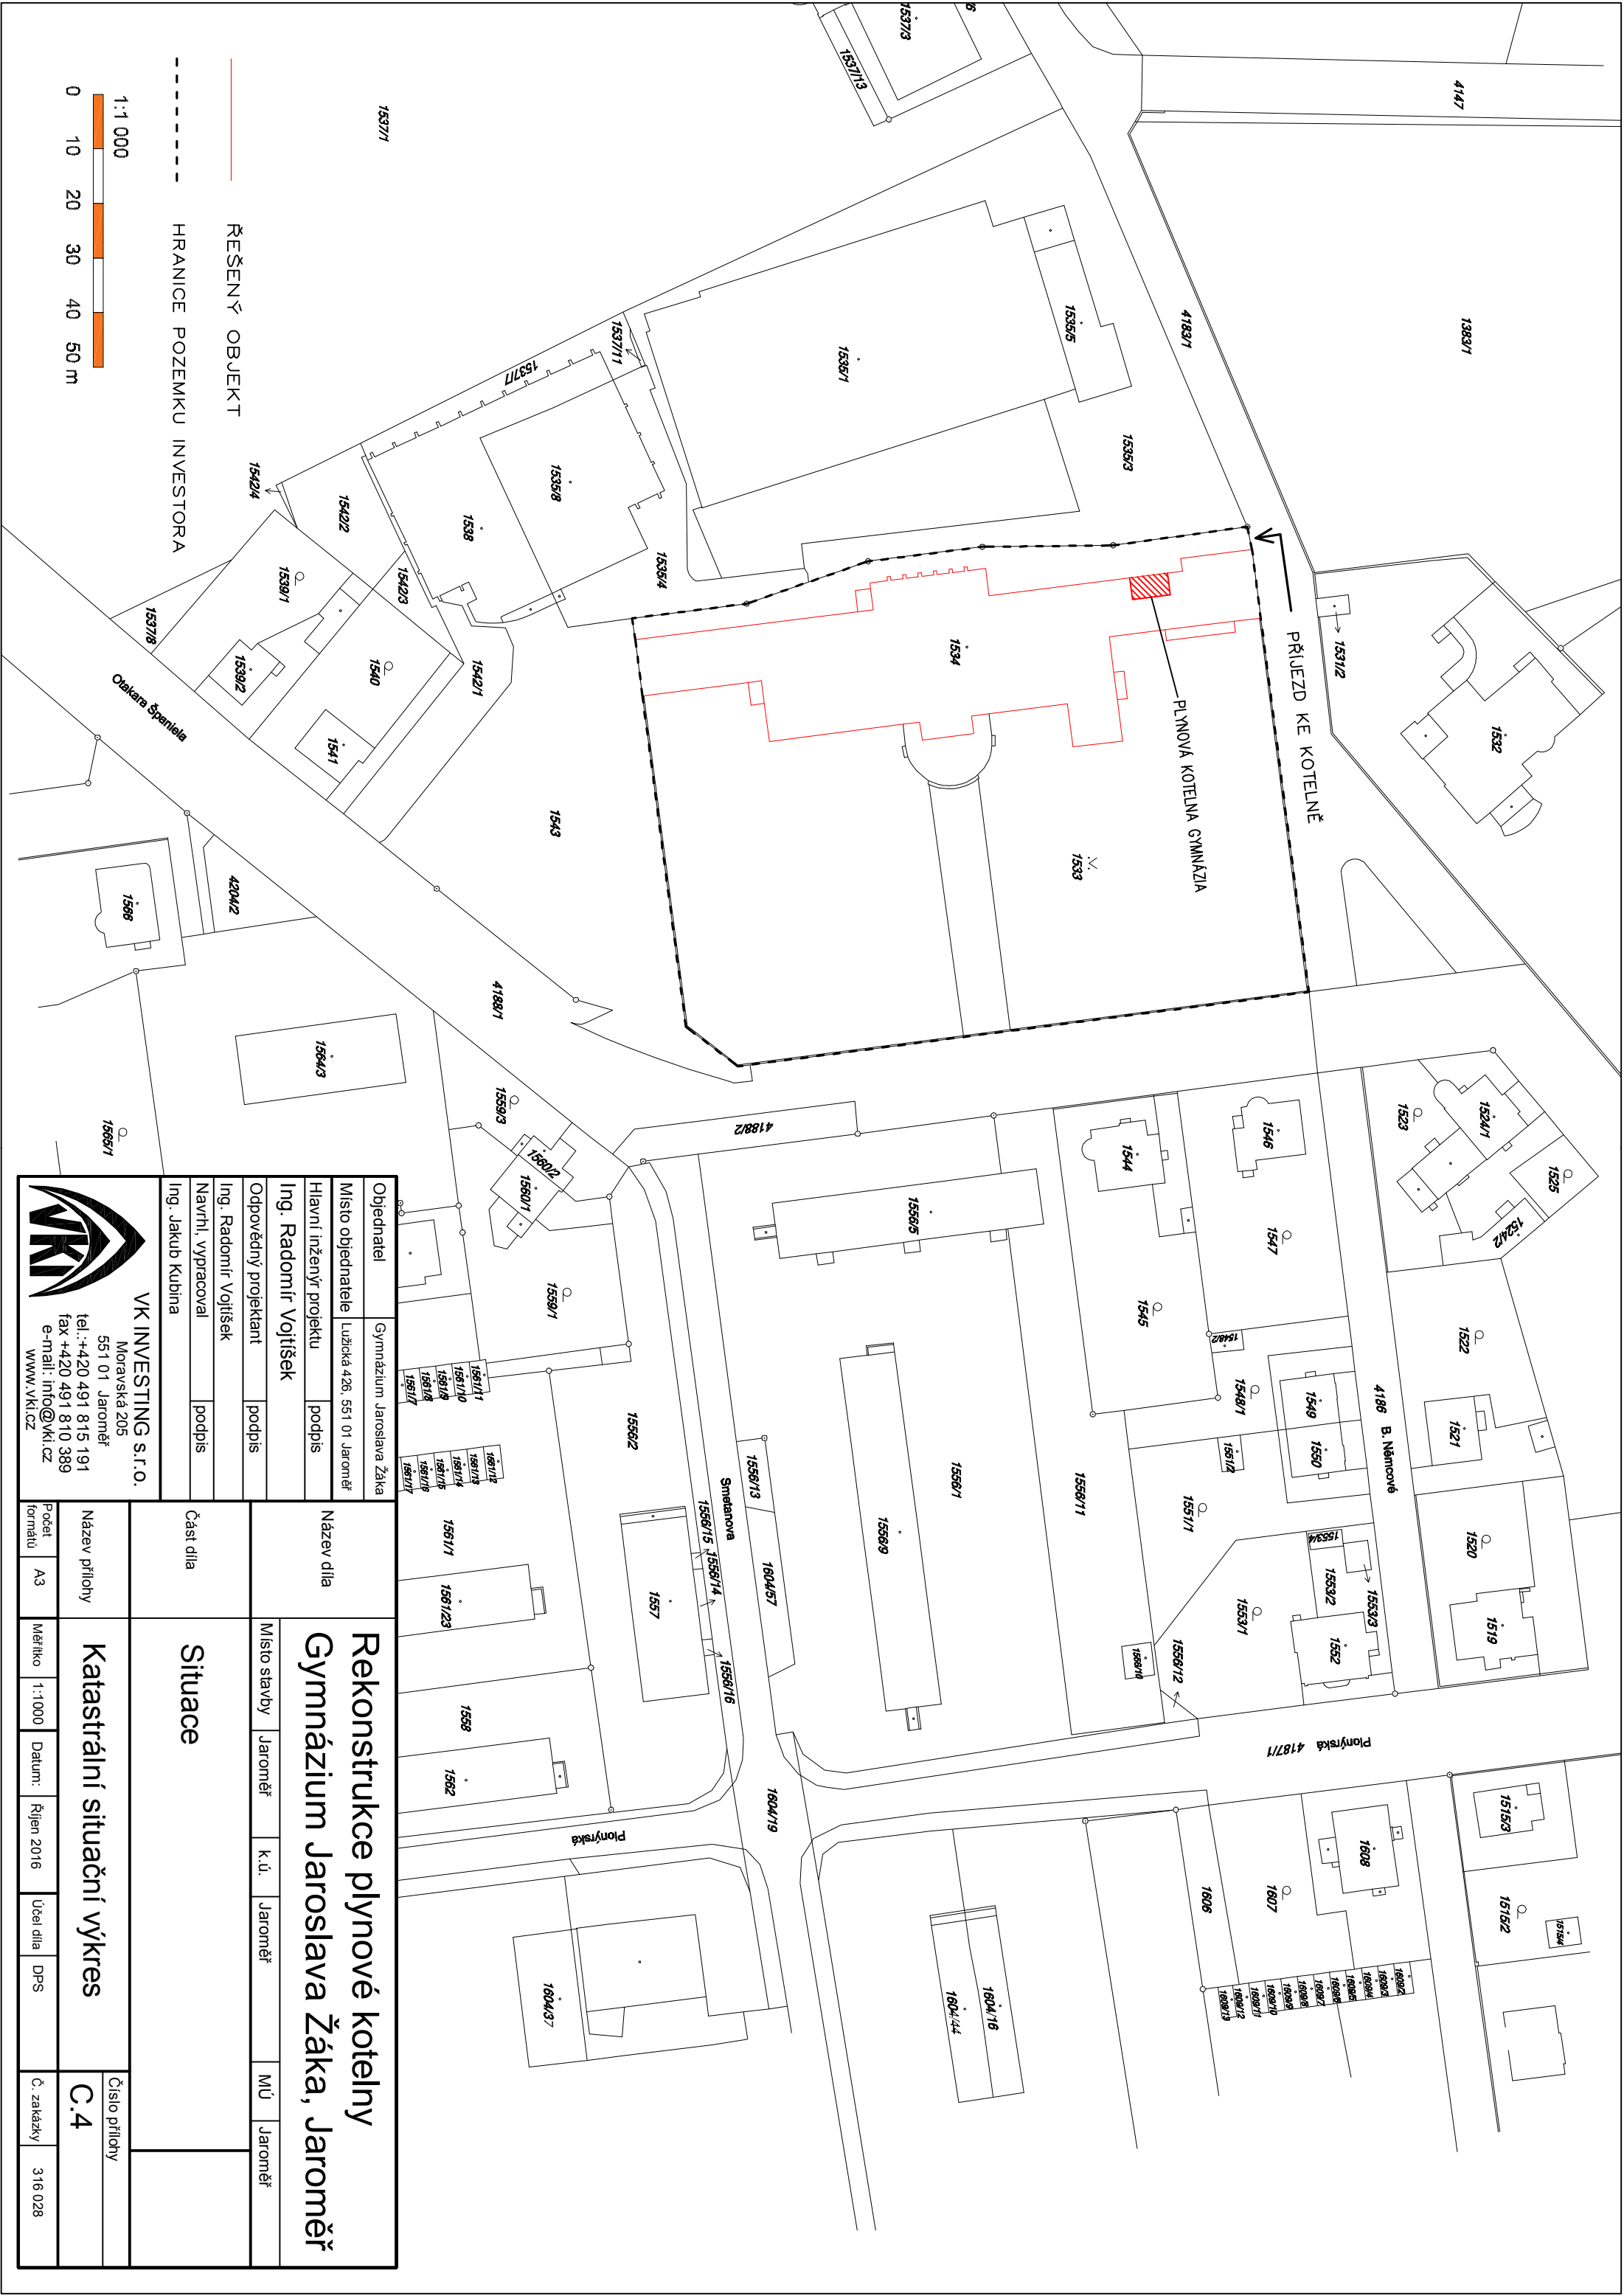

|                                                                                                                                               |  |                             |  |
|-----------------------------------------------------------------------------------------------------------------------------------------------|--|-----------------------------|--|
| Objednatel                                                                                                                                    |  | Gymnázium Jaroslava Žáka    |  |
| Místo objednatele                                                                                                                             |  | Lužická 426, 551 01 Jaroměř |  |
| Hlavní inženýr projektu                                                                                                                       |  | podpis                      |  |
| Ing. Radomír Vojtěšek                                                                                                                         |  |                             |  |
| Odpovědný projektant                                                                                                                          |  | podpis                      |  |
| Ing. Radomír Vojtěšek                                                                                                                         |  |                             |  |
| Navrhl, vypracoval                                                                                                                            |  | podpis                      |  |
| Ing. Jakub Kubina                                                                                                                             |  |                             |  |
|                                                             |  |                             |  |
| VK INVESTING s.r.o.<br>Moravská 205<br>551 01 Jaroměř<br>tel.: +420 491 815 191<br>fax: +420 491 810 389<br>e-mail: info@vki.cz<br>www.vki.cz |  |                             |  |

|            |  |                                                                   |  |         |         |         |        |            |           |     |            |         |  |
|------------|--|-------------------------------------------------------------------|--|---------|---------|---------|--------|------------|-----------|-----|------------|---------|--|
| Název díla |  | Rekonstrukce plynové kotelny<br>Gymnázium Jaroslava Žáka, Jaroměř |  |         |         |         |        |            |           |     |            |         |  |
|            |  | Místo stavby                                                      |  | Jaroměř | k.ú.    | Jaroměř | MÚ     | Jaroměř    |           |     |            |         |  |
| Část díla  |  | Situace                                                           |  |         |         |         |        |            |           |     |            |         |  |
|            |  | Katastrální situační výkres                                       |  |         |         |         |        |            |           |     |            |         |  |
|            |  | Počet<br>formátů                                                  |  | A3      | Měřítko | 1:1000  | Datum: | Říjen 2016 | Účel díla | DPS | Č. zakázky | 316 028 |  |
|            |  | Číslo přílohy                                                     |  |         |         |         |        | C.4        |           |     |            |         |  |
|            |  |                                                                   |  |         |         |         |        |            |           |     |            |         |  |