

TRUTNOV


SMĚR
PEC POD SNĚŽKOU


SO - 01 - UMÍSTĚNÍ STAVBY

KOMUNIKACE I/14

HISTORICKÉ CENTRUM

SMĚR HRADEC KRÁLOVÉ

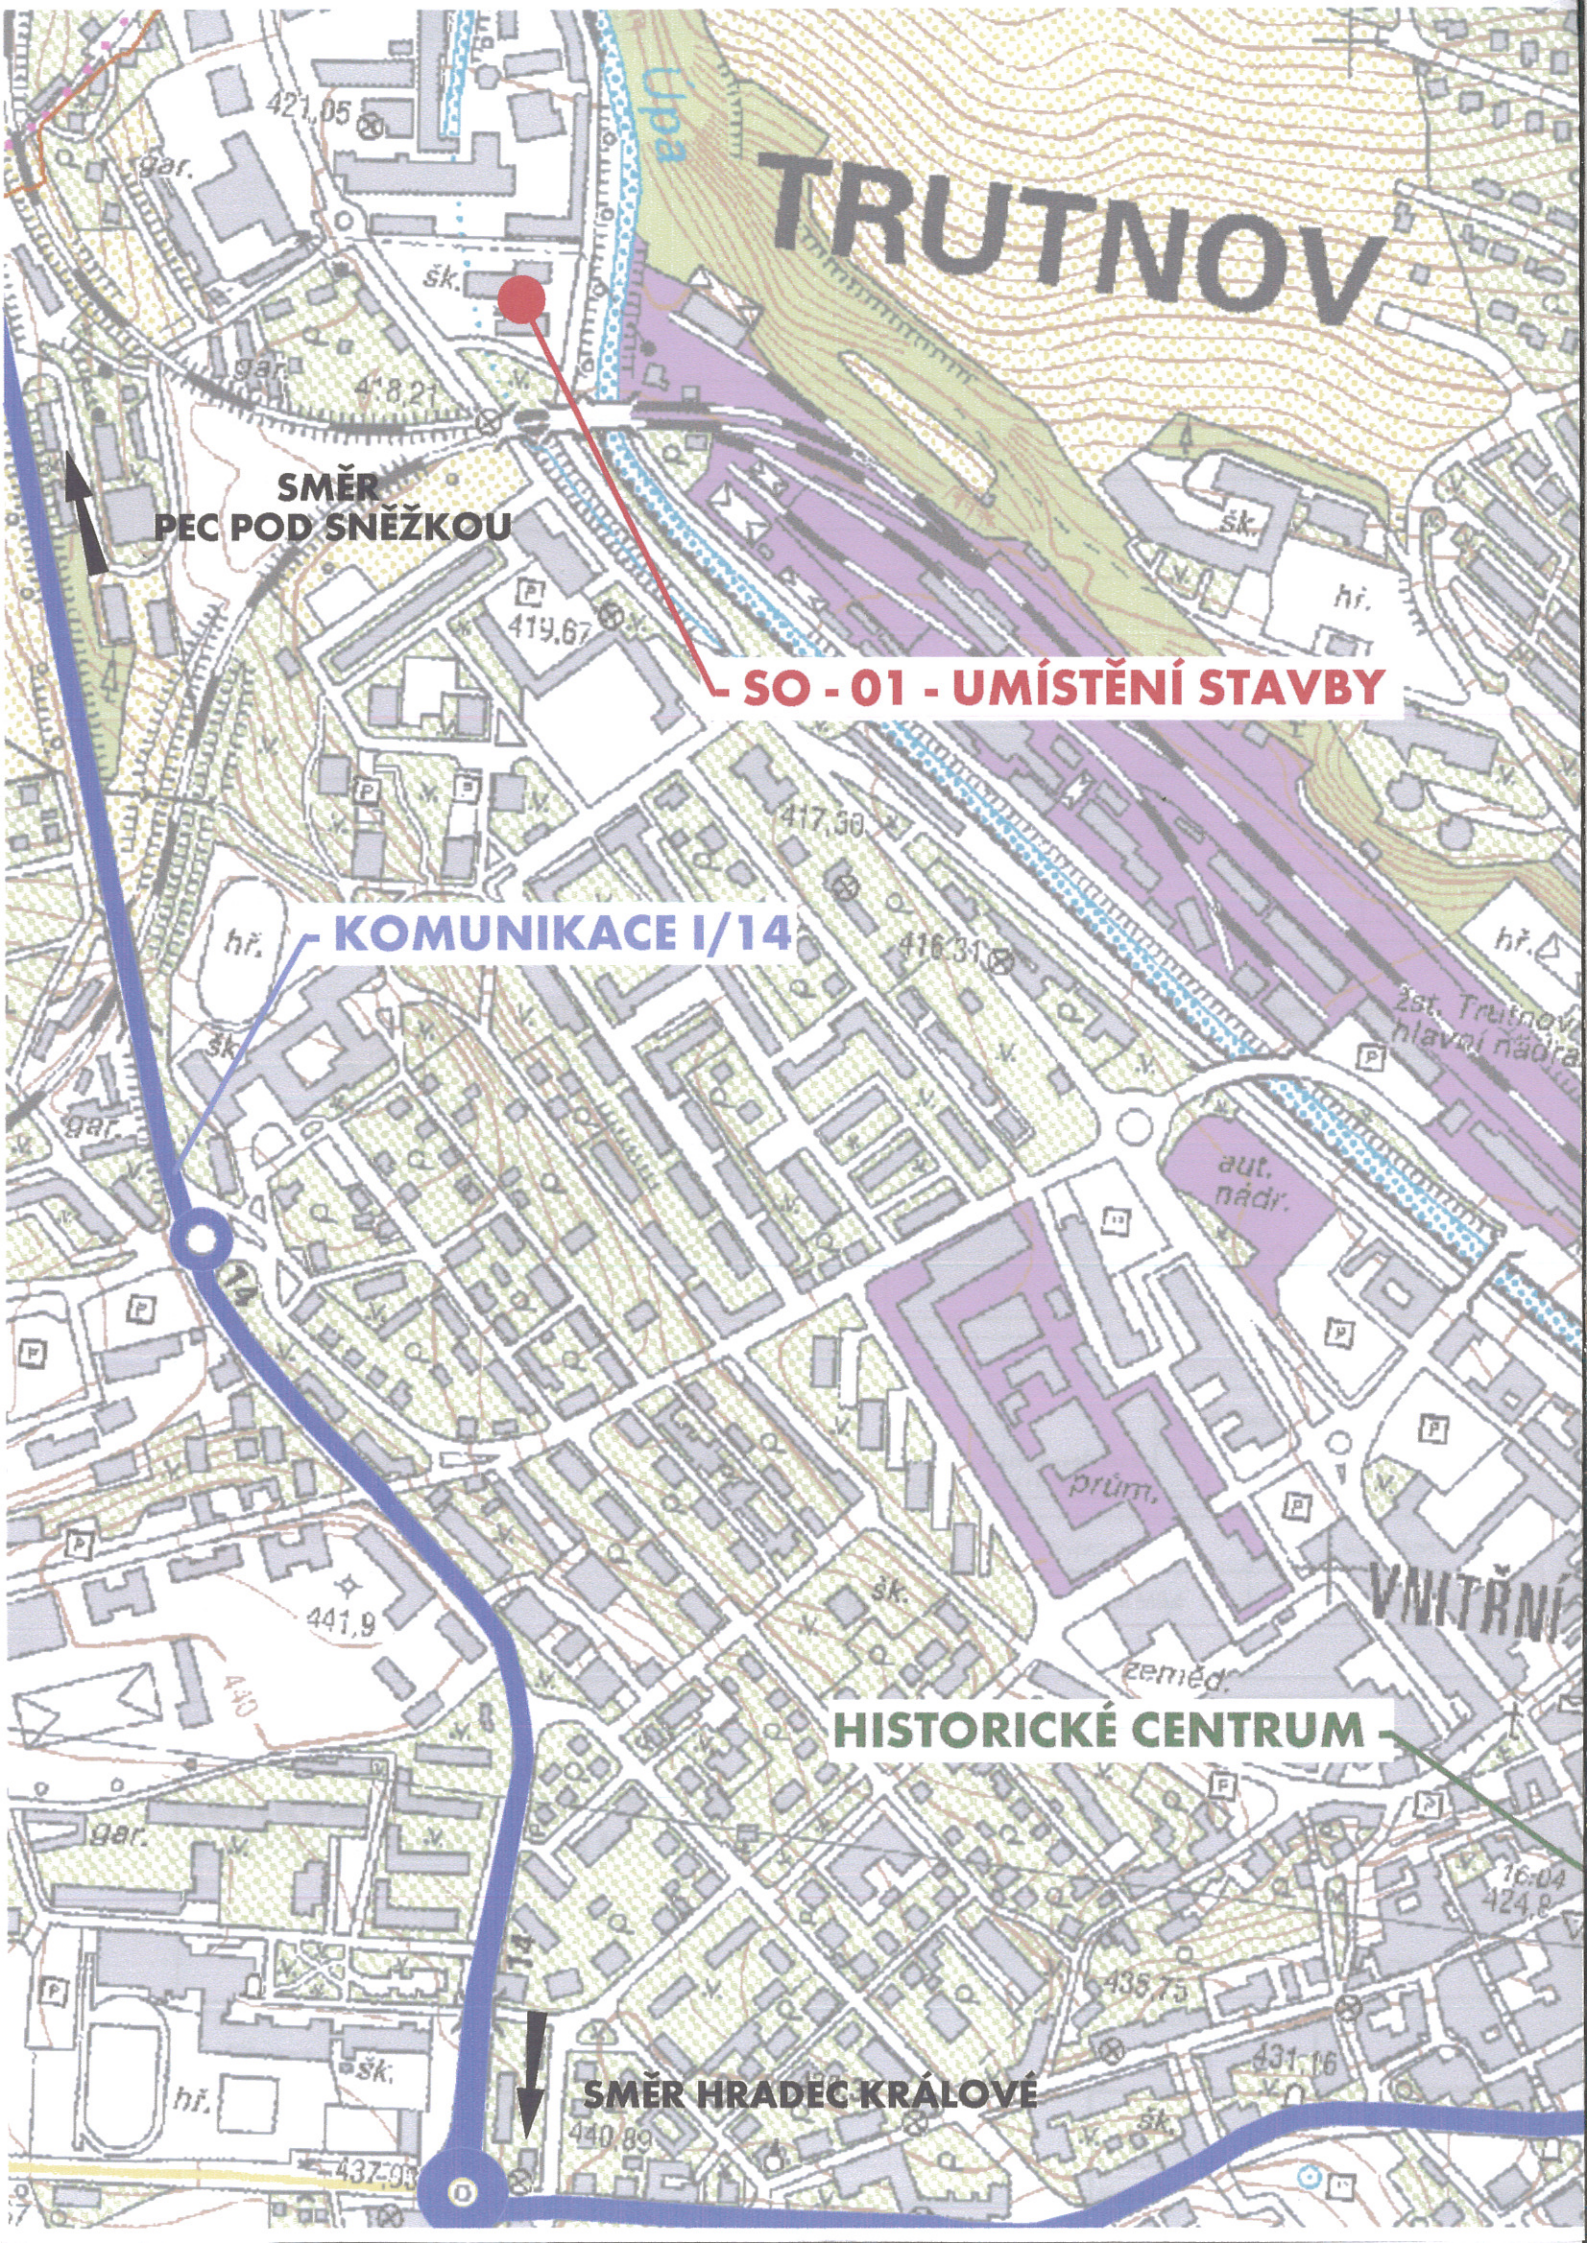

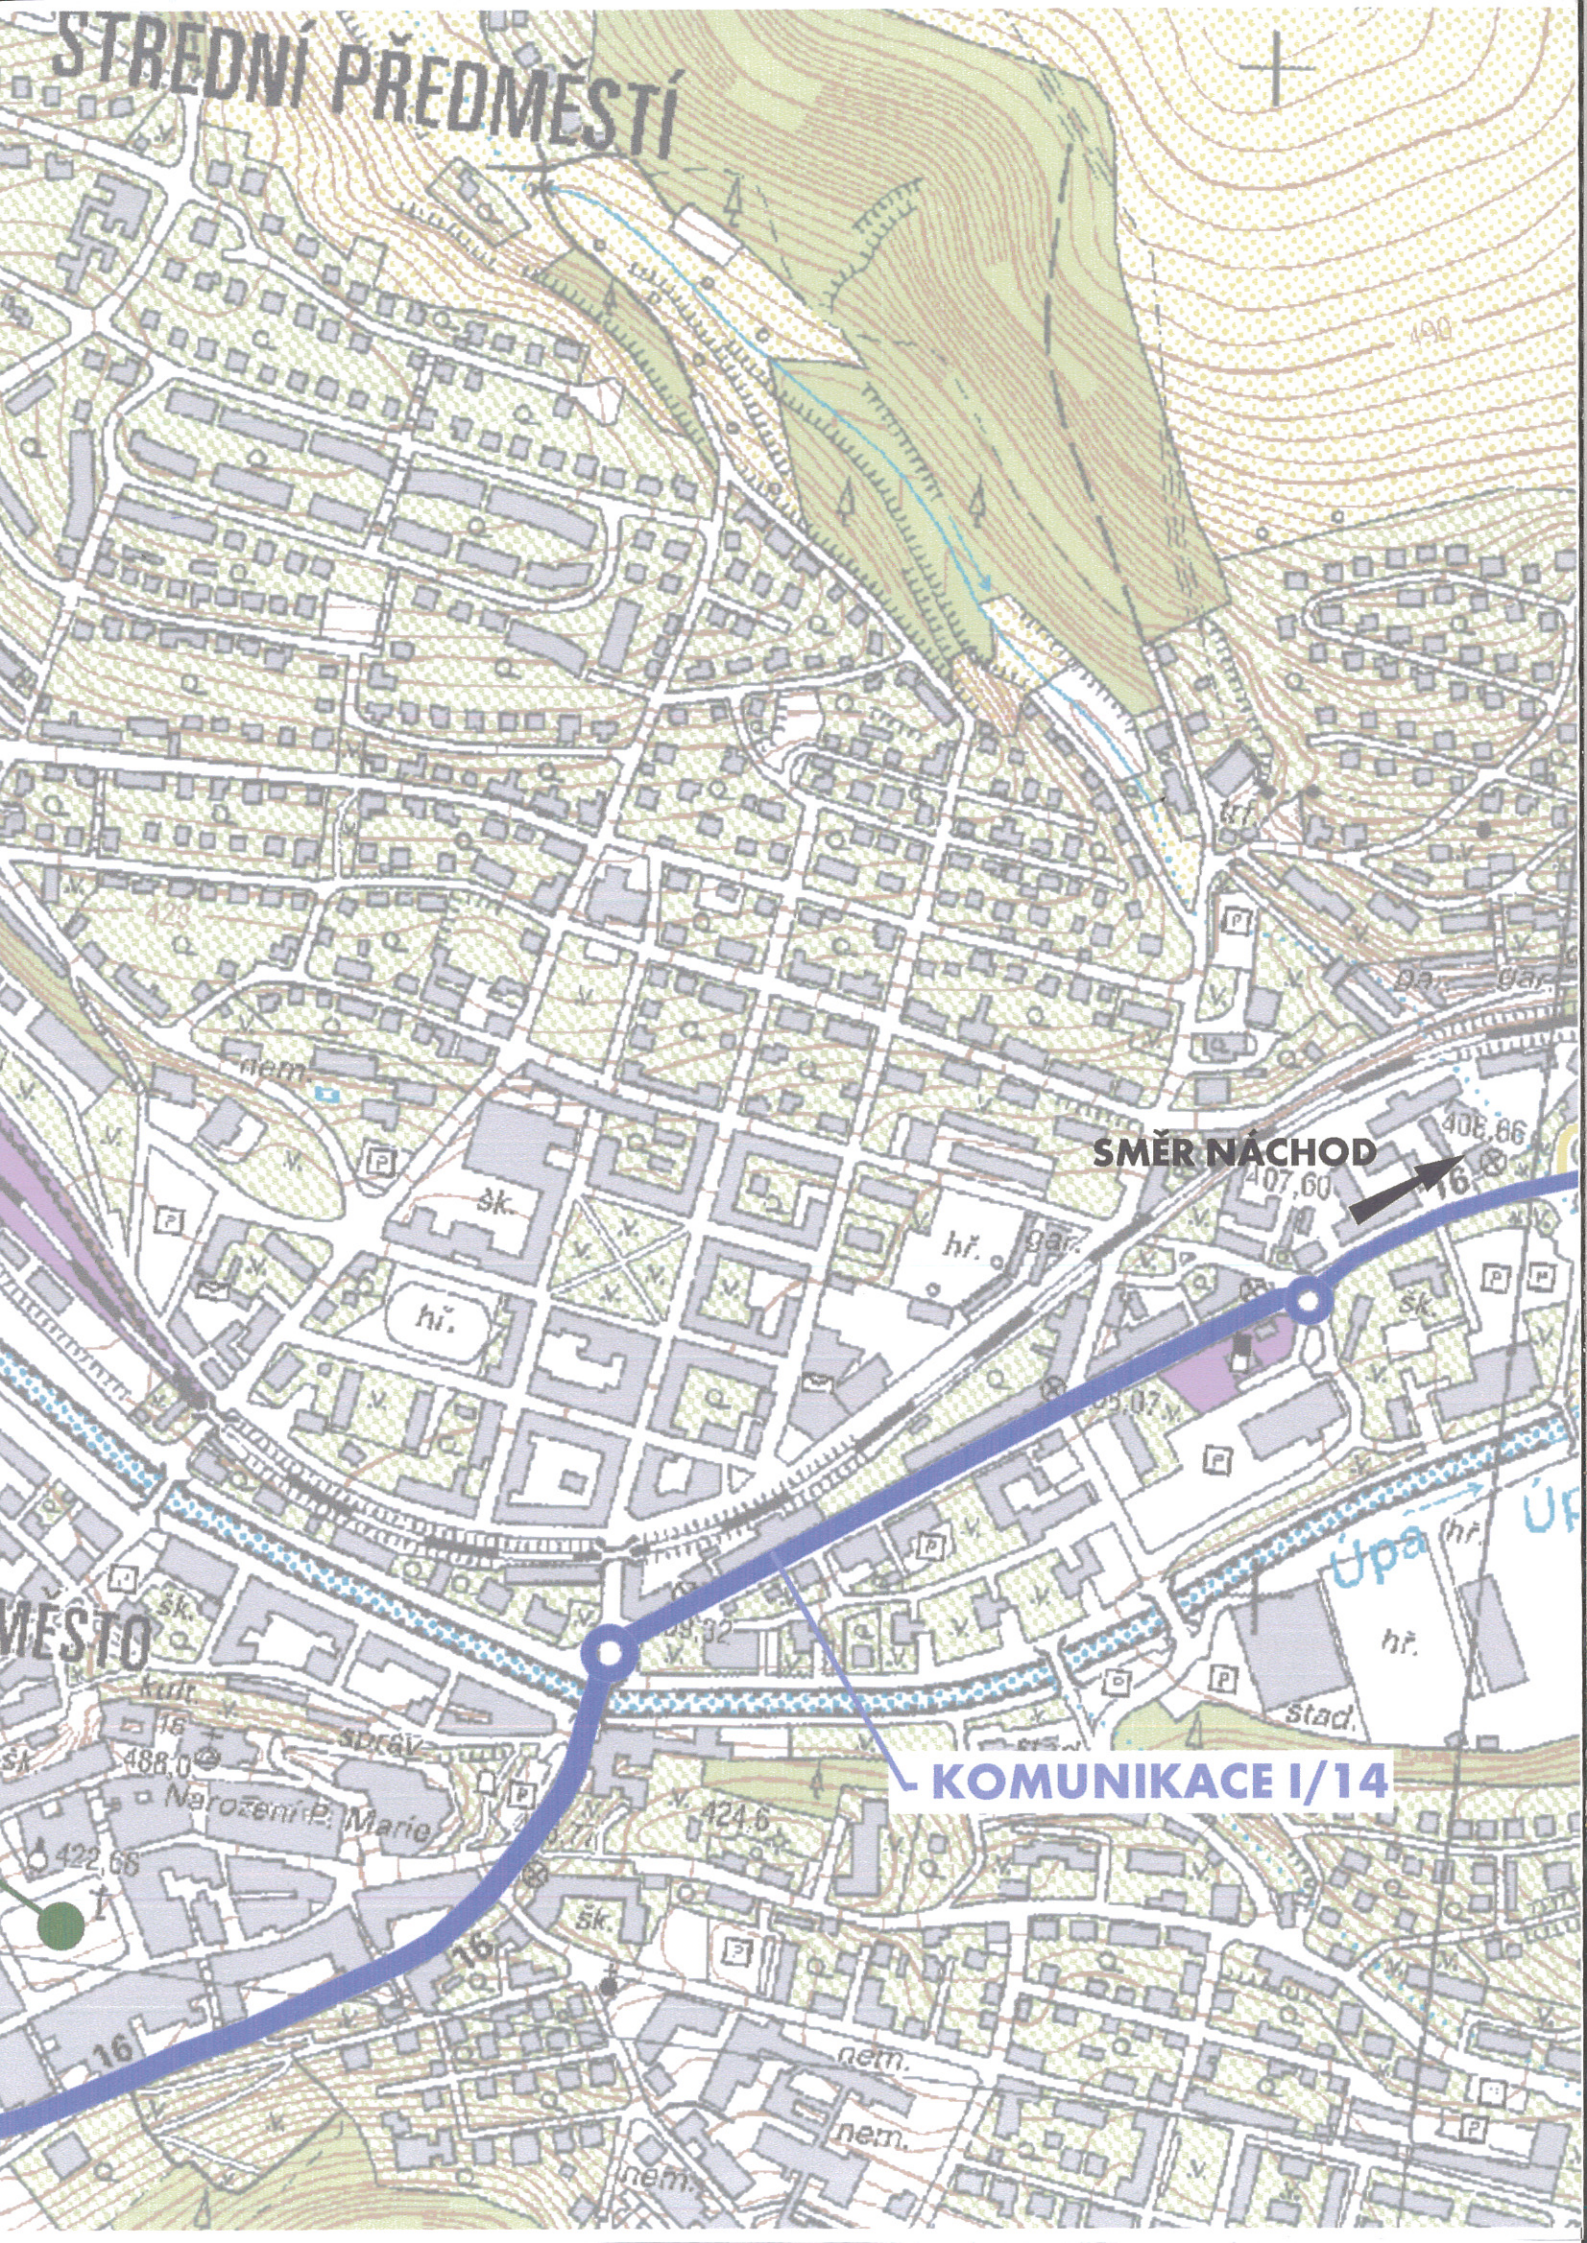

STŘEDNÍ PŘEDMĚSTÍ


SMĚR NÁCHOD

KOMUNIKACE I/14

MĚSTO

Narození P. Marie

10		
09		
08		
07		
06		
05		
04		
03		
02		
01		
REVIZE Č.	OBSAH REVIZE	DATUM REVIZE

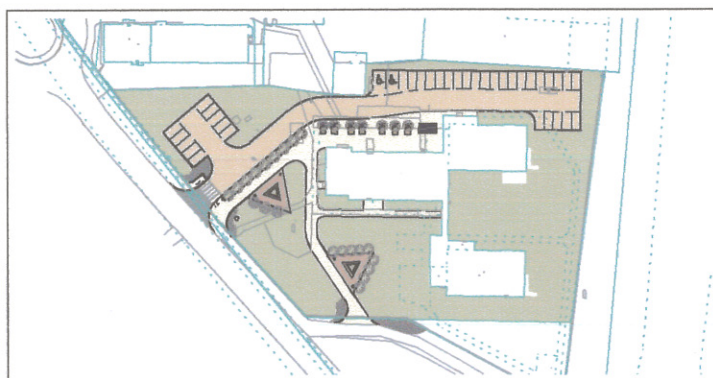


Autoři
Ing. Vladimír Vokatý
Ing. arch. Martin Vokatý



$\pm 0,000 = 419,30$

souř. systém JTSK, výškový systém BpV

Investor: Královéhradecký kraj Pivovarské náměstí 1245/2 500 03 Hradec Králové	Generální projektant:  ATIP^{a.s.} Architektonická, projektová a inženýrská společnost PRAŽSKÁ 169, TRUTNOV 541 31, TEL.: 499 859 011, info@atip.cz	Vedoucí projektu	Hlavní inženýr projektu
		Ing. Vladimír Vokatý	Ing. Vladimír Vokatý

Zpracovatel dílu:  ATIP^{a.s.} Architektonická, projektová a inženýrská společnost PRAŽSKÁ 169, TRUTNOV 541 31, TEL.: 499 859 011, info@atip.cz	Zodpovědný projektant dílu	Vypracoval	Kontroloval
	Ing. Štěpán Míka	Ing. Štěpán Míka	Ing. Michal Bedmík

stavba TRUTNOV – SPŠ TRUTNOV CENTRUM ODBORNÉHO VZDĚLÁVÁNÍ V ELEKTROTECHNICE A ICT etapa	číslo stavby 1	stupeň dokumentace Dokumentace změny stavby před dokončením	
		zakázkové číslo 081710	
objekt (SO), provozní soubor (PS)	počet formátů 3 x A4		měřítko 1:5000
	datum dokončení - revize 00 09.2010		datum revize
díl / profese C. Situace stavby	datum dokončení - revize 00 09.2010		datum revize
název přílohy SITUACE ŠIRŠÍCH VZTAHŮ	DZSD		00
	stupeň	SO/PS	revize