
 


 
 


Legenda značek:

-  Přepínač sériový, IP20
-  Zásuvka jednonásobná 16A/230V , IP20
-  Rozvaděč
-  Uzemnění, Ochranné pospojení
-  Hlavní kabelová trasa
-  Hranice řešeného prostoru

Legenda svítidel:

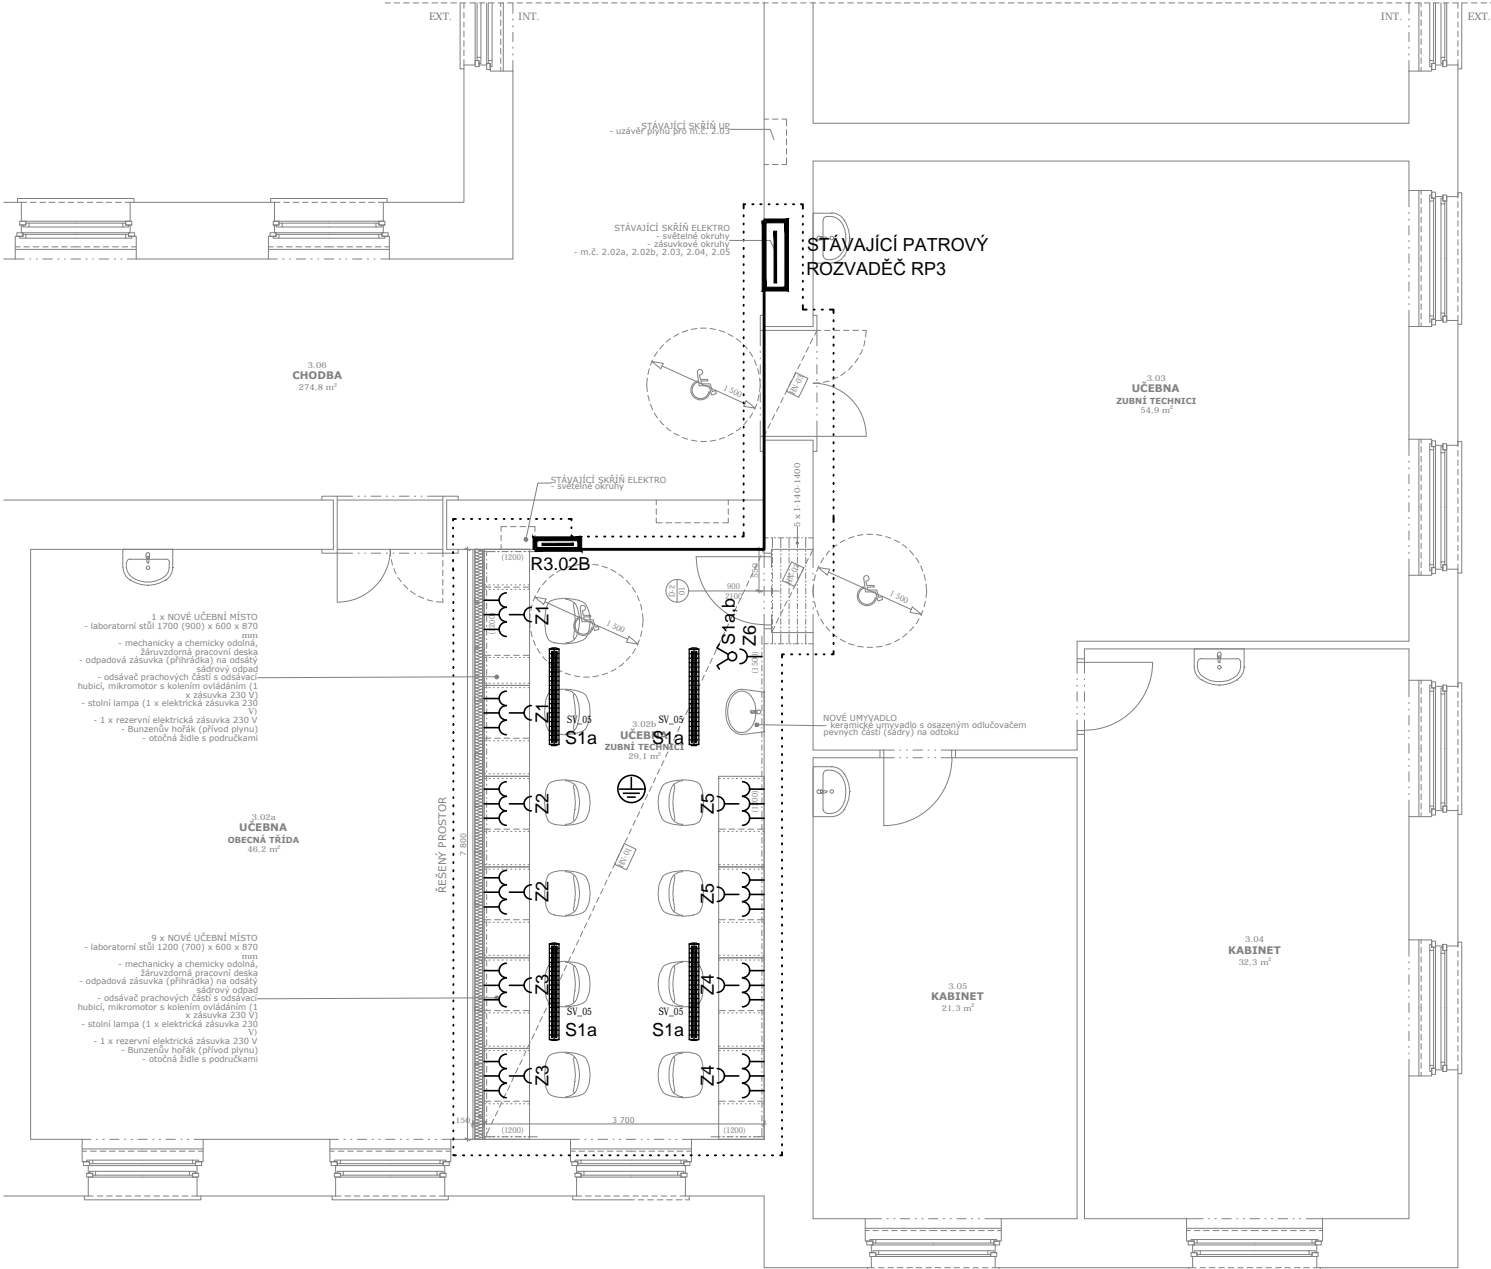
SV_05 - závěsné zářivkové svítidlo,2x49W,IP20,T5

POZNÁMKA:

NAPĚŤOVÁ SOUSTAVA: 3+PE+N, ~50Hz, 230/400V, TN-C-S
OCHRANA PŘED ÚRAZEM ELEKTRICKÝM PROUDEM BUDE PROVEDENA DLE ČSN 33 2000-4-41.ed.2:
AUTOMATICKÝM ODPOJENÍM OD ZDROJE
VE VYBRANÝCH PROSTORÁCH BUDE PROVEDENO DOPLŇKOVÉ POSPOJENÍ .

OCHRANA PŘED NEBEZPEČNÝM DOTYKEM ŽIVÝCH ČÁSTÍ:
IZOLACÍ,KRYTY
OCHRANA PŘED NEBEZPEČNÝM DOTYKEM NEŽIVÝCH ČÁSTÍ:
ZÁKLADNÍ - AUTOMATICKÝM ODPOJENÍM OD ZDROJE A DOPLŇUJÍCÍM POSPOJENÍM
ZVÝŠENÁ - VE VENKOVNÍCH PROSTORECH DOPLŇUJÍCÍM POSPOJENÍM A PROUDOVÝMI CHRÁNIČI

ROZVODY BUDOU VEDENY KONSTRUKCI PODLAHY A V PŘÍČKÁCH.
V BETONOVÝCH KONSTRUKCÍCH JE NUTNÉ POUŽÍT ELEKTROINSTALAČNÍ MATERIÁL URČENÝ DO
BETONOVÝCH KONSTRUKCÍ (TRUBKY, KRABICE,VÝVODKY, KONCOVKY, ATD.), V OSTATNÍCH KONSTR.
BUDOU POUŽITY BĚŽNÉ ELEKTROINSTALAČNÍ MATERIÁLY.



Vyšší odborná škola zdravotnická a Střední zdravotnická škola, Komenského 234, Hradec Králové, p.č. 299, k.ú. Hradec Králové

AUTOR: Martin Růžička		GENERÁLNÍ PROJEKTANT: S V I Ž N	
HIP: Martin Růžička tel: 608 071 908 mail: ruzicka@svizn.com			
ZPRACOVATEL ČÁSTI: ...		VYPRACOVAL: Ing. Ondřej Pípal č. autorizace: ČKAIT 0013142	ZODPOVĚDNÝ PROJEKTANT: Ing. Ondřej Pípal č. autorizace: ČKAIT 0013142
STAVEBNÍK: KRÁLOVEHRADECKÝ KRAJ Pivovarské náměstí 1245 500 03, Hradec Králové			STUPEŇ PROJEKTU: DPS
AKCE: MODERNIZACE ODBORNÝCH UČEBEN ZUBNÍCH TECHNIKŮ		DATUM: 10 / 2016	Č. PARÉ:
		MĚŘÍTKO: 1 : 100	
ČÁST: DOKUMENTACE STAVEBNÍCH OBJEKTŮ		ČÁST: D.1	
PROFESE: ZAŘÍZENÍ SILNOPROUDÉ A SLABOPROUDÉ ELEKTROTECHNIKY		Č.PROFESE: D.1.4.4	
PŘÍLOHA: PŮDORYS 3.NP		Č. PŘÍLOHY: D.1.4.4.b.2	