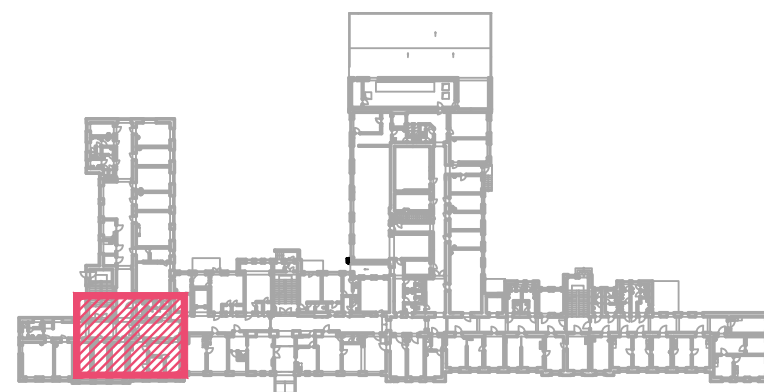


 


LEGENDY, POPISY, ODKAZY - VIZ VÝKRES Č. 1.1.4.8



HLAVNÍ ING. PROJEKTU	ZODP. PROJEKTANT	VYPRACOVAL	MĚŘÍTKO : 1:50	
LIBOR KLUBAL, DIS.	ING. JIŘÍ LITOŠ	ING. JIŘÍ LITOŠ	FORMÁT : 2*A4	
			DATUM : 11/2017	
INVESTOR: KRÁLOVÉHRADECKÝ KRAJ, PIVOVARSKÉ NÁMĚSTÍ 1245, 500 03 HRADEC KRÁLOVÉ				
AKCE : NEMOCNICE BROUMOV - STAVEBNÍ ÚPRAVY 2NP JIP - ETAPA 2A1 Na parcele st.p.č. 308/1, p.p.č. 300/1, 300/6 katastrální území: BROUMOV D - DOKUMENTACE OBJEKTU D.1 STAVEBNÍ OBJEKTY D.1.1 SO 01 STAVEBNÍ ÚPRAVY JIP - ETAPA 2A1 D.1.1.4 ZDRAVOTNÍ TECHNIKA				 ZPRACOVATEL : ING. JIŘÍ LITOŠ Palachova 1742 547 01 NÁCHOD GSM 737 813 409 litos.jiri@seznam.cz ev.č. 400.41 2017
PROJEKT PRO PROVEDENÍ STAVBY		Č. PARÉ		EV. Č. AKCE 1566 44 17
NÁZEV PŘÍLOHY : PŮDORYS KANALIZACE A VODOVODU 3.NP				ČÍSLO PŘÍLOHY D.1.1.4.5