

# TRUTNOV


SMĚR  
PEC POD SNĚŽKOU


SO - 01 - UMÍSTĚNÍ STAVBY

KOMUNIKACE I/14

HISTORICKÉ CENTRUM

SMĚR HRADEC KRÁLOVÉ

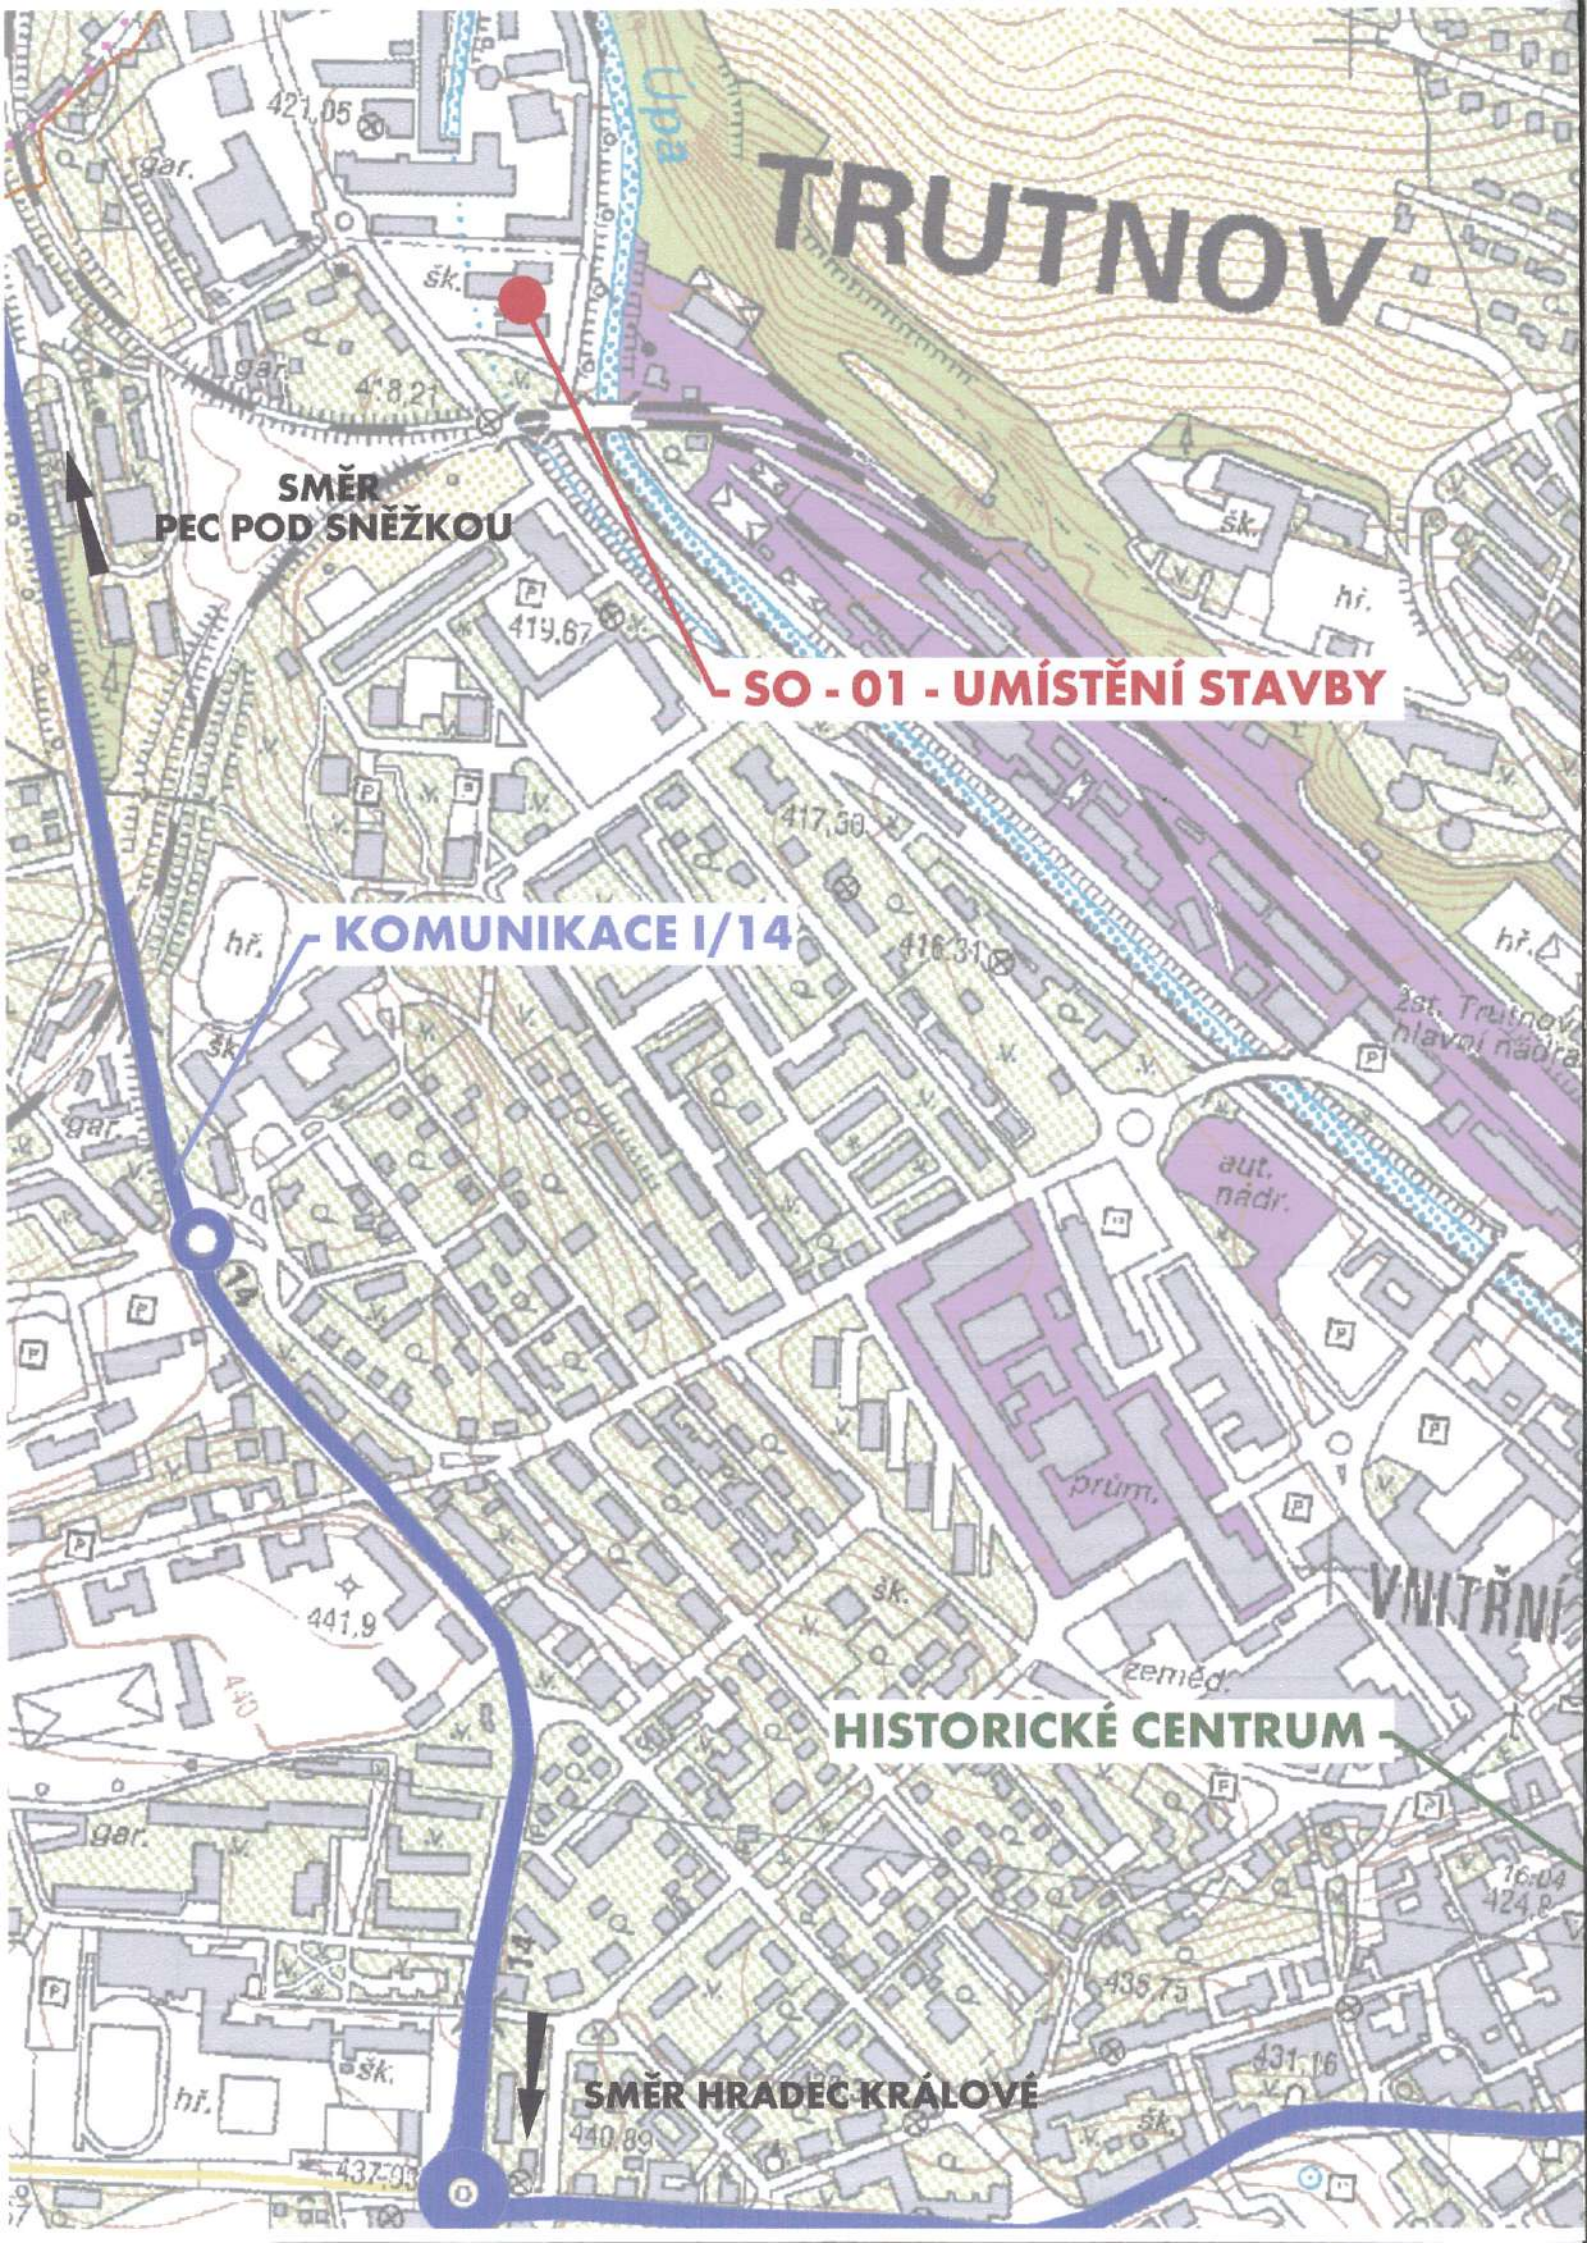

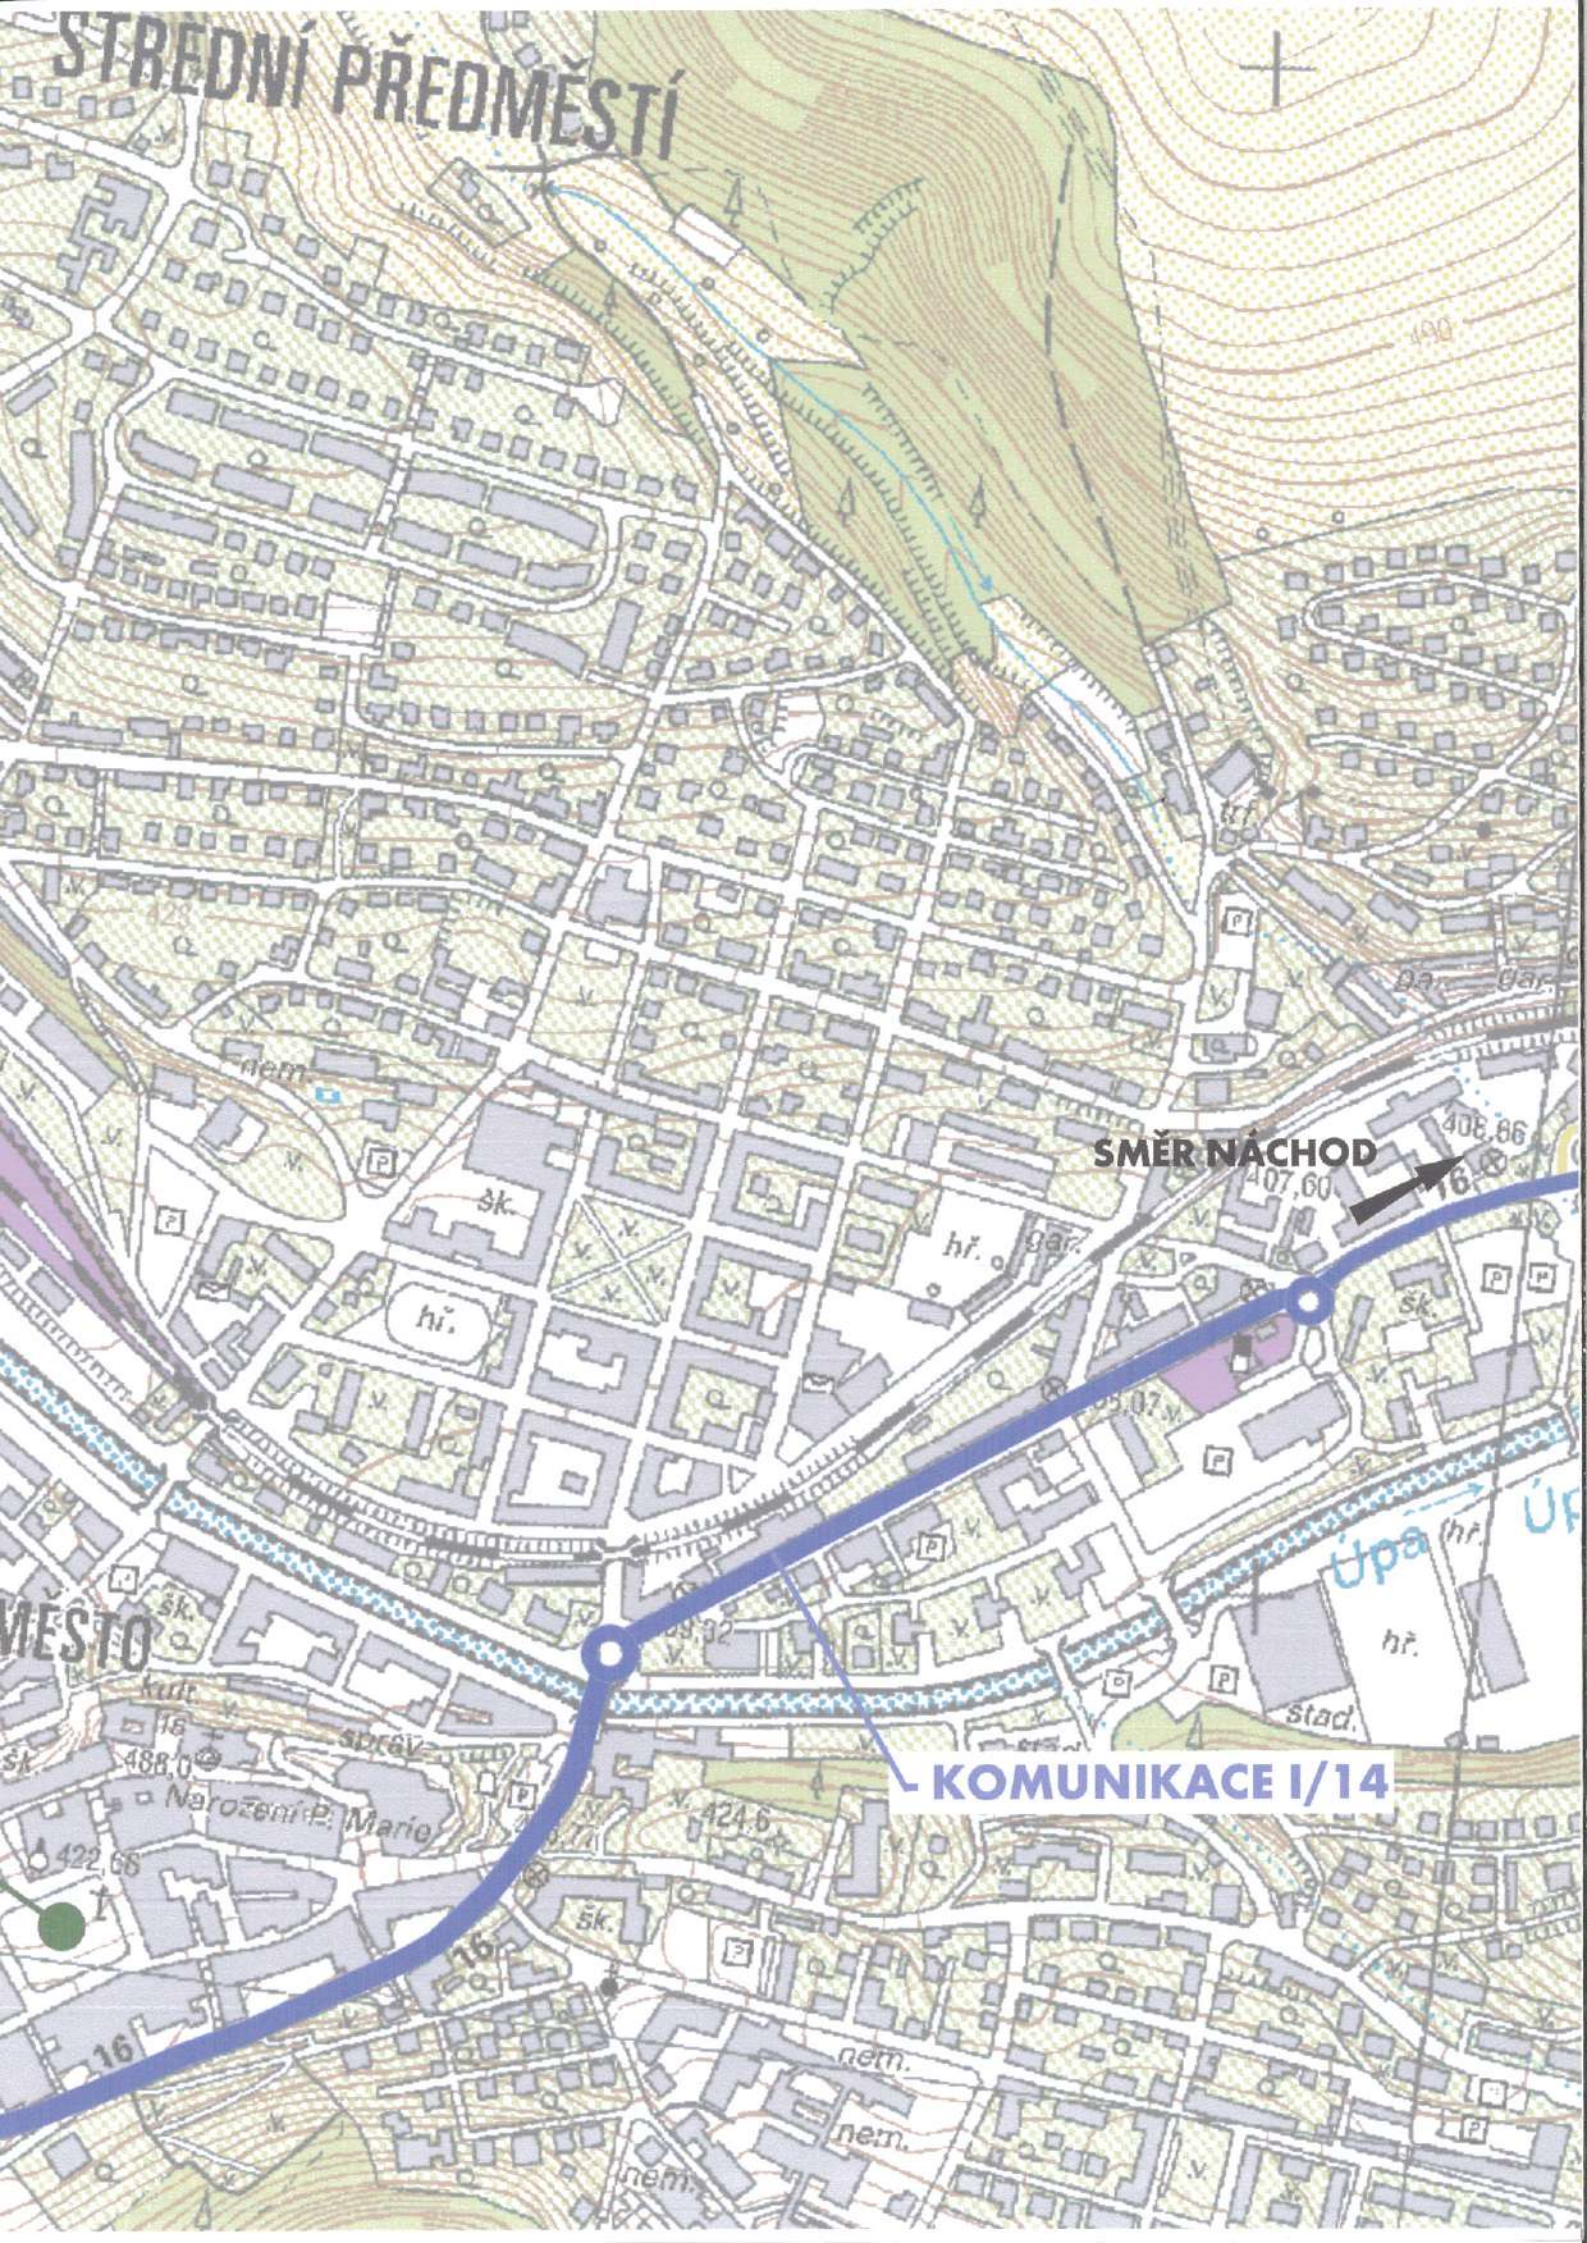

STŘEDNÍ PŘEDMĚSTÍ

SMĚR NÁCHOD


MĚSTO

KOMUNIKACE I/14


Úpa

Narození P. Marie

10		
09		
08		
07		
06		
05		
04		
03		
02		
01		
REVIZE Č.	OBSAH REVIZE	DATUM REVIZE

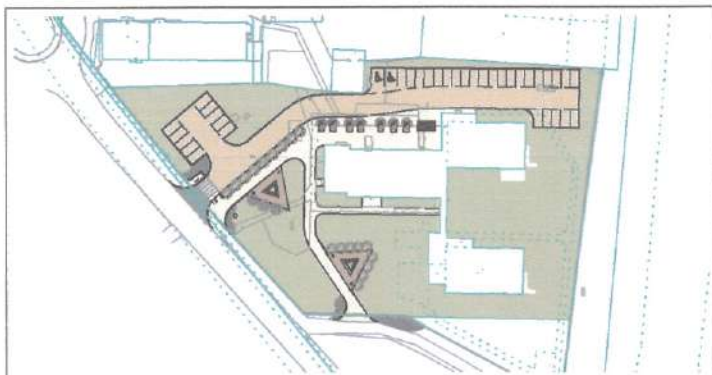

Autoři  
Ing. Vladimír Vokatý  
Ing. arch. Martin Vokatý

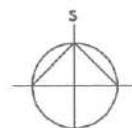

$\pm 0,000 = 419,30$

souř. systém JTSK, výškový systém BpV

Investor:  
Královéhradecký kraj  
Pivovarské náměstí 1245/2  
500 03 Hradec Králové

Generální projektant:



Architektonická, projektová a inženýrská společnost  
PRAŽSKÁ 169, TRUTNOV 541 31, TEL.: 499 859 011, info@atip.cz

Vedoucí projektu

Hlavní inženýr  
projektu

Ing. Vladimír Vokatý / Ing. Vladimír Vokatý

Zpracovatel dílu:



Architektonická, projektová a inženýrská společnost  
PRAŽSKÁ 169, TRUTNOV 541 31, TEL.: 499 859 011, info@atip.cz

Zodpovědný projektant dílu

Vypracoval

Kontroloval

Ing. Štěpán Míka

Ing. Štěpán Míka

Ing. Michal Bedrník

stavba

TRUTNOV – SPŠ TRUTNOV  
**CENTRUM ODBORNÉHO VZDĚLÁVÁNÍ  
V ELEKTROTECHNICE A ICT**

etapa

číslo stavby

**1**

stupeň dokumentace

**Dokumentace změny  
stavby před dokončením**

zakázkové číslo

**081710**

objekt (SO), provozní soubor (PS)

počet formátů

**3 x A4**

měřítko

**1:5000**

díl / profese

**C. Situace stavby**

datum dokončení - revize 00

**09.2010**

datum revize

název přílohy

**SITUACE ŠIRŠÍCH VZTAHŮ**

DZSD

**C.1**

**00**

stupeň SO/PS

číslo výkresu

revize