




PŮDORYS

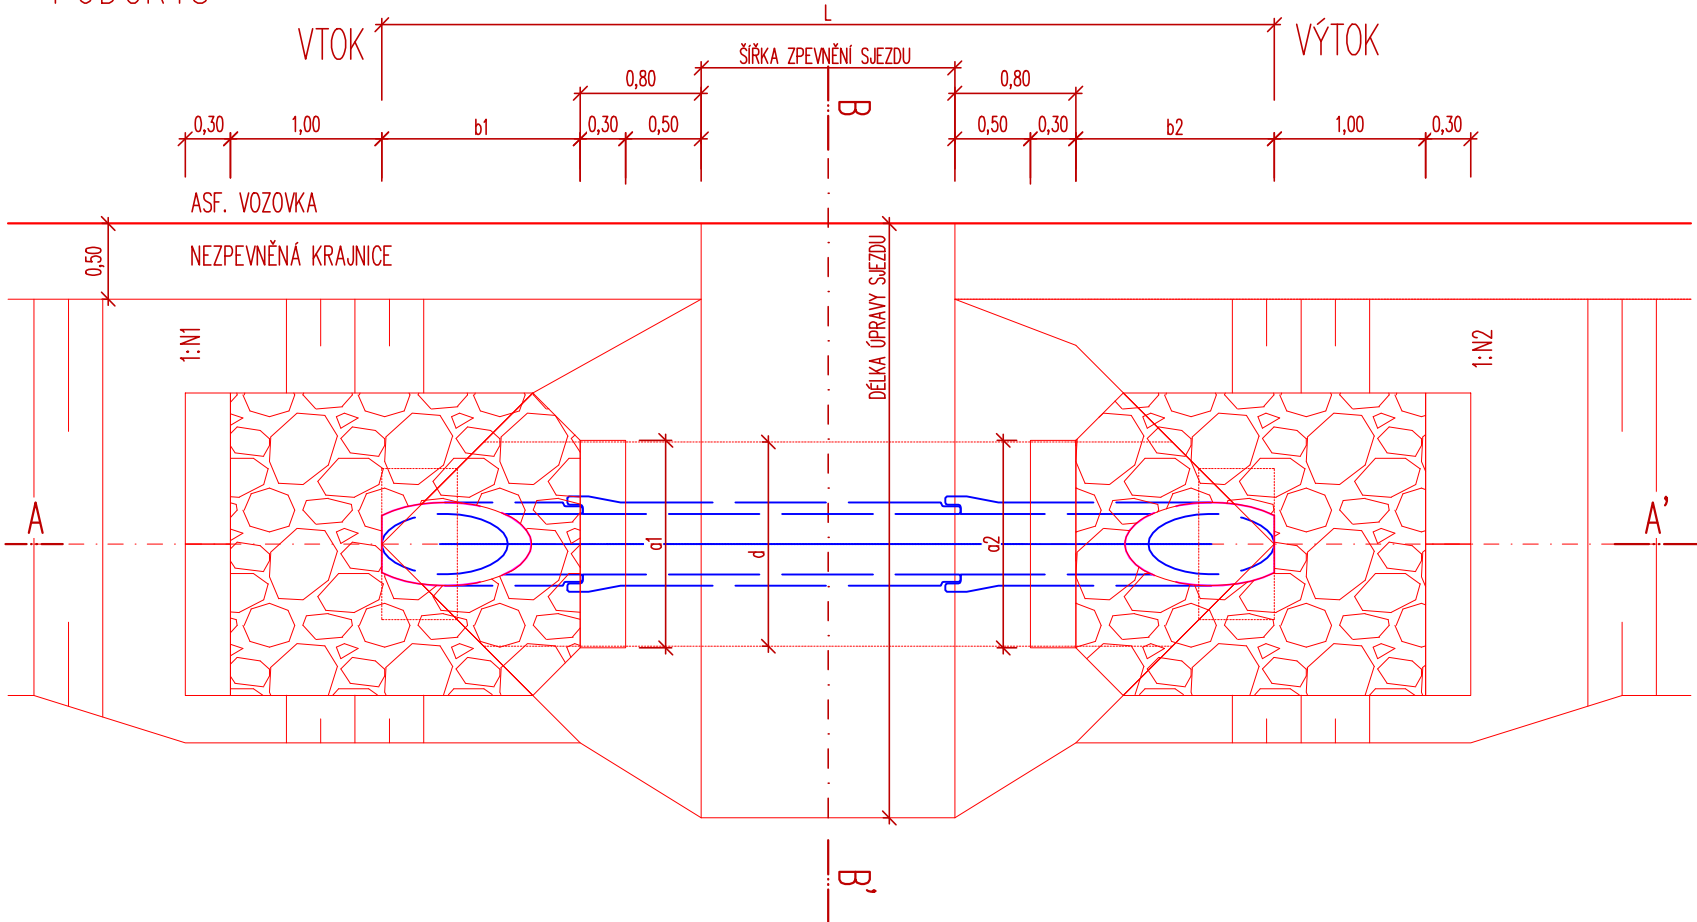


ŘEZ A-A'

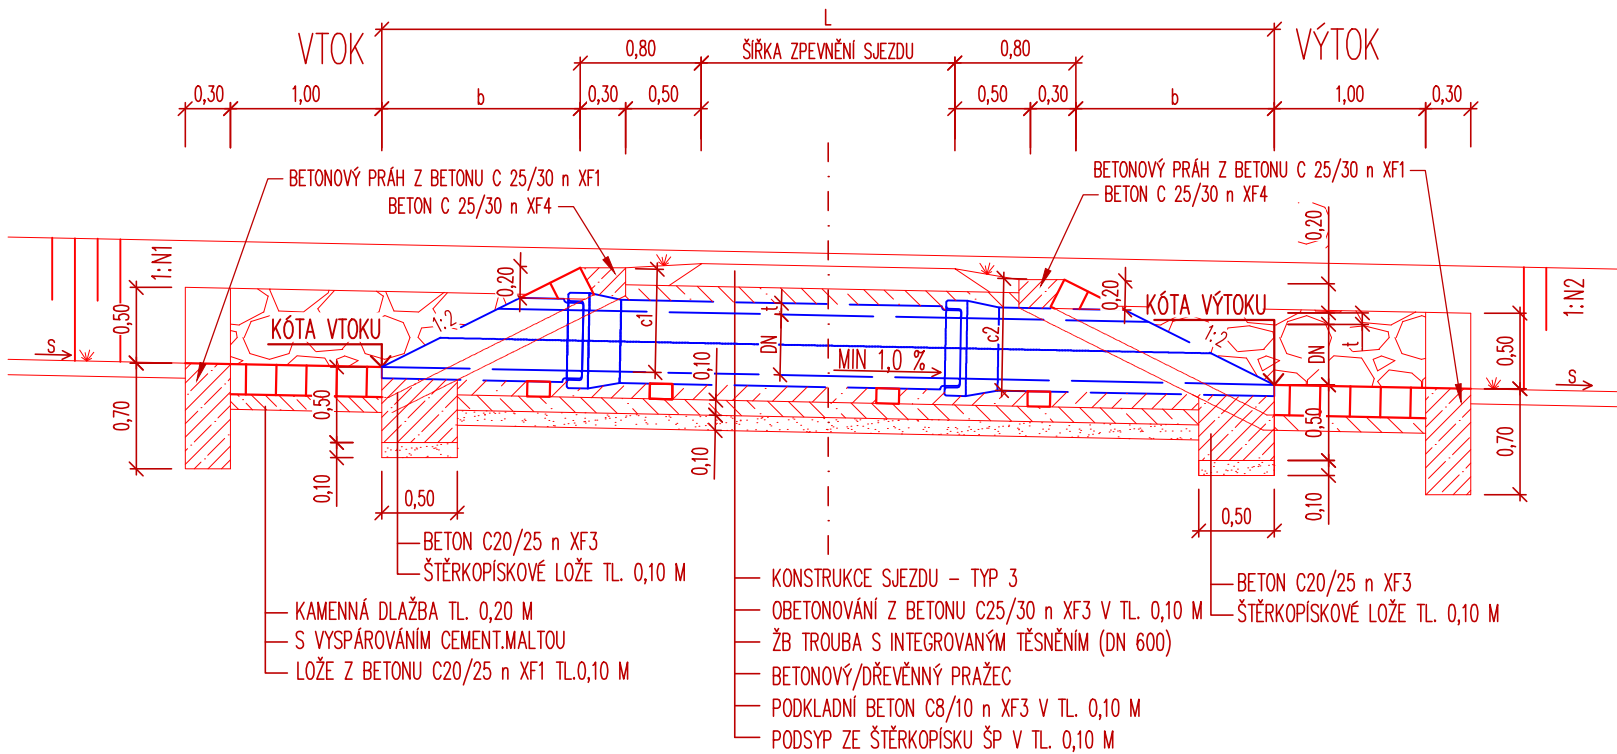

ŘEZ B-B'

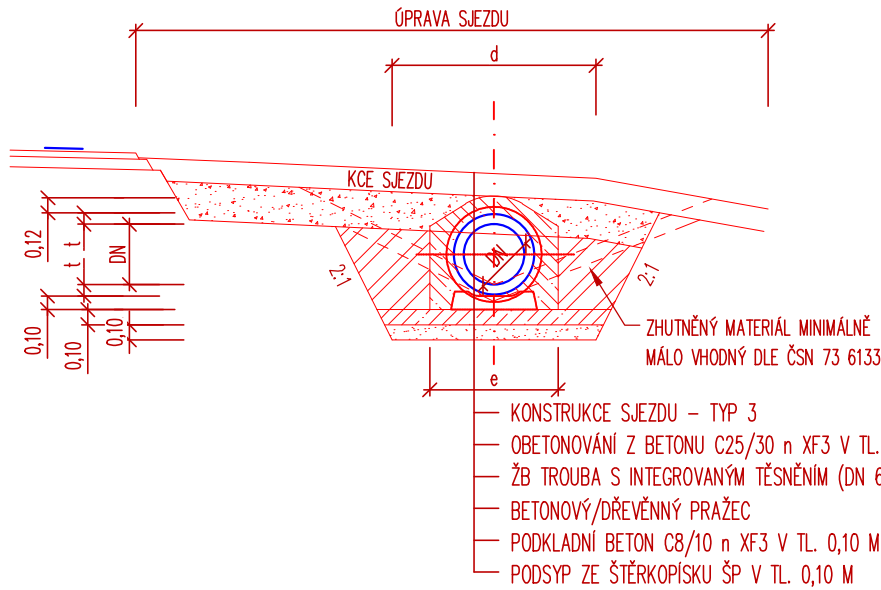

SOUŘADNICOVÝ SYSTÉM: JTSK
VÝŠKOVÝ SYSTÉM: BALT p.v.

± 0.000 = m n.m.	04/2018
Index	Změna	Datum	
Vypracoval Ing. Tomko P.	Kontroloval Ing. Kučera M.	 VDI PROJEKT s.r.o. vodohospodářská a dopravní infrastruktura Petrohradská 216/3, 101 00 Praha 10	
Zodpovědný projektant Ing. Kučera M.	Hlavní inženýr projektu Ing. Kučera M.	Investor Královéhradecký kraj Pivovarské nám.1245/2,Hradec Králové 50003	
Akce II /327 CHLUMEC NAD CIDLINOU - ZÁBĚDOV		Obec Chlumec n.Cidlinou	Kraj Královéhradecký
Objekt SO 103 - ÚSEK 3; km 3,005 35 - km 3,356 45		Technická zpráva	Formát A3
Profese Dopravní stavby		Stupeň DSP	Měřítko 1:50
Název přílohy		Číslo přílohy 55/17	Paré
VZOROVÉ ZATrubnění SJEZDU		Číslo přílohy C.3.2.6	