


PŮDORYS 1.NP

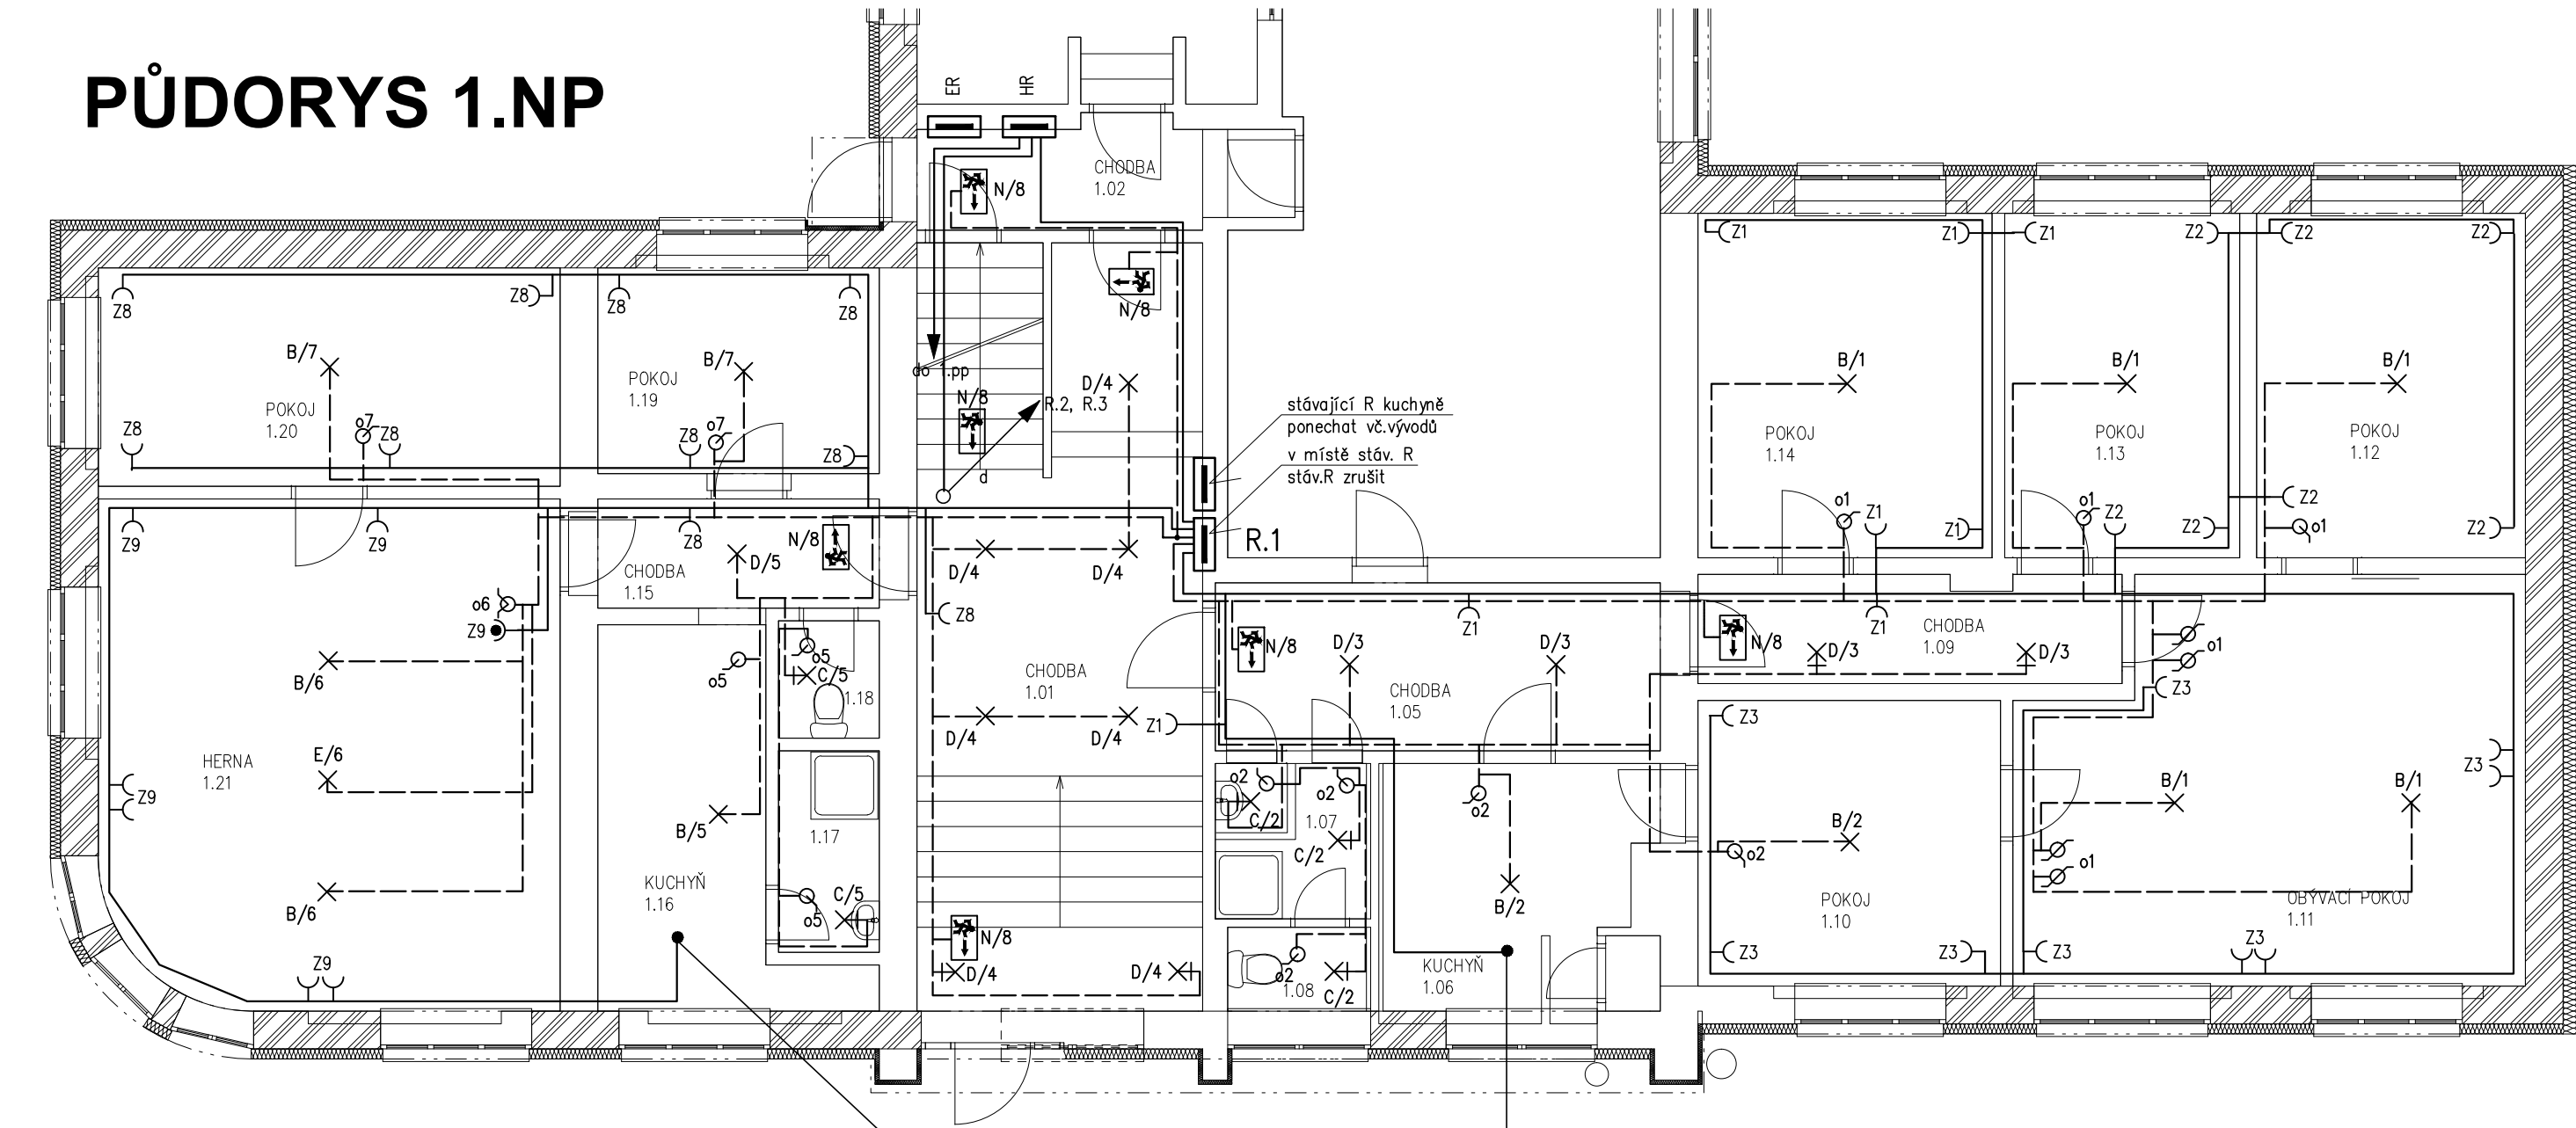

Č.M.	ÚČEL MÍSTNOSTI	PLOCHA m2	Em (lx)	Č.M.	ÚČEL MÍSTNOSTI	PLOCHA m2	Em (lx)
1.01	CHODBA	30,83	100	1.16	KUCHYŇ	10,29	300–500
				1.17	KOUPELNA	2,88	200
				1.18	WC	1,68	200
				1.19	POKOJ	8,55	50–100
1.05	CHODBA	10,60	100	1.20	POKOJ	14,64	50–100
1.06	KUCHYŇ	9,74	300–500	1.21	HERNA, st.tenis	33,51	500
1.07	KOUPELNA, WC	3,33	200				
1.08	WC	1,65	200				
1.09	CHODBA	6,42	100				
1.10	POKOJ	12,59	50–100				
1.11	OBÝVACÍ POKOJ	28,45	50–100				
1.12	POKOJ	13,47	50–100				
1.13	POKOJ	11,87	50–100				
1.14	POKOJ	14,69	50–100				
1.15	CHODBA	4,36	100				

odstupňované, s místním přisvětlením  
odstupňované, s místním přisvětlením

ZODPOVĚDNÝ PROJEKTANT		VYPRACOVAL	
STAVEBNÍ ČÁST	ELEKTRO	ING. J. CHRPA	
ING. J. CHRPA		ING. J. CHRPA	
INVESTOR : Dětský domov a školní jídelna, Nechanice, Hrádecká 267, PSČ 503 15		Č. ZAKÁZKY 61/2018	
DĚTSKÝ DOMOV NECHANICE Hrádecká 267, Nechanice OPRAVA ELEKTROINSTALACE		Č. KOPIE	
PŮDORYS – 1.NP		Č. ARCHIVNÍ	
		DRUH PROJEKTU DPS	
		DATUM 09.2018	
		FORMÁT A4 2	
		MĚŘÍTKO 1:75	
		D.1.4.EL–4	