

Ing. Karel Pihýr
Třebechovická 834/28
50003 Hradec Králové

naše značka
5001282527

vyřizuje
Jaroslav Kápička

datum
05.04.2016

Věc:

Stavební úpravy - Pěchotní srub "Jeřáb" a "Polsko"

K.ú. - p.č.: Dobrošov

Stavebník: Královéhradecký kraj, Pivovarské náměstí 1245/2, 50003 Hradec Králové

Účel stanoviska: Povolení stavby - stavební režim

RWE GasNet, s.r.o., jako provozovatel distribuční soustavy (PDS) a technické infrastruktury, zastoupený RWE Distribuční služby, s.r.o., vydává toto stanovisko:

V zájmovém území vyznačeném v příloze tohoto stanoviska, nejsou umístěna žádná provozovaná plynárenská zařízení a plynovodní přípojky ve vlastnictví nebo správě RWE GasNet, s.r.o.. Mohou se zde nacházet plynárenská zařízení jiných vlastníků či správců, případně i dlouhodobě nefunkční/neprovozovaná plynárenská zařízení bez dostupných informací o jejich poloze a vlastnictví.

V rozsahu území vyznačeného v příloze souhlasíme s povolením stavby dle zákona 183/2006 Sb. ve znění pozdějších předpisů např. s vydáním územního rozhodnutí, zjednodušeným územním řízením, vydáním územního souhlasu, uzavřením veřejnoprávní smlouvy, ohlášením, stavebním povolením, veřejnoprávní smlouvou o provedení stavby nebo oznámením stavebního záměru s certifikátem autorizovaného inspektora. V případě uzavření veřejnoprávní smlouvy nebude RWE GasNet, s.r.o. ani RWE Distribuční služby, s.r.o., jako zmocněnec RWE GasNet, s.r.o., účastníkem územního ani stavebního řízení a nebudou uvedeni ve třetích osobách veřejnoprávní smlouvy.

Platí pouze pro území vyznačené v příloze tohoto stanoviska a to 24 měsíců ode dne jeho vydání.

Stanovisko bylo vygenerováno na základě vaší žádosti automaticky.

V případě dotčení pozemku v majetku RWE kontaktujte prosím RWE GasNet, s.r.o. Kontakt naleznete na adrese www.rwe-distribuce.cz/cs/kontaktni-system/, činnost "Smluvní vztahy - pozemky a budovy plynárenských zařízení", případně na Zákaznické lince 840 11 33 55.

RWE Distribuční služby, s.r.o.

Plynárenská 499/1
Zábřovice
602 00 Brno
T +420532221111
F +420545578571
E info_ds@rwe.cz
I www.rwe.cz
IČ: 27935311
DIČ: CZ27935311

Zapsán do obchodního rejstříku:
Krajský soud v Brně
oddíl C, vložka 57165
26.07.2007

Bankovní spojení:
Československá obchodní banka,
a.s.
Číslo účtu: 17837923
Kód banky: 0300


Za správnost a úplnost dokumentace předložené s žádostí včetně jejího souladu s platnými předpisy plně zodpovídá její zpracovatel. Stanovisko nenahrazuje případná další stanoviska k jiným částem stavby.

V případě další korespondence nebo jednání (např. změna stavby) uvádějte naši značku - 5001282527 a datum tohoto stanoviska. Kontakty jsou k dispozici na www.rwe-ds.cz nebo Zákaznická linka 840 11 33 55.



Jaroslav Kápička
vedoucí zpracování externích požadavků
odbor zpracování externích požadavků
RWE Distribuční služby, s.r.o.


Přílohy: Orientační zakres plynárenského zařízení, Ověřená příloha žadatele

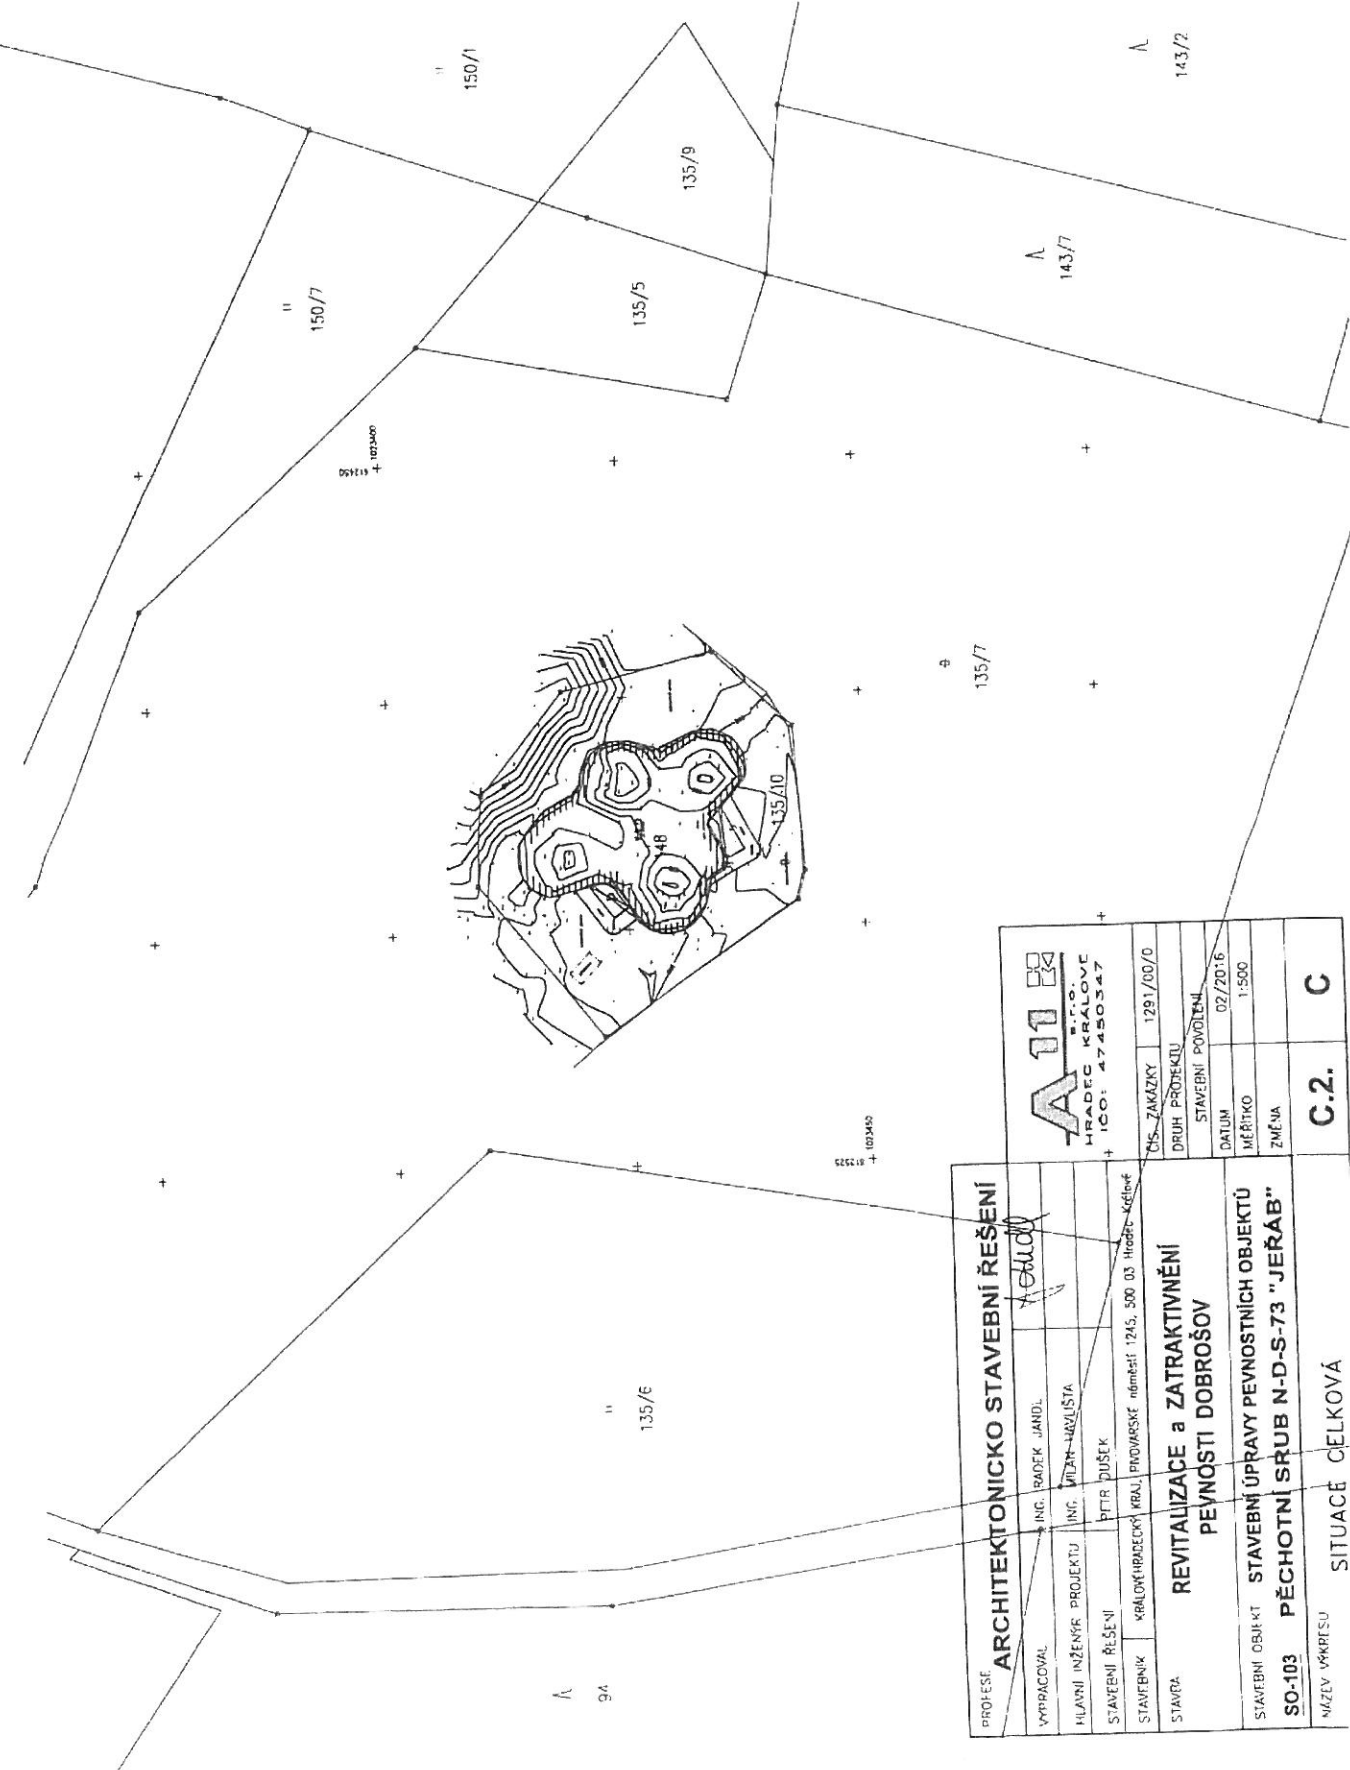

PROJEKT		ARCHITEKTONICKO STAVEBNÍ ŘEŠENÍ		A11	
VYPRACOVAL	ING. RADK JANDL	ING. RADK JANDL	ING. RADK JANDL	ING. RADK JANDL	ING. RADK JANDL
HLAVNÍ INŽENÝR PROJEKTU	ING. VILMA URVILŠTA	ING. VILMA URVILŠTA	ING. VILMA URVILŠTA	ING. VILMA URVILŠTA	ING. VILMA URVILŠTA
STAVEBNÍ ŘEŠENÍ	PIR POUŠEK	PIR POUŠEK	PIR POUŠEK	PIR POUŠEK	PIR POUŠEK
STAVEBNÍK	KRÁLOVÉHRADECKÝ KRAJ, PIVOVARSKÉ NÁMĚSTÍ 1245, 500 03 HRADEC KRÁLOVÉ	KRÁLOVÉHRADECKÝ KRAJ, PIVOVARSKÉ NÁMĚSTÍ 1245, 500 03 HRADEC KRÁLOVÉ	KRÁLOVÉHRADECKÝ KRAJ, PIVOVARSKÉ NÁMĚSTÍ 1245, 500 03 HRADEC KRÁLOVÉ	KRÁLOVÉHRADECKÝ KRAJ, PIVOVARSKÉ NÁMĚSTÍ 1245, 500 03 HRADEC KRÁLOVÉ	KRÁLOVÉHRADECKÝ KRAJ, PIVOVARSKÉ NÁMĚSTÍ 1245, 500 03 HRADEC KRÁLOVÉ
STAVBA	REVITALIZACE a ZATRAKTIVNĚNÍ PĚVŇOSTI DOBROŠOV	REVITALIZACE a ZATRAKTIVNĚNÍ PĚVŇOSTI DOBROŠOV	REVITALIZACE a ZATRAKTIVNĚNÍ PĚVŇOSTI DOBROŠOV	REVITALIZACE a ZATRAKTIVNĚNÍ PĚVŇOSTI DOBROŠOV	REVITALIZACE a ZATRAKTIVNĚNÍ PĚVŇOSTI DOBROŠOV
STAVEBNÍ OBJEKT	STAVEBNÍ ÚPRAVY PĚVŇOSTNÍCH OBJEKTŮ	STAVEBNÍ ÚPRAVY PĚVŇOSTNÍCH OBJEKTŮ	STAVEBNÍ ÚPRAVY PĚVŇOSTNÍCH OBJEKTŮ	STAVEBNÍ ÚPRAVY PĚVŇOSTNÍCH OBJEKTŮ	STAVEBNÍ ÚPRAVY PĚVŇOSTNÍCH OBJEKTŮ
SO-103	PĚCHOTNÍ SRUB N-D-S-73 "JEŘÁB"	PĚCHOTNÍ SRUB N-D-S-73 "JEŘÁB"	PĚCHOTNÍ SRUB N-D-S-73 "JEŘÁB"	PĚCHOTNÍ SRUB N-D-S-73 "JEŘÁB"	PĚCHOTNÍ SRUB N-D-S-73 "JEŘÁB"
NÁZEV VÝKRESU	SITUACE CELKOVÁ	SITUACE CELKOVÁ	SITUACE CELKOVÁ	SITUACE CELKOVÁ	SITUACE CELKOVÁ
		C.2.		C	

Příloha: Ověřená příloha žadatele. Tato příloha je nedílnou součástí stanoviska č. 5001282527 ze dne 05.04.2016.


Provozovatel DS: RWE GasNet, s.r.o.; Stavebník: Královéhradecký kraj, Pivovarské náměstí 1245/2, 50003 Hradec Králové. K.ú.: Dobrošov.

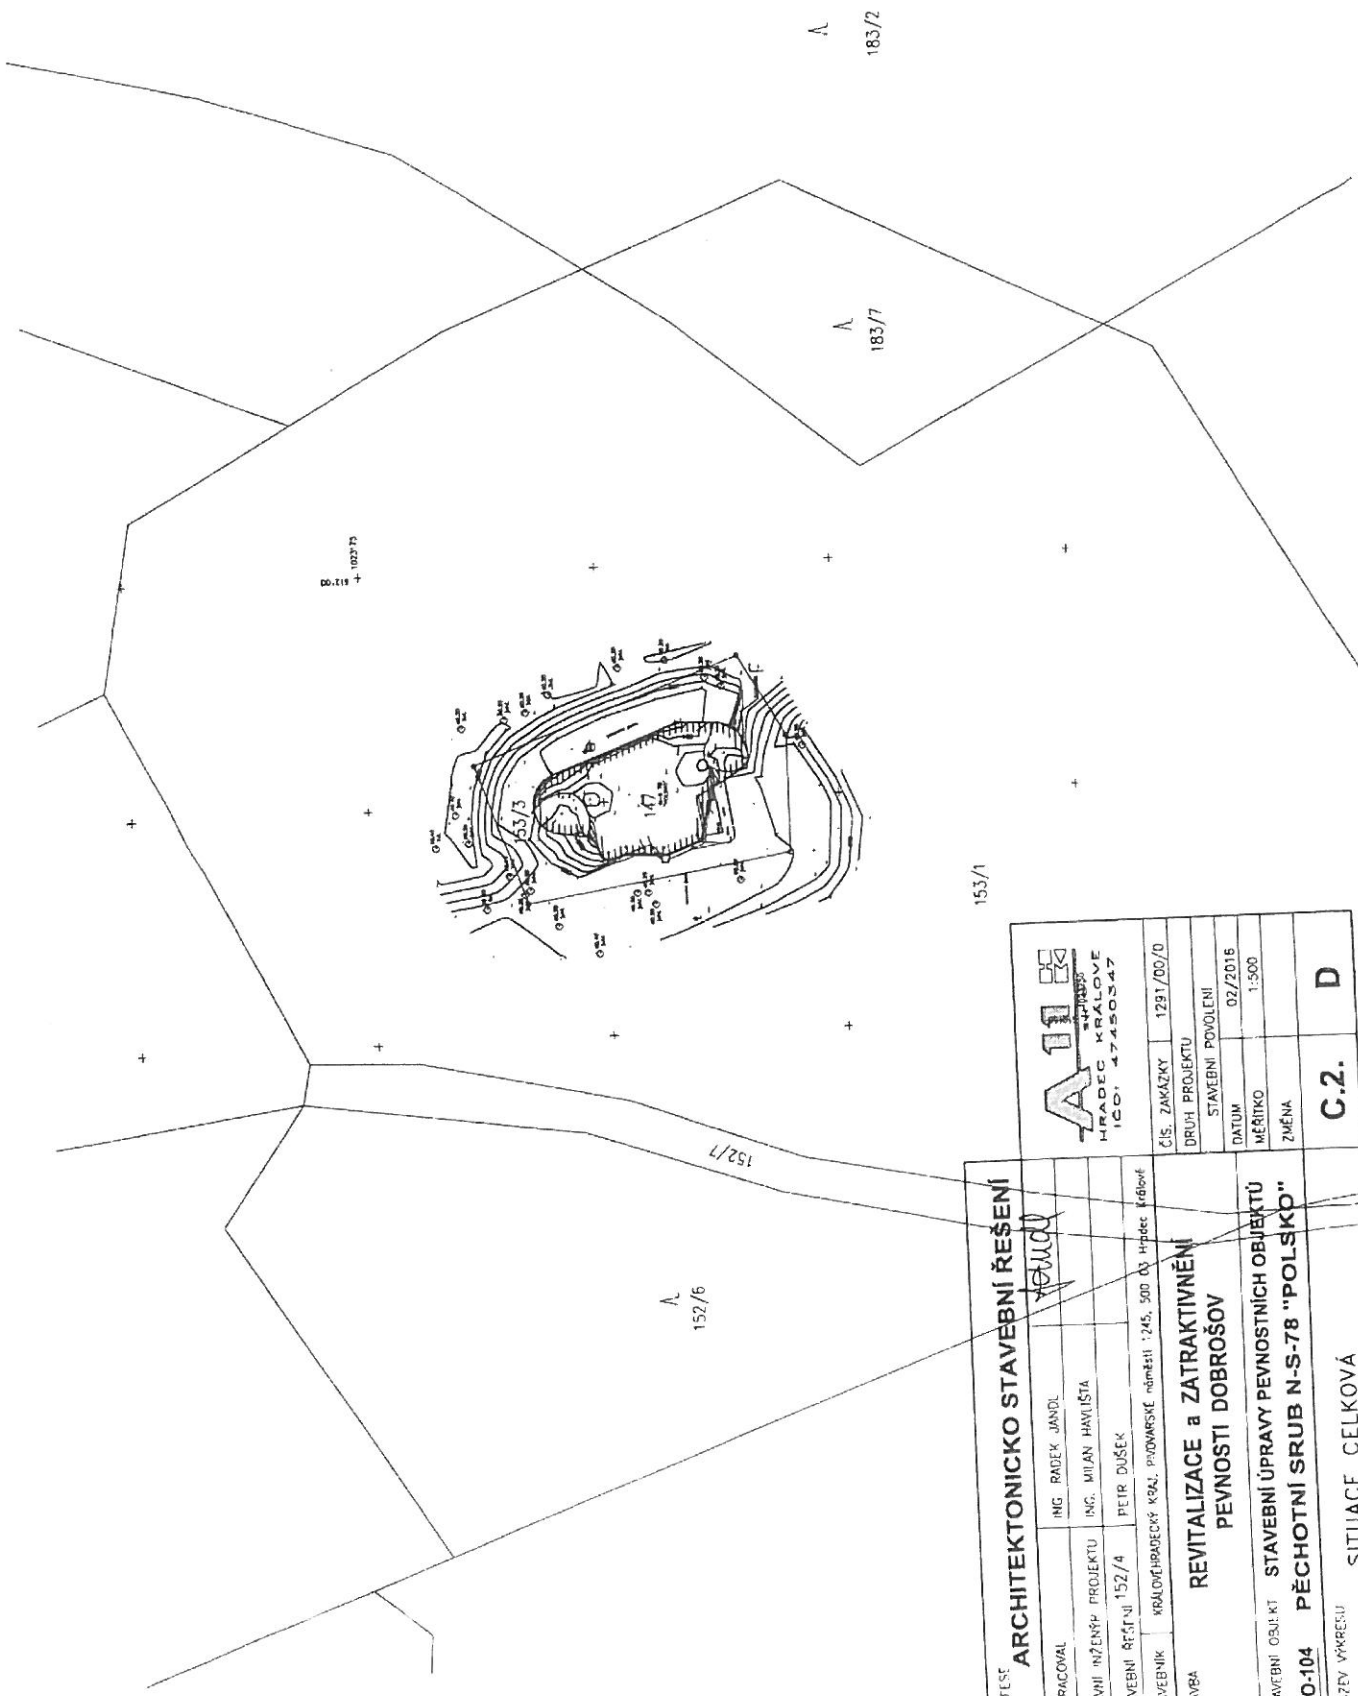

PROJEKT		ARCHITEKTONICKO STAVEBNÍ ŘEŠENÍ	
VYPRACOVAL	ING. RADEK JANDL	152/6	
Hlavní inženýr projektu	ING. MILAN HAVLÍŠTA	152/7	
Stavební řešitel	152/4	153/1	
Stavebník	KRÁLOVÉHRADSKÝ KRAJ, PIVOVARSKÉ NÁMĚSTÍ 1245, 500 03 HRADEC KRÁLOVÉ	183/7	
Stavba	REVITALIZACE a ZATRAKTIVNĚNÍ PĚVNOSTI DOBROŠOV	183/2	
Stavební objekt	STAVEBNÍ ÚPRAVY PĚVNOSTNÍCH OBJEKTŮ		
SO-104	PĚCHOTNÍ SRUB N-S-78 "POLSKO"		
Název výkresu	SITUACE CELKOVÁ		
		C.2.	D

Příloha: Orientační zakres plynárenského zařízení. Tato příloha je nedílnou součástí stanoviska č. 5001282527 ze dne 05.04.2016.


Provozovatel DS: RWE GasNet, s.r.o.; Stavebník: Královéhradecký kraj, Pivovarské náměstí 1245/2, 50003 Hradec Králové. K.ú.: Dobrošov.

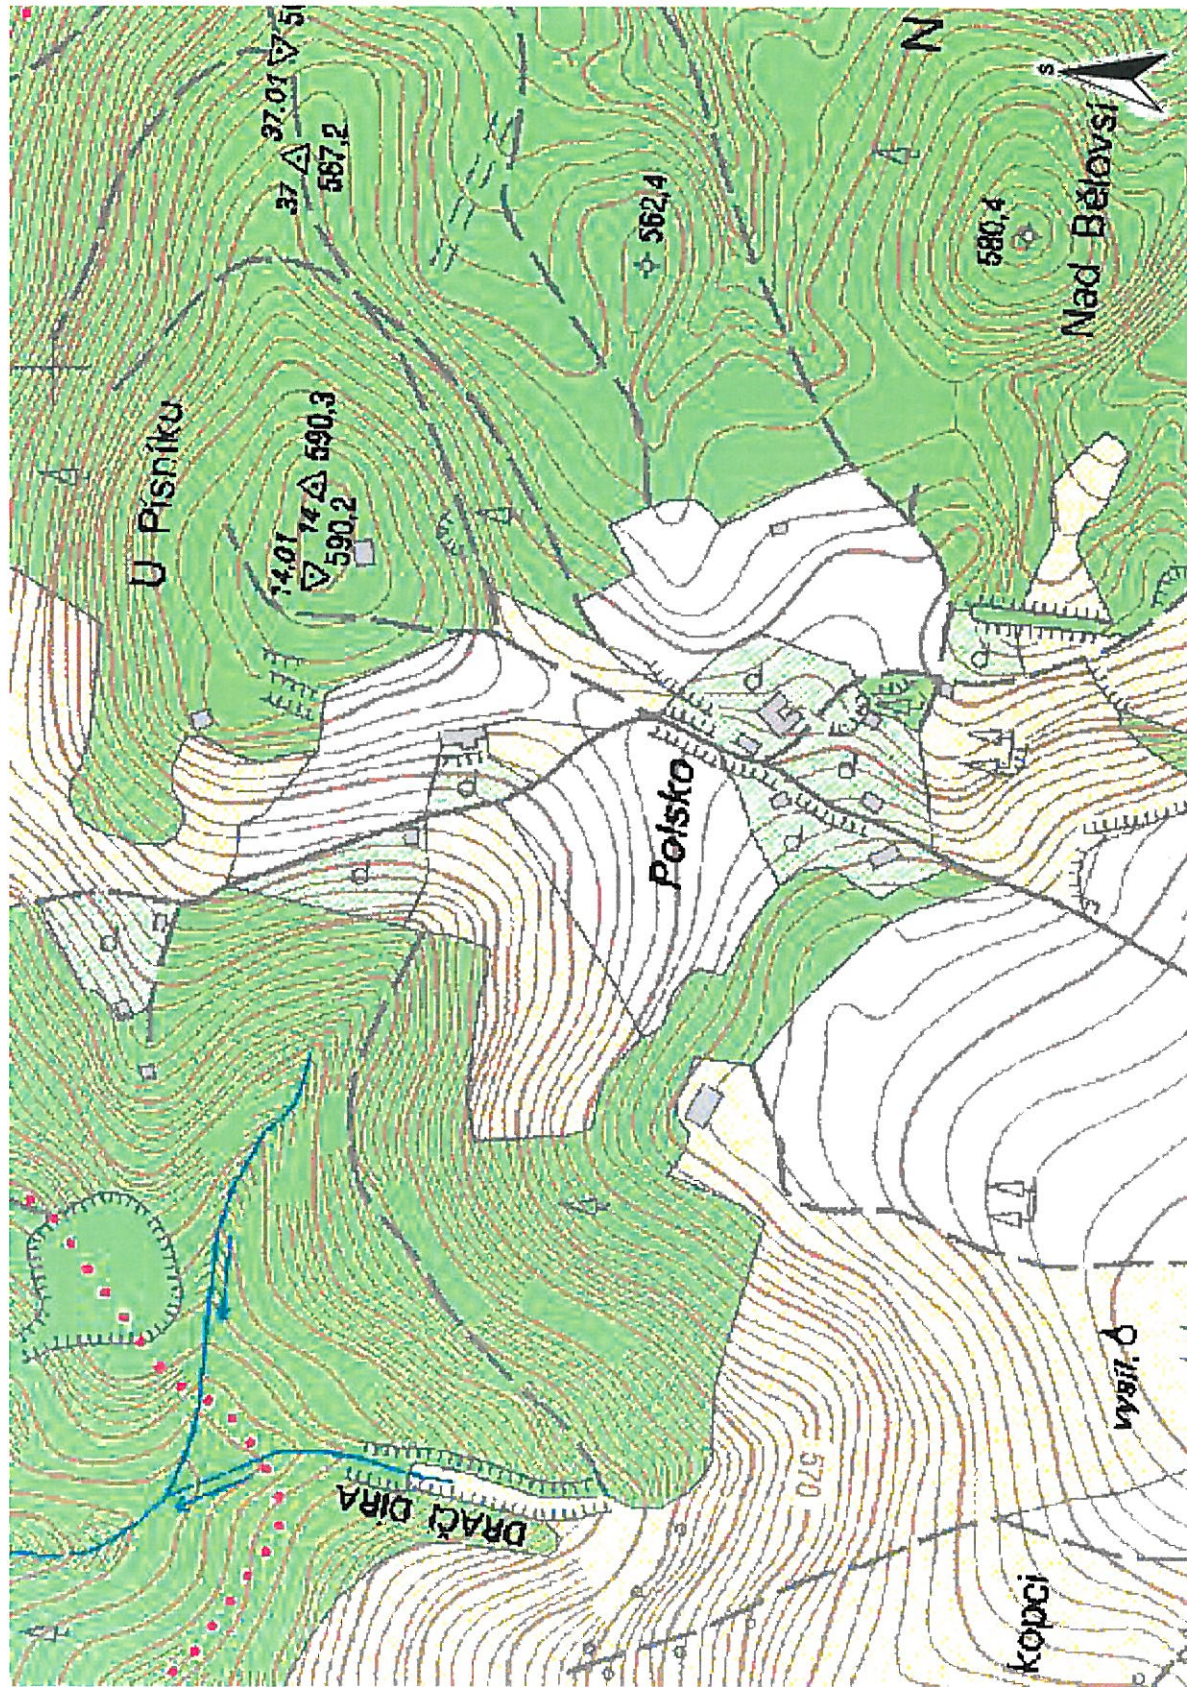


Legenda:

	linie plynovodu
	NTL
	STL
	VTL
	WTL
	nefunkční
	výstavba
	regulační stanice
	ochranné zařízení
	kabel
	elektropřípojka
	kabel protikoroziční ochrany
	anodové uzemnění
	stanice katodové ochrany




PROFESE		ARCHITEKTONICKO STAVEBNÍ ŘEŠENÍ		
HLAVNÍ INŽENÝR PROJEKTU	ING. MILAN HAVLIŠTA			
ZODPOVĚDNÝ PROJEKTANT	ING. MILAN HAVLIŠTA			
VYPRACOVAL	PETR DUŠEK			
INVESTOR:	KHK, PIVOVARSKÉ NÁM. 1245, HRADEC KRÁLOVÉ			
STAVBA	REVITALIZACE A ZATRAKTIVNĚNÍ PEVNOSTI DOBROŠOV STAVEBNÍ ÚPRAVY PEVNOSTNÍCH OBJEKTŮ		Čís.ZAKÁZKY	1291/00/0
			DRUH PROJEKTU	DSP
			DATUM	02/2016
			FORMÁT A4	
	<u>OBJEKT SO-104 PĚCHOTNÍ SRUB N-S-78 "POLSKO"</u>		MĚŘÍTKO	1: 1000
			REVIZE	
NÁZEV VÝKRESU	SITUACE KATASTRÁLNÍ		ČÁST	Č. VÝKRESU C.4 c

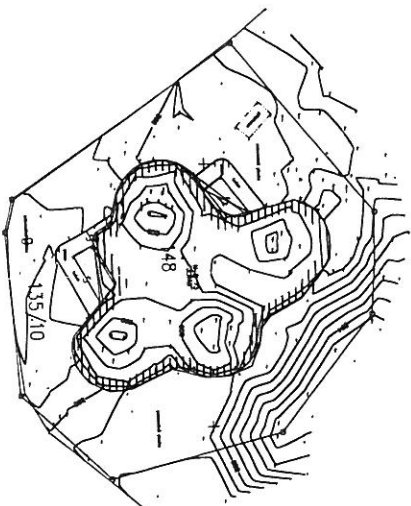

143/2

C.2. C

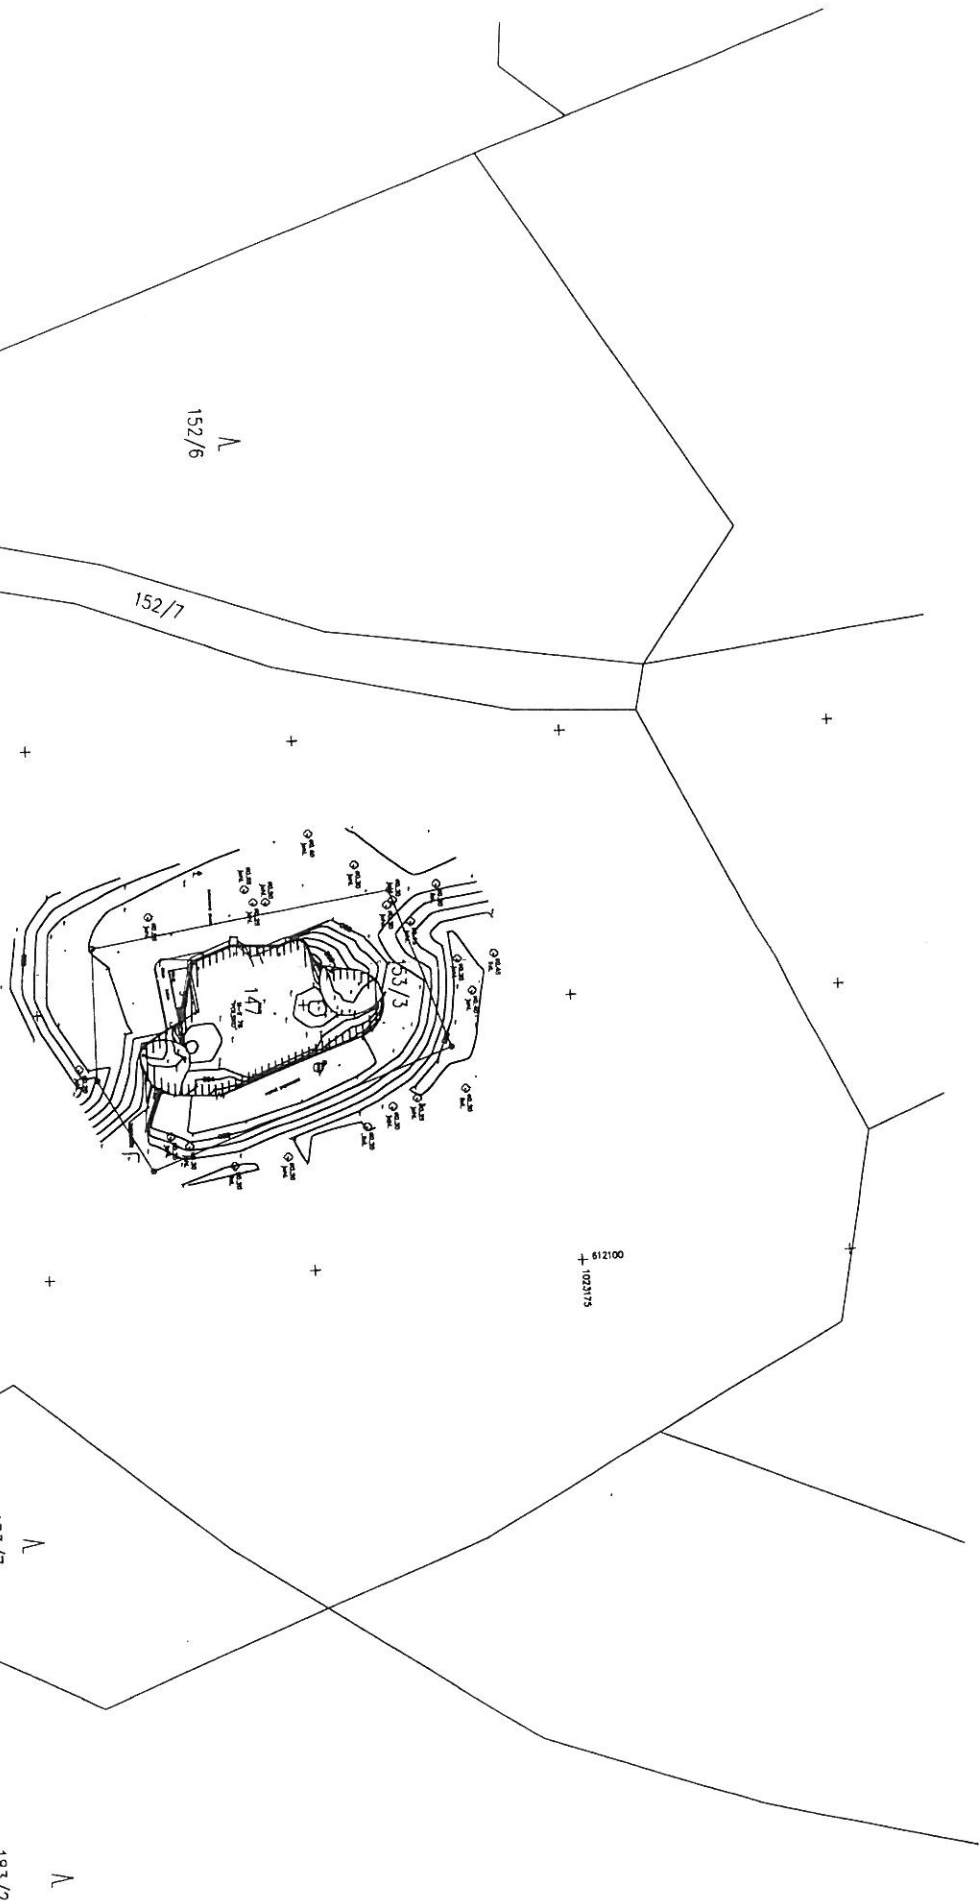

PROFESE
ARCHITEKTONICKO STAVEBNÍ ŘEŠENÍ

VYPRACOVAL ING. RADEK JANDL

Hlavní inženýr projektu ING. MILAN HAVLIŠTA

Stavební řešení 152/4 PETR DUŠEK

Stavebník KRAJOVÉHRADCEKÝ KRAJ, PIVOVARSKÉ náměstí 1245, 500 03 Hlodec Králové

STAVBA

**REVITALIZACE a ZATRAKTIVNĚNÍ
PEVNOSTI DOBROŠOV**

Stavební objekt STAVEBNÍ ÚPRAVY PEVNOSTNÍCH OBJEKTŮ

SO-104 PĚCHOTNÍ SRUB N-S-78 "POLSKO"

NÁZEV VÝKRESU

SITUACE CELKOVÁ

A11
HRADCE KRÁLOVÉ
ICO: 47450347

ČÍS. ZAKÁZKY 1291/00/0

DRUH PROJEKTU STAVEBNÍ POVOLENÍ

DATUM 02/2016

MĚŘÍTKO 1:500

ZMĚNA

C.2.

D