




PŮDORYS

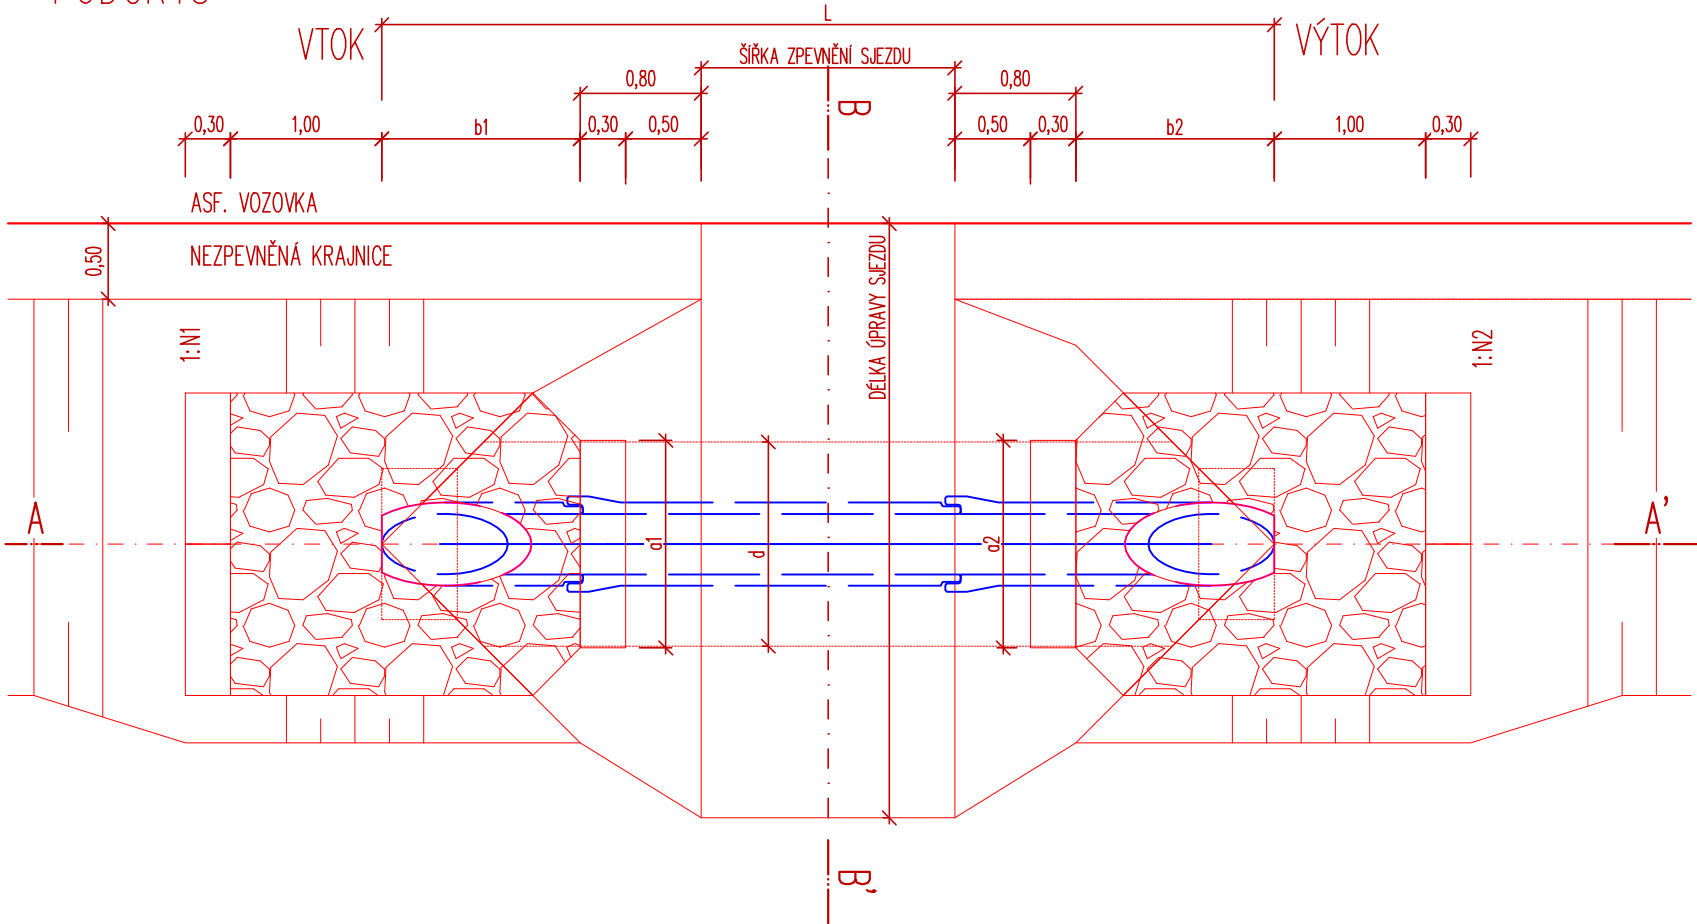


ŘEZ A-A'

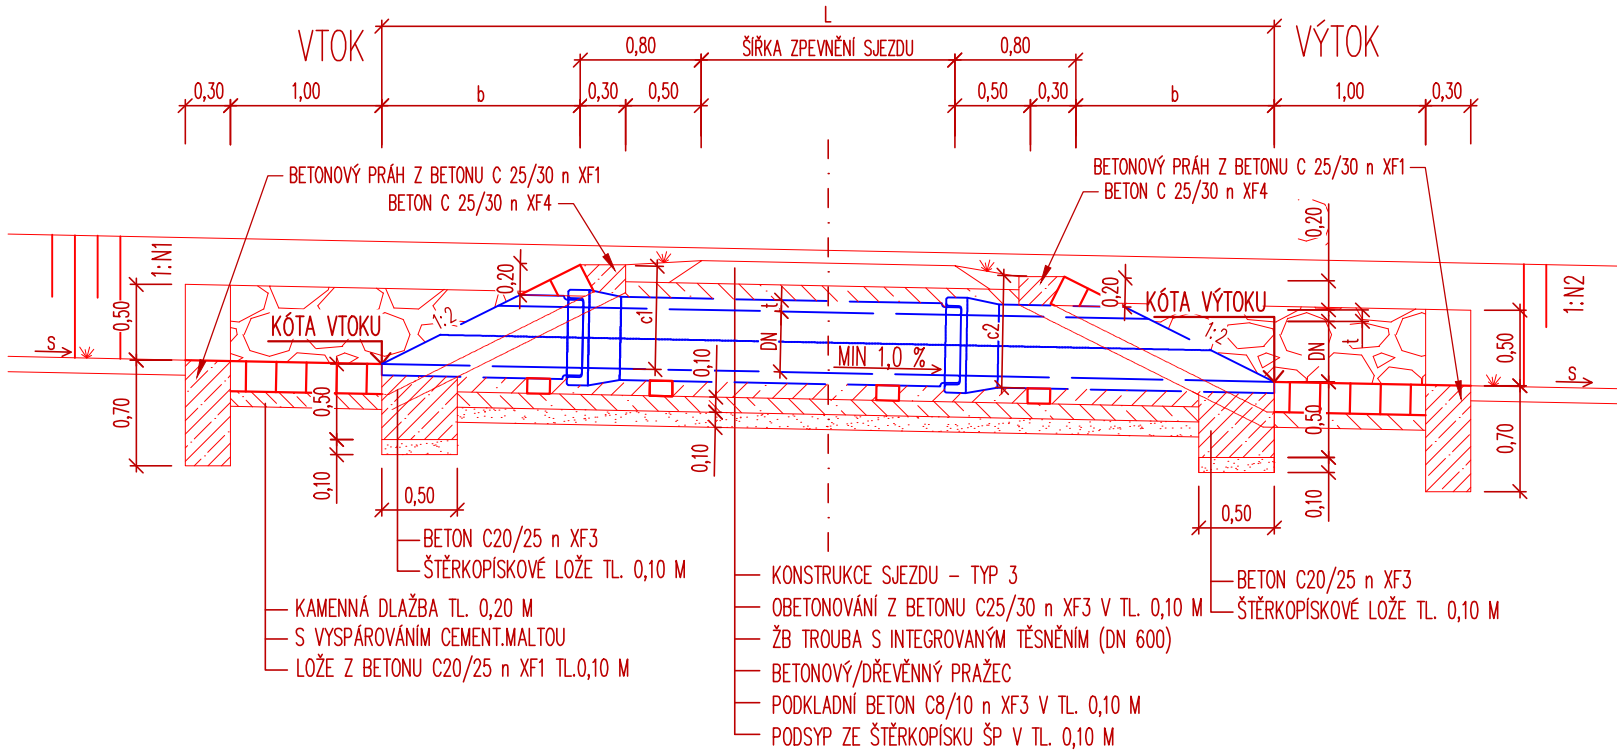

ŘEZ B-B'

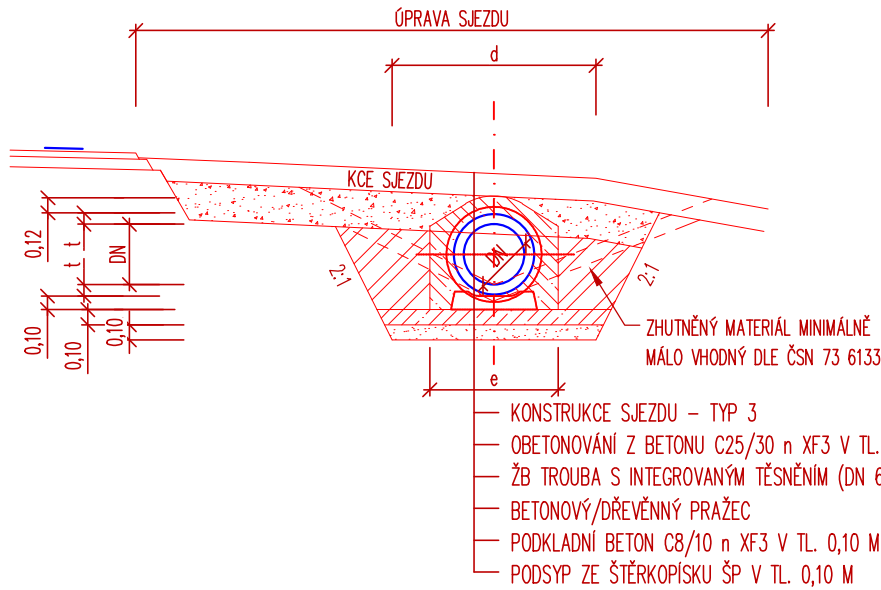

SOUŘADNICOVÝ SYSTÉM: JTSK
VÝŠKOVÝ SYSTÉM: BALT p.v.

± 0.000 = m n.m.	04/2018
Index	Změna	Datum	
Vypracoval Ing. Tomko P.	Kontroloval Ing. Kučera M.	 VDI PROJEKT s.r.o. vodohospodářská a dopravní infrastruktura Petrohradská 216/3, 101 00 Praha 10	
Zodpovědný projektant Ing. Kučera M.	Hlavní inženýr projektu Ing. Kučera M.	Investor Královéhradecký kraj Pivovarské nám.1245/2,Hradec Králové 50003	
Akce II /327 CHLUMEC NAD CIDLINOU - ZÁBĚDOV		Obec Chlumec n.Cidlinou	
Objekt SO 105 - ÚSEK 5; km 3,799 39 - km 4,970 17		Kraj Královéhradecký	
Profese Dopravní stavby		Technická zpráva	
Název přílohy		Formát A3	
VZOROVÉ ZATRUBNĚNÍ SJEZDU		Stupeň PDPS	
		Měřítko 1:50	
		Číslo přílohy 55/17	
		Paré	
		Číslo přílohy C.5.2.7	