



Jan Jindra
Čestice č.p. 108
51741 Čestice

naše značka
5001802266

vyřizuje
Pavel Franc

datum
19.10.2018

Věc:

ČÁSTEČNÁ DEMOLICE / REKONSTRUKCE OBJEKTU GARÁŽÍ V AREÁLU ÚS KHK, a.s. V RYCHNOVĚ NAD KNĚŽNOU

K.ú. - p.č.: Rychnov nad Kněžnou

Stavebník: Oskar Šimáně, Kutnohorská 59/23, 50004 Hradec Králové

Účel stanoviska: Odstranění stavby

GasNet, s.r.o., jako provozovatel distribuční soustavy (PDS) a technické infrastruktury, zastoupený GridServices, s.r.o., vydává toto stanovisko:

V zájmovém prostoru stavby se nachází STL přípojka plynu OC DN 50, která je ukončena HUP v pilíři u objektu.

Demolicí výše uvedené stavby bude dotčena STL přípojka plynu.

Souhlasíme s demolicí za těchto podmínek:

Před započítím demoličních prací musí být zrušen odběr, demontován plynoměr, regulátor a vyřešeno zabezpečení plynárenského zařízení, případně jeho odstranění (zrušení plynovodní přípojky).

Při realizaci demolice je nutno dodržovat veškerá pravidla stanovená pro práce v ochranném pásmu plynárenských zařízení.

Plynové odběrné zařízení (rozvody za hlavním uzávěrem plynu), které je ve správě majitele, musí být odpojeno za hlavním uzávěrem plynu. Odpojené odběrné plynové zařízení musí být prokazatelně odplyněno.

V prostoru 2 metry od HUP lze provádět demolici obvodové zdi pouze ručním způsobem.

V případě zachování plynovodní přípojky požadujeme toto místo zabezpečit vhodným způsobem proti poškození, zajistit proti posunu a opatřit (z bezpečnostních důvodů) záslepkou. Způsob ochrany plynárenského zařízení navrhuje projektant.

Jákykoliv zásah na plynovodní přípojce (přeložení, zrušení) musí být odsouhlasen samostatným stanoviskem.

Kontakt: Iveta Benáková, Telefon : 495563664, E-mail : iveta.benakova@innogy.com

Radomil Tauchman, Telefon : 495563661, E-mail : radomil.tauchman@innogy.com

Před začátkem demolice musí být v místech dotyku poloha plynárenského potrubí vytyčena a v případě potřeby ověřena ručně kopanými sondami.

V ochranném pásmu plynárenského zařízení nesmí být umísťovány žádné nadzemní stavby, prováděna skládka materiálu a výšková úprava terénu.

Zemní práce v min. vzdálenosti 1m od plynovodu musí být prováděny ručně.

Platí pouze pro území vyznačené v příloze tohoto stanoviska a to 24 měsíců ode dne jeho vydání.

V případě dotčení pozemku v majetku společnosti GasNet, s.r.o. je třeba dále projednat smluvní vztah k tomuto pozemku. Kontakt na projednání naleznete na adrese www.gasnet.cz/cs/kontaktni-system/, činnost "Smluvní vztahy - pozemky a budovy plynárenských zařízení", případně na NONSTOP zákaznické lince 800 11 33 55.

GridServices, s.r.o.

Plynárenská 499/1

Zábrdovice

602 00 Brno

T +420532221111

F +420545578571

E info@gridservices.cz

I www.gridservices.cz

IČ: 27935311

DIČ: CZ27935311

Zapsán do obchodního rejstříku:

Krajský soud v Brně

oddíl C, vložka 57165

26.07.2007

Bankovní spojení:
Československá obchodní banka,
a.s.

Číslo účtu: 17837923

Kód banky: 0300

Za správnost a úplnost dokumentace předložené s žádostí včetně jejího souladu s platnými předpisy plně zodpovídá její zpracovatel. Stanovisko nenahrazuje případná další stanoviska k jiným částem stavby.

V případě další korespondence nebo jednání (např. změna stavby) uvádějte naši značku - 5001802266 a datum tohoto stanoviska. Kontakty jsou k dispozici na www.gridservices.cz nebo NONSTOP zákaznická linka 800 11 33 55.




GasNet, s.r.o.
zastoupená společností GridServices, s.r.o., IČ 279 35 311
Pavel Franc
Technik externích požadavků-Čechy
Oddělení zpracování ext. požadavků-Čechy
+420495060162
pavel.franc@innogy.com

Přílohy: Orientační zakres plynárenského zařízení, Detailní zakres plynárenského zařízení, Ověřená příloha žadatele,
Ověřená příloha žadatele


Příloha: Orientační záznam plynárenského zařízení. Tato příloha je nedílnou součástí stanoviska č. 5001802266 ze dne 19.10.2018.

Provozovatel DS: GasNet, s.r.o.; Stavebník: Oskar Šimáně, Kutnohorská 59/23, 50004 Hradec Králové. K.ú.: Rychnov nad Kněžnou.

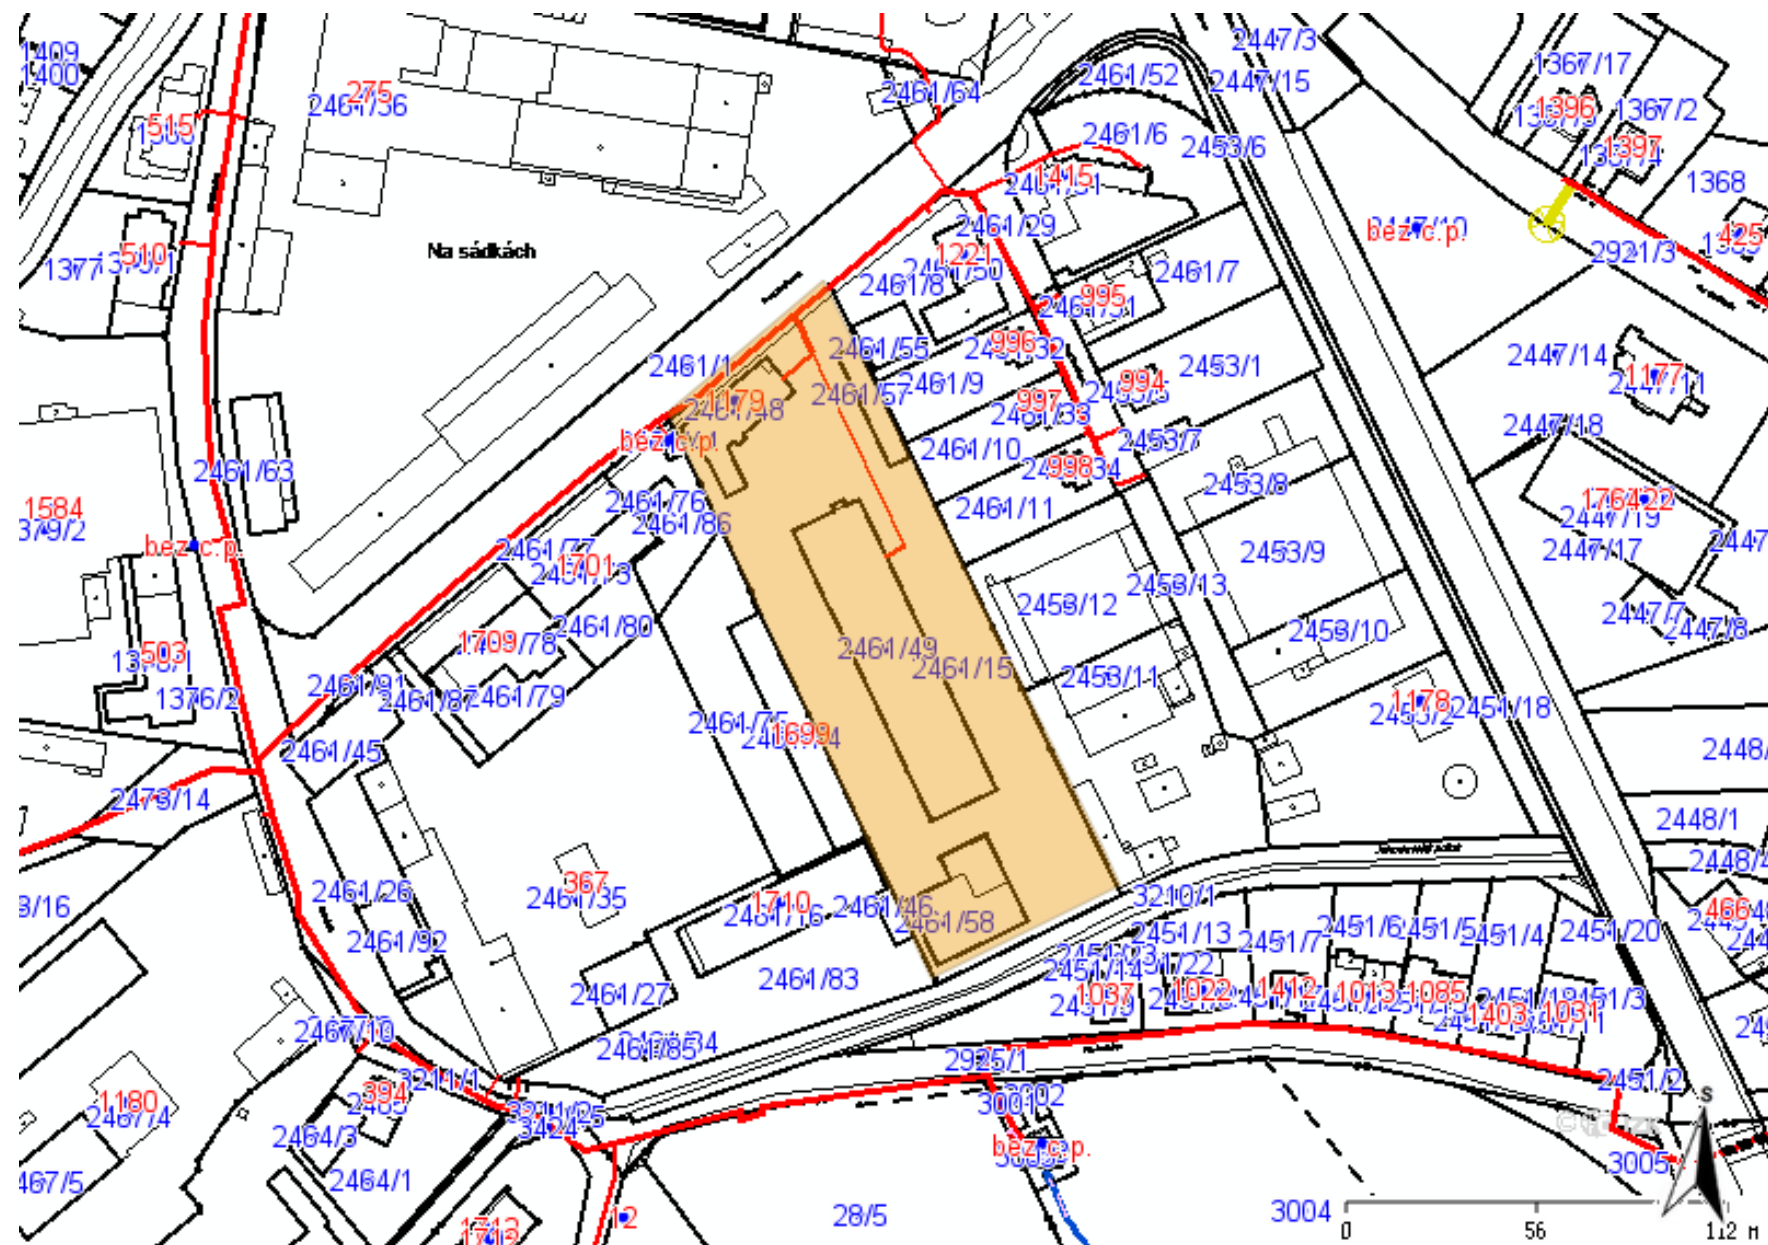


Legenda:

linie plynovodu	
	NTL
	STL
	VTL
	VVTL
	nefunkční
	plánovaná stavba před realizací
	ve výstavbě, neuvedeno do provozu
	regulační stanice
	ochranné zařízení
	kabel
	elektropřípojka
	kabel protikorozní ochrany
	anodové uzemnění
	stanice katodové ochrany
	pásmo vlivu anodového uzemnění SKAO

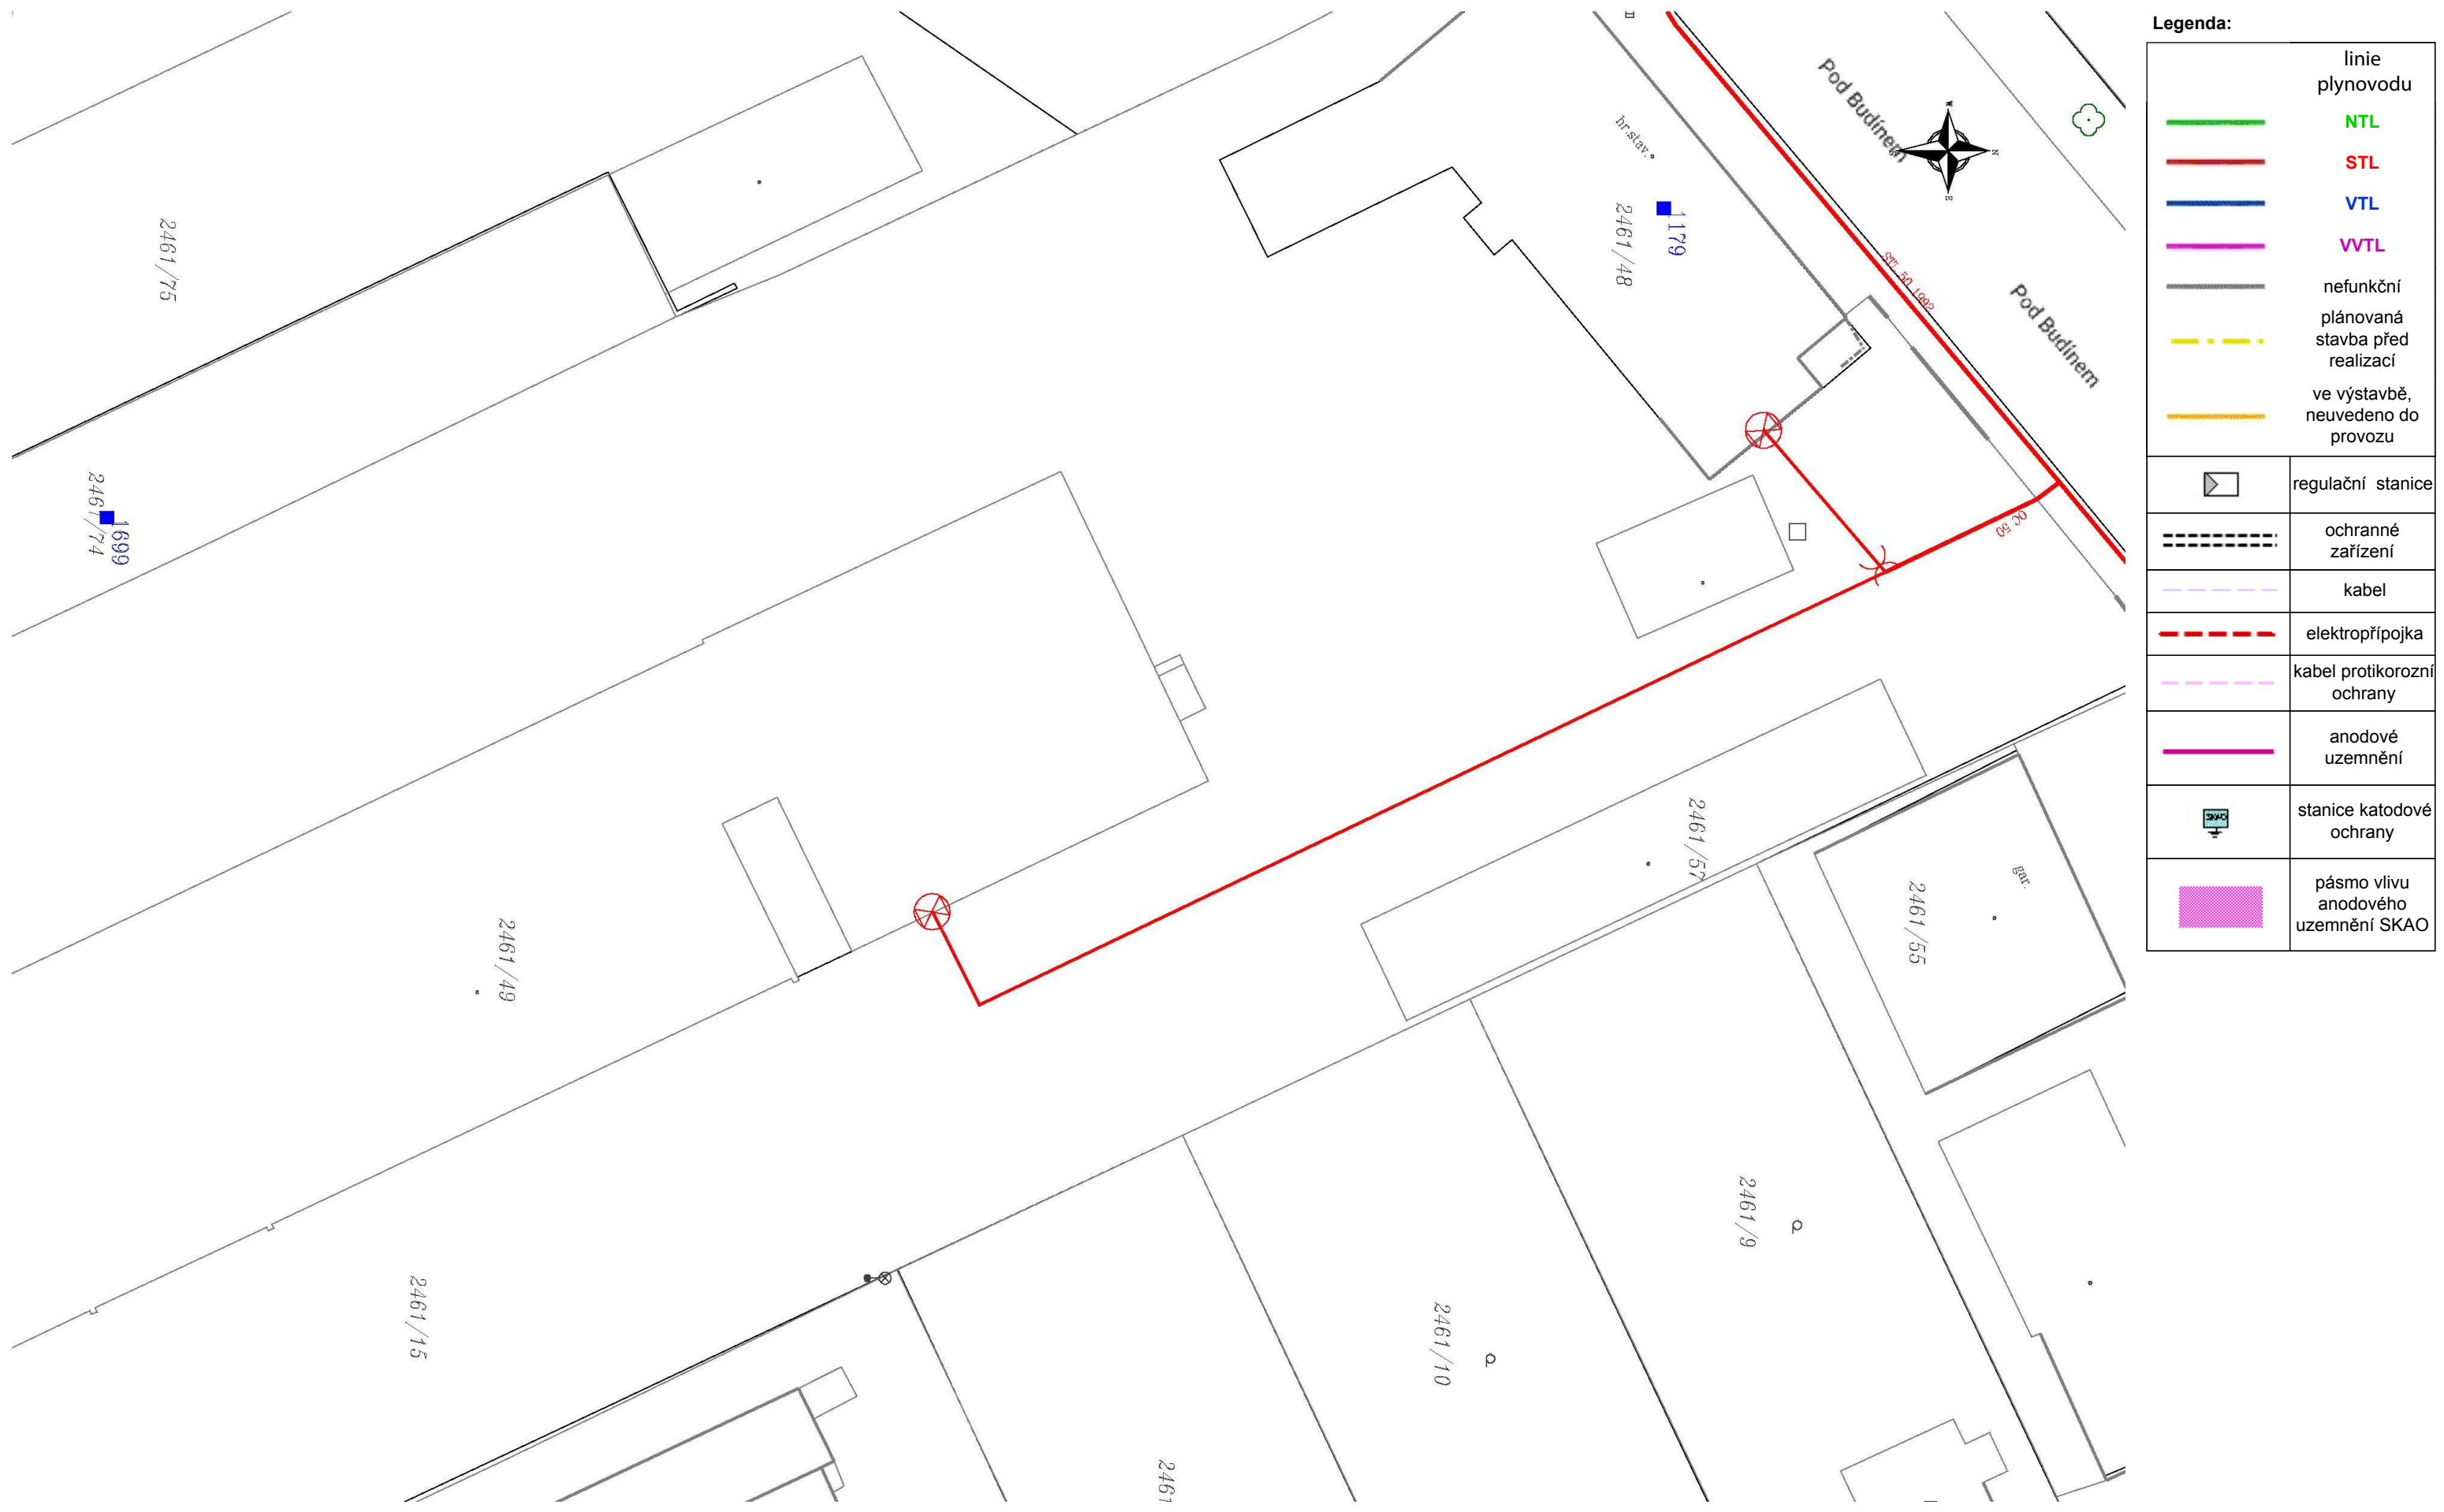

KOORDINAČNÍ SITUACE 1:500

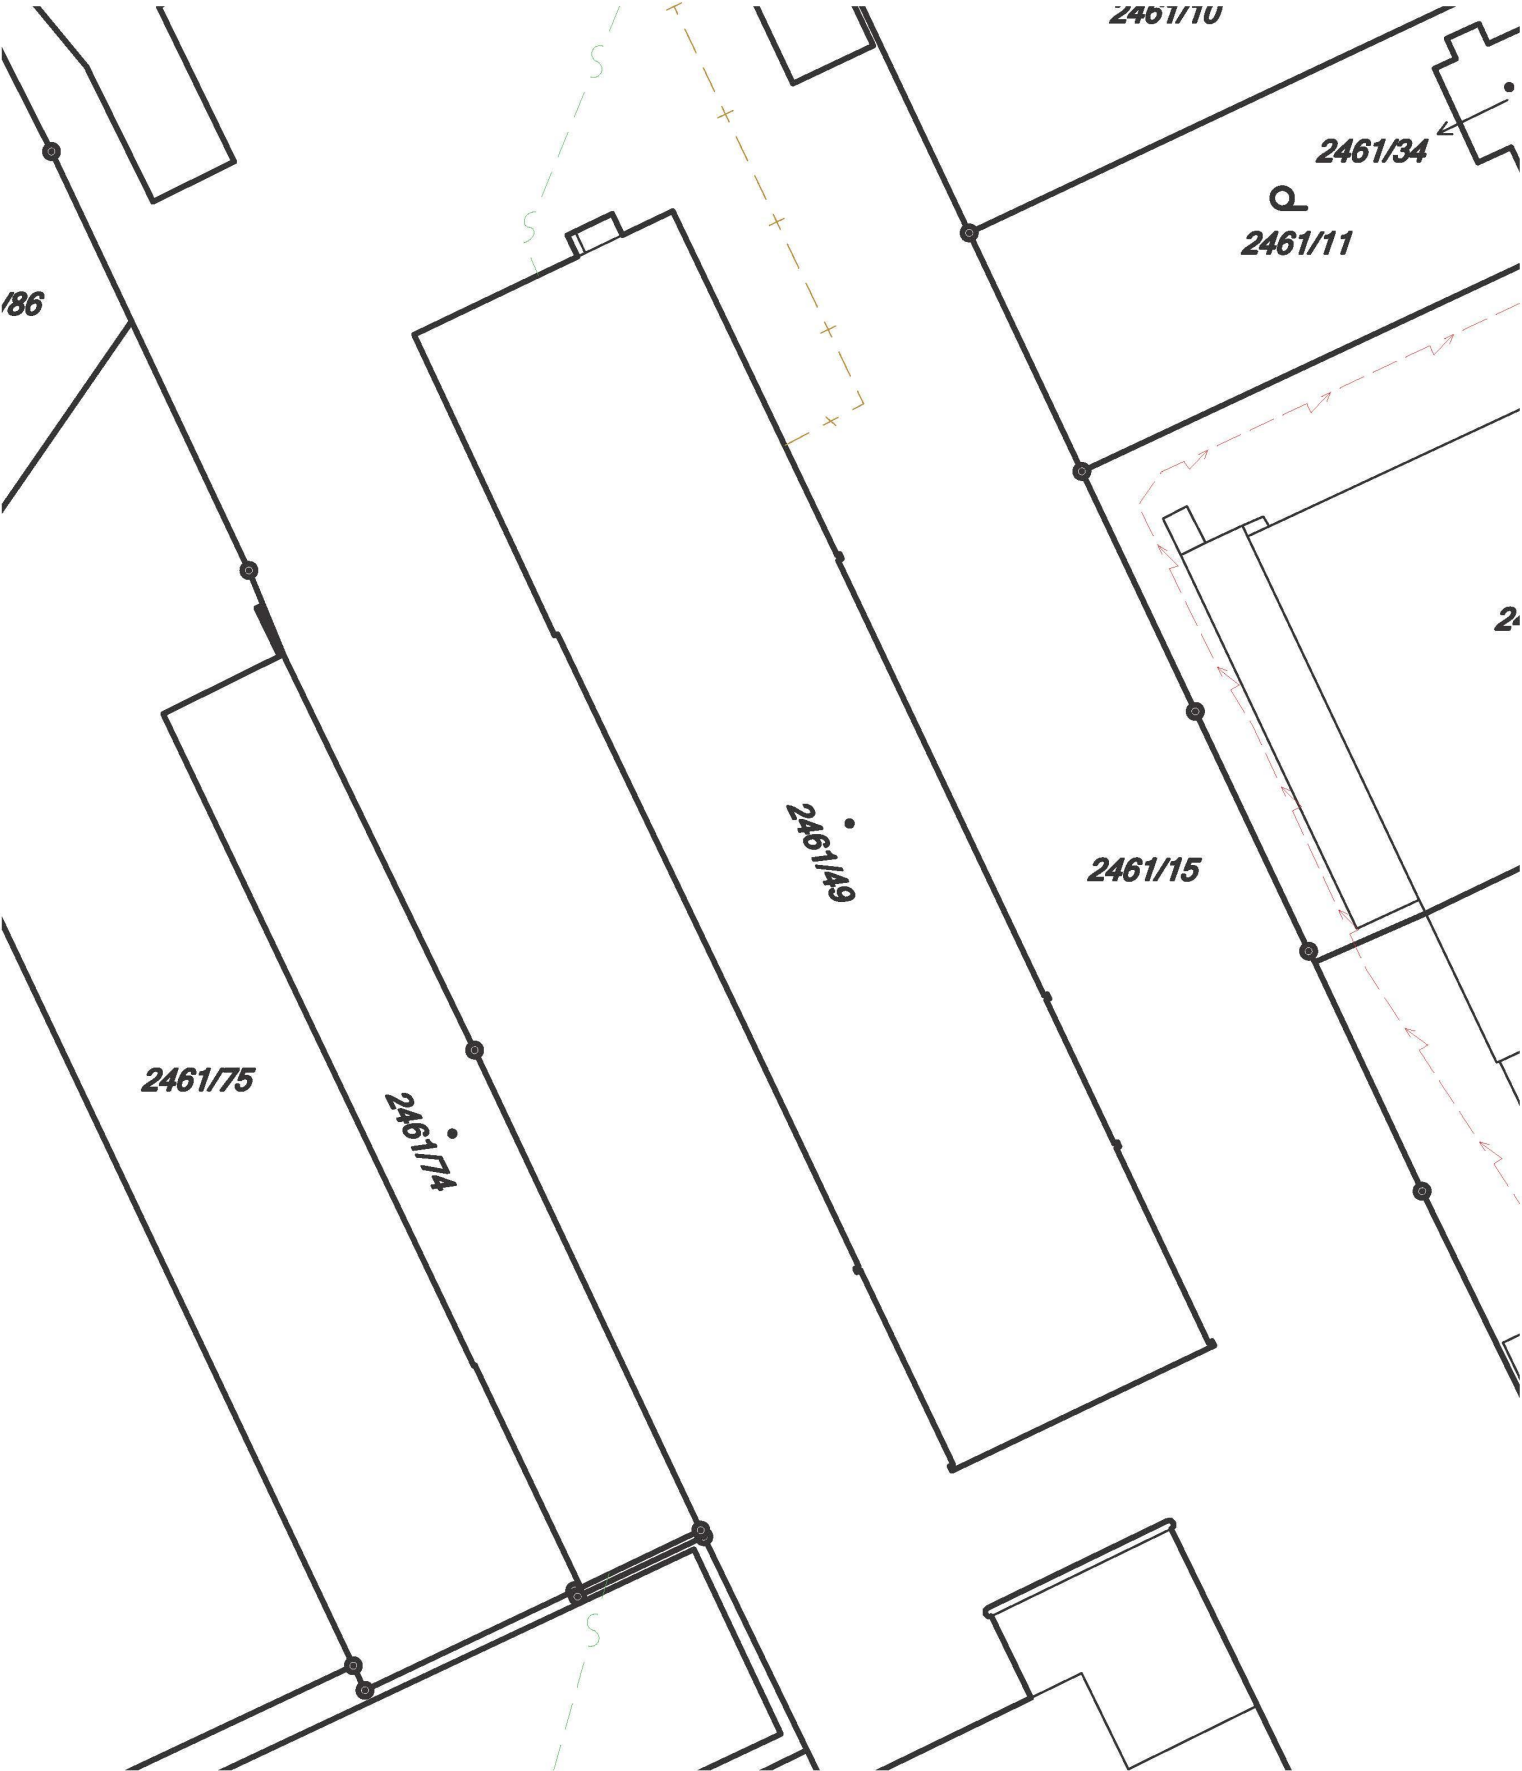


LEGENDA STÁVAJÍCÍCH VEDENÍ SÍTÍ:

- NADZEMNÍ TELEKOMUNIKAČNÍ SÍŤ
- PODZEMNÍ VEDENÍ NÍZKÉHO NAPĚTÍ DO 1 kV
- PODZEMNÍ VEDENÍ STL PLYNOVODU

POZNÁMKY


- VEŠKERÁ VEDENÍ SÍTÍ JSOU ZAKRESLENA POUZE ORIENTAČNĚ V PŘÍBLIŽNÉ POLOZE

-PROJEKTOVÁ DOKUMENTACE JE NAVRŽENADLE DOSTUPNÝCH MOŽNÝCH INFORMACÍ A INFORMACÍ SDĚLENÝCH INVESTOREM, PŘI STAVEBNÍCH PRACÍCH MOHOU BÝT ZJIŠTĚNY TAKOVÉ SKUTEČNOSTI, KTERÉ MOHOU OVLIVNIT PŘEDPOKLAD A ROZSAH PRACÍ, V TĚCHTO PŘÍPADECH BUDE PROJEKTANT V PŘEDSTIHU UPOZORNĚN A ÚPRAVABUDE ŘEŠENA V RÁMCÍ ZMĚNOVÉHO ŘÍZENÍ
-NEDÍLNOU SOUČÁSTÍ PROJEKTOVÉ DOKUMENTACE JSOU ČÁSTI ZÚČASTNĚNÝCH PROFESÍ, VÝSTUPY TĚCHTO PROFESÍ OBSAŽENÉ V ARCHITEKTONICKO STAVEBNÍM ŘEŠENÍ JSOU POUZE ORIENTAČNÍHO CHARAKTERU, K PODROBNĚMU ŘEŠENÍ DÍLČÍCH SOUČÁSTÍ STAVBY SLOUŽÍ TYTO SAMOSTATNÉ ČÁSTI PROJEKTOVÉ DOKUMENTACE A TO ZEJMÉNA POŽÁRNĚ BEZPEČNOSTNÍ ŘEŠENÍ STAVBY

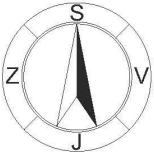

+0,000 = STÁVAJÍCÍ ÚROVEŇ PODLAHY V 1.NP			<div>IRBOS s.r.o. Čestice 115 Kostelec nad Čílicí 517 41 www.irbos.cz</div> <div>IRBOS</div>	
Hlavní inženýr projektu :	Ing. Radek Myšák			
Zodpovědný projektant :	Ing. Radek Myšák			
Projektant :	Jan Jindra			
Kraj :	Královéhradecký	M.Ú. : Rychnov nad Kněžnou		
Stavebník :	Údržba silnic královéhradeckého kraje, a.s. IČO: 27502988 Kutnohorská 59, 500 04 Hradec Králové		Autorizace:	
Stavba :	Částečná demolice objektu garáží v areálu ÚS KHK, a.s. v Rychnově nad Kněžnou Rychnov nad Kněžnou [576069], p. č. 2461/49		Číslo zakázky :	18/08/0520
			Stupeň PD :	DSP + DPS
			Datum :	9/2018
			Měřítko :	1:500
SITUACE		Číslo paré :	Formát :	A3
Název výkresu :	KOORDINAČNÍ SITUACE		Číslo výkresu :	C.3

KATASTRÁLNÍ SITUACE 1:500

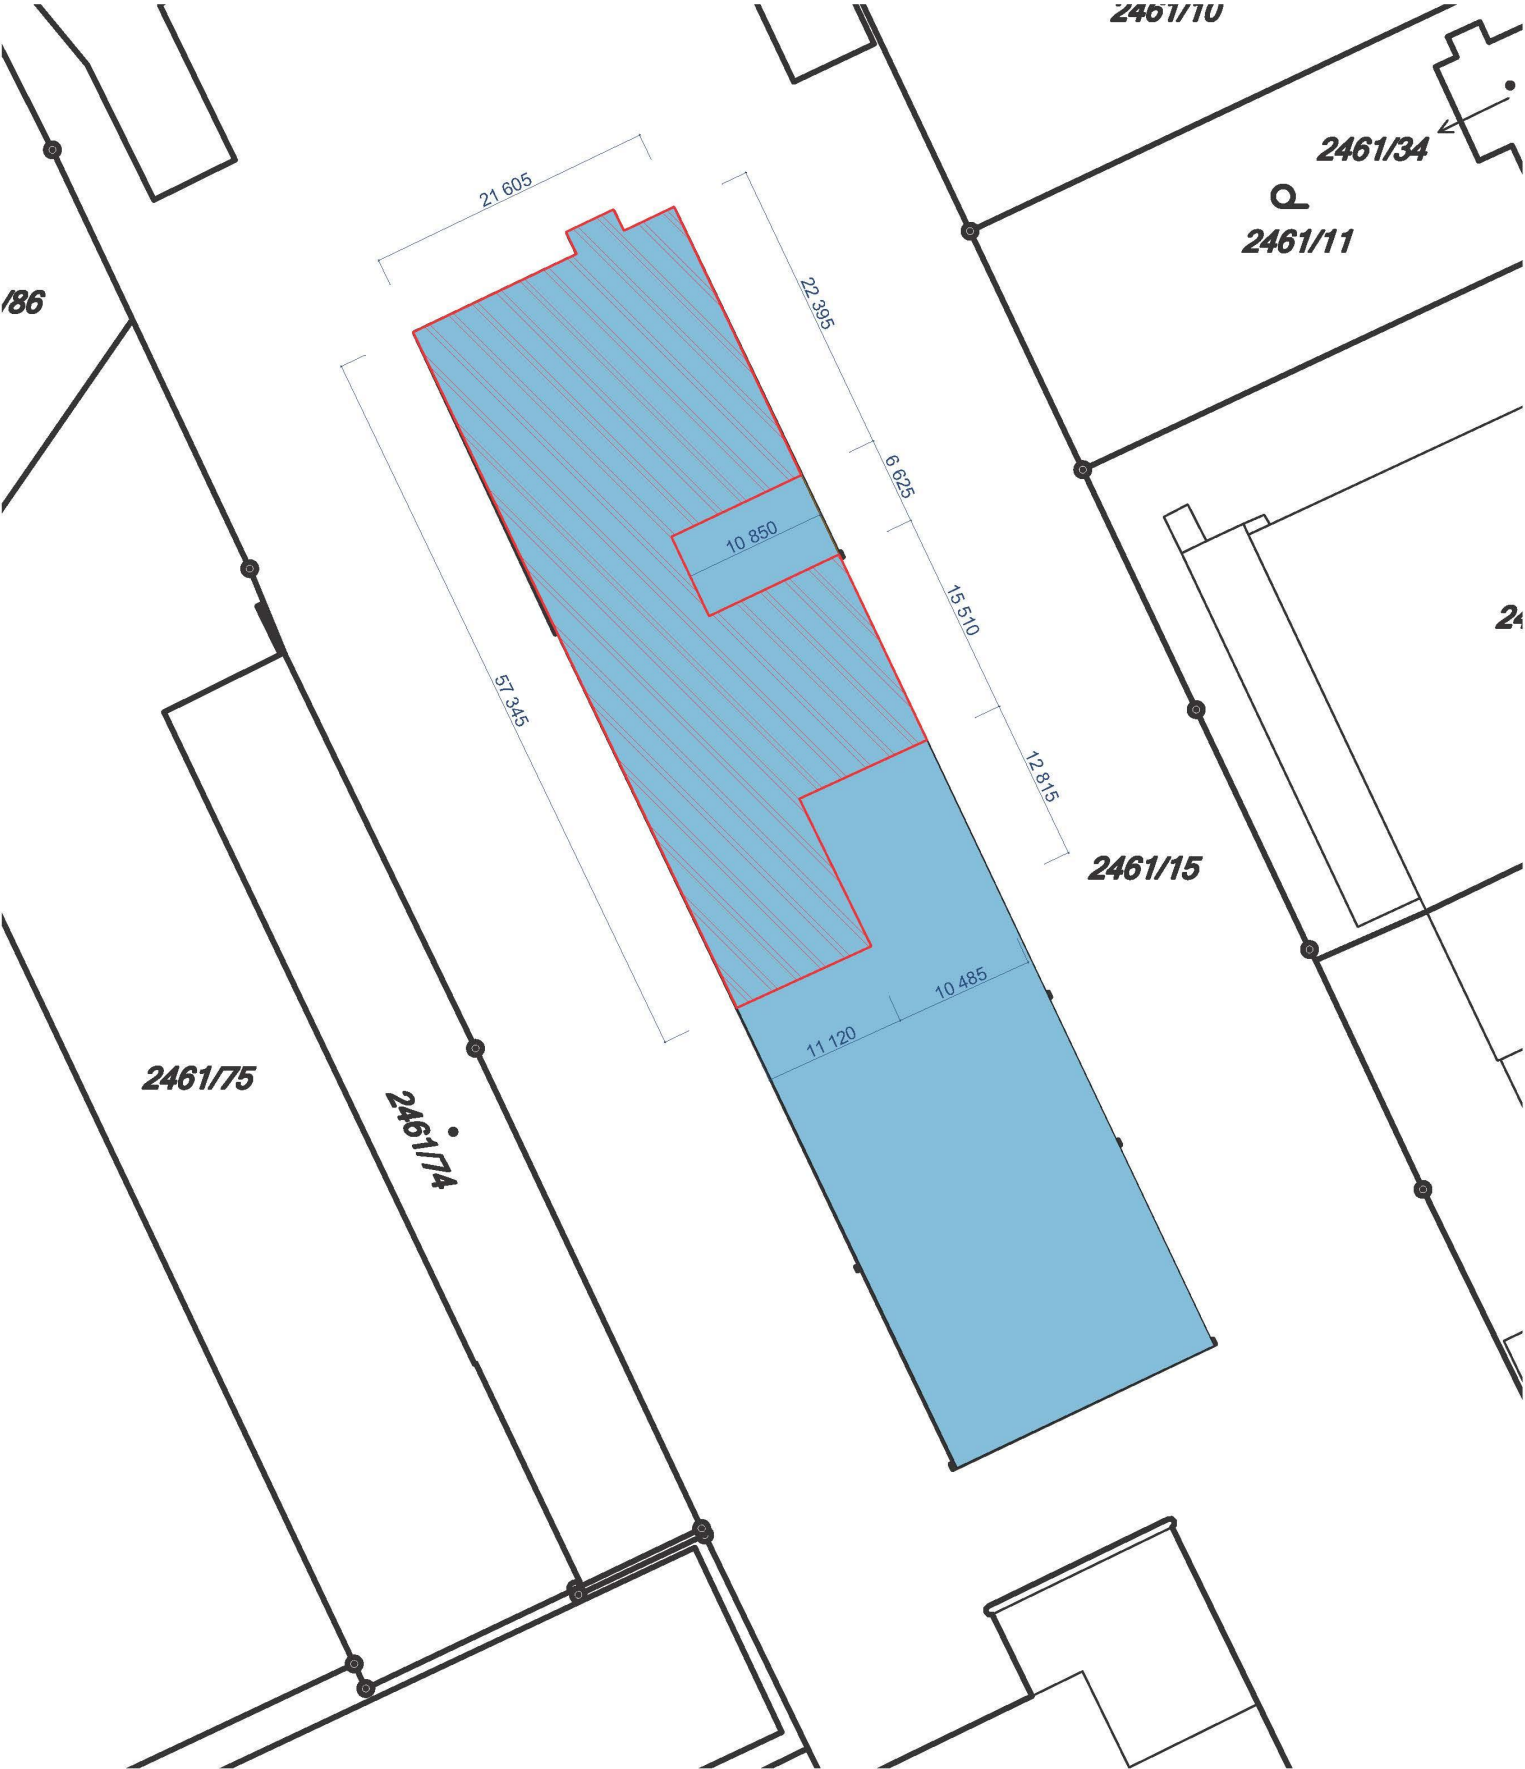


LEGENDA UPRAVOVANÉHO OBJEKTU:

OBJEKT GARÁŽÍ

OBEK: RYCHNOV NAD KNĚŽNOU [576069]
KATASTRÁLNÍ ÚZEMÍ: RYCHNOV NAD KNĚŽNOU [744107]
ČÍSLO PARCELY: 2461/49
DRUH POZEMKU: ZASTAVĚNÁ PLOCHA A NÁDVOŘÍ

ROZSAH DEMOLOVANÉ ČÁSTI

-PROJEKTOVÁ DOKUMENTACE JE NAVRŽENADLE DOSTUPNÝCH MOŽNÝCH INFORMACÍ A INFORMACÍ SDĚLENÝCH INVESTOREM, PŘI STAVEBNÍCH PRACÍCH MOHOU BÝT ZJIŠTĚNY TAKOVÉ SKUTEČNOSTI, KTERÉ MOHOU OVLIVNIT PŘEDPOKLAD A ROZSAH PRACÍ, V TĚCHTO PŘÍPADECH BUDE PROJEKTANT V PŘEDSTIHU UPOZORNĚN A ÚPRAVABUDE ŘEŠENA V RÁMCÍ ZMĚNOVÉHO ŘÍZENÍ
-NEDÍLNOU SOUČÁSTÍ PROJEKTOVÉ DOKUMENTACE JSOU ČÁSTI ZÚČASTNĚNÝCH PROFESÍ, VÝSTUPY TĚCHTO PROFESÍ OBSAŽENÉ V ARCHITEKTONICKO STAVEBNÍM ŘEŠENÍ JSOU POUZE ORIENTAČNÍHO CHARAKTERU, K PODROBNĚMU ŘEŠENÍ DÍLČÍCH SOUČÁSTÍ STAVBY SLOUŽÍ TYTO SAMOSTATNÉ ČÁSTI PROJEKTOVÉ DOKUMENTACE A TO ZEJMÉNA POŽÁRNĚ BEZPEČNOSTNÍ ŘEŠENÍ STAVBY

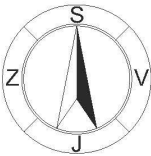

+0,000 = STÁVAJÍCÍ ÚROVEŇ PODLAHY V 1.NP				
Hlavní inženýr projektu :		Ing. Radek Myšák	<div><div></div><div>IRBOS s.r.o. Čestice 115 Kostelec nad Čílicí 517 41 www.irbos.cz</div><div></div></div>	
Zodpovědný projektant :		Ing. Radek Myšák		
Projektant :		Jan Jindra		
Kraj :	Královéhradecký	M.Ú. : Rychnov nad Kněžnou		
Stavebník :		Údržba silnic královéhradeckého kraje, a.s. IČO: 27502988 Kutnohorská 59, 500 04 Hradec Králové		Autorizace: <div><div>Číslo zakázky : 18/08/0520</div><div>Stupeň PD : DSP + DPS</div><div>Datum : 9/2018</div><div>Měřítko : 1:500</div><div>Formát : A3</div><div>Číslo výkresu : C.2</div></div>
Stavba :		Částečná demolice objektu garáží v areálu ÚS KHK, a.s. v Rychnově nad Kněžnou Rychnov nad Kněžnou [576069], p. č. 2461/49		
SITUACE		Číslo paré :		
Název výkresu : KATASTRÁLNÍ SITUACE				