
 


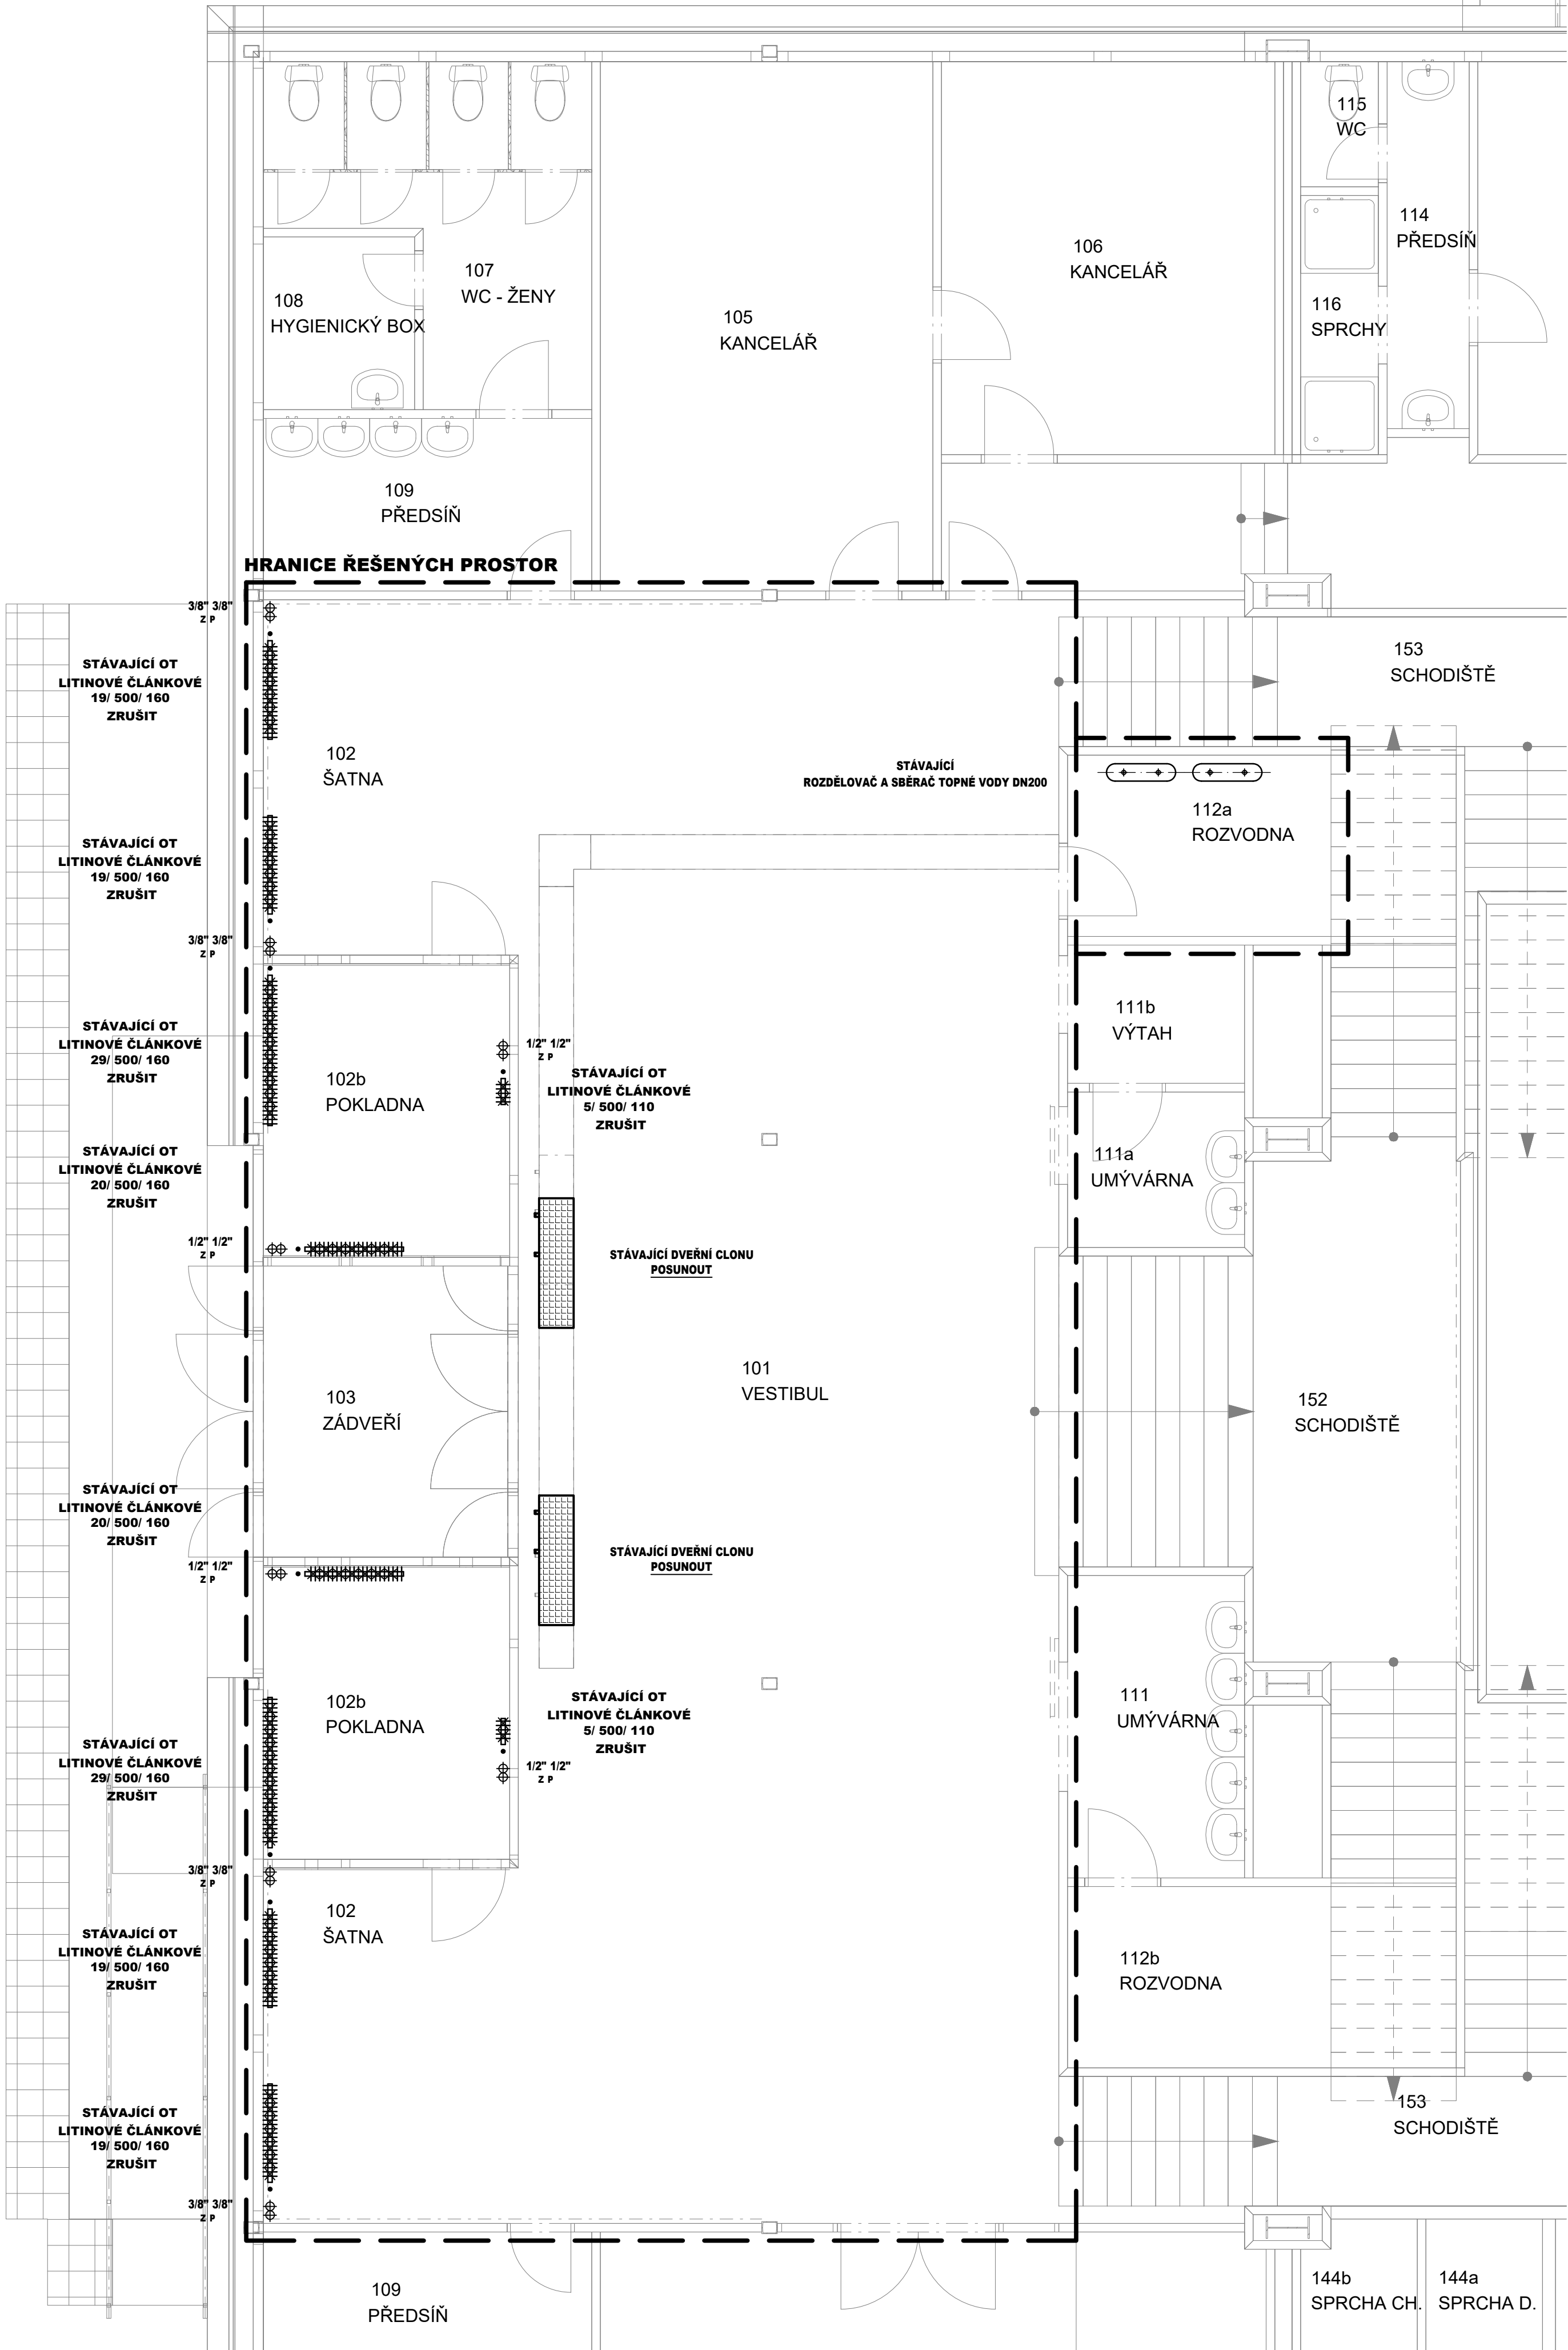

PŮDORYS 1.NP - STÁVAJÍCÍ STAV:



Hlavní inženýr projektu :		Ing. Radek Myšák		Generální projektant:
Zodpovědný projektant :		Ondřej Zikán		
Projektant :		Ing. Jan Vosáhlo		IRBOS s.r.o. Čestlice 115 Kostelec nad Ohří 517 41 www.irbos.cz
Kraj :	Královehradecký	M.Ú. : Hradec Králové		
Stavebník :		Projektant profese: <b>PipeTech Project s.r.o.</b>		
Stavba :		Distribuce 1155		
		530 06 Pardubice		
		IČ: 028 38 958		
		M: 774 877 385		
		vosahlo@pipetechproject.cz		
				
		Číslo zakázky : 18/05/0498		
		Stupeň PD : DPS		
		Datum : 11/2018		
		Měřítko : 1:50		
		Formát : 6xA4		
		Číslo výkresu :		
Název výkresu :		D.1.4b.2		
PŮDORYS 1.NP - STÁVAJÍCÍ STAV				