



[illegible]

(STROP NAD 2.NP)

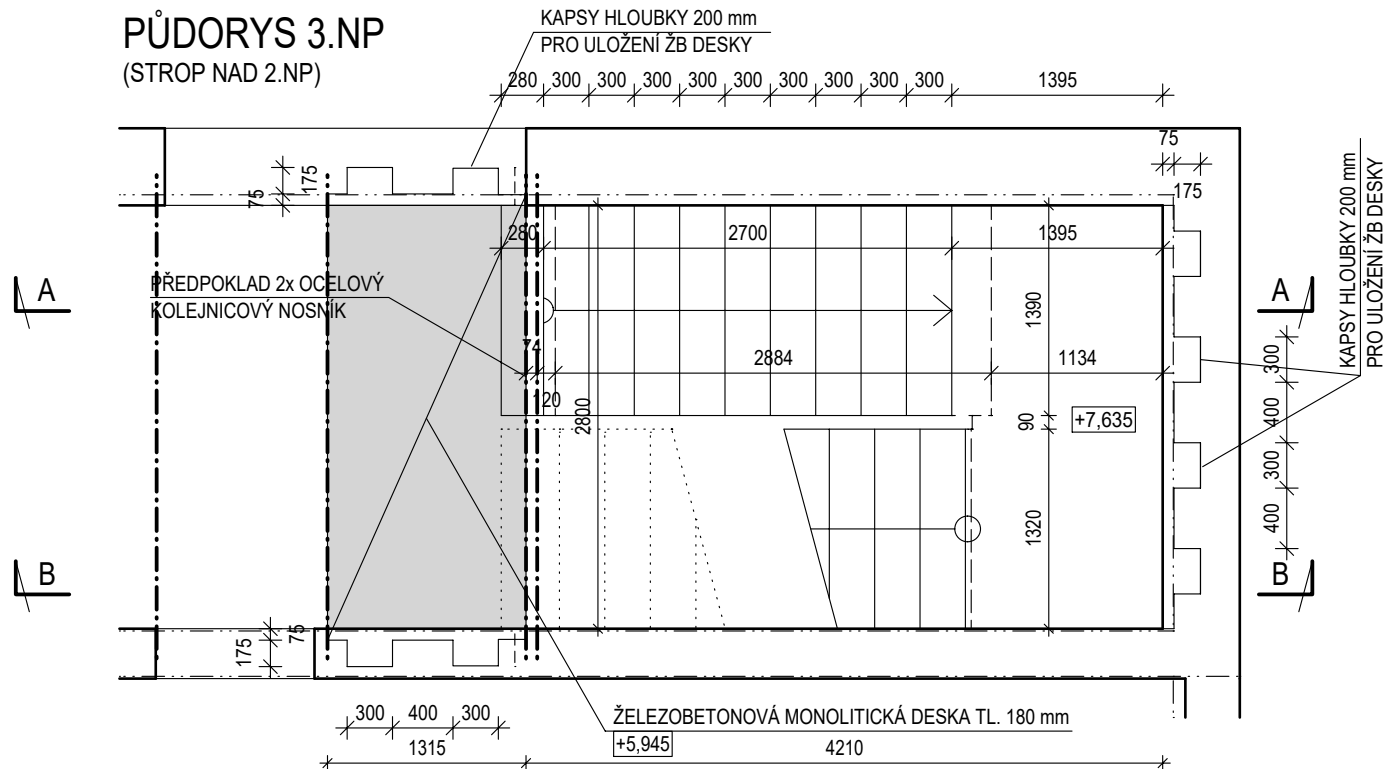

 
(STROP NAD 3.NP)

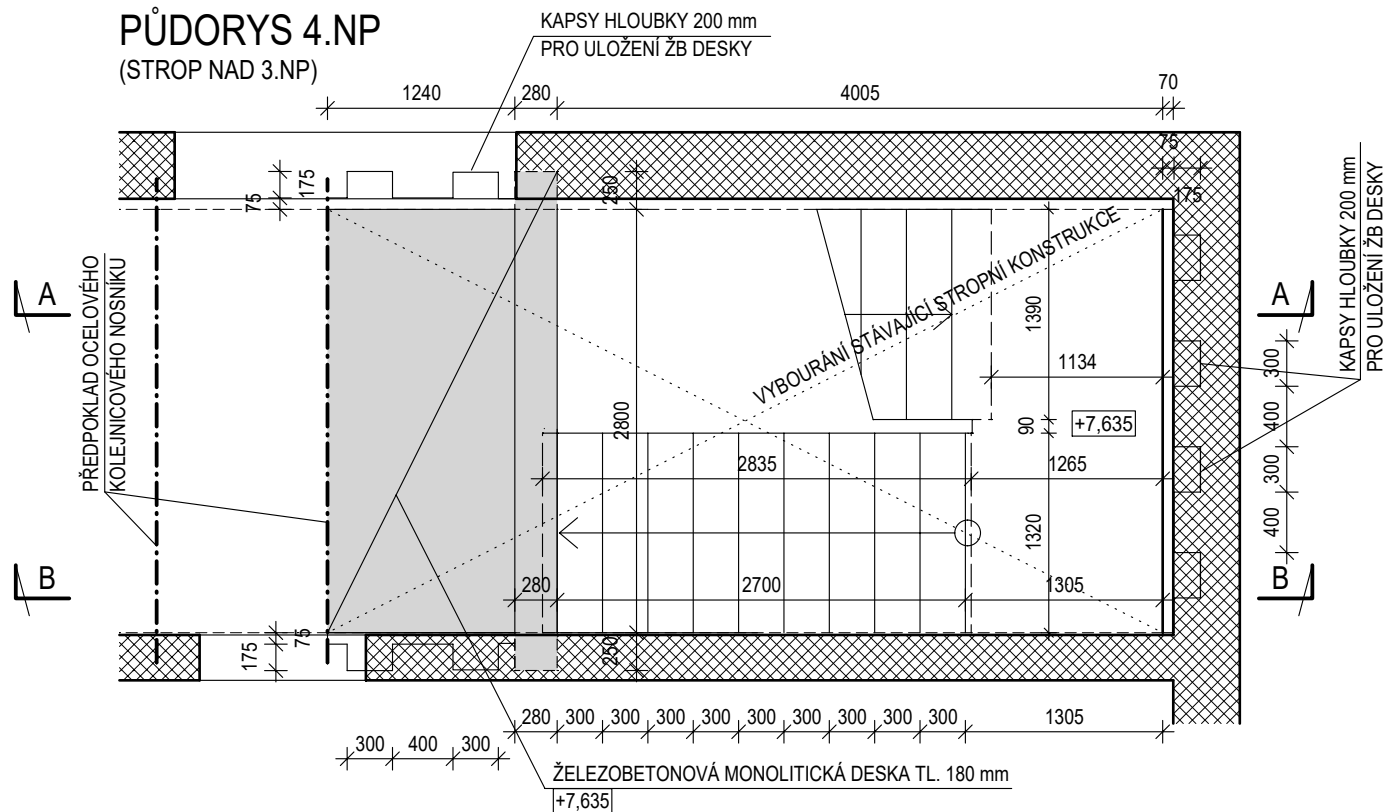

PROSTUPY A VEDENÍ INSTALACÍ JSOU UVEDENY V PROJEKTECH
JEDNOTLIVÝCH PROFESÍ. PŘI PROVÁDĚNÍ BETONOVÝCH KONSTRUKCÍ
JE VŽDY NUTNÁ KOORDINACE S TĚMITO PROJEKTY. PRVKY PRO VEDENÍ
ELEKTROINSTALACÍ V BETONOVÝCH KONSTRUKCÍCH, ZEJMÉNA VE
STĚNÁCH, JE NEZBYTNÉ UMÍSTOVAT PODLE PROJEKTU INSTALACÍ.
CHRÁNIČKY A TRUBKOVÁNÍ PRO ULOŽENÍ ELEKTROVODŮ BUDOU
VKLÁDÁNY DO BEDŇENÍ A BUDOU PROVEDENY DLE VÝKRESU.
PROSTUPY V DÍLE ARCHITEKTONICKÉ A STAVEBNÉ TECHNIČKÉ ŘEŠENÍ.

TENTO VÝKRES NENAHAZUJE VÝROBNÍ DOKUMENTACI. VÝROBNÍ DOKUMENTACI JE NUTNO ZPRACOVAT PODLE PROPOZIC TOHOTO VÝKRESU A STAVEBNÍ ČÁSTI DOKUMENTACE.

10		
09		
08		
07		
06		
05		
04		
03		
02		
01		
REVIZE È:	OBSAH REVIZE	DATUM REVIZE

		Autoři Ing. Vladimír Vokatý Ing. arch. Martin Vokatý
		 $\pm 0,000 = 604,940$ souř. systém JTSK, výškový systém BpV
		Hlavní architekt
		Ing. Vladimír Vokatý

Investor: Královéhradecký kraj Pivovarské náměstí 1245 500 03 HRADEC KRÁLOVÉ IČO: 708 89 546	Generální projektant:  ATIP a.s. Architektonická, projektová a inženýrská společnost PRAŽSKÁ 169, TRUTNOV 541 31, TEL.: 499 859 011, info@atip.cz	Vedoucí projektu	Hlavní inženýr projektu
		Ing. Vladimír Vokatý	Ing. Vladimír Vokatý

Zpracovatel dílu: Hynek Stiehl SLEPÁ 308/6, 541 01 TRUTNOV tel: 491 005 064, fax: 491 005 063	Zodpovědný projektant dílu	Vypracoval	Kontroloval
	Ing. Hynek Stiehl	Ing. Michaela Šimková	Ing. Hynek Stiehl

stavba ŽACLĚŘ DOMOV PRO SENIORY LAMPERTICE, OBJEKT ŽACLĚŘ etapa	číslo stavby 1	stupeň dokumentace Dokumentace pro provedení stavby		
		zakázkové číslo 190503		
objekt (SO), provozní soubor (PS) SO-1		měřítko 1:50		
díl / profese D.1.2 - ST. Stavebně konstrukční řešení		datum dokončení - revize 00 11.2019		datum revize
název přílohy SCHODIŠTĚ (SCH3) - TVAR		DPSSO-1	ST.12	00
		stupeň SO/PS	číslo výkresu	revize