
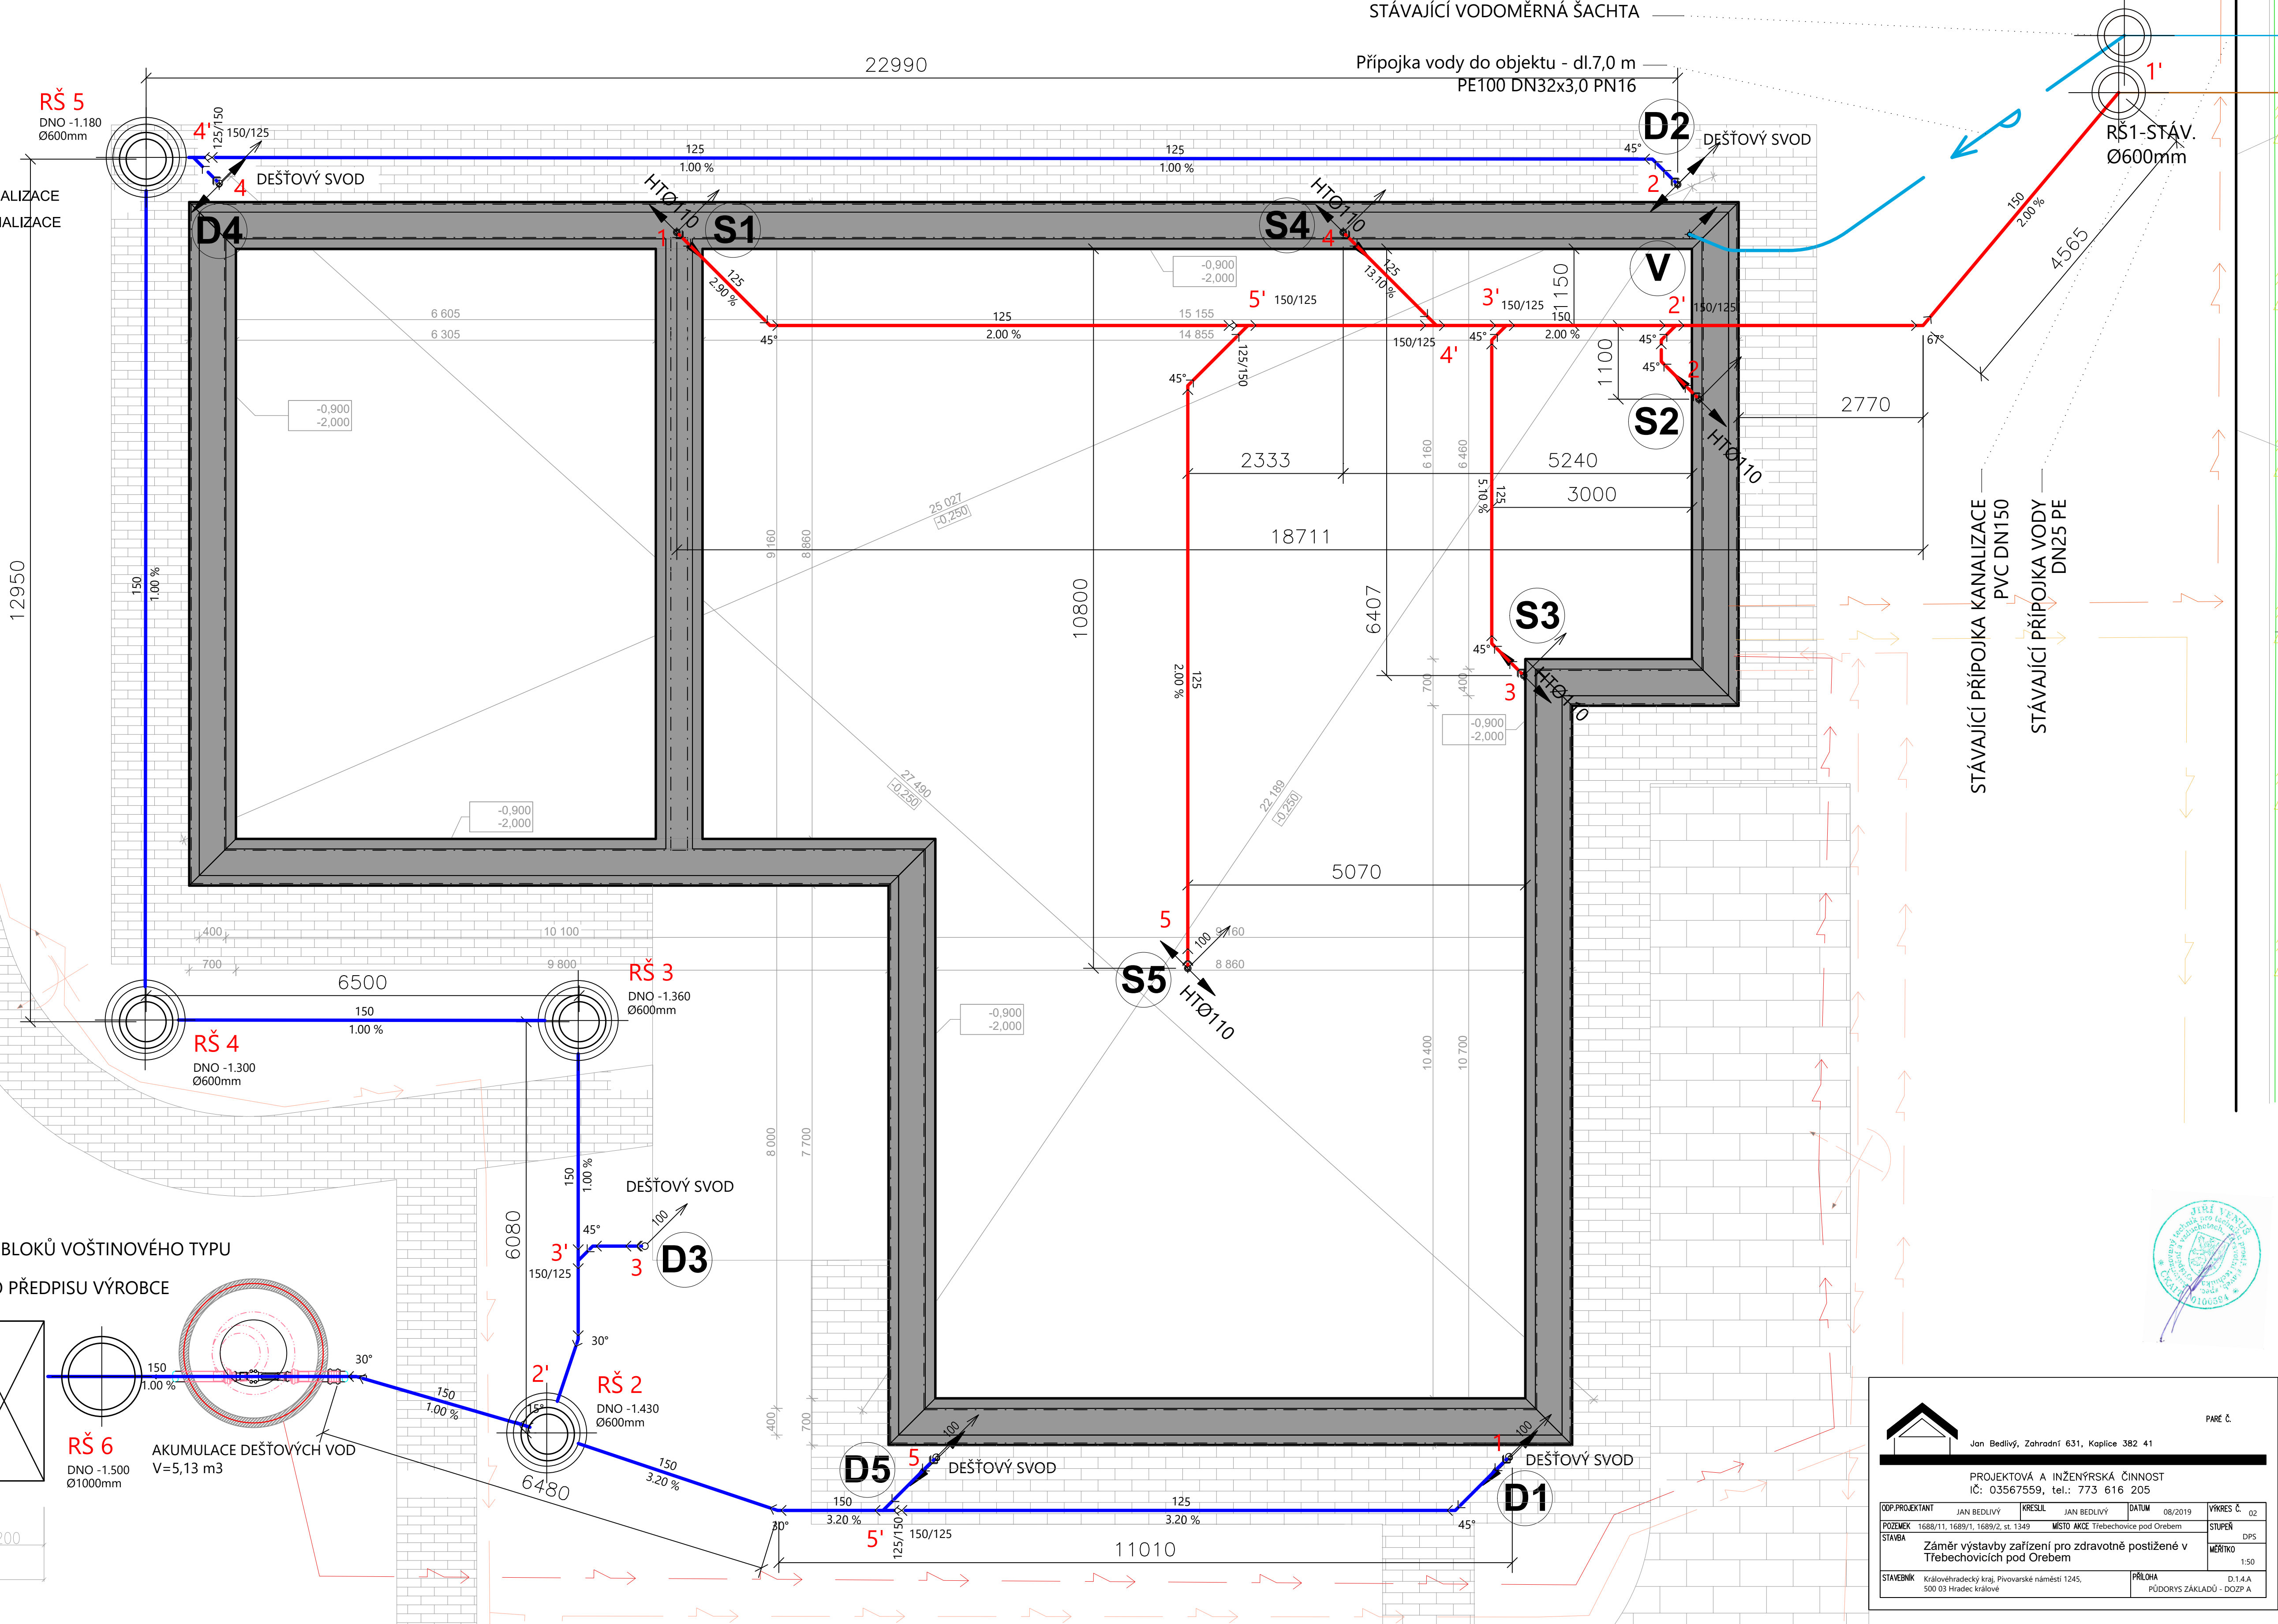
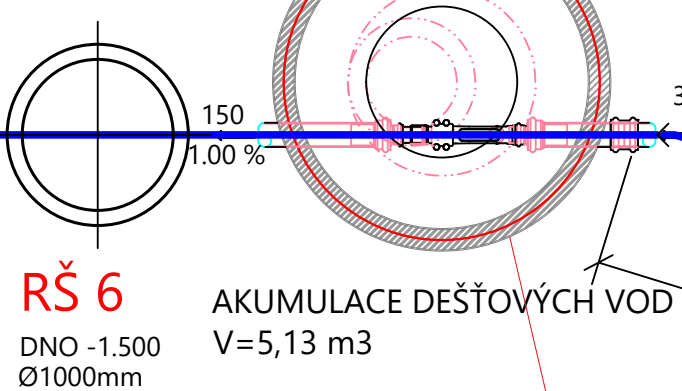


DOZP A

- D.1.4.a) SO01a - ZDRAVOTNÉ TECHNICKÉ ZAŘÍZENÍ – DOZP A
- D.1.4.a) SO01b - ZDRAVOTNÉ TECHNICKÉ ZAŘÍZENÍ – DOZP B
- D.1.4.a) SO02 – DOZP A - VENKOVNÍ VEDENÍ VODOVODU
- D.1.4.a) SO02 – DOZP B – VENKOVNÍ VEDENÍ VODOVODU
- D.1.4.a) SO03 – DOZP A – VENKOVNÍ VEDENÍ SPLAŠKOVÉ KANALIZACE
- D.1.4.a) SO03 – DOZP B – VENKOVNÍ VEDENÍ SPLAŠKOVÉ KANALIZACE
- D.1.4.a) SO04 – DOZP A – DEŠŤOVÁ KANALIZACE
- D.1.4.a) SO04 – DOZP B – DEŠŤOVÁ KANALIZACE

VSakování dešťové vody:
AKUMULAČNÍ A DRENÁŽNÍ SYSTÉM AS-NIDAPLAST Z BLOKŮ VOŠTINOVÉHO TYPU
12 x 2,4 *1,2*0,52 PROPOJENÍ DO BLOKU
OSAZENÍ BUDE PROVEDENO DLE TECHNOLOGICKÉHO PŘEDPISU VÝROBCE

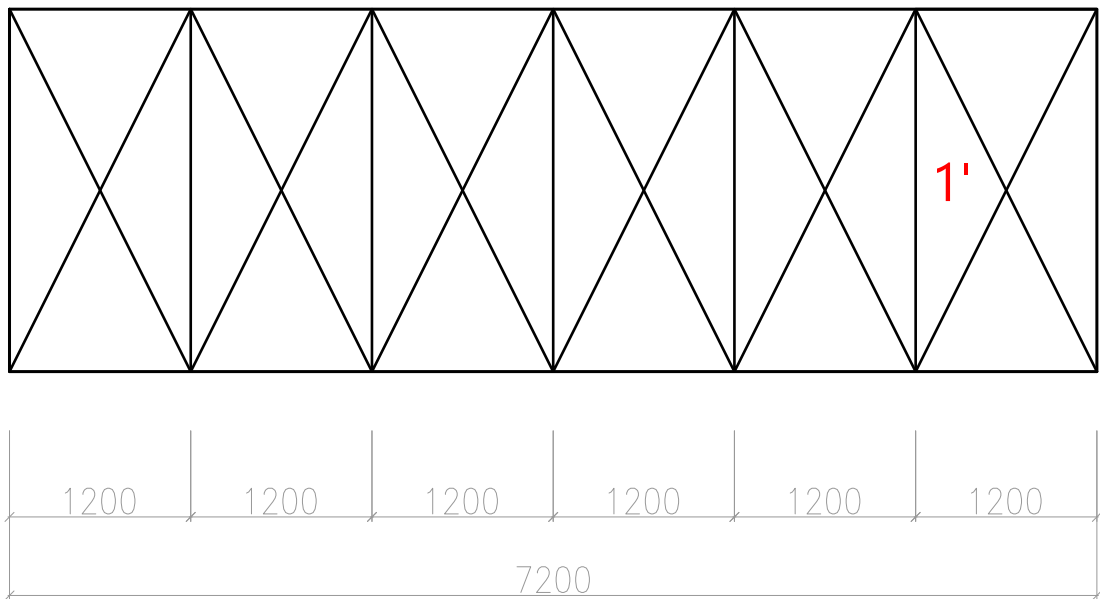

PROJEKTOVÁ A INŽENÝRSKÁ ČINNOST
IČ: 03567559, tel.: 773 616 205

| | | | | | | | | |
|-----------------|---|------------|------------------------------------|--------|---------|-----------|---------|------|
| ODP. PROJEKTANT | JAN BEDLIVÝ | KRESLIL | JAN BEDLIVÝ | DATUM | 08/2019 | VÝKRES Č. | 02 | |
| POZEMEK | 1688/11, 1689/1, 1689/2, st. 1349 | MÍSTO AKCE | Třebechovice pod Orebem | STUPĚŇ | DPS | | | |
| STAVBA | Záměr výstavby zařízení pro zdravotně postižené v Třebechovicích pod Orebem | | | | | | MĚŘÍTKO | 1:50 |
| STAVEBNÍK | Královéhradecký kraj, Pivovarské náměstí 1245, 500 03 Hradec Králové | PŘÍLOHA | D1.4.A PŮDORYS ZÁKLADŮ - DOZP A | | | | | |